
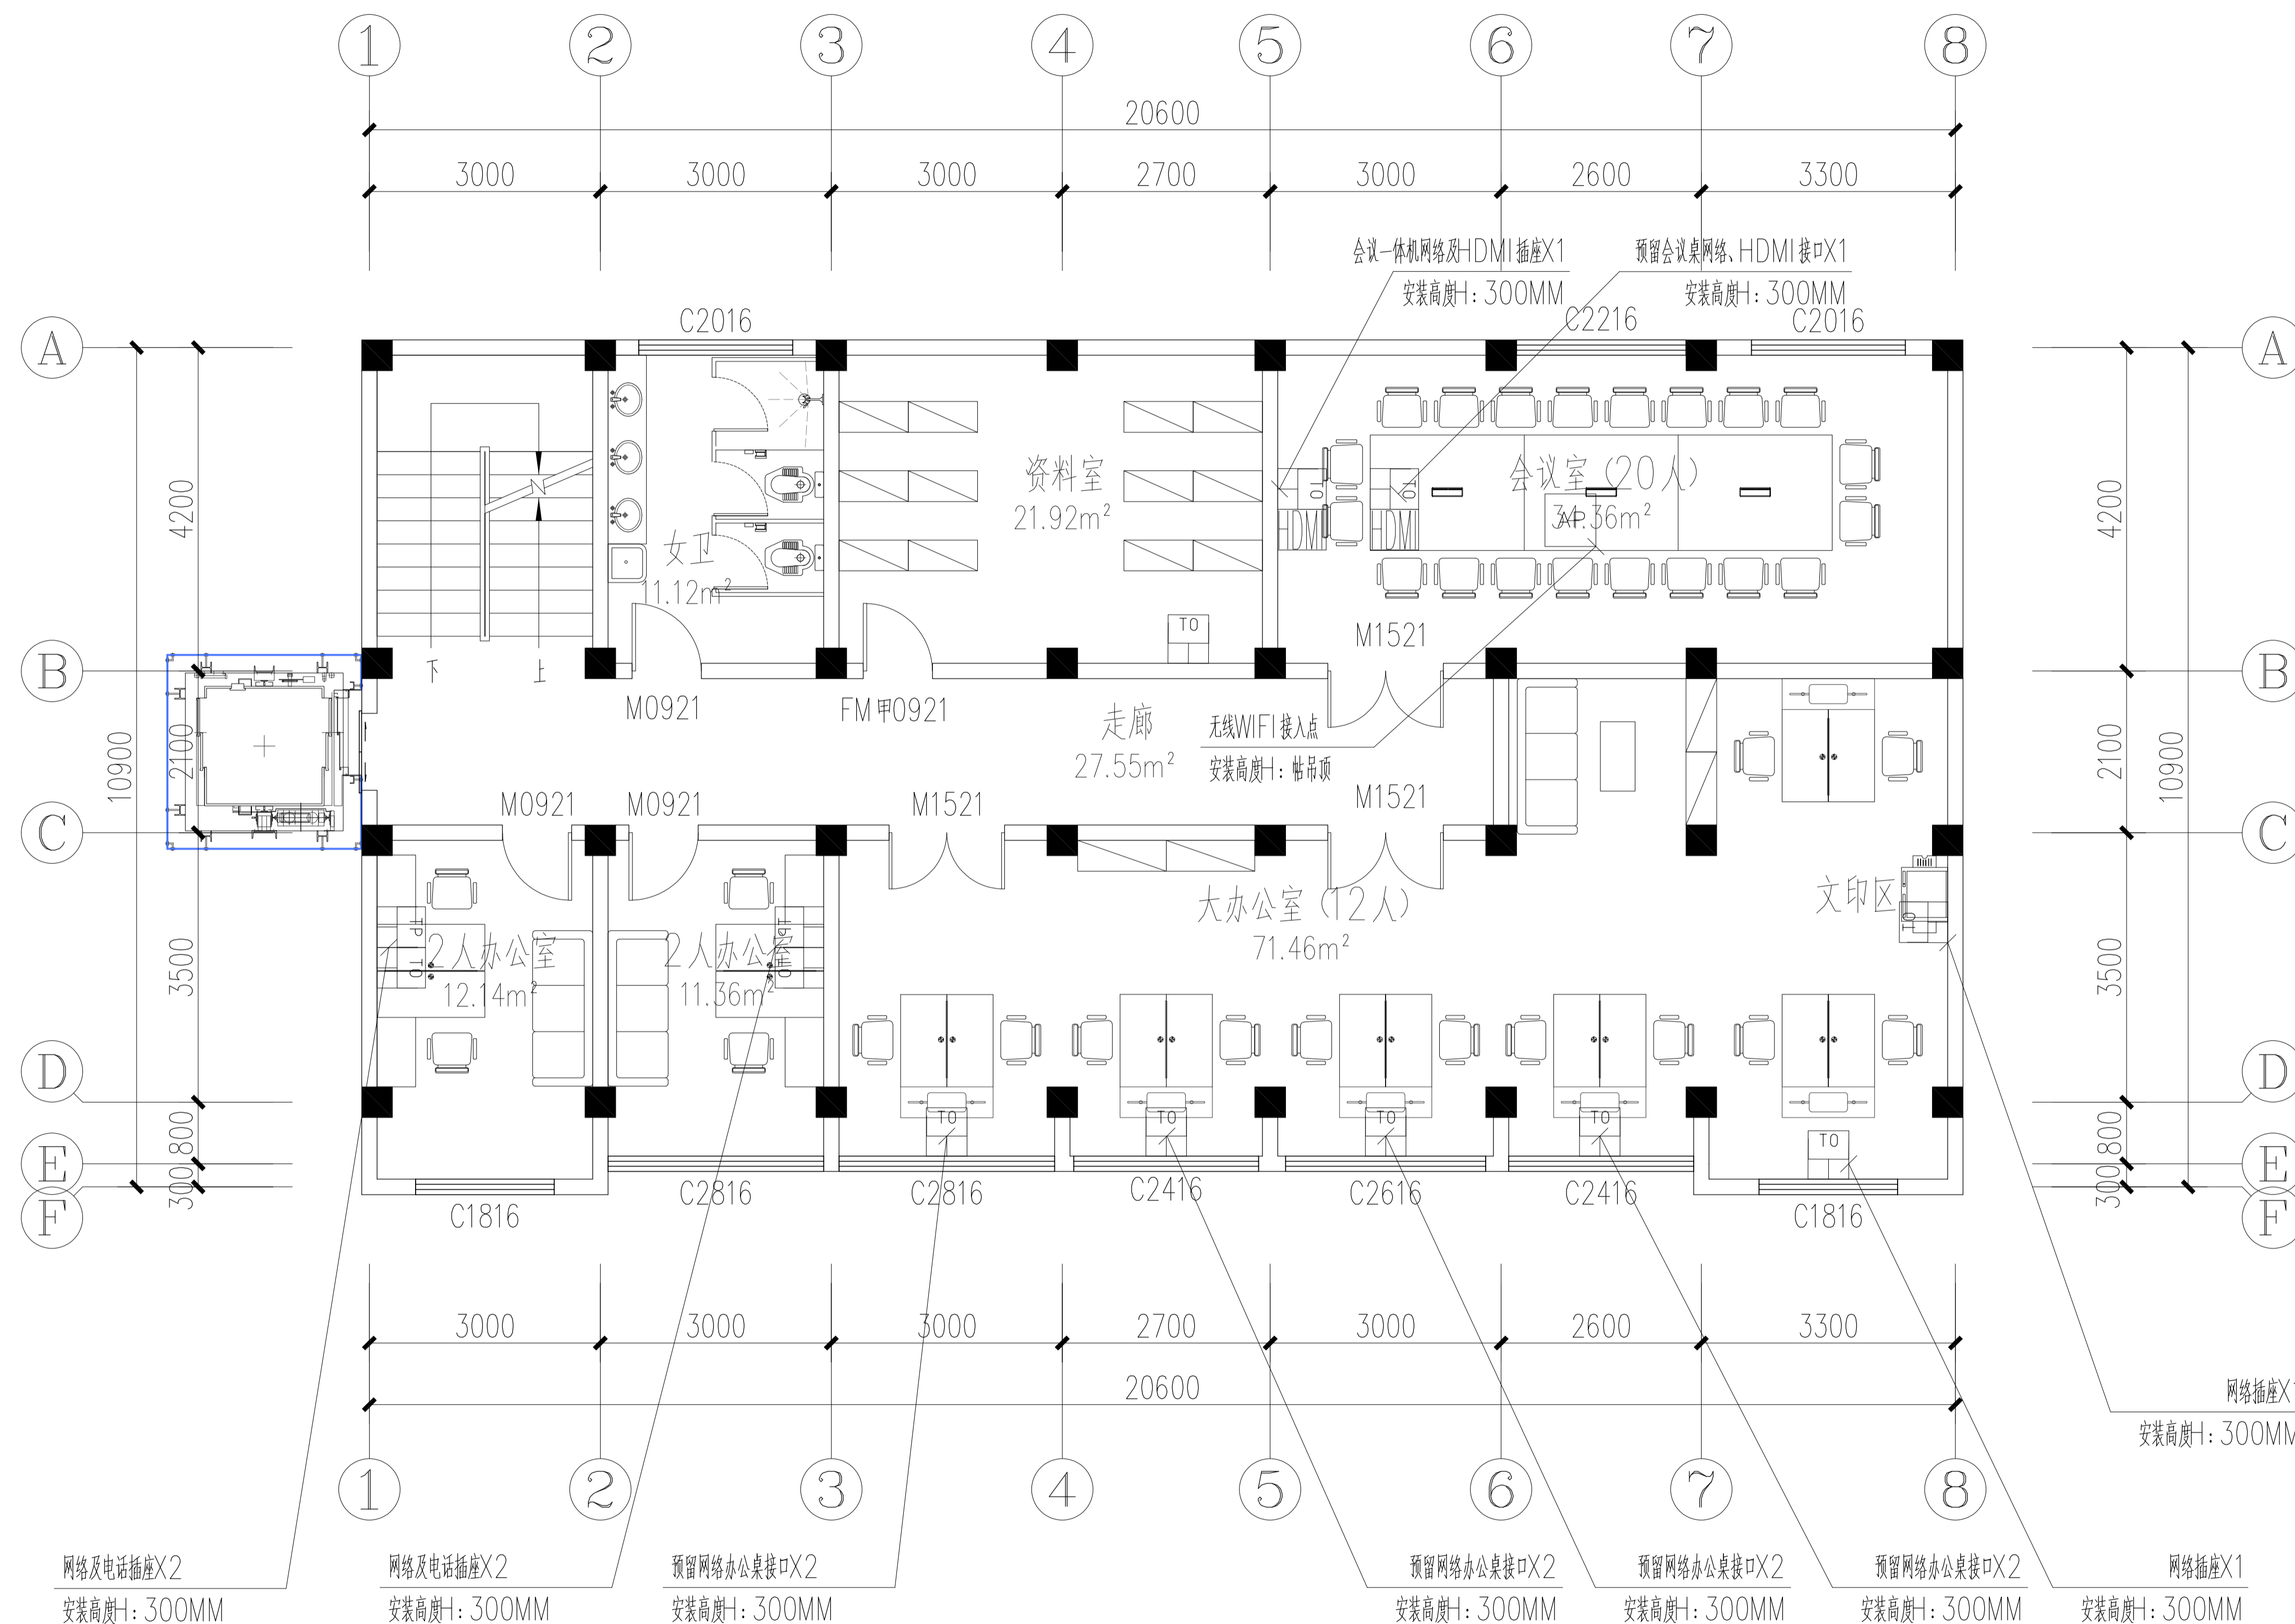


- 五芯电源插座X2
安装高度H: 300MM
- 五芯电源插座X2
安装高度H: 300MM
- 3匹壁挂空调插座X1
安装高度H: 2400MM
- 3匹壁挂空调插座X1
安装高度H: 2400MM

EP-2F FACADE INDEX 二层强电插座布置图
Scale 1: 50

 武汉市政工程设计研究院有限责任公司	工程名称	吴兴社区党群服务中心室内装修项目(四明路原房管局用房)	审定	专业负责人	图号	EP-2F
	子项	七层办公楼	审核	校核	版次/更改码	A/0
	工程编号	设计阶段 施工图设计	项目负责人	设计	日期	2026.02

专业 签名




IN-2FACADEINDEX 二层弱电插座布置图

Scale 1: 50

武汉市政工程设计研究院有限责任公司	工程名称	吴兴社区党群服务中心室内装修项目(四明路原房管局用房)	审定	专业负责人	图号	LP-2F
	子项	七层办公楼	审核	校核	版次/更改码	A/0
	工程编号	设计阶段 施工图设计	项目负责人	设计	日期	2026.02

专业
会签栏
姓名

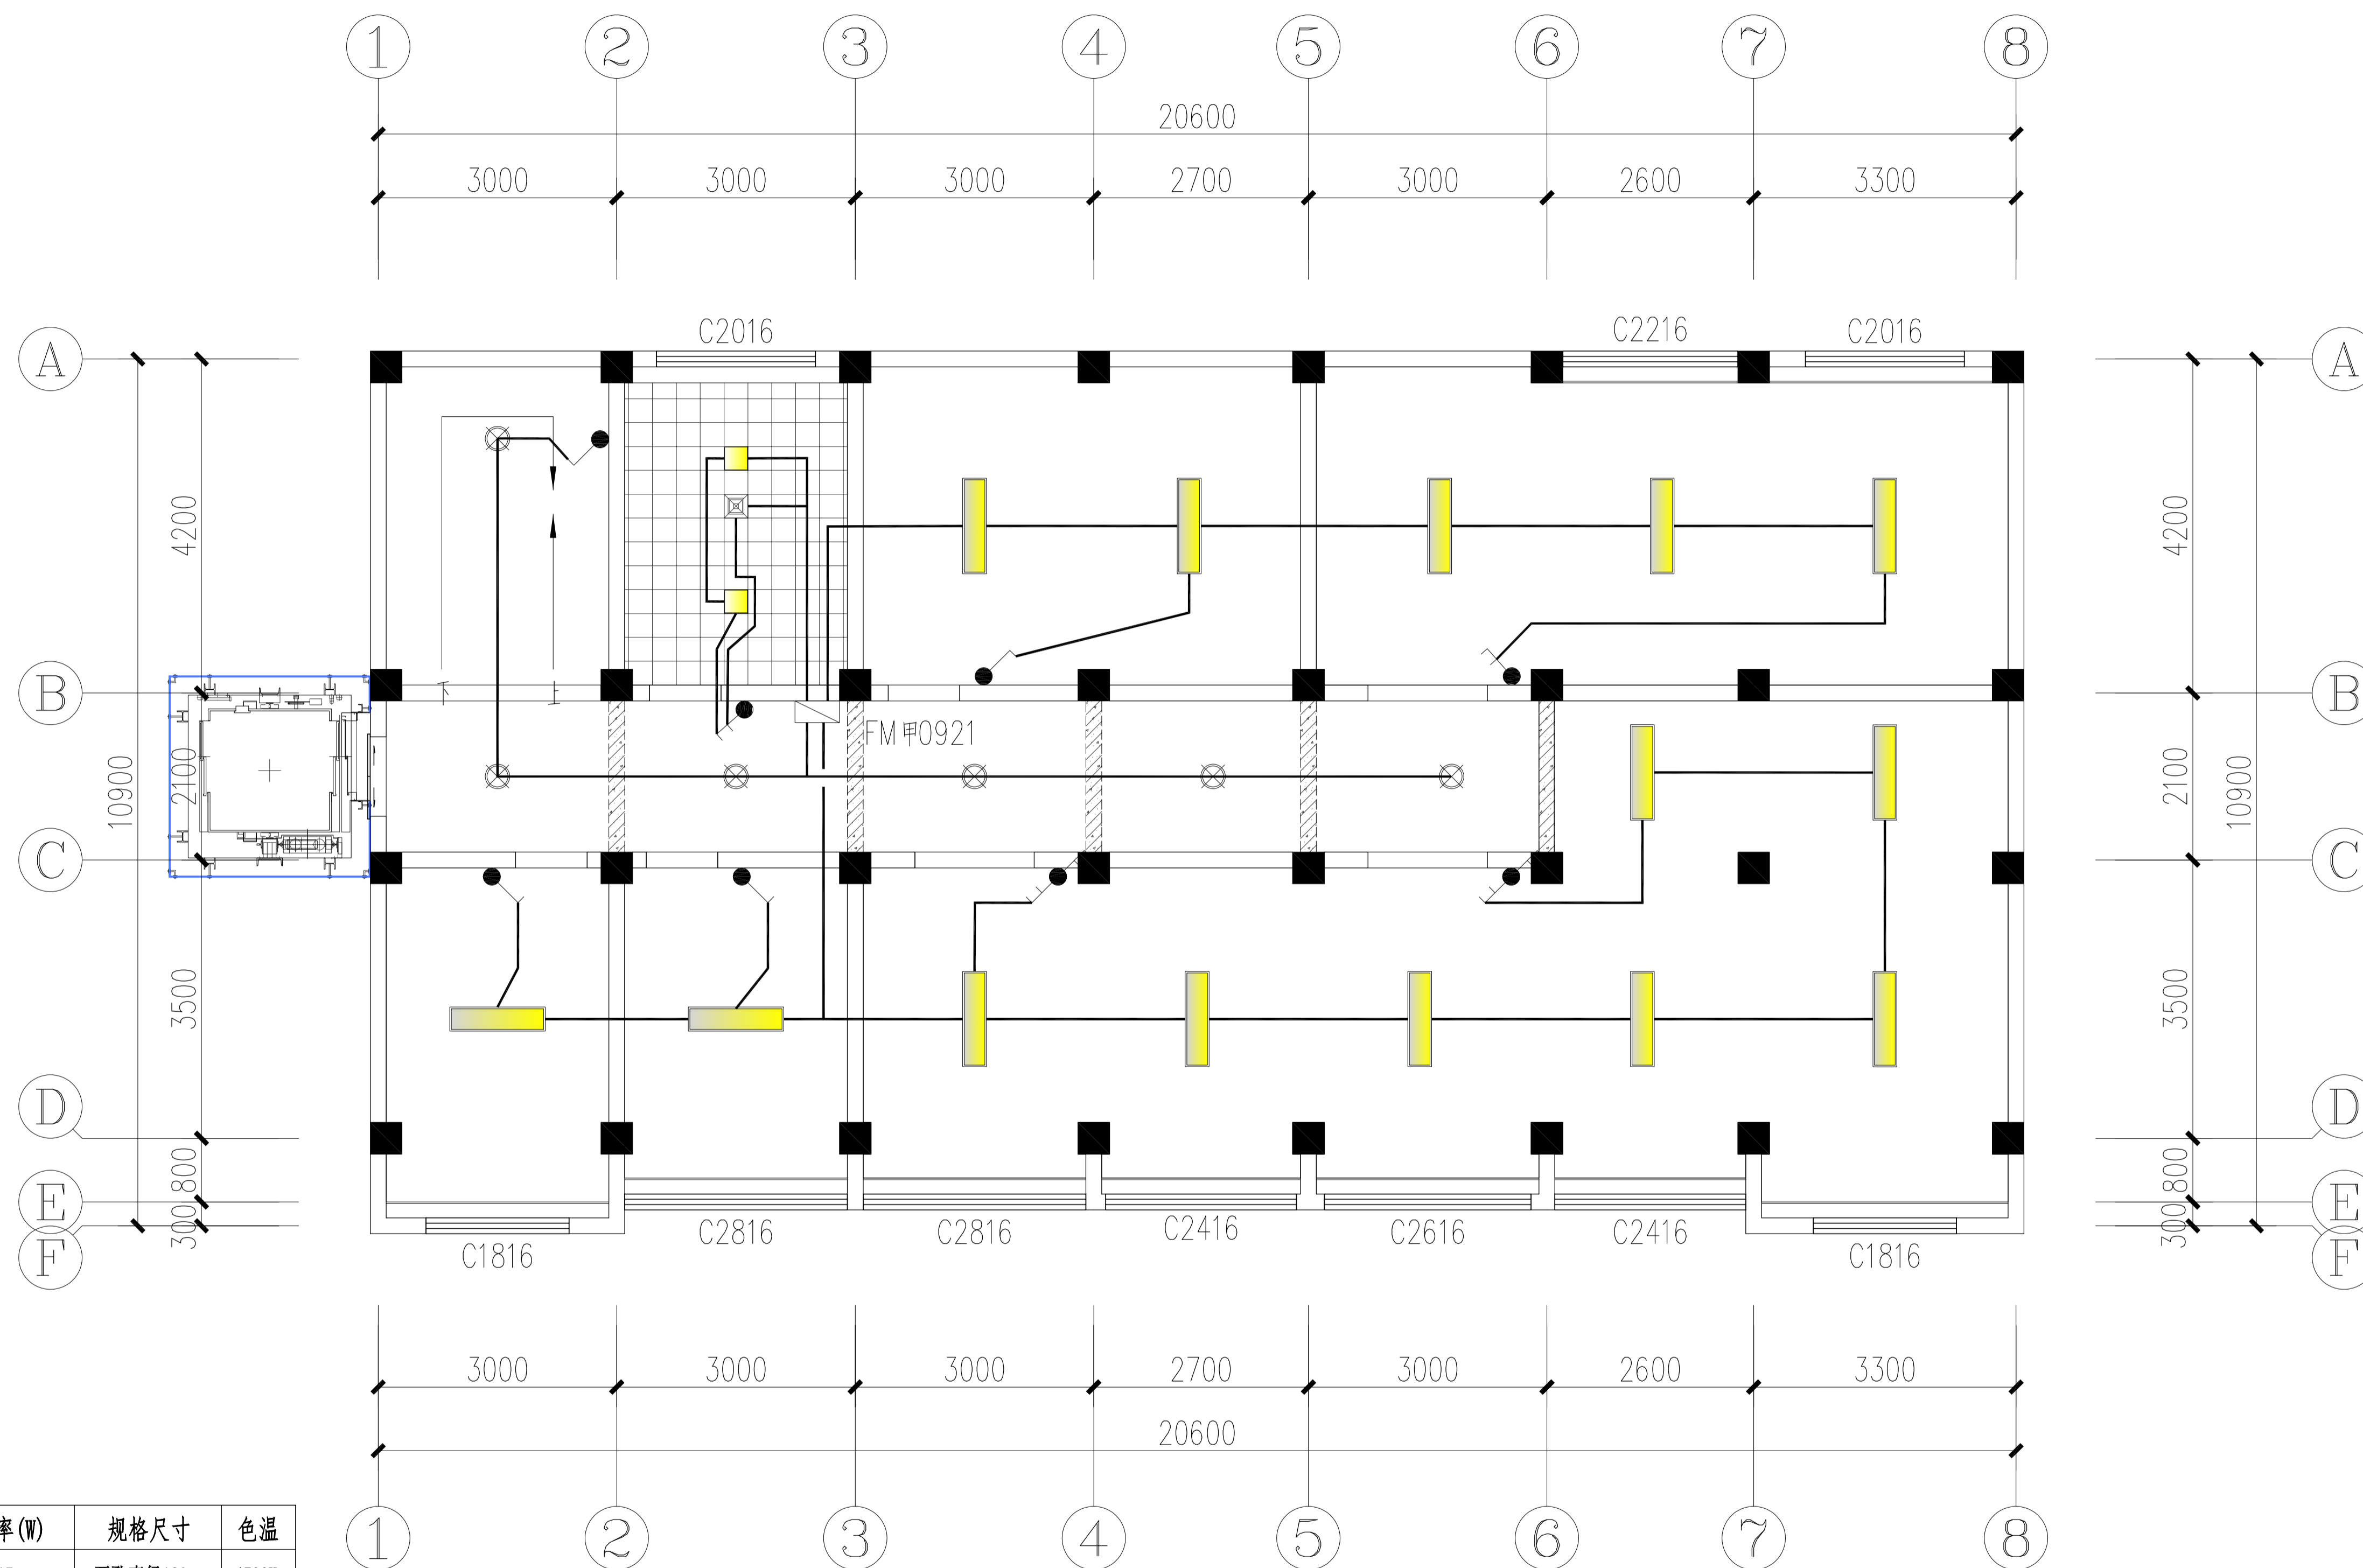

吊顶灯具电器选型表:


图例	名称	功率(W)	规格尺寸	色温
⊙	LED嵌入式防眩目可调筒灯	15	开孔直径120mm	4500K
—	200×1200LED吊装长条灯	45	200mm×1200mm	4500K
⊗	吸顶灯(选样)	15	φ220mm	4500K
—	LED轨道灯	10W×3	2米轨道+3筒灯	4500K
□	300×300平板灯	18	300mm×300mm	4500K
⊗	集成吊顶嵌入式排风扇		300mm×300mm	

说明: 图中除特别标注的尺寸单位外均为毫米。

LP-2F DAMPS POSITIONING 二层灯具开关点位图

Scale 1:50


武汉市政工程设计研究院有限责任公司	工程名称	吴兴社区党群服务中心室内装修项目(四明路原房管局用房)	审定		专业负责人		图号	LP-2F
	子项	七层办公楼	审核		校核		版次/更改码	A/0
	工程编号	设计阶段	施工图设计	项目负责人		设计		日期

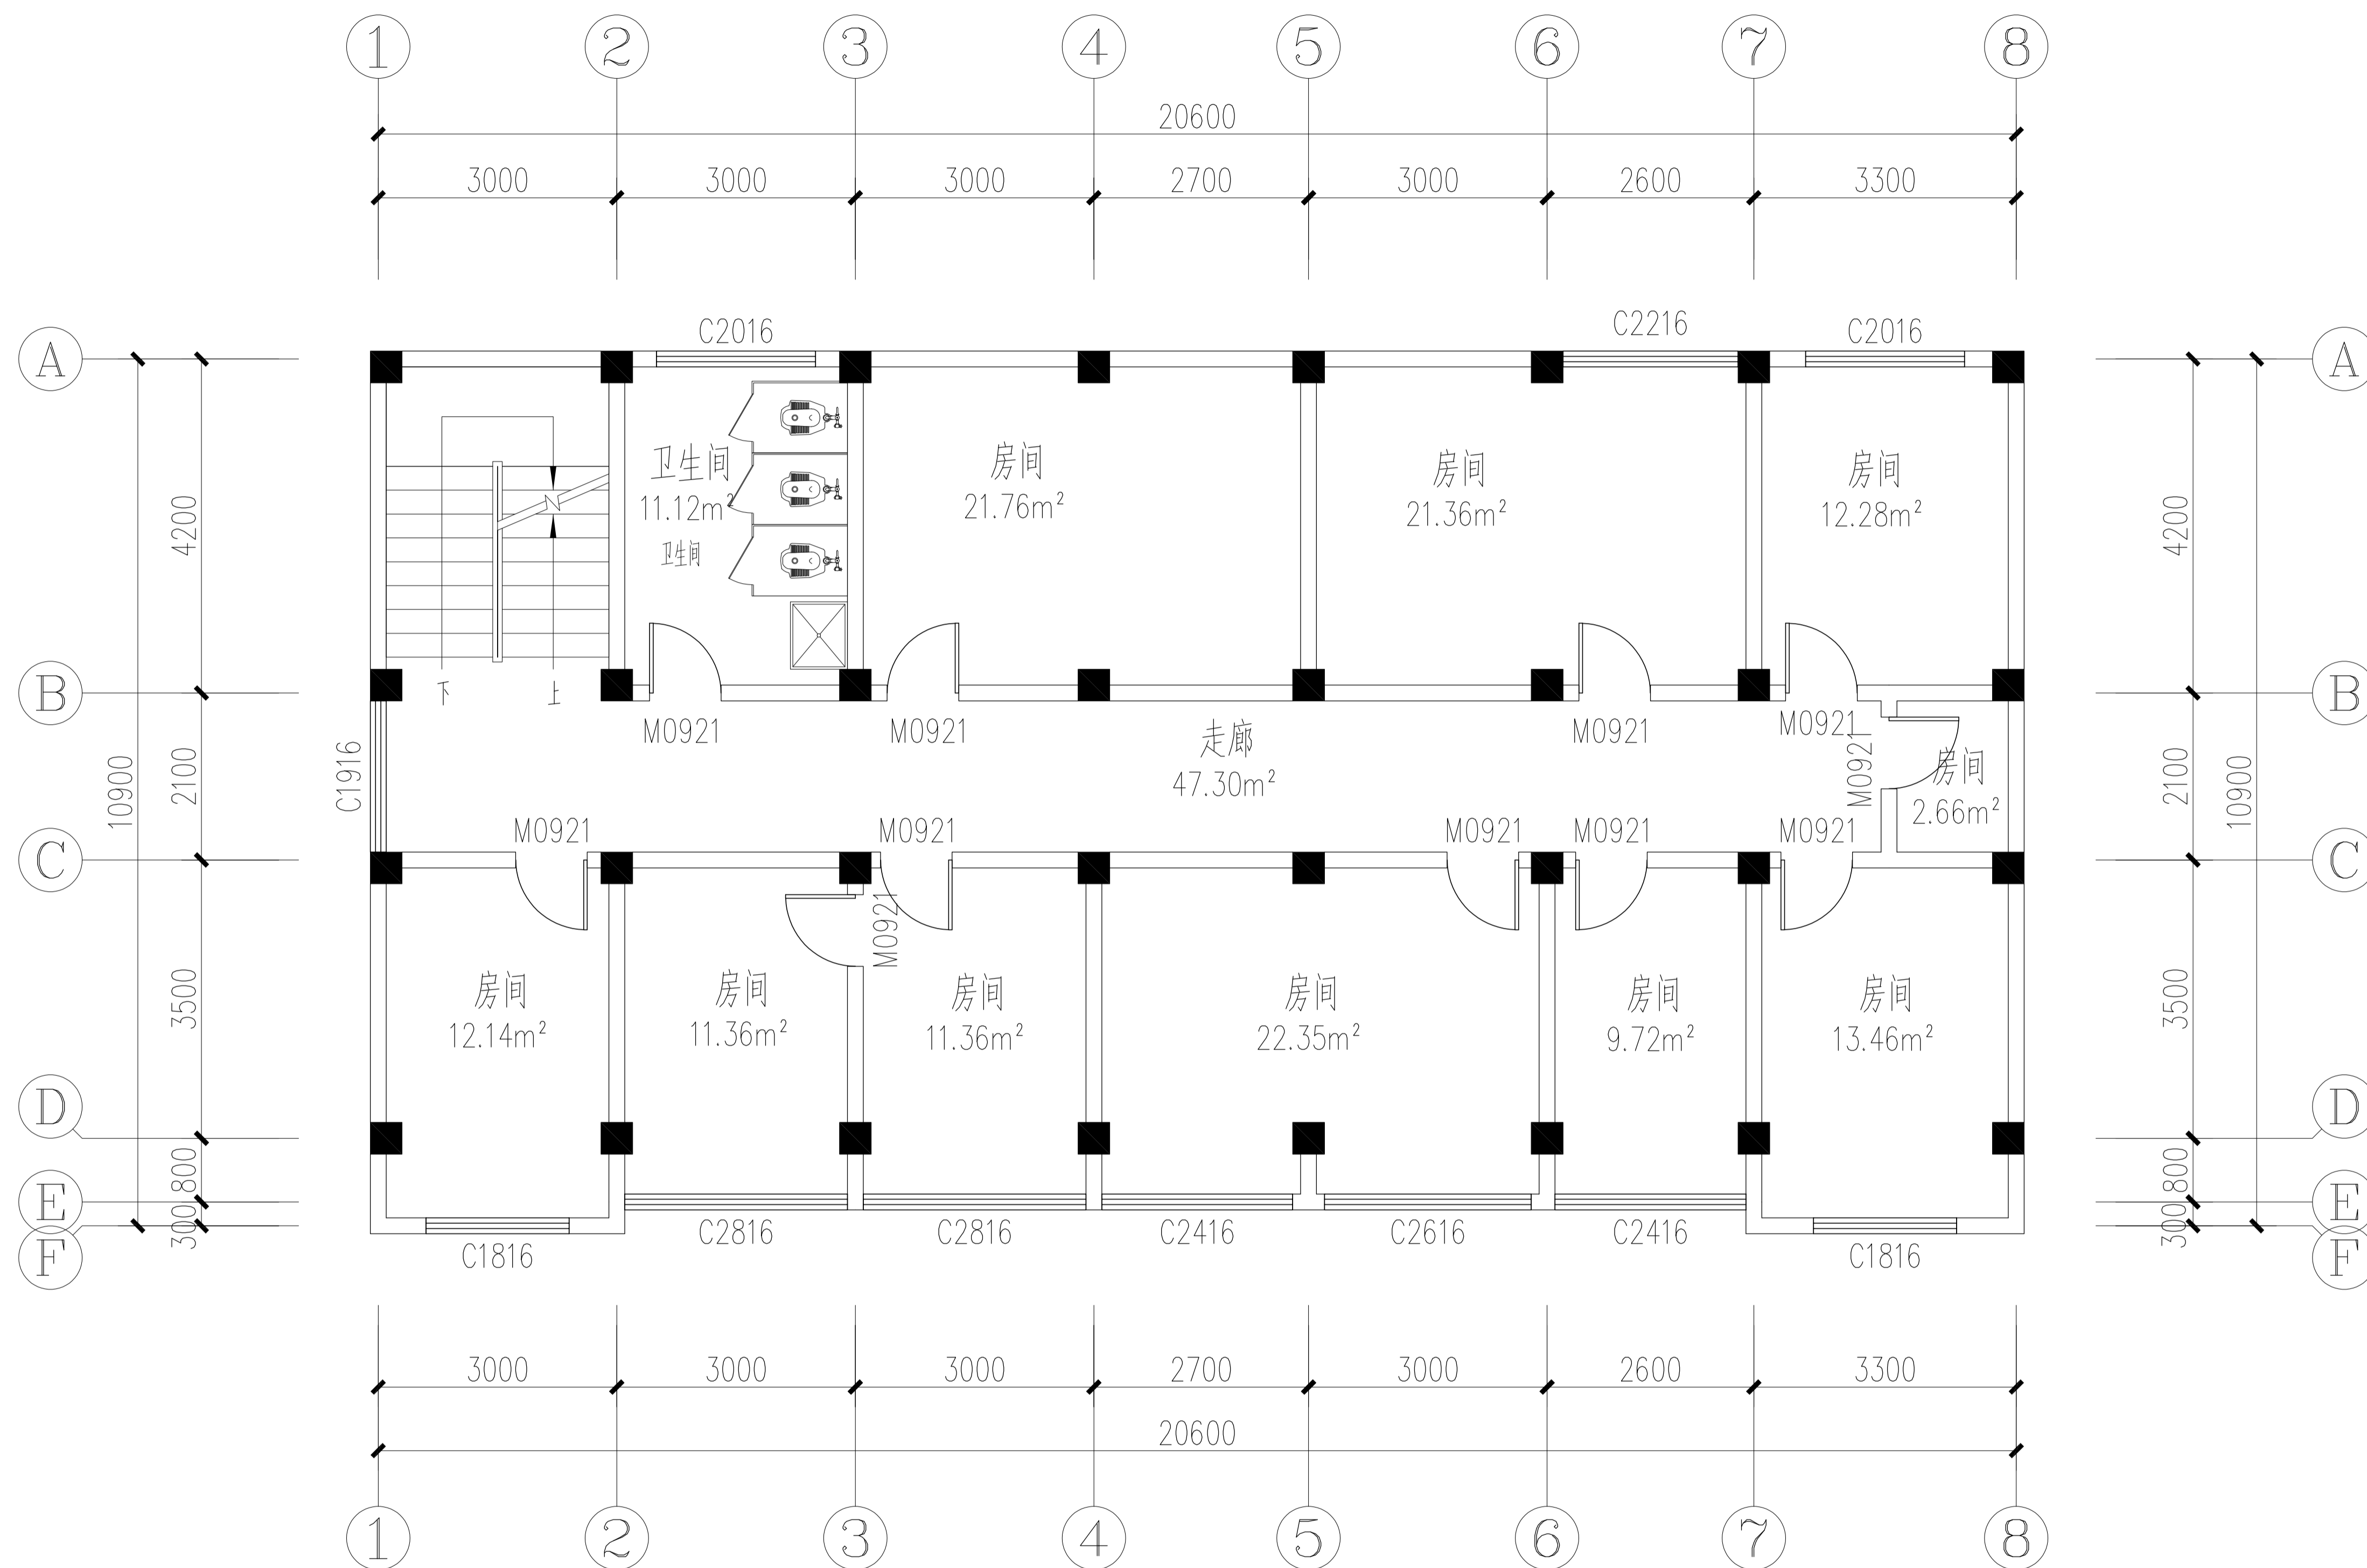

OR-3F ORIGINAL FLOORE 三层现状平面图
Scale 1: 50

武汉市政工程设计研究院有限责任公司	工程名称	吴兴社区党群服务中心室内装修项目(四明路原房管局用房)	审定		专业负责人		图号	OR-3F
	子项	七层办公楼	审核		校核		版次/更改码	A/0
	工程编号	设计阶段	施工图设计	项目负责人	设计		日期	2026.02

专业
会签栏
姓名

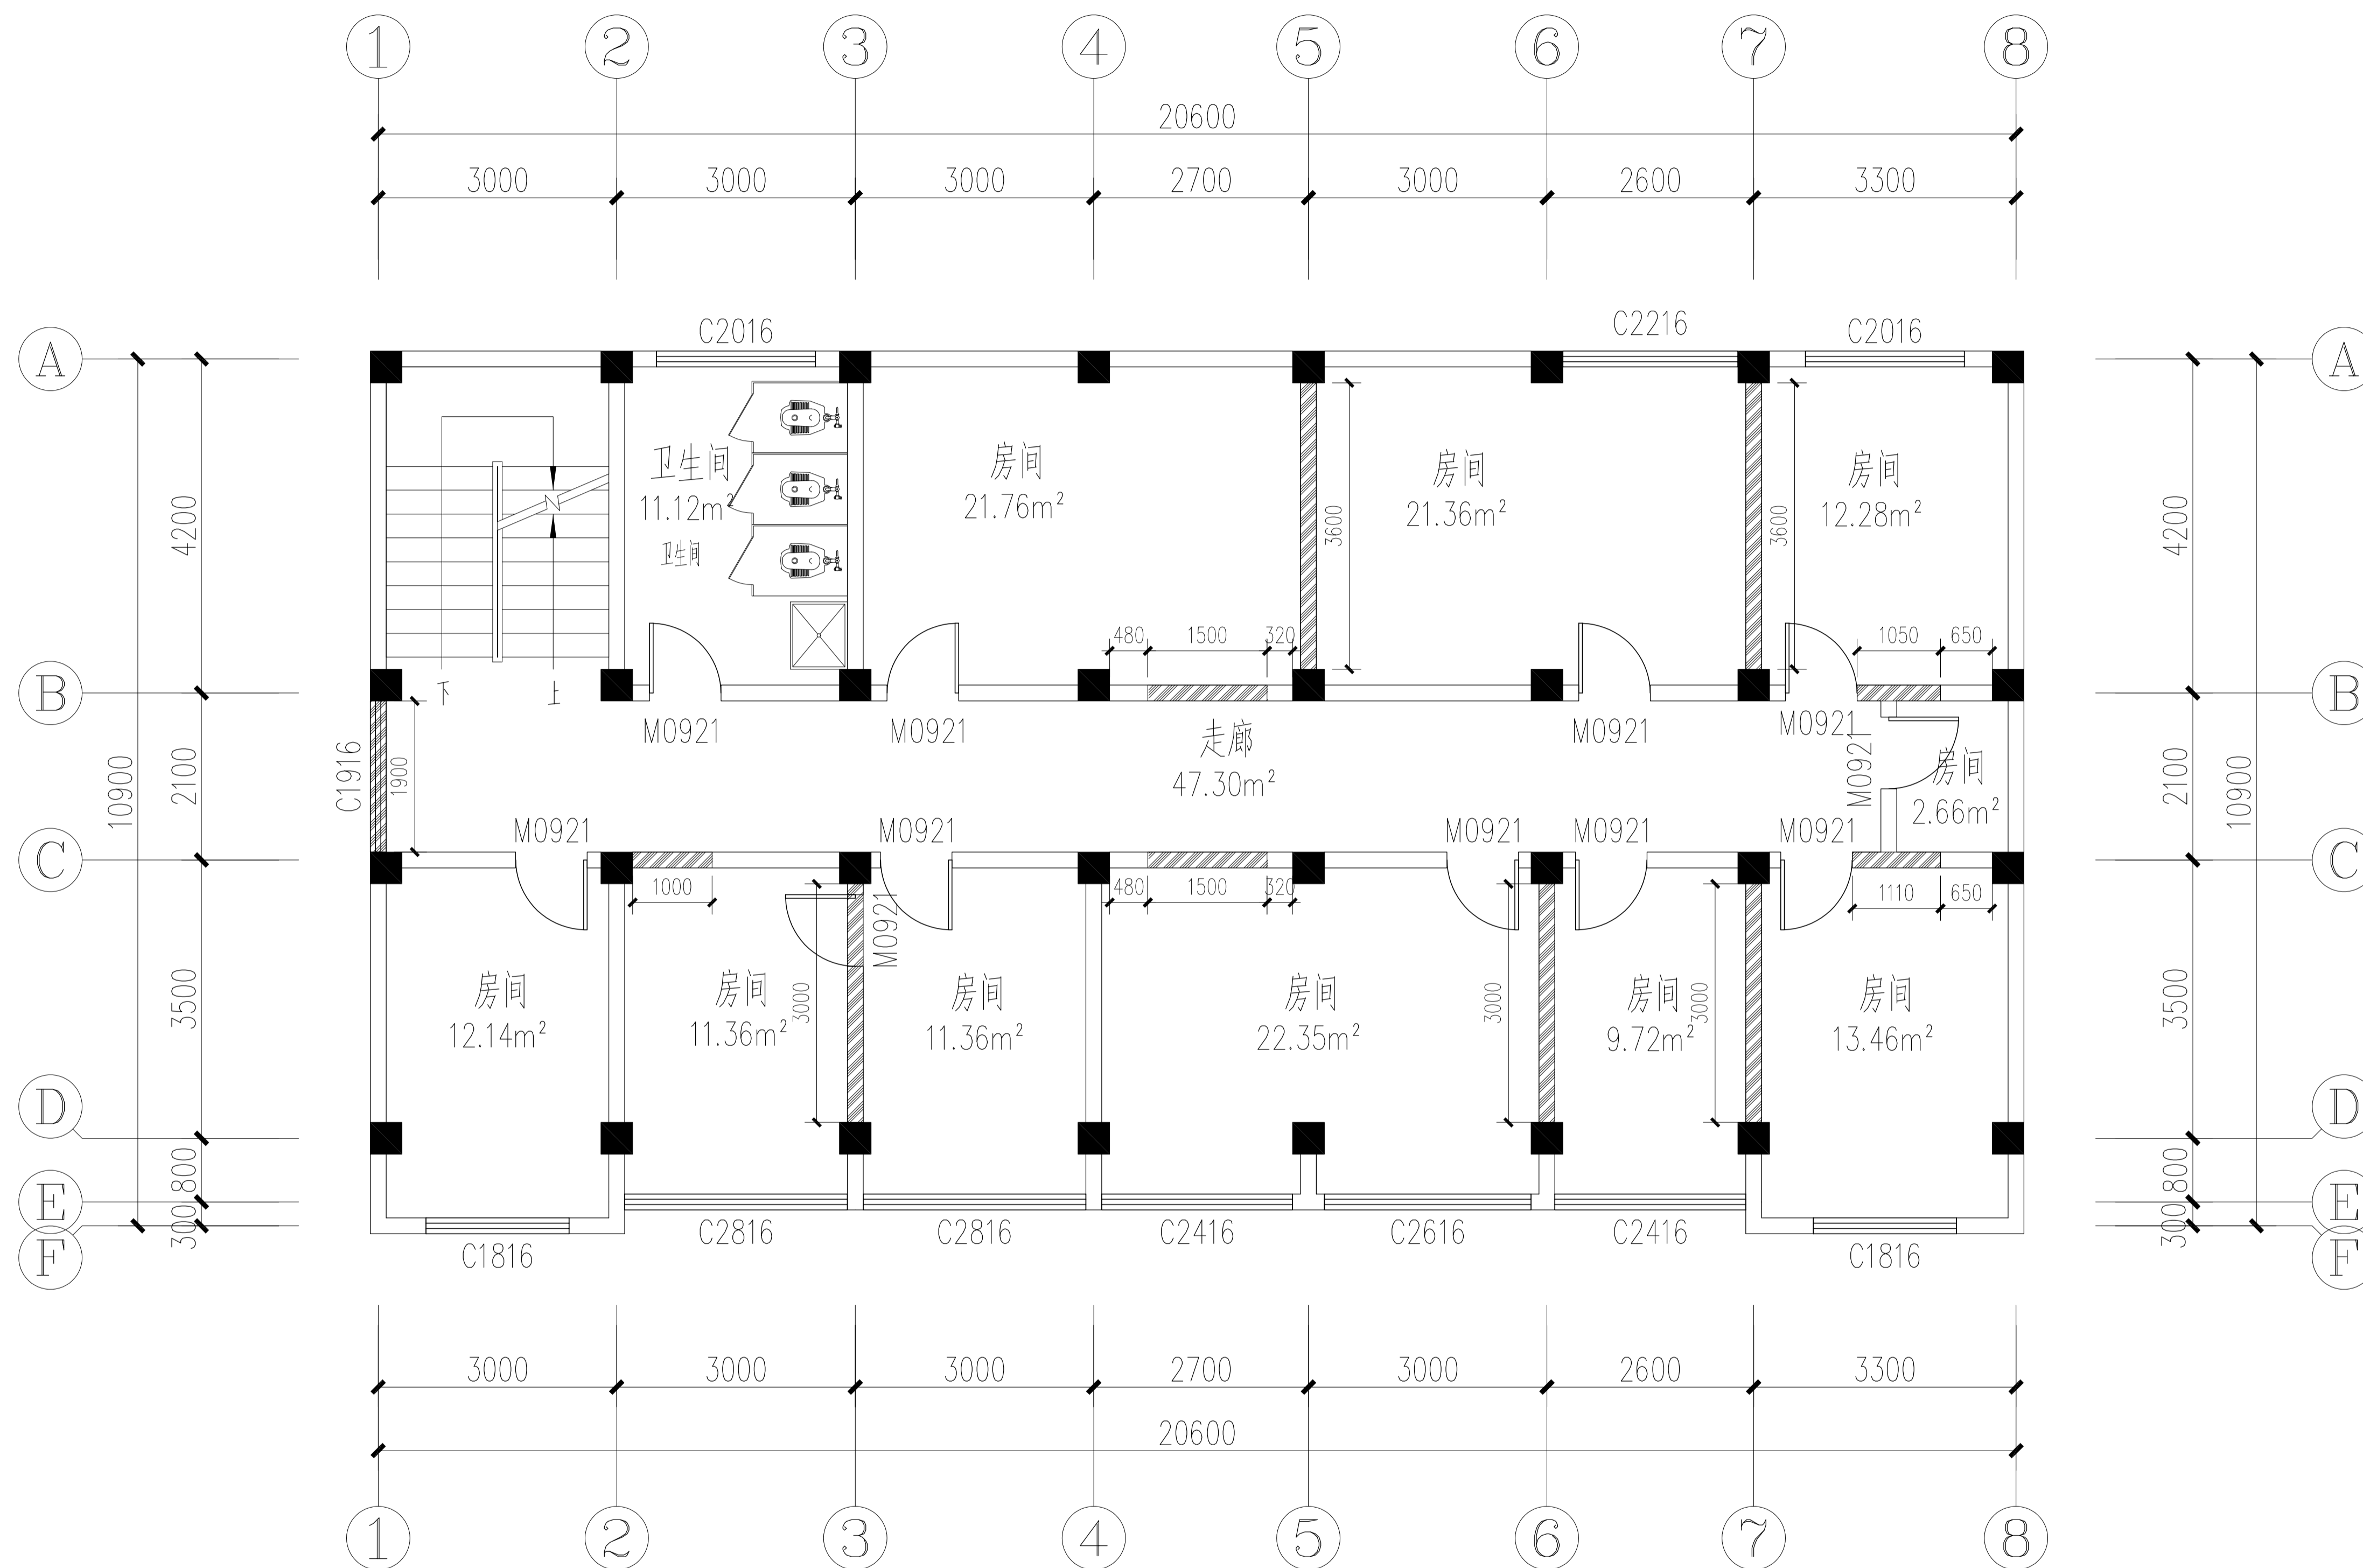


图例	名称
	内装修墙体拆除部分

WD-3F WALL DEMOLITION 三层墙体拆除图
Scale 1:50

武汉市政工程设计研究院有限责任公司	工程名称	吴兴社区党群服务中心室内装修项目(四明路原房管局用房)	审定		专业负责人		图号	WD-3F
	子项	七层办公楼	审核		校核		版次/更改码	A/0
	工程编号	设计阶段 施工图设计	项目负责人		设计		日期	2026.02

专业
会签栏
姓名

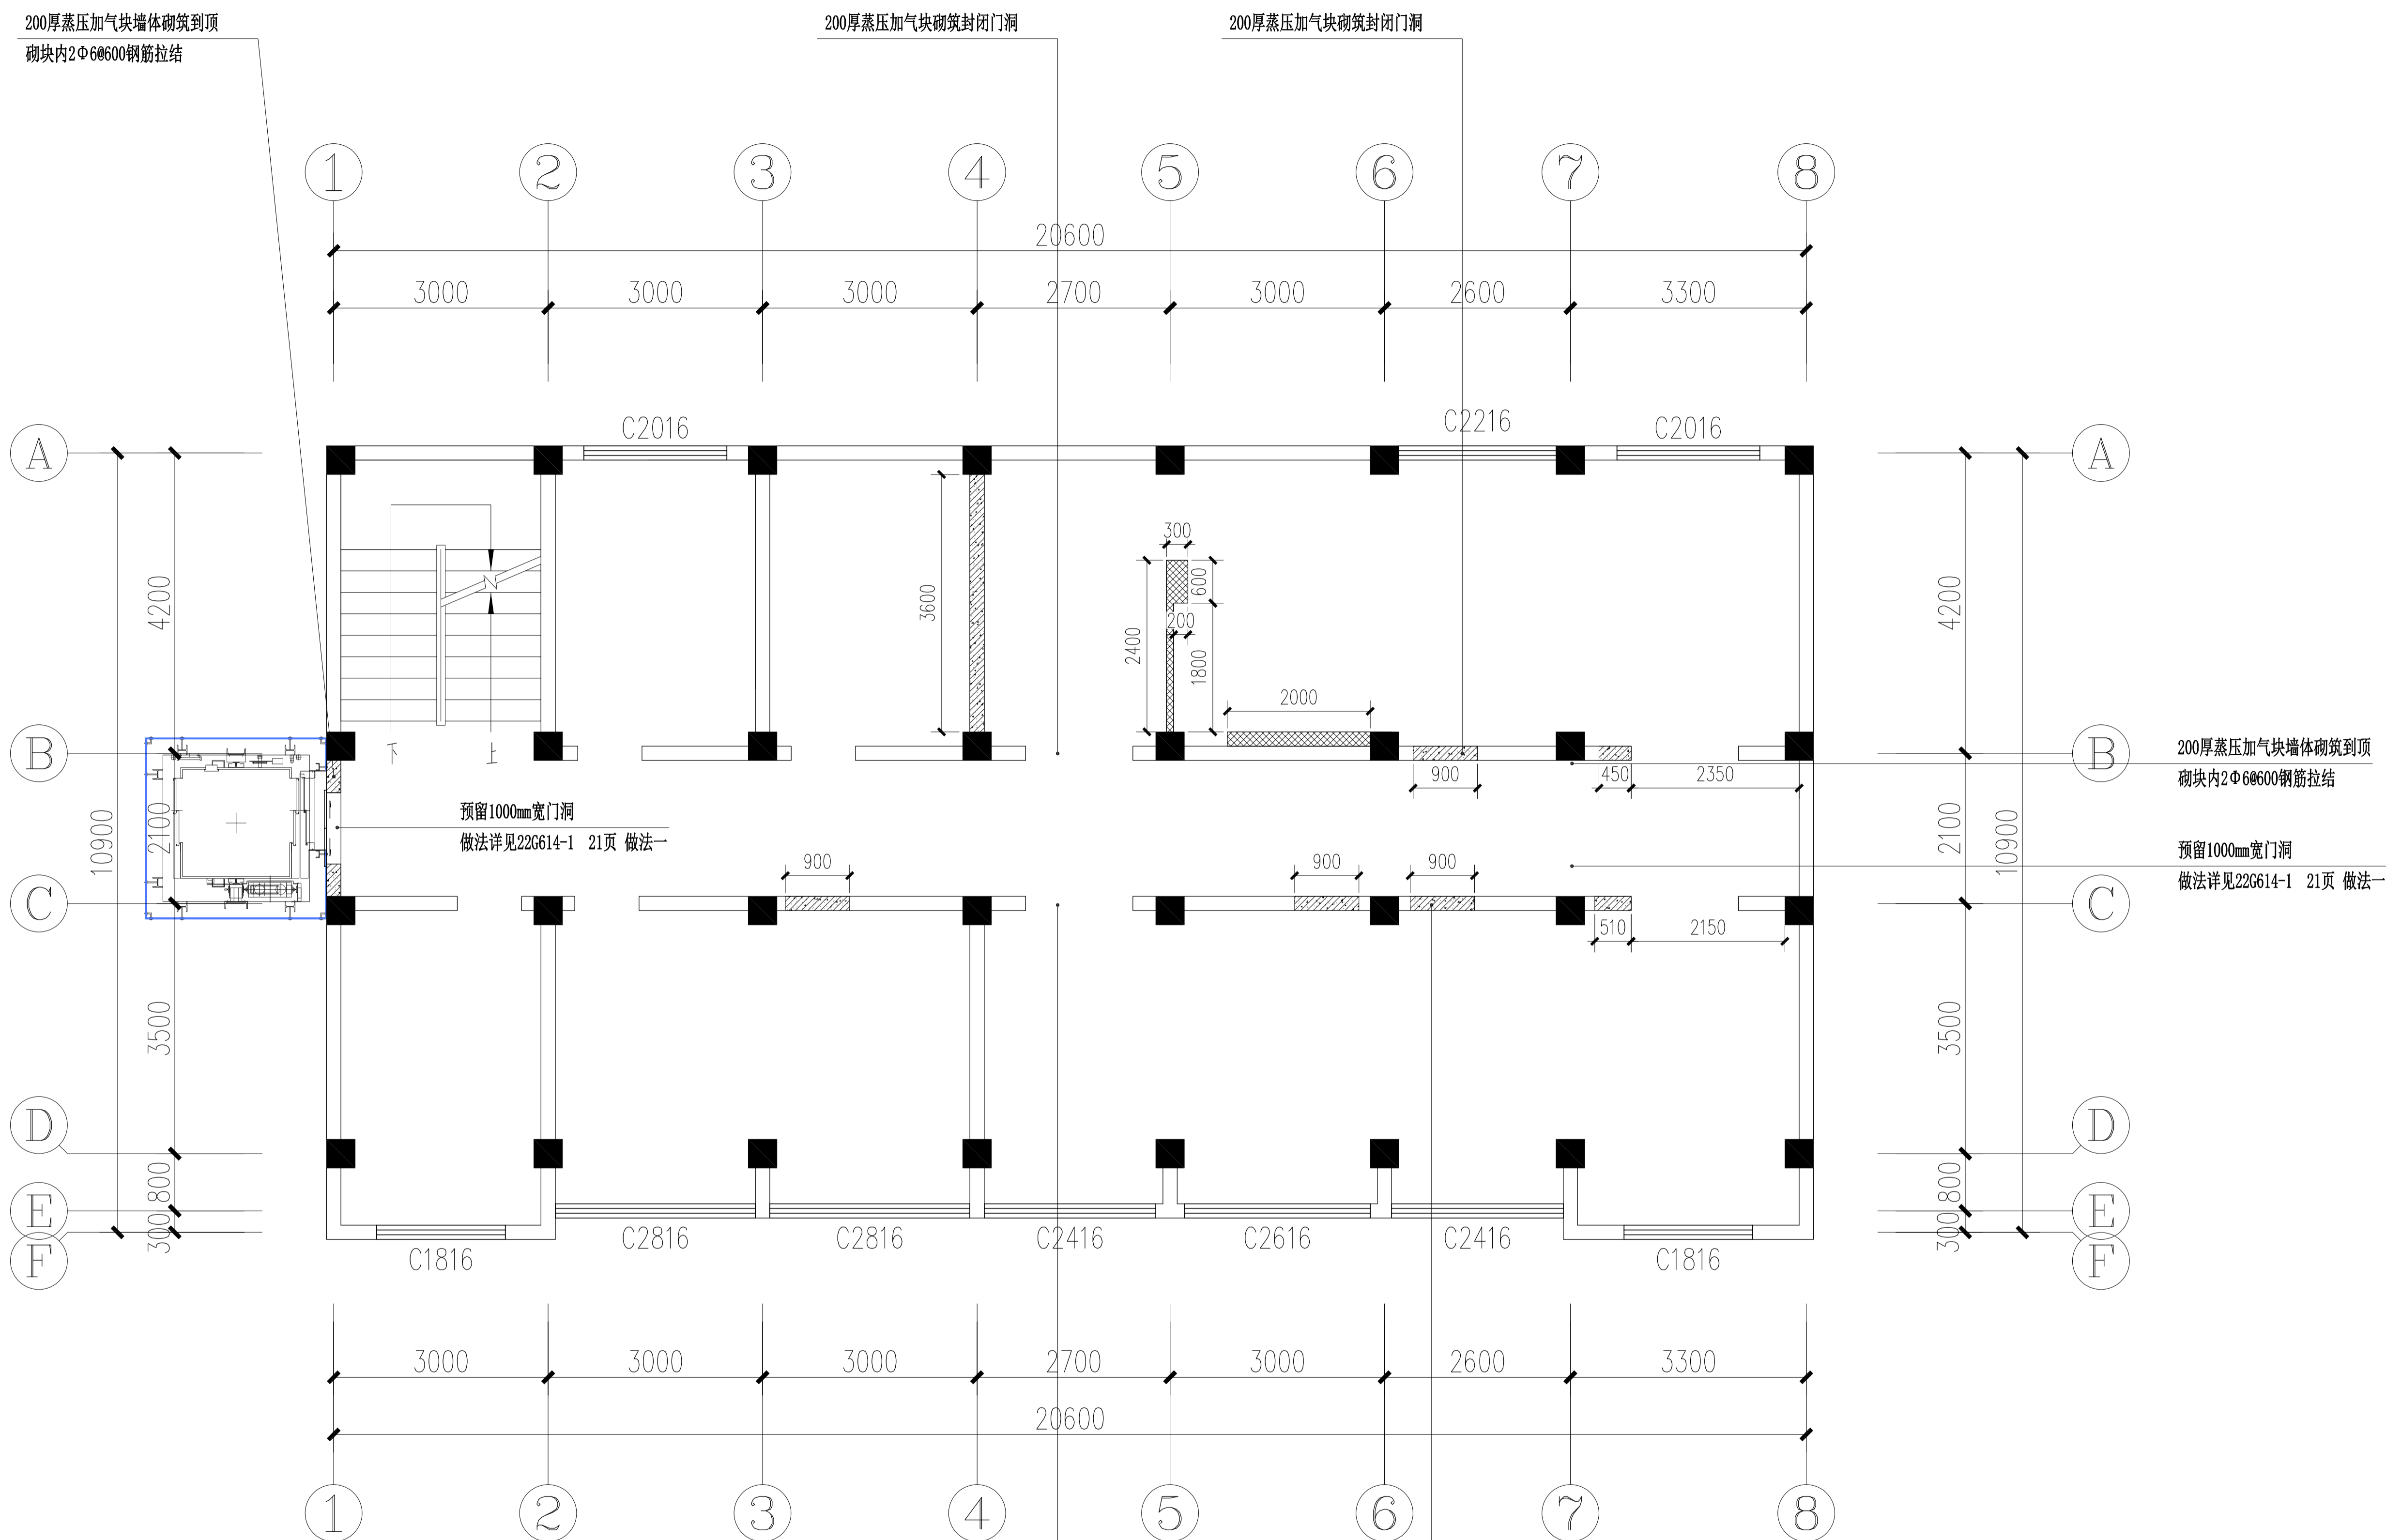


图例	名称
	100厚加气混凝土砌体墙
	轻钢龙骨纤维水泥板轻质隔墙


WM-3F WALL MASONRY 三层墙体砌筑图
Scale 1:50

专业
会签栏
姓名


武汉市政工程设计研究院有限责任公司	工程名称	吴兴社区党群服务中心室内装修项目(四明路原房管局用房)	审定		专业负责人		图号	WM-3F
	子项	七层办公楼	审核		校核		版次/更改码	A/0
	工程编号	设计阶段	施工图设计	项目负责人		设计		日期

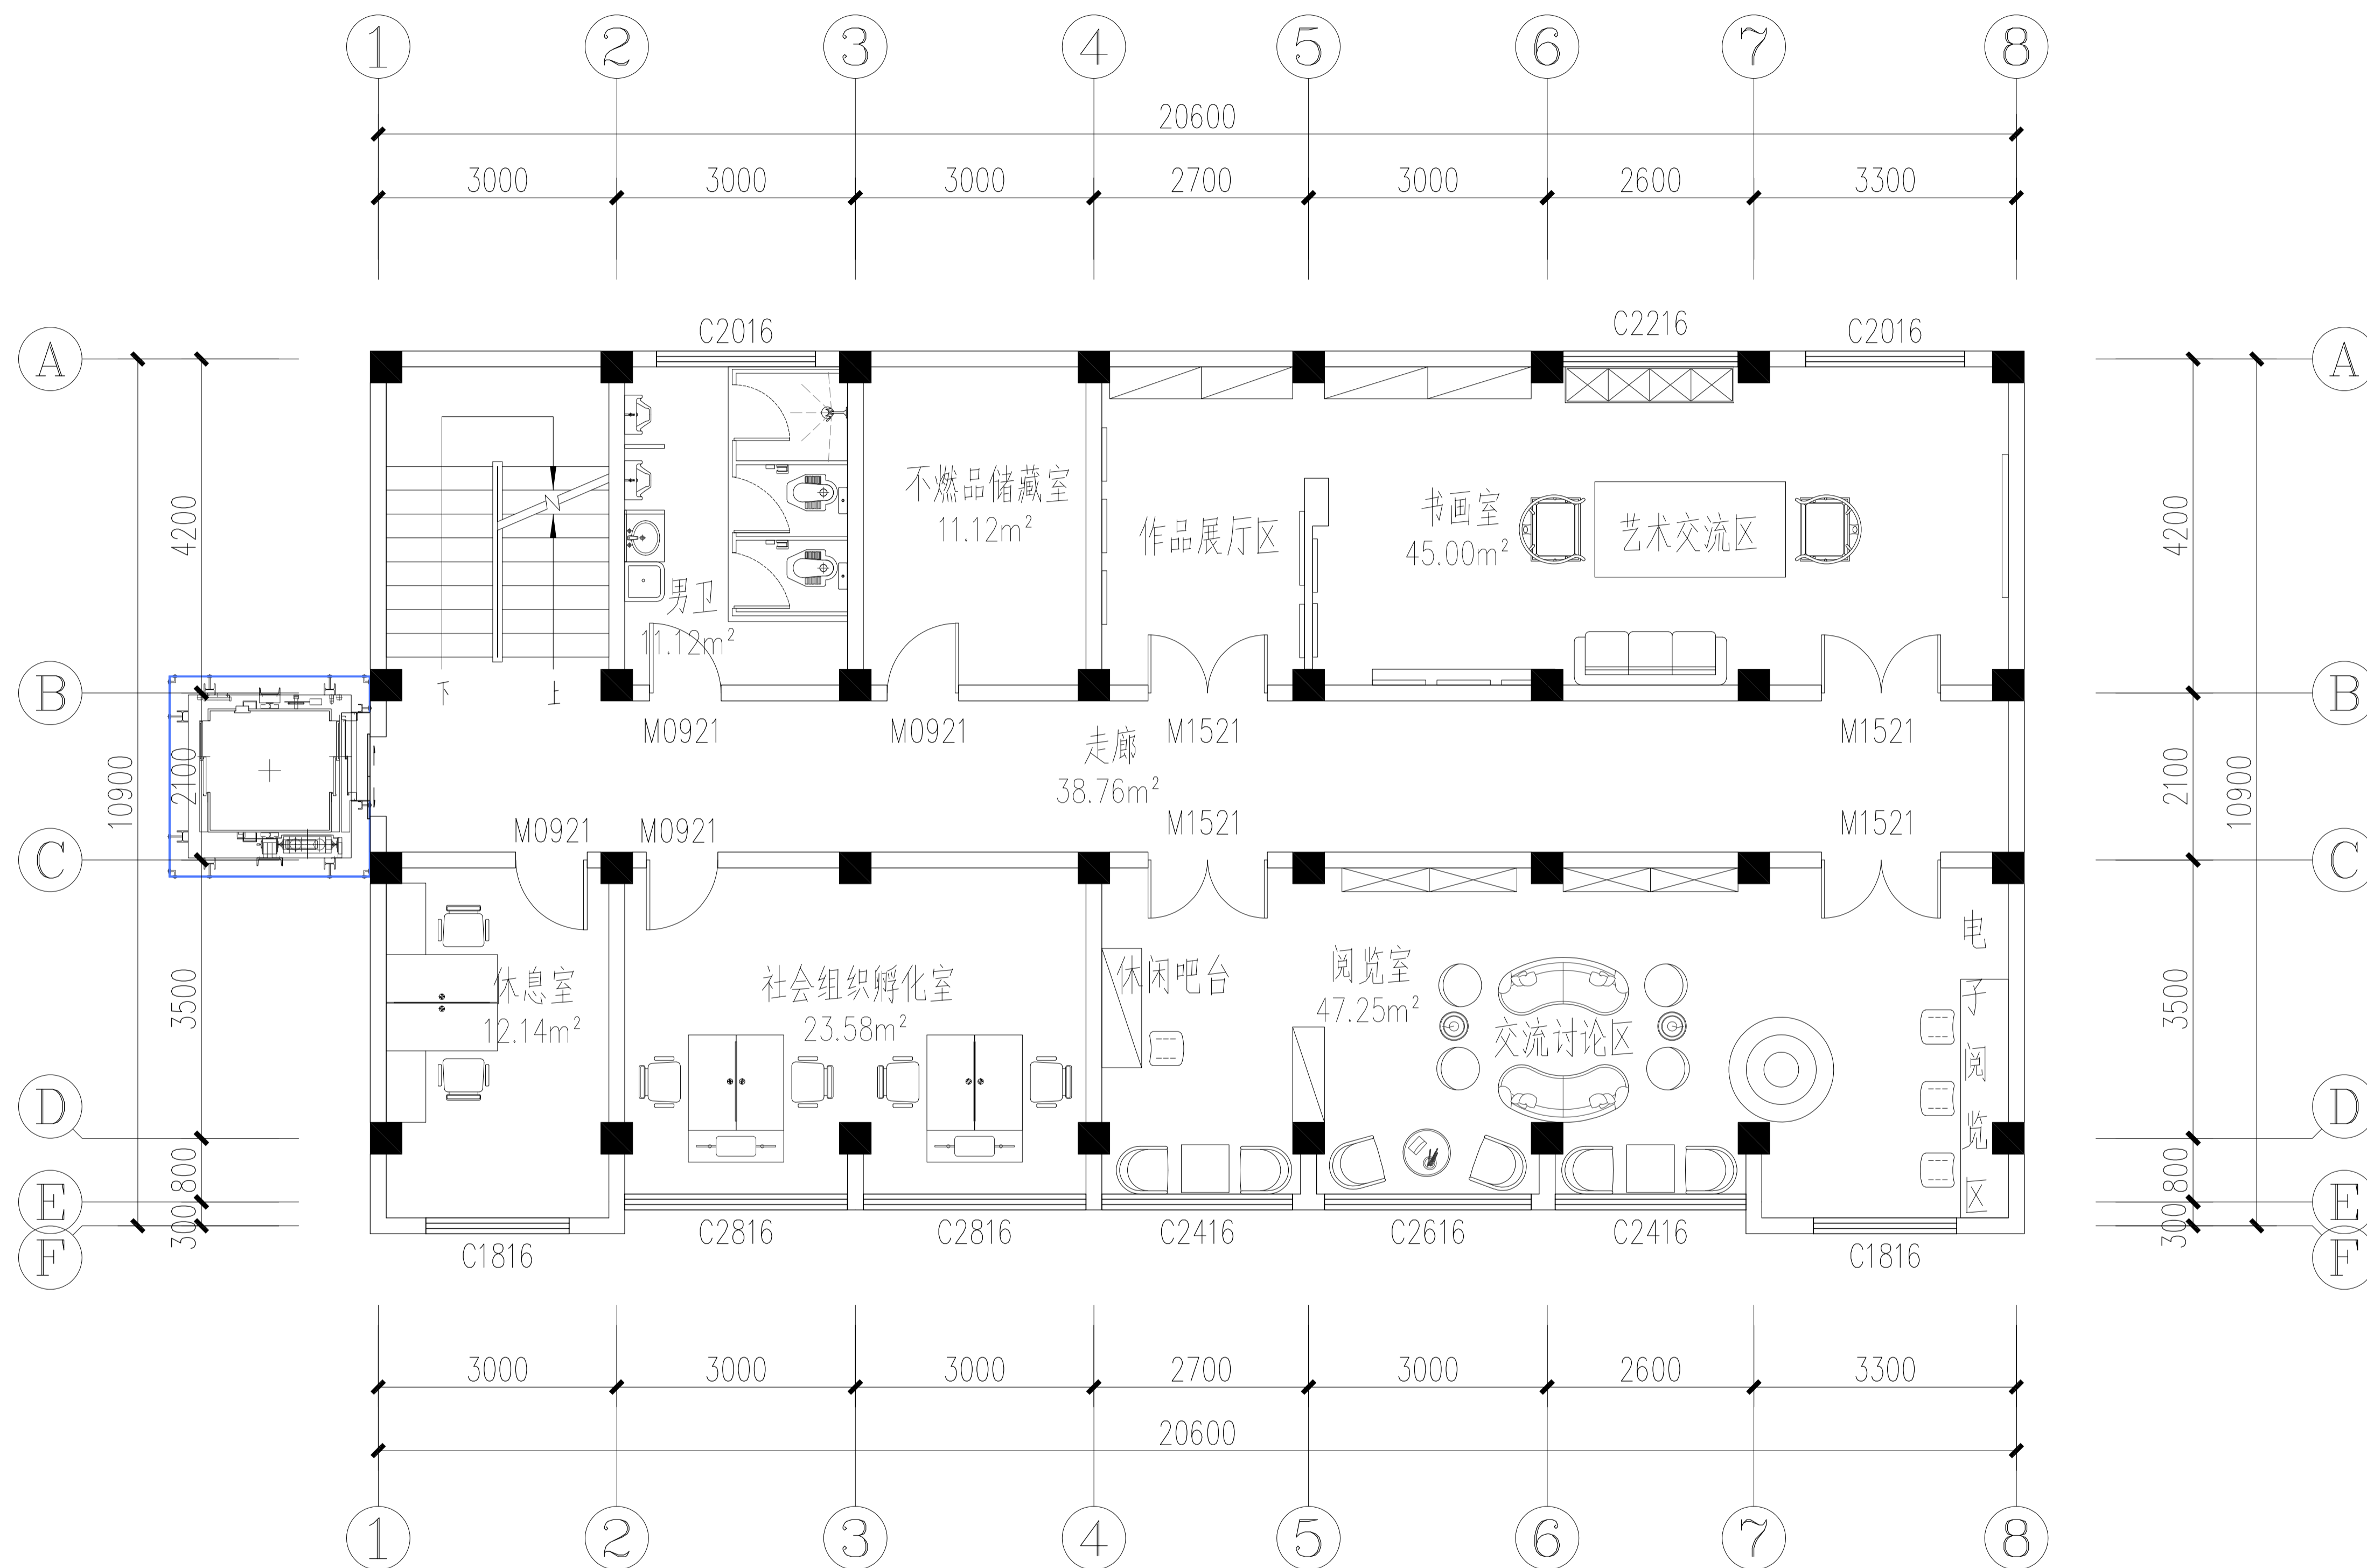


FF-3F FURNITURE 三层平面布置图
Scale 1:50

  武汉市政工程设计研究院有限责任公司	工程名称	吴兴社区党群服务中心室内装修项目(四明路原房管局用房)	审定		专业负责人		图号	FF-3F
	子项	七层办公楼	审核		校核		版次/更改码	A/0
	工程编号	设计阶段	施工图设计	项目负责人		设计		日期


专业
会签栏
姓名

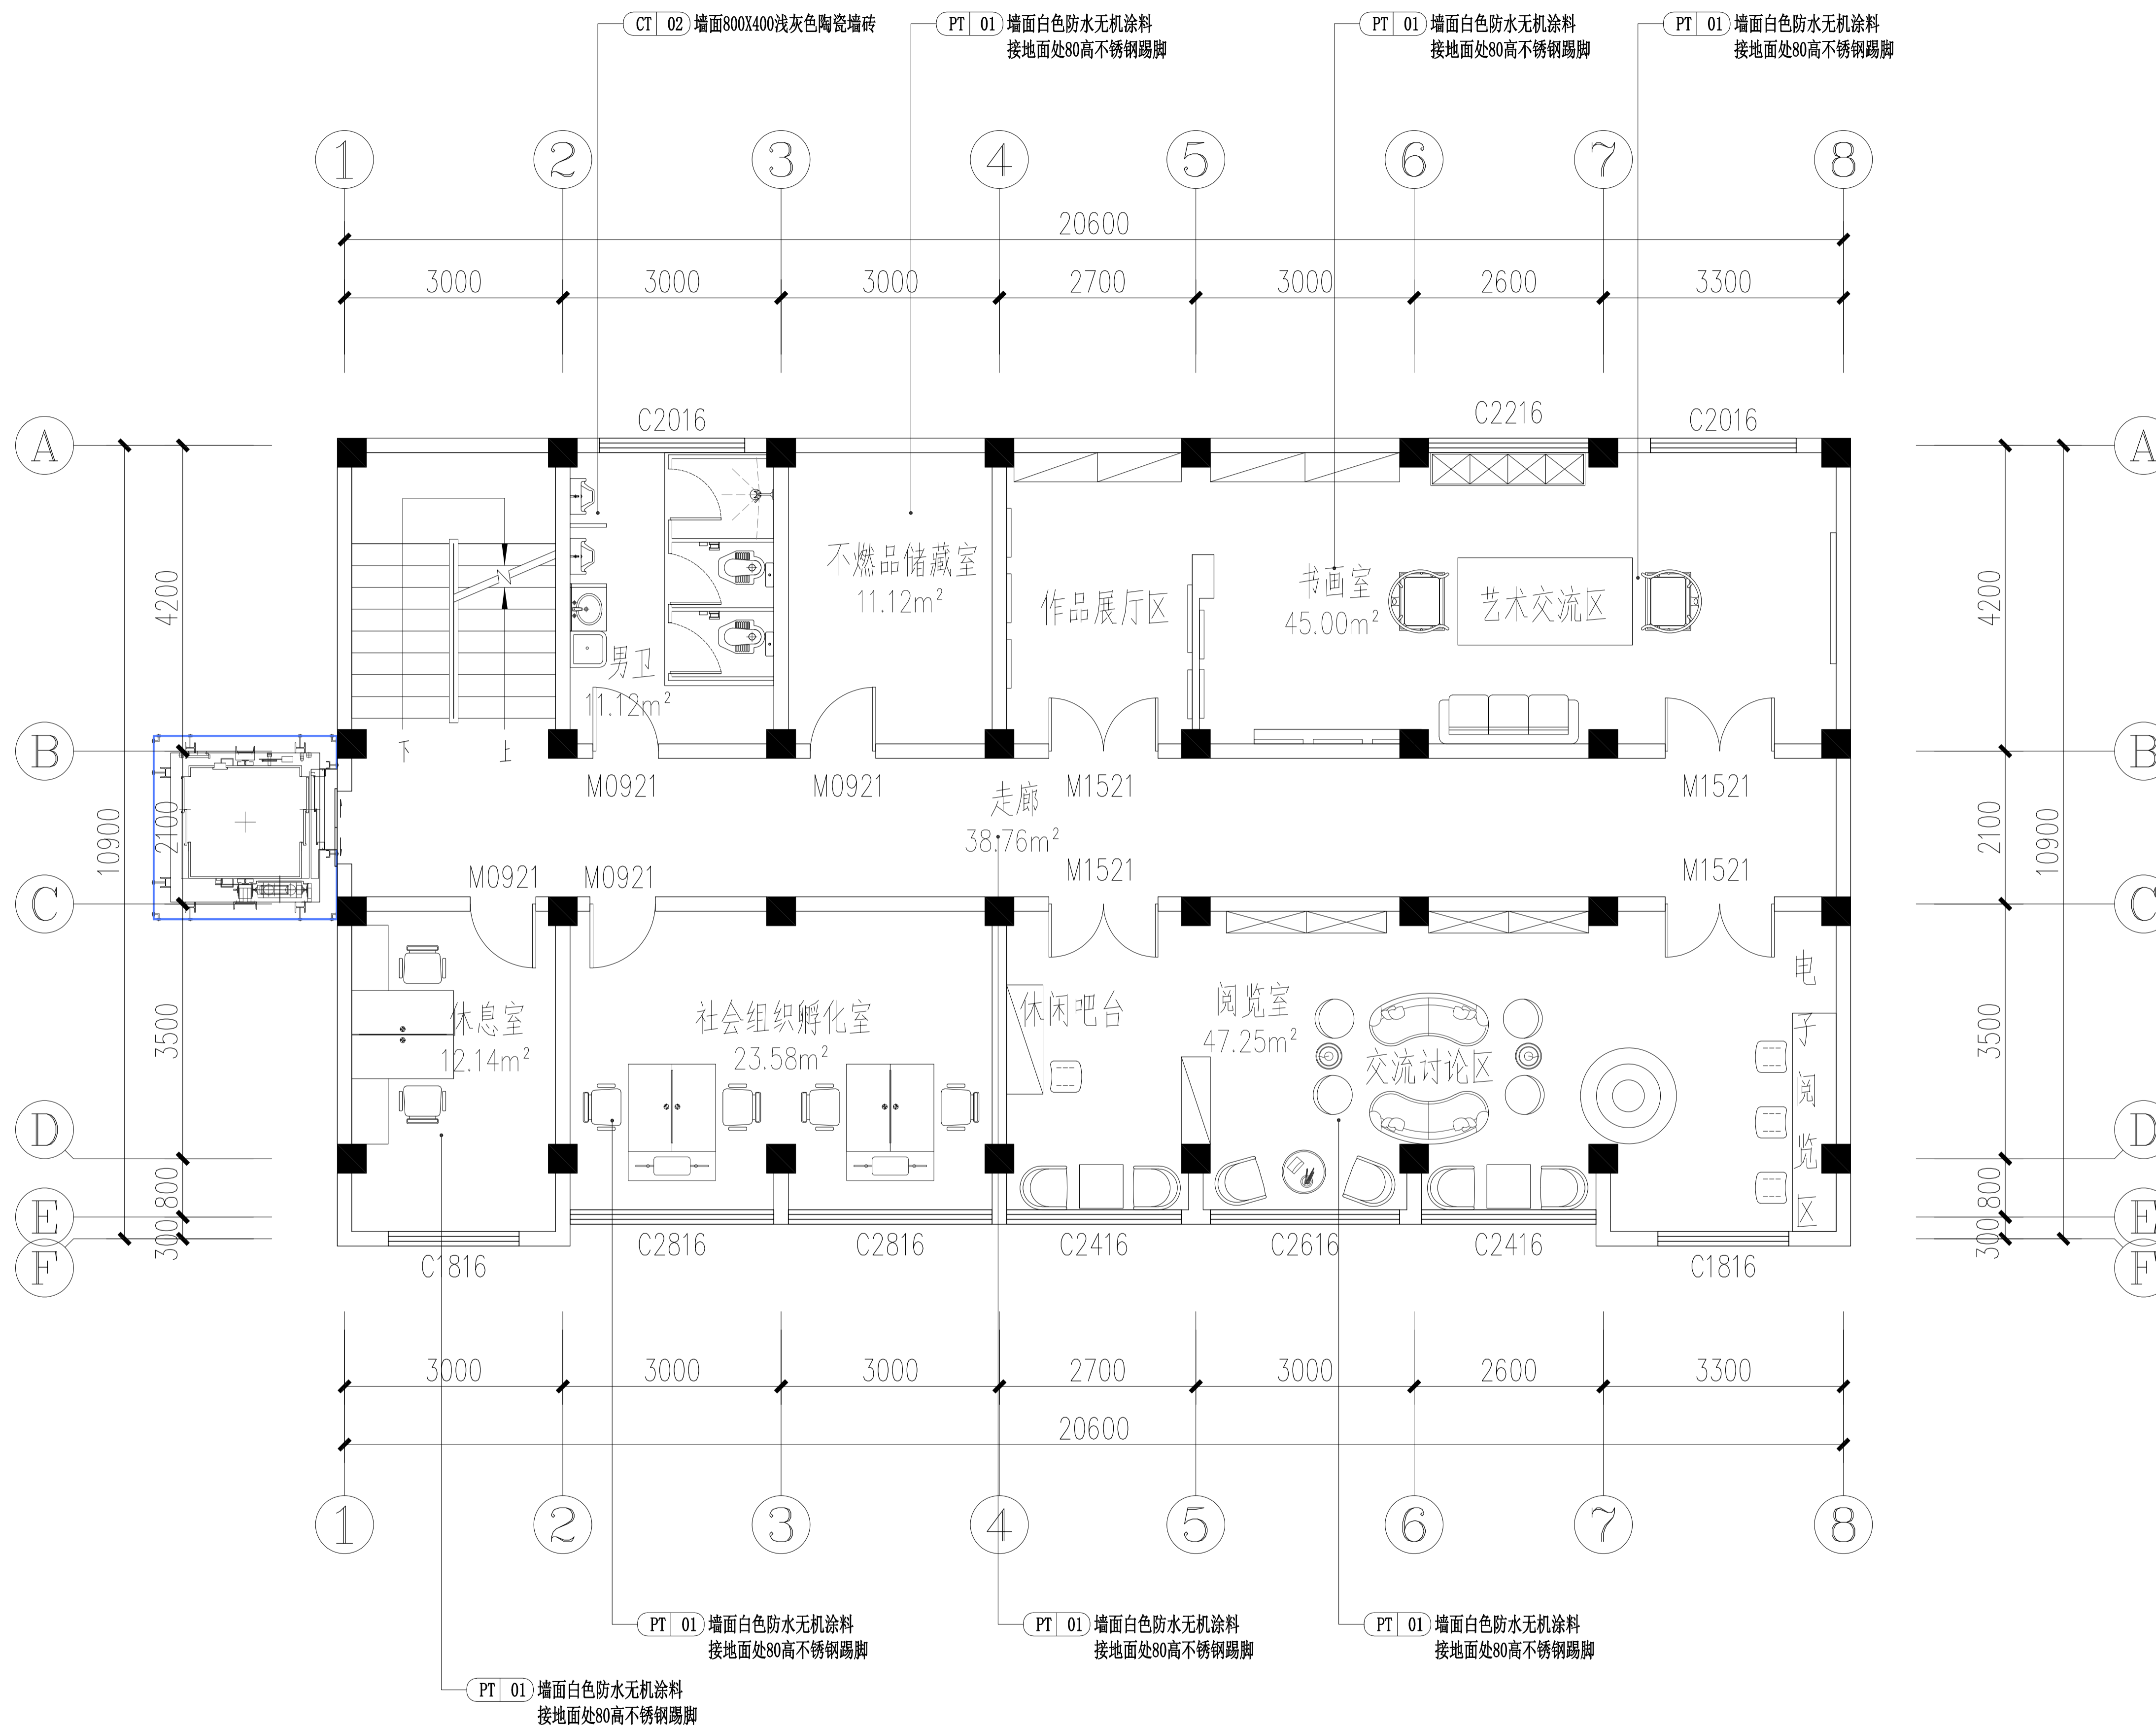

F1-3F FACADE INDEX 三层材料标志图
Scale 1:50

  武汉市政工程设计研究院有限责任公司	工程名称	吴兴社区党群服务中心室内装修项目(四明路原房管局用房)	审定	专业负责人	图号	F1-3F
	子项	七层办公楼	审核	校核	版次/更改码	A/0
	工程编号	设计阶段	施工图设计	项目负责人	设计	日期

专业
会签栏
姓名

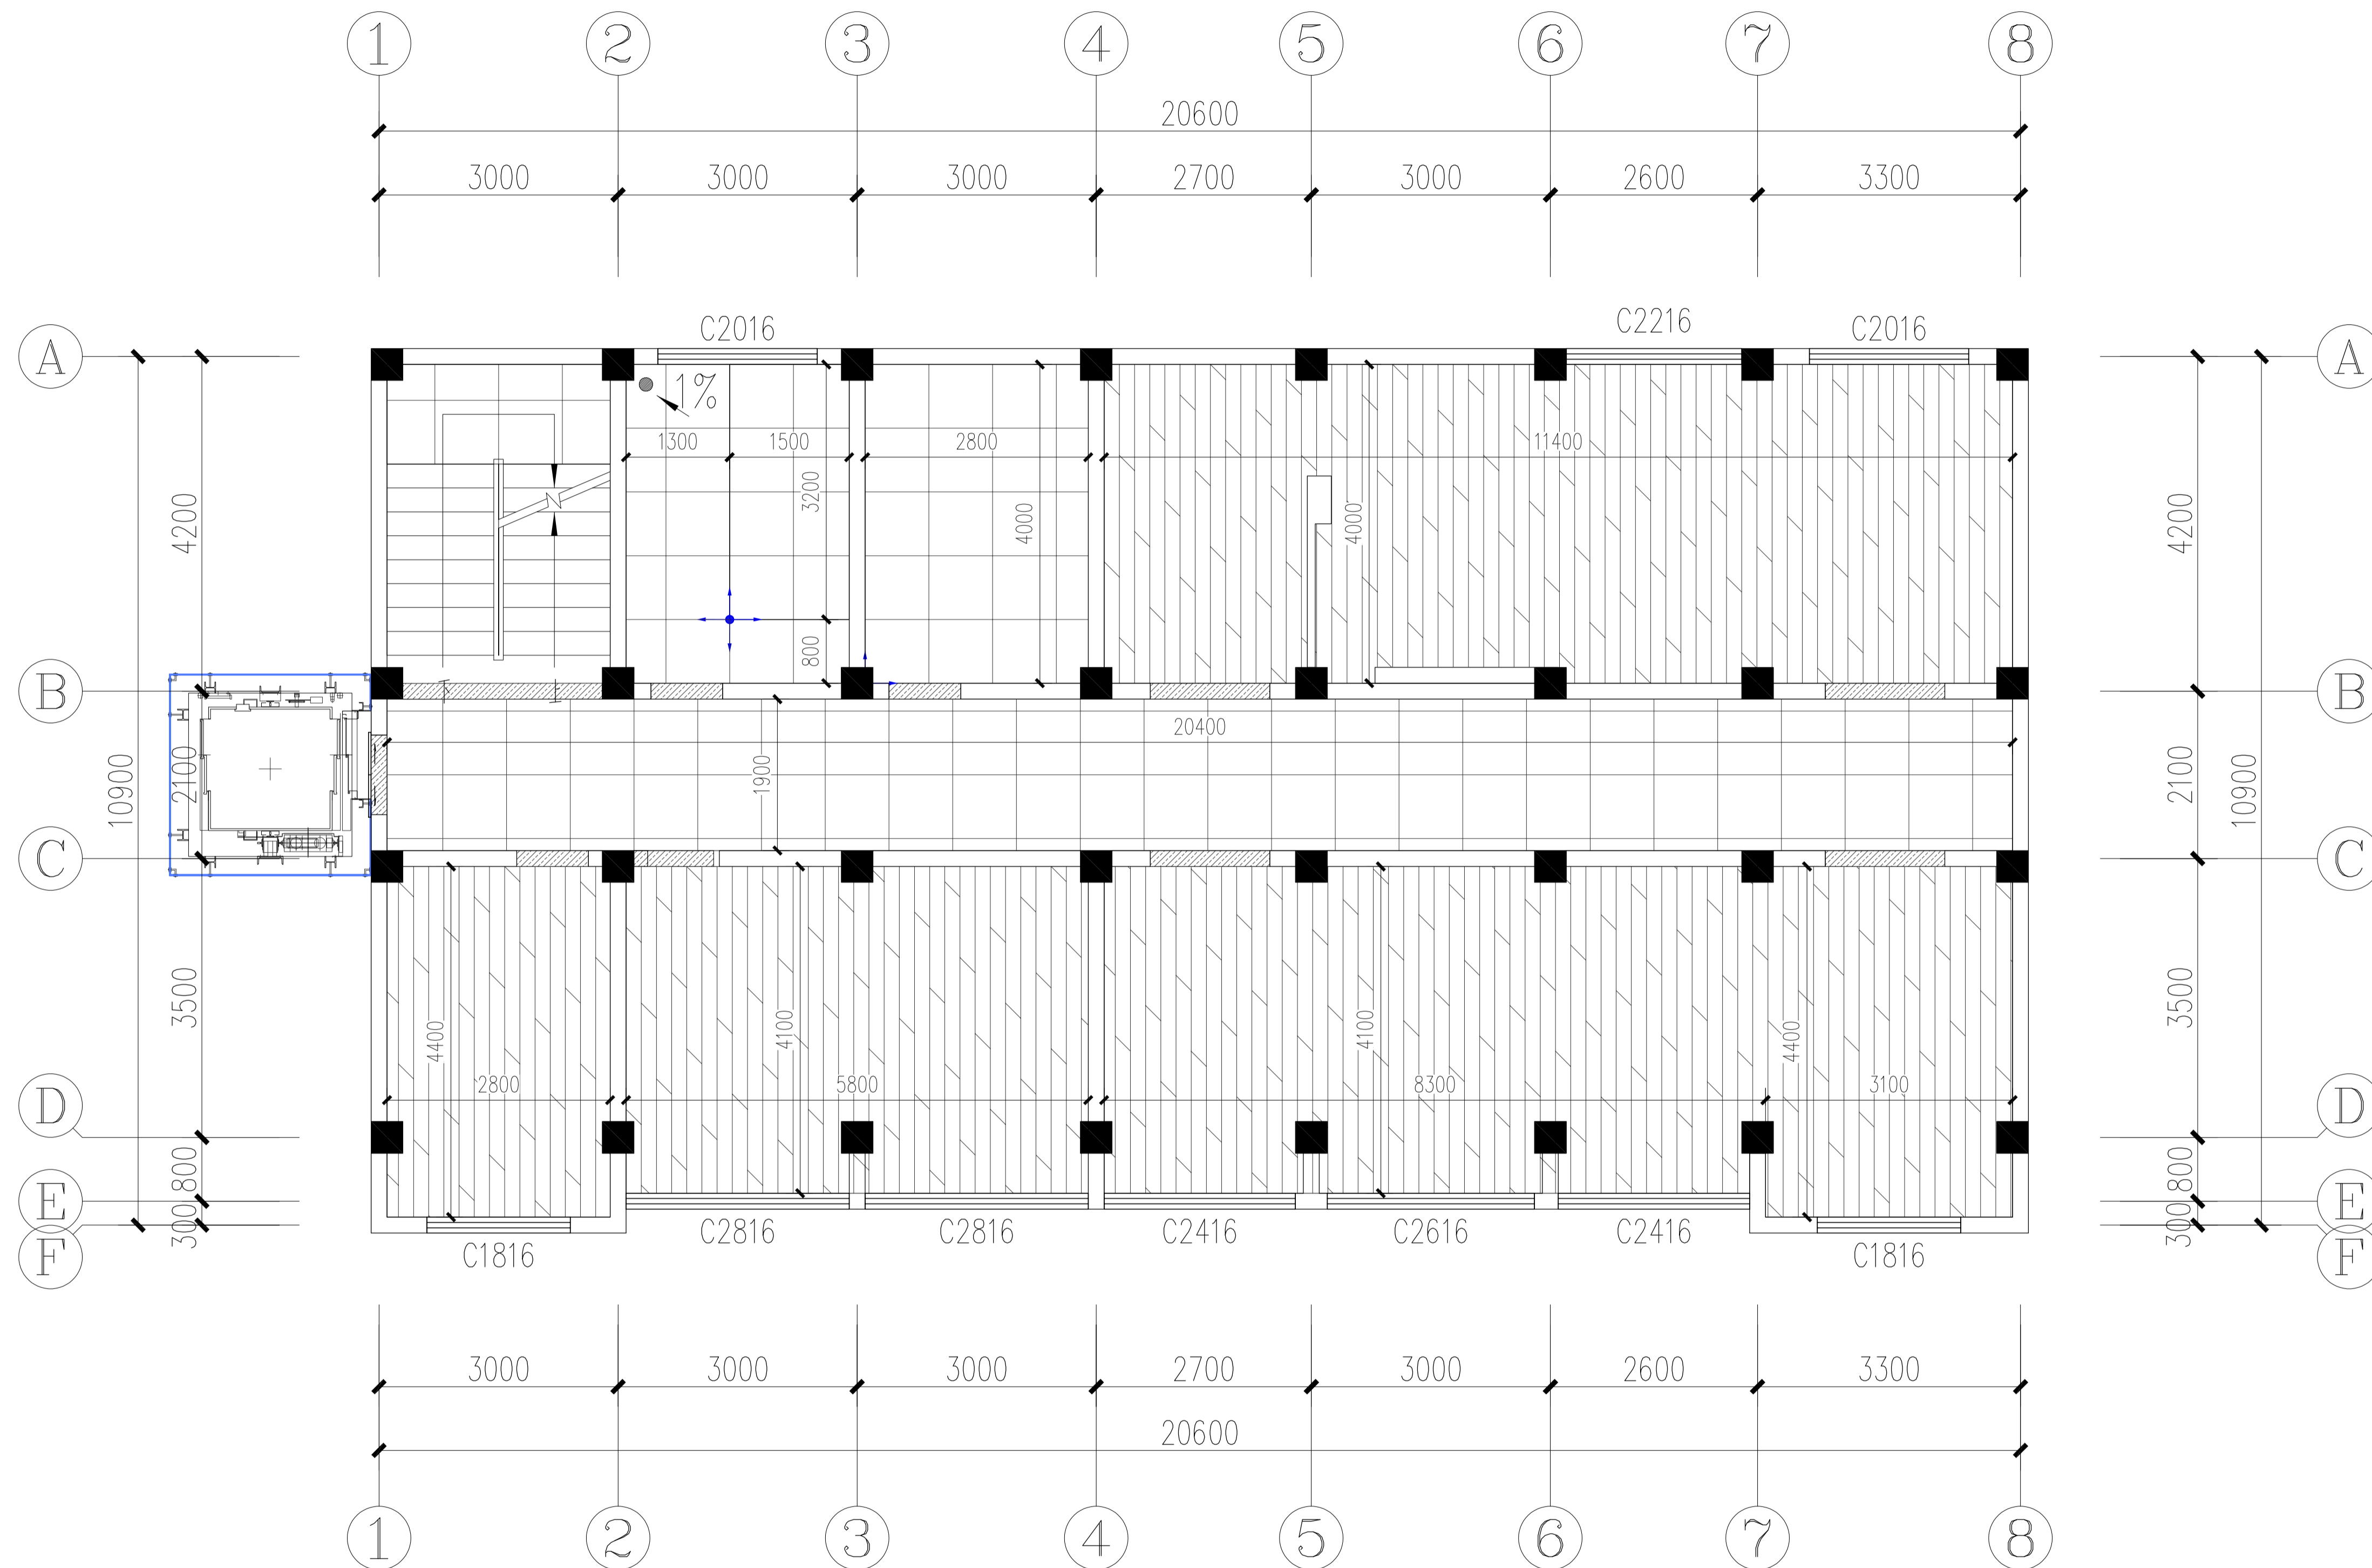


图例	材料编号	名称
	CT-03	800mm×800mm浅灰色防滑地砖
	ST-02	深灰色人造石过门石
	WD-01	难燃强化复合地板(选样)

FC-3F FLOOR COVERING 三层地坪铺装图
Scale 1:50

武汉市政工程设计研究院有限责任公司	工程名称	吴兴社区党群服务中心室内装修项目(四明路原房管局用房)	审定		专业负责人		图号	FC-3F
	子项	七层办公楼	审核		校核		版次/更改码	A/0
	工程编号	设计阶段	施工图设计	项目负责人		设计		日期

专业
会签栏
姓名

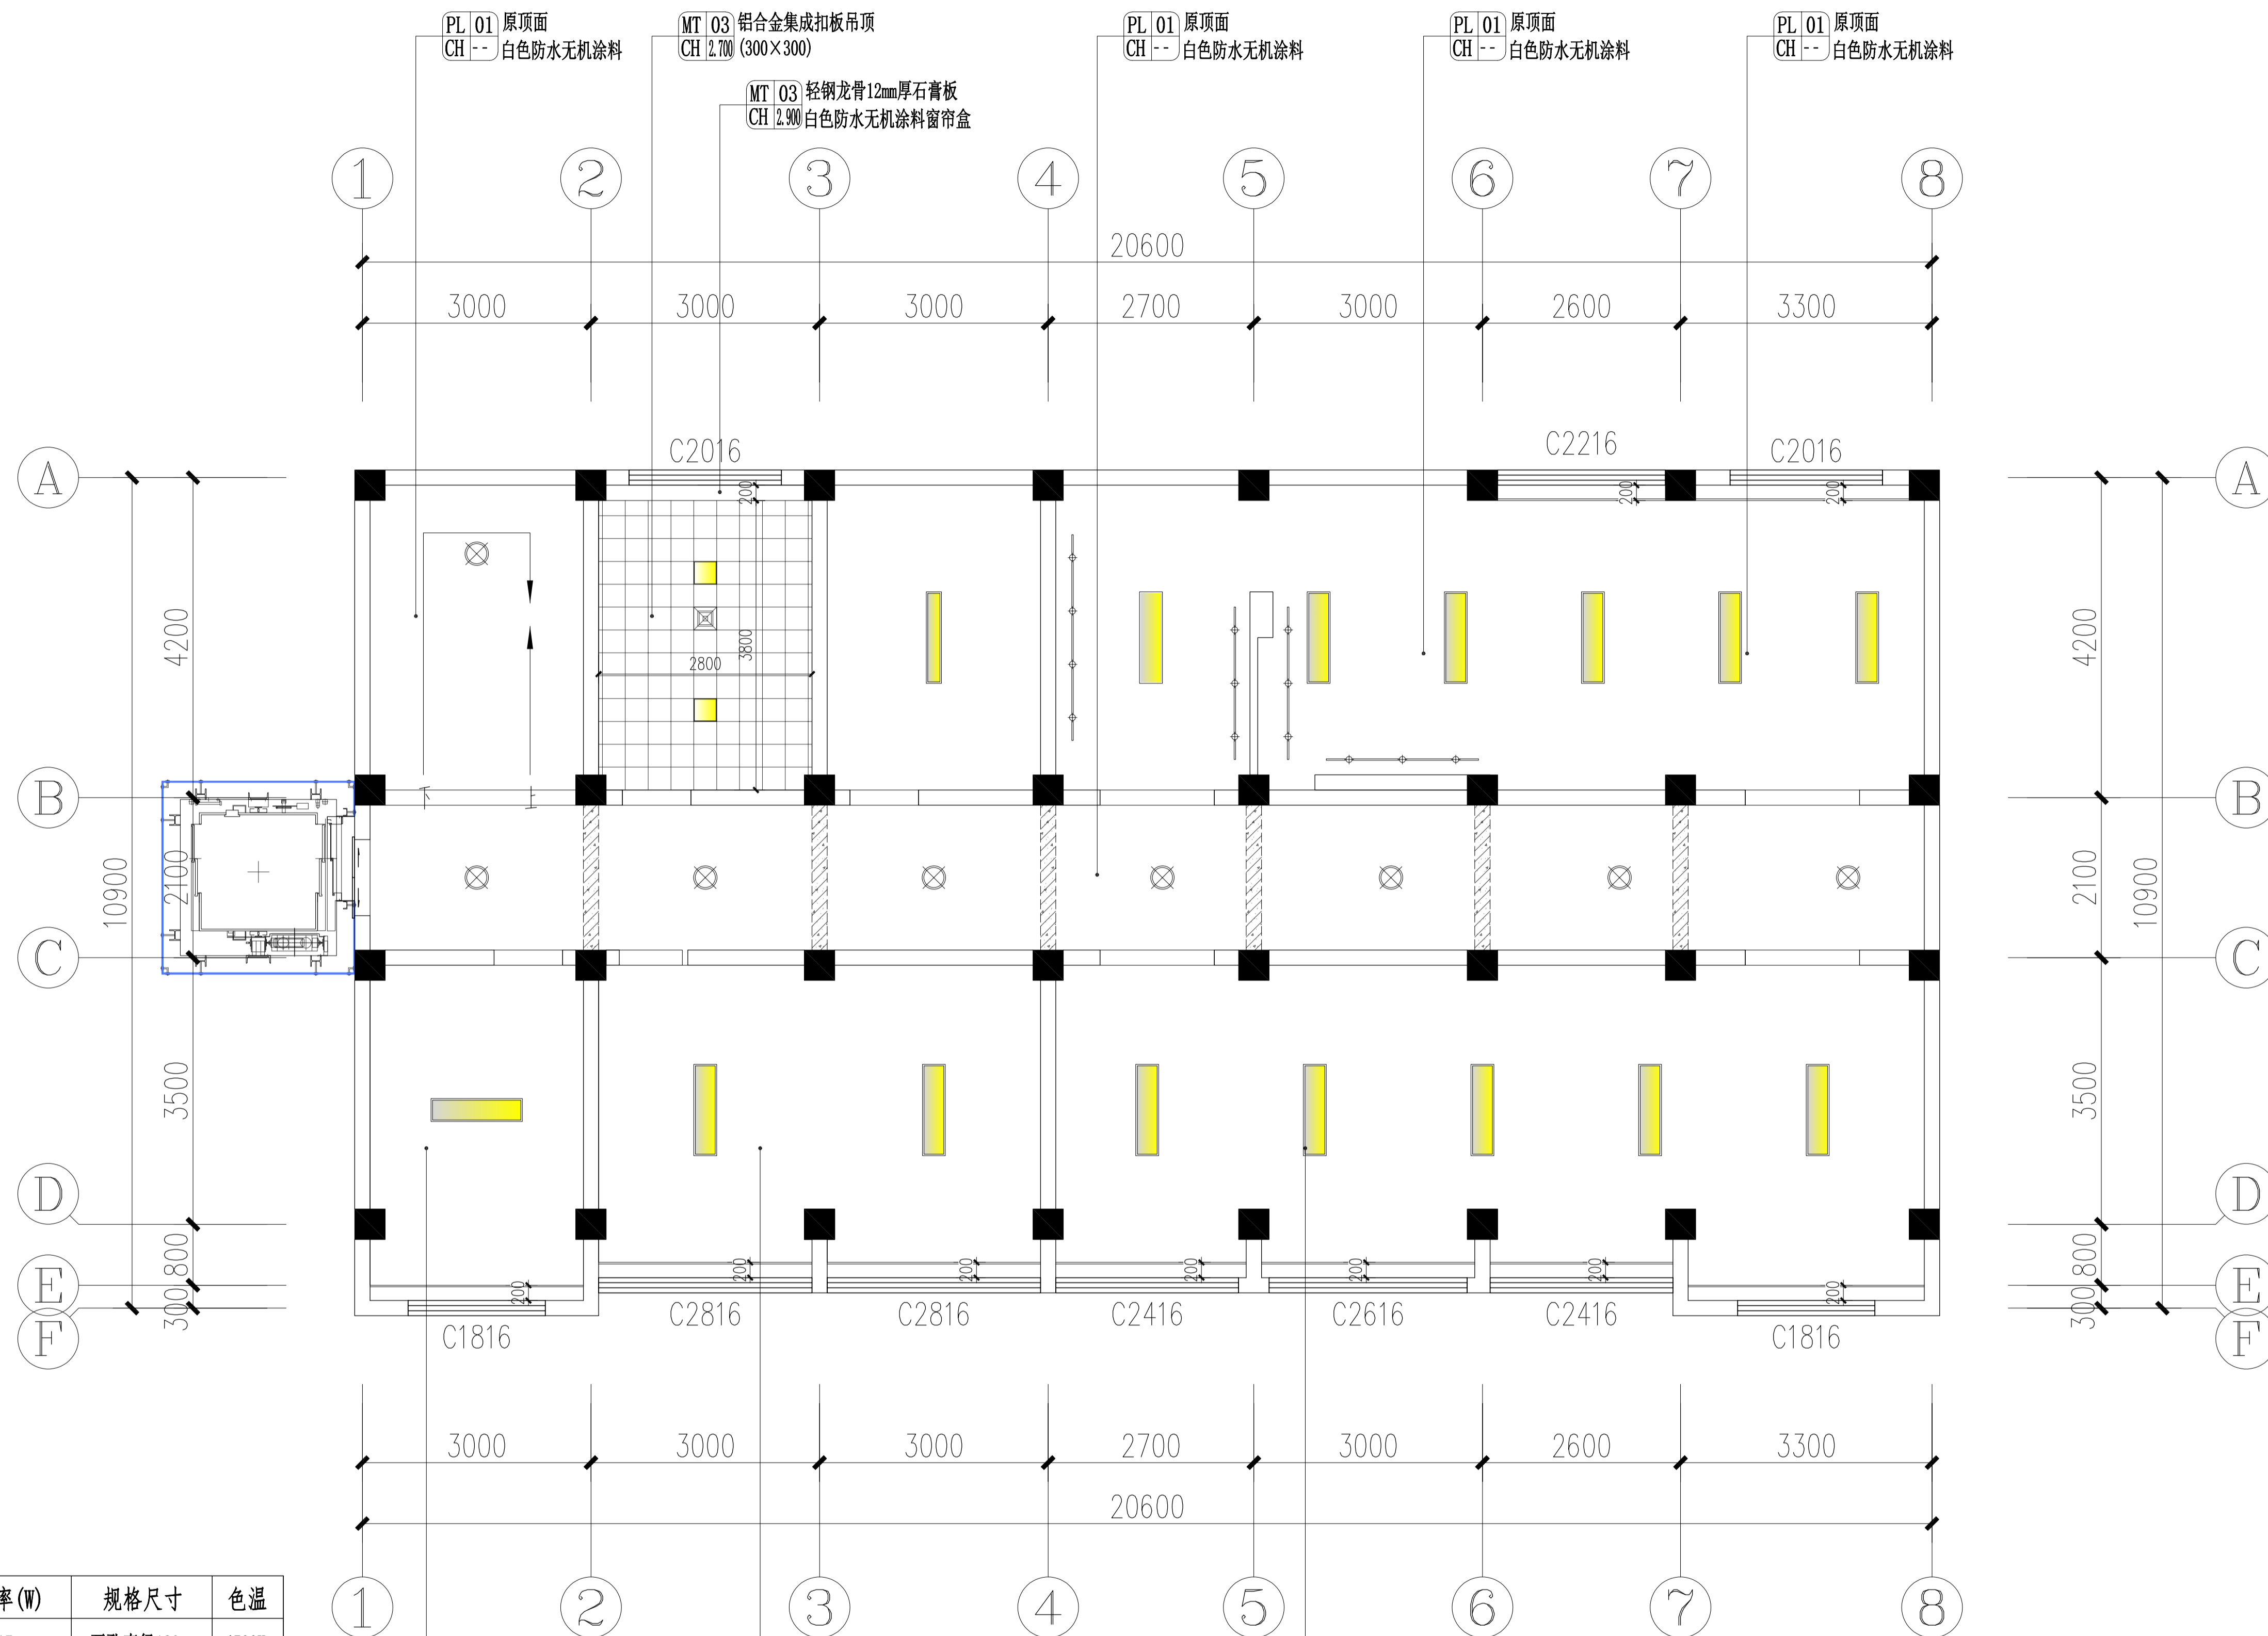


吊顶灯具电器选型表:

图例	名称	功率(W)	规格尺寸	色温
⊙	LED嵌入式防眩目可调筒灯	15	开孔直径120mm	4500K
—	200×1200LED吊装长条灯	45	200mm×1200mm	4500K
⊗	吸顶灯(选样)	15	φ220mm	4500K
—	LED轨道灯	10W×3	2米轨道+3筒灯	4500K
□	300×300平板灯	18	300mm×300mm	4500K
⊗	集成吊顶嵌入式排风扇		300mm×300mm	

说明: 图中除特别标注的尺寸单位外均为毫米。

FC-3F FLOOR COVERING 三层天花布置图
Scale 1:50

专业
会签栏
姓名

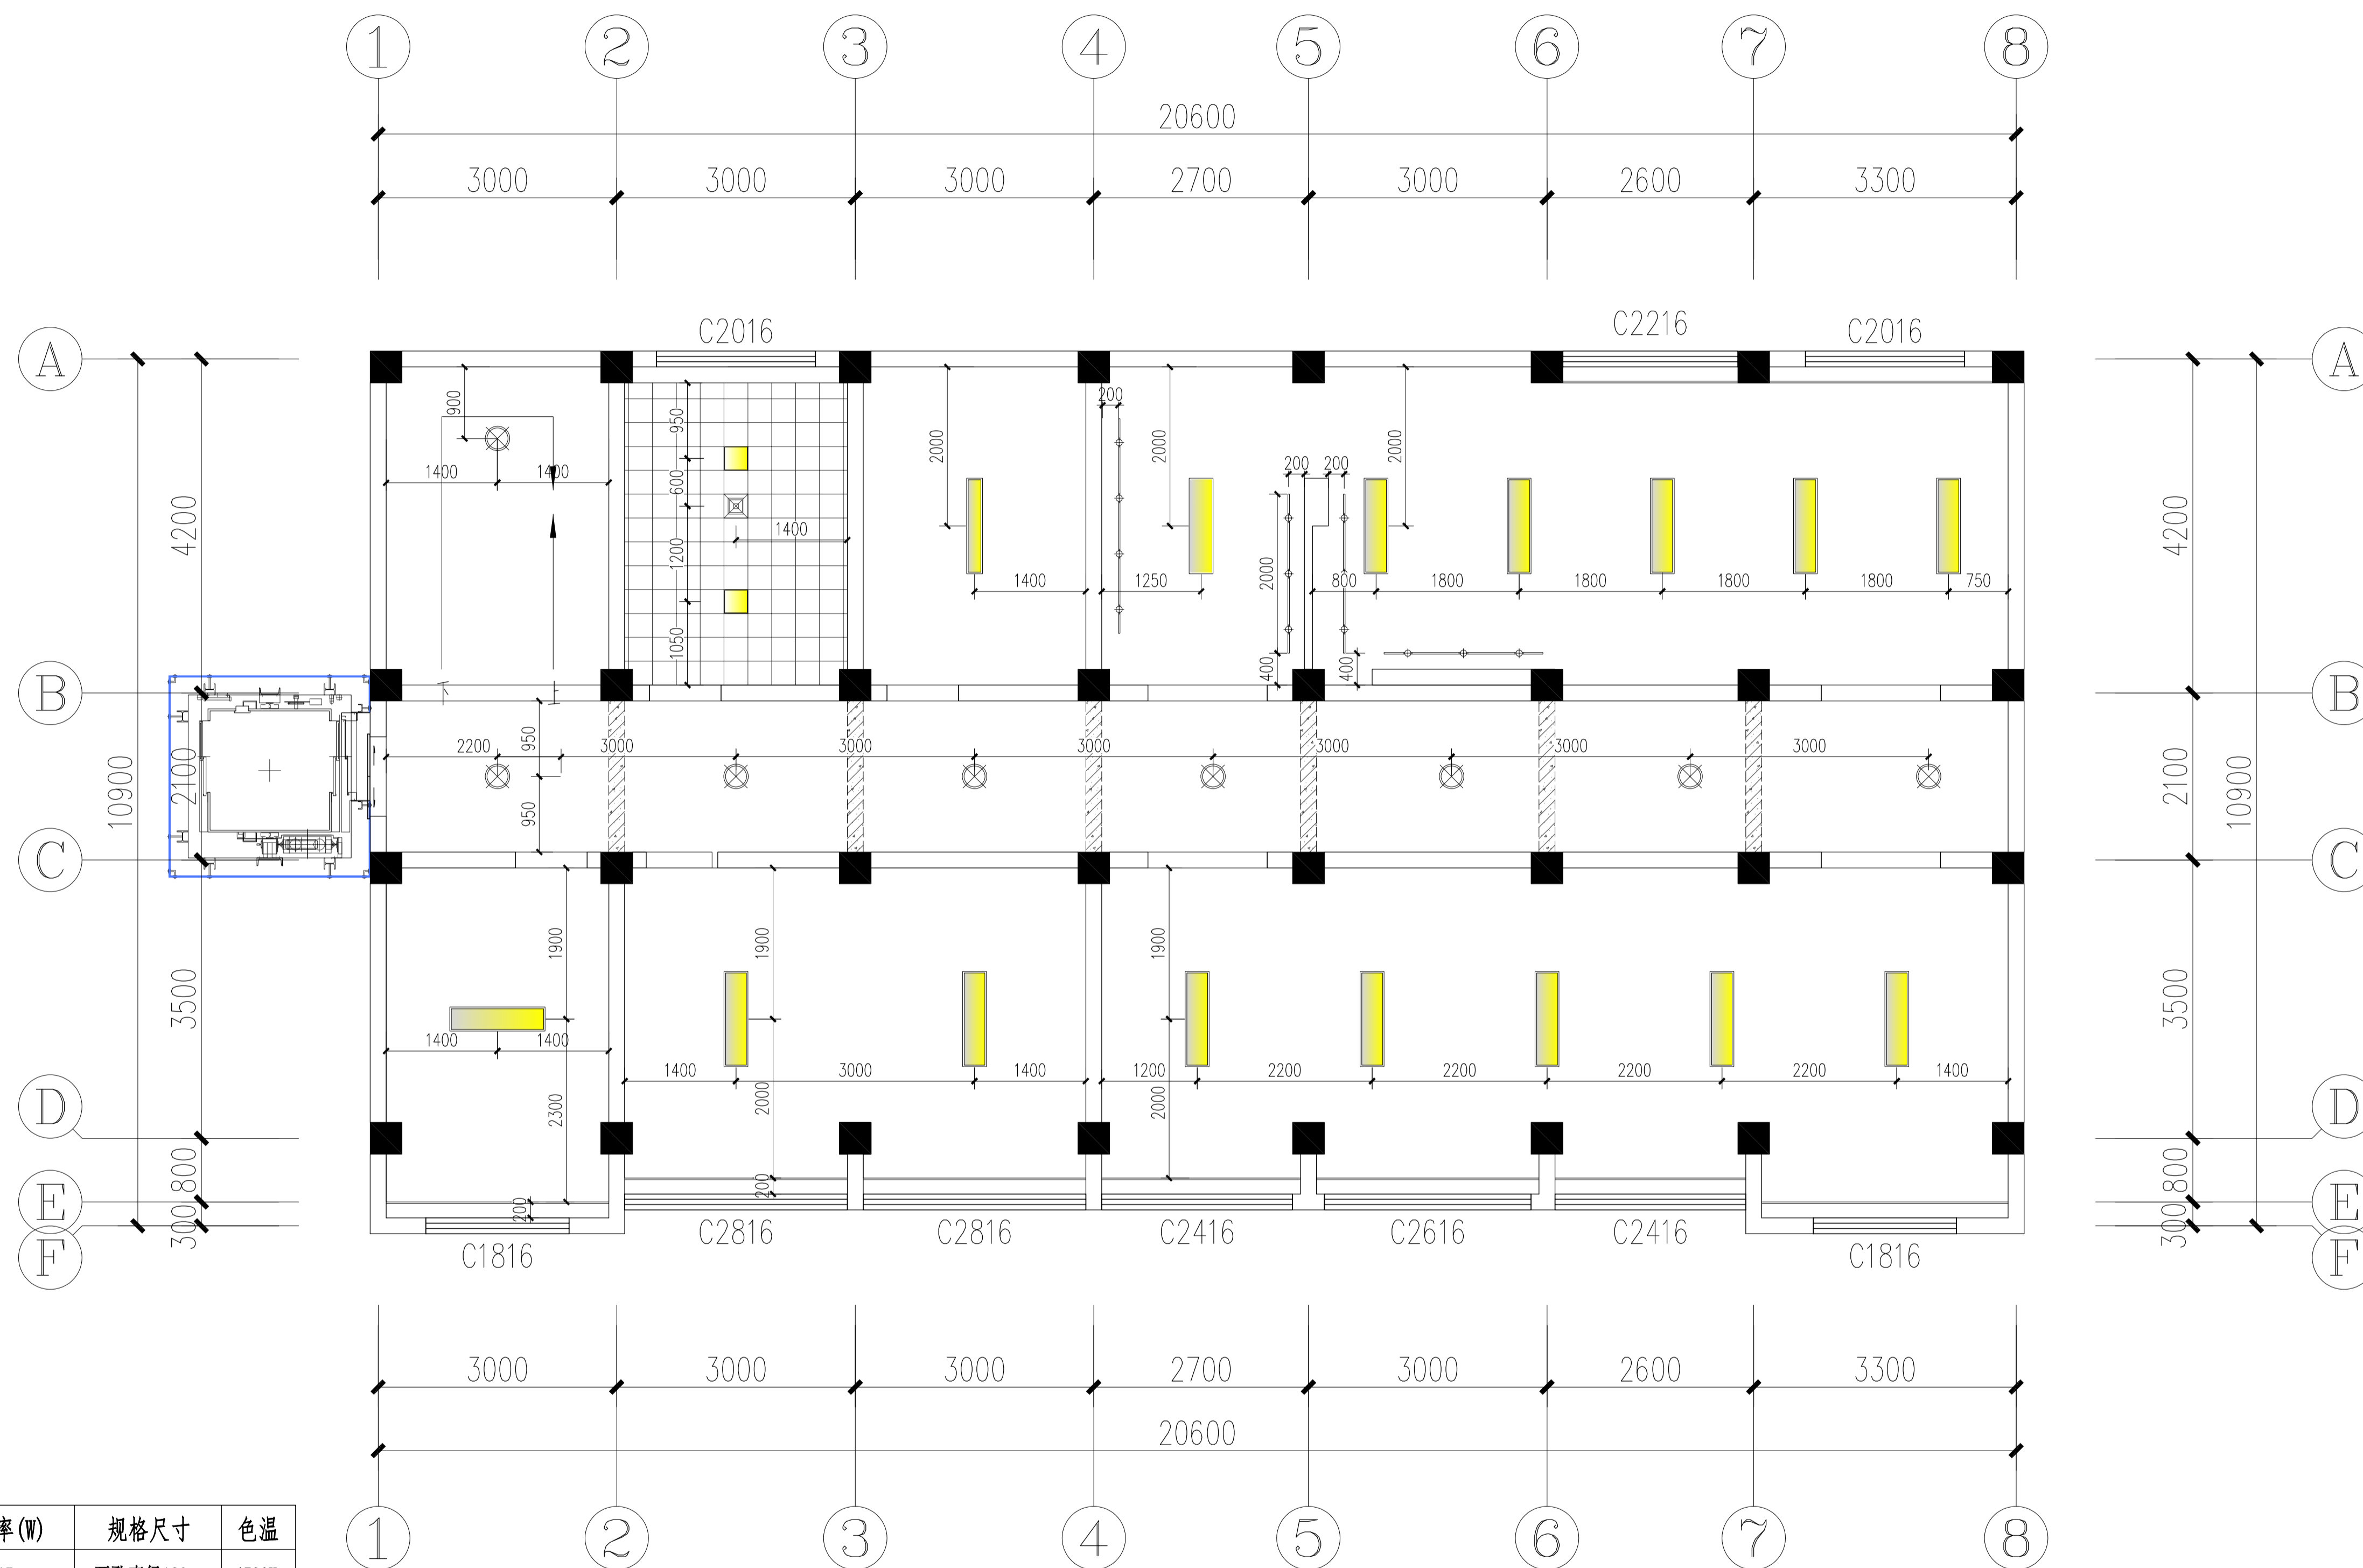


吊顶灯具电器选型表:

图例	名称	功率(W)	规格尺寸	色温
⊙	LED嵌入式防眩目可调筒灯	15	开孔直径120mm	4500K
—	200×1200LED吊装长条灯	45	200mm×1200mm	4500K
⊗	吸顶灯(选样)	15	φ220mm	4500K
—	LED轨道灯	10W×3	2米轨道+3筒灯	4500K
□	300×300平板灯	18	300mm×300mm	4500K
⊗	集成吊顶嵌入式排风扇		300mm×300mm	

说明: 图中除特别标注的尺寸单位外均为毫米。


LP-3F LAMPS POSITIONING 三层灯具定位图
Scale 1:50


武汉市政工程设计研究院有限责任公司	工程名称	吴兴社区党群服务中心室内装修项目(四明路原房管局用房)	审定		专业负责人		图号	LP-3F
	子项	七层办公楼	审核		校核		版次/更改码	A/0
	工程编号	设计阶段	施工图设计	项目负责人		设计	日期	2026.02

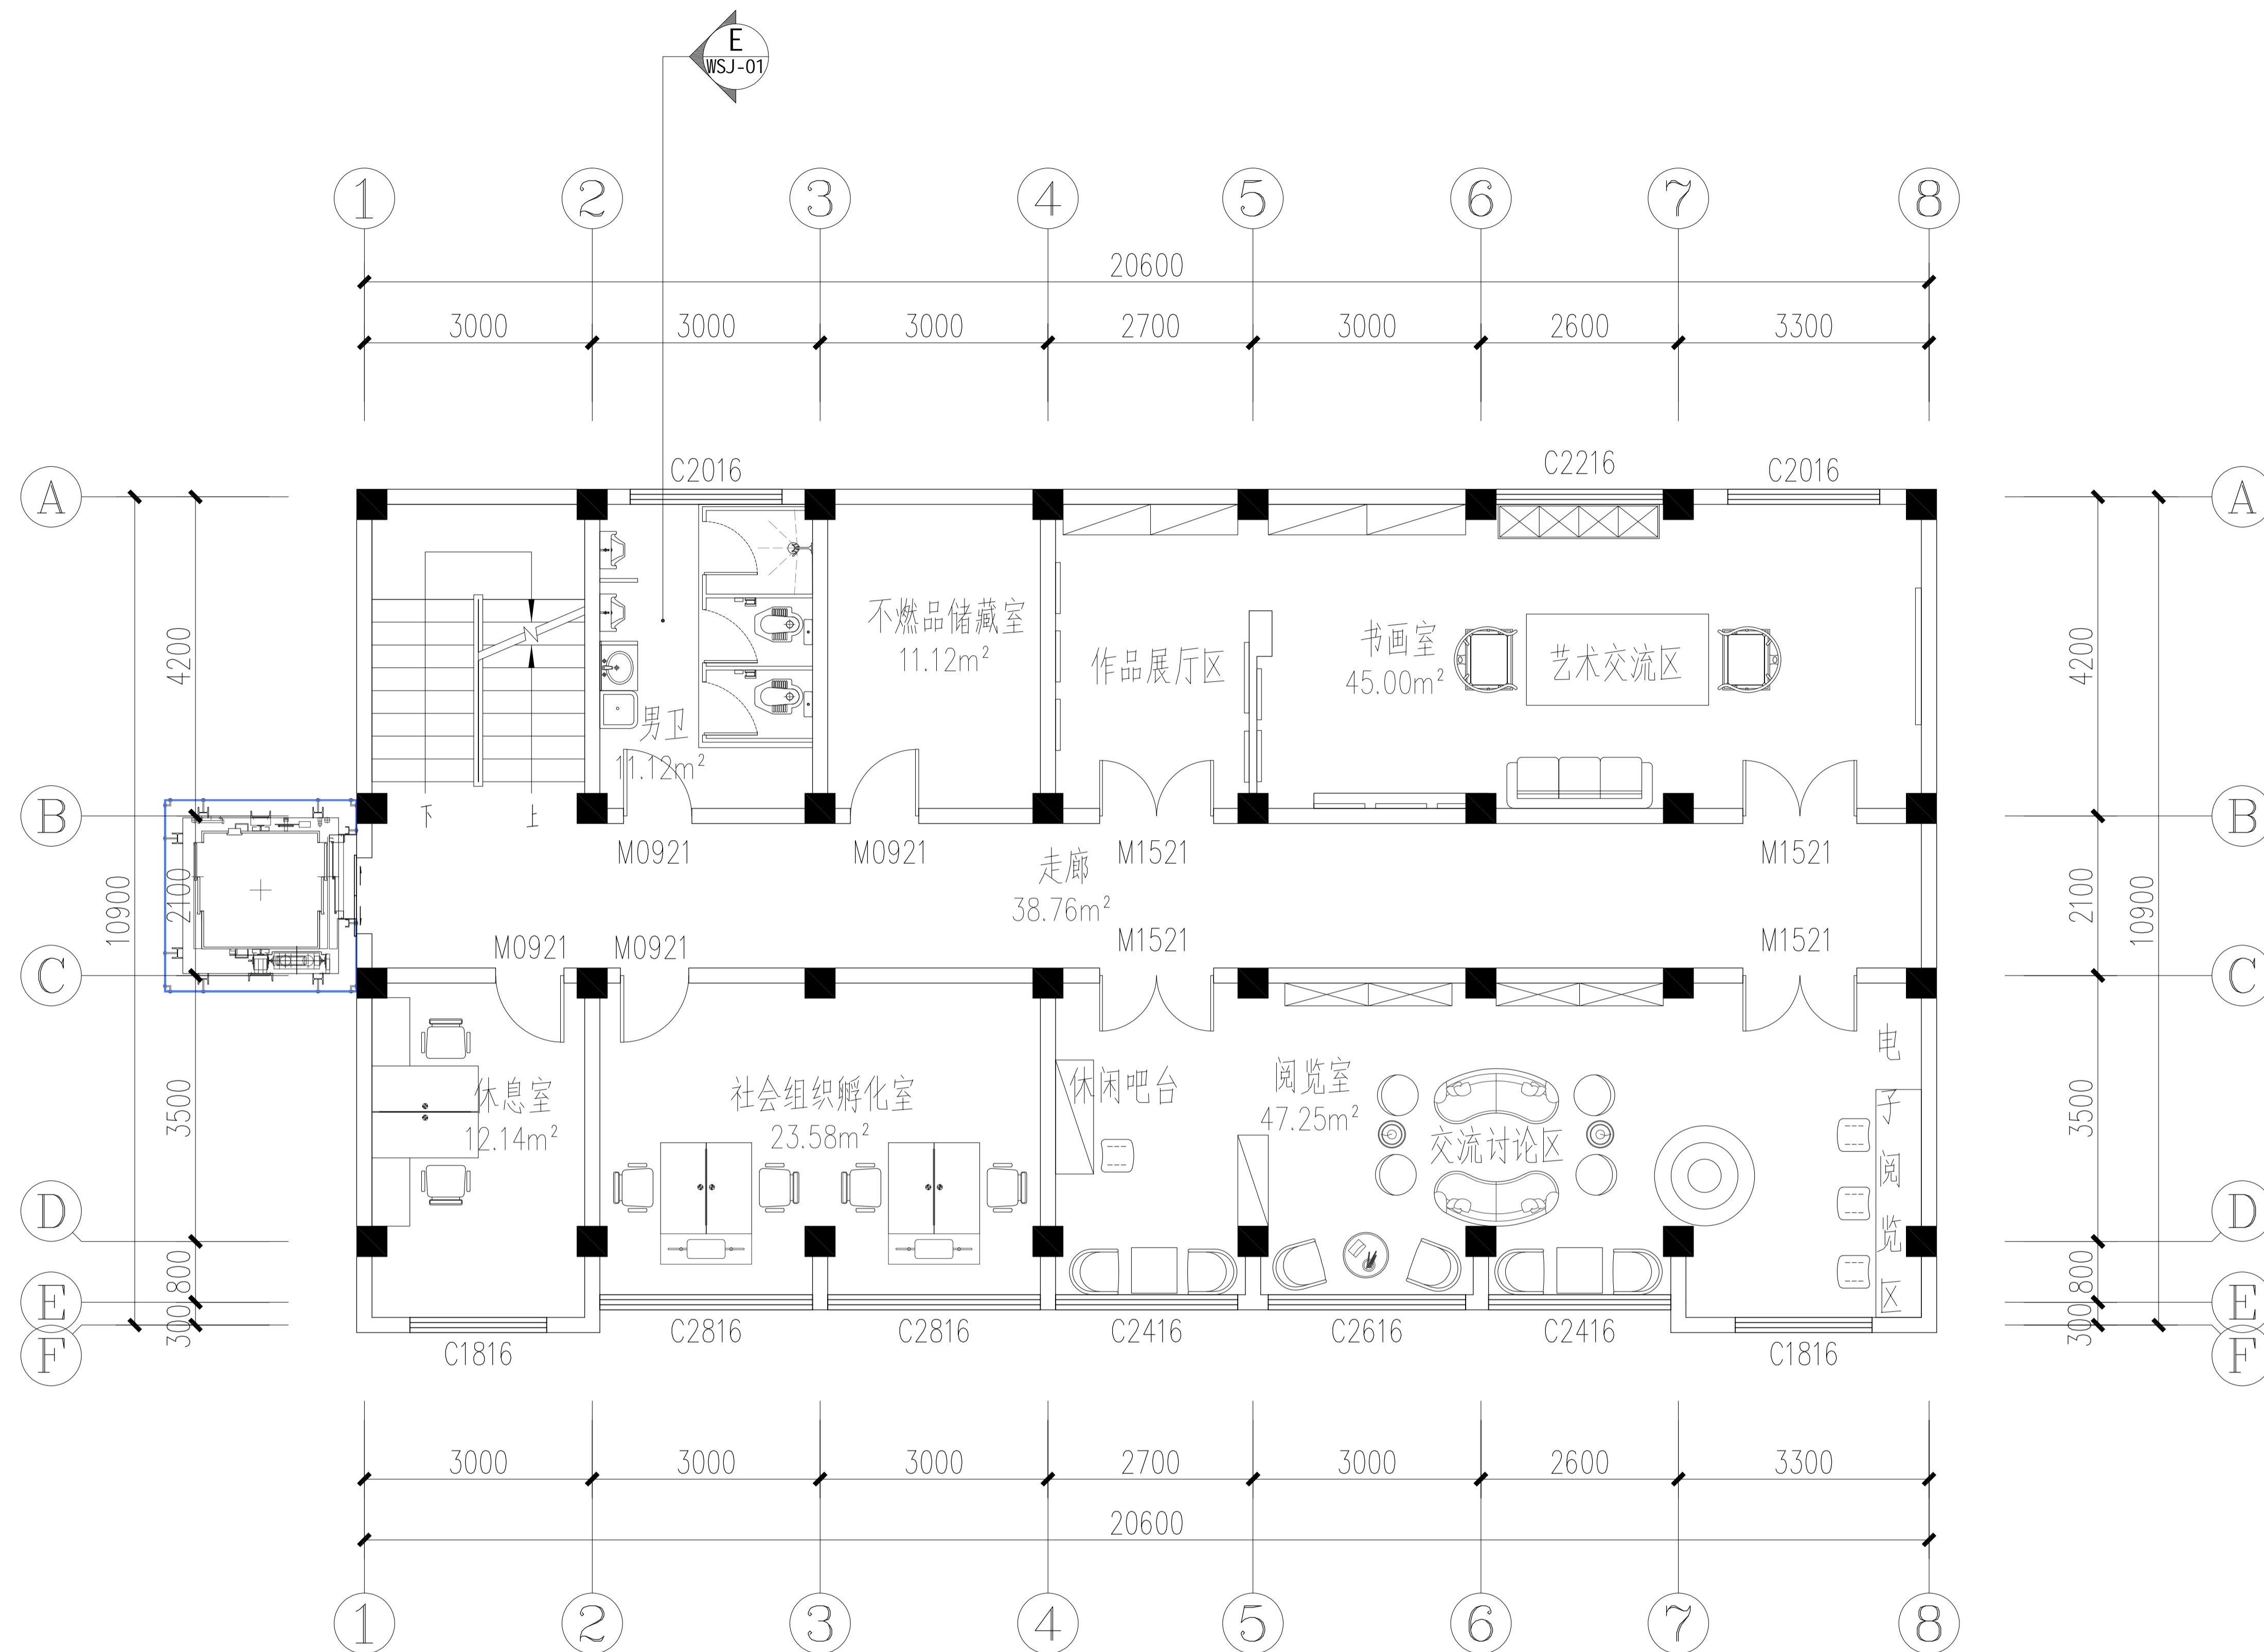


1N-3F FACADE INDEX 三层立面索引图
Scale 1: 50

专业
会签栏
姓名


 武汉市政工程设计研究院有限责任公司	工程名称	吴兴社区党群服务中心室内装修项目(四明路原房管局用房)	审定		专业负责人		图号	LP-2F
	子项	七层办公楼	审核		校核		版次/更改码	A/0
	工程编号	设计阶段	施工图设计	项目负责人		设计		日期

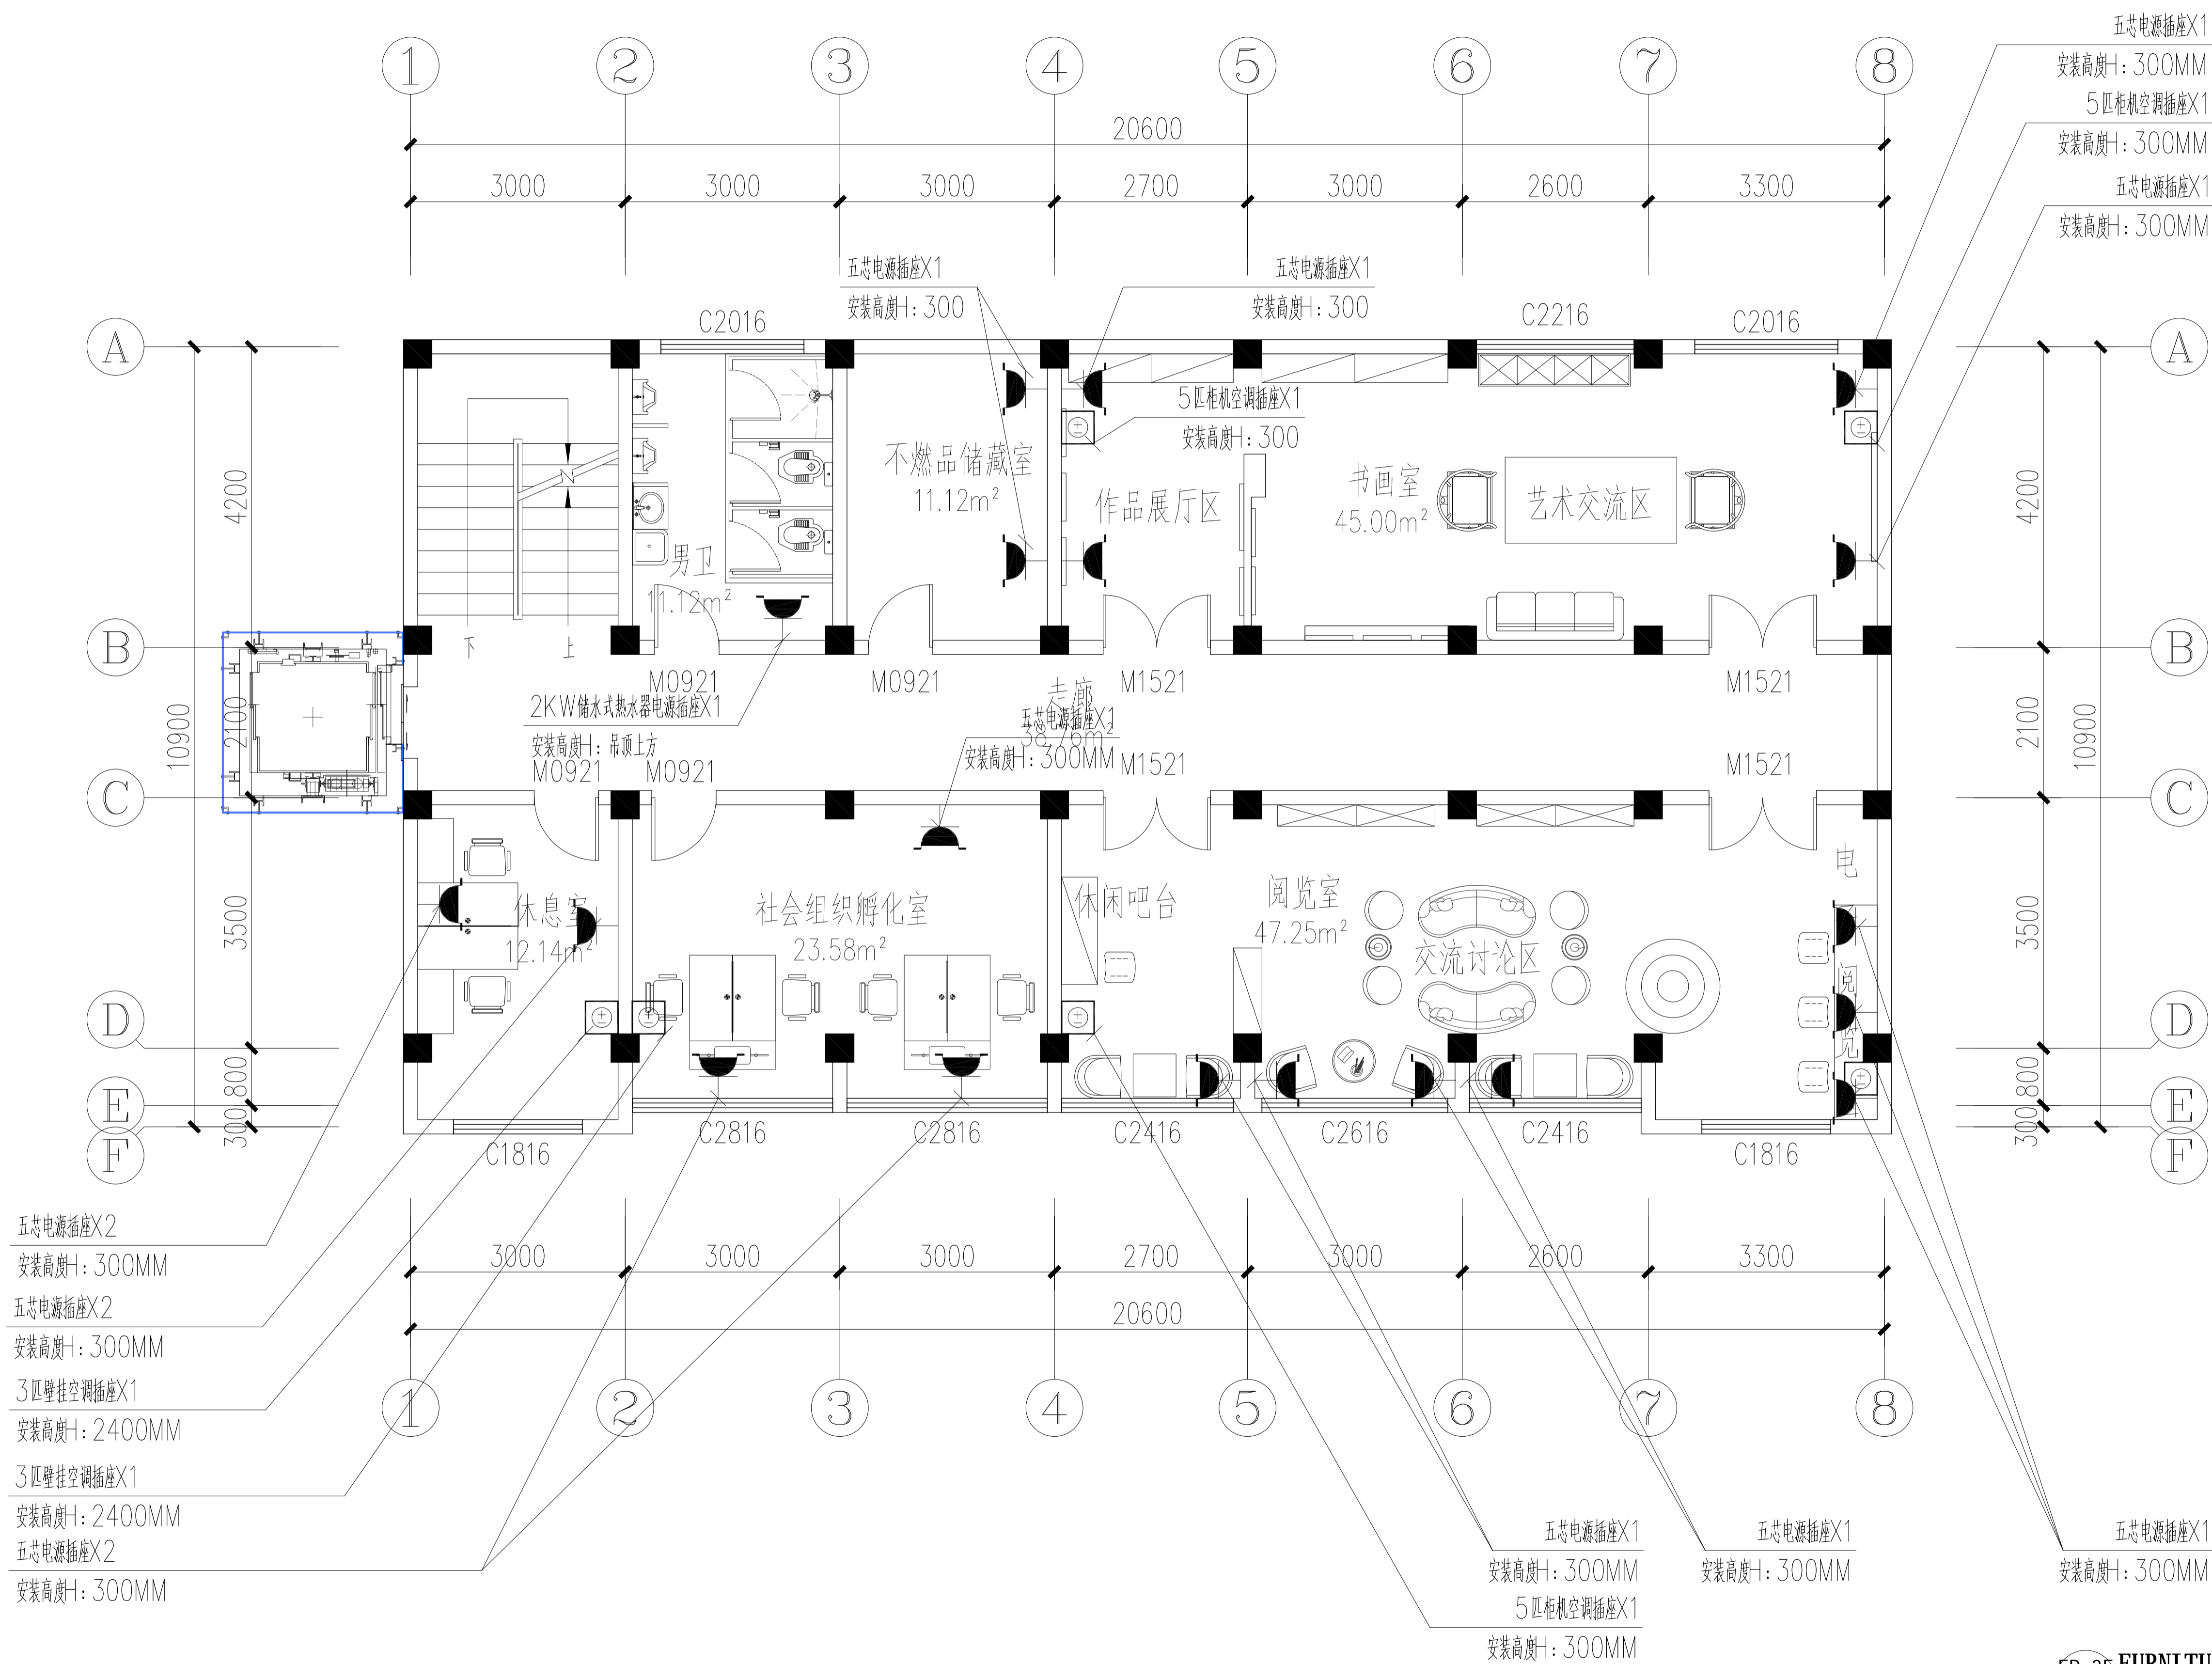

EP-3F FURNITURE 三层强电插座布置图
Scale 1:50

 武汉市政工程设计研究院有限责任公司	工程名称	吴兴社区党群服务中心室内装修项目(四明路原房管局用房)	审定		专业负责人		图号	EP-3F
	子项	七层办公楼	审核		校核		版次/更改码	A/0
	工程编号	设计阶段	施工图设计	项目负责人		设计		日期


专业 签名
会签栏

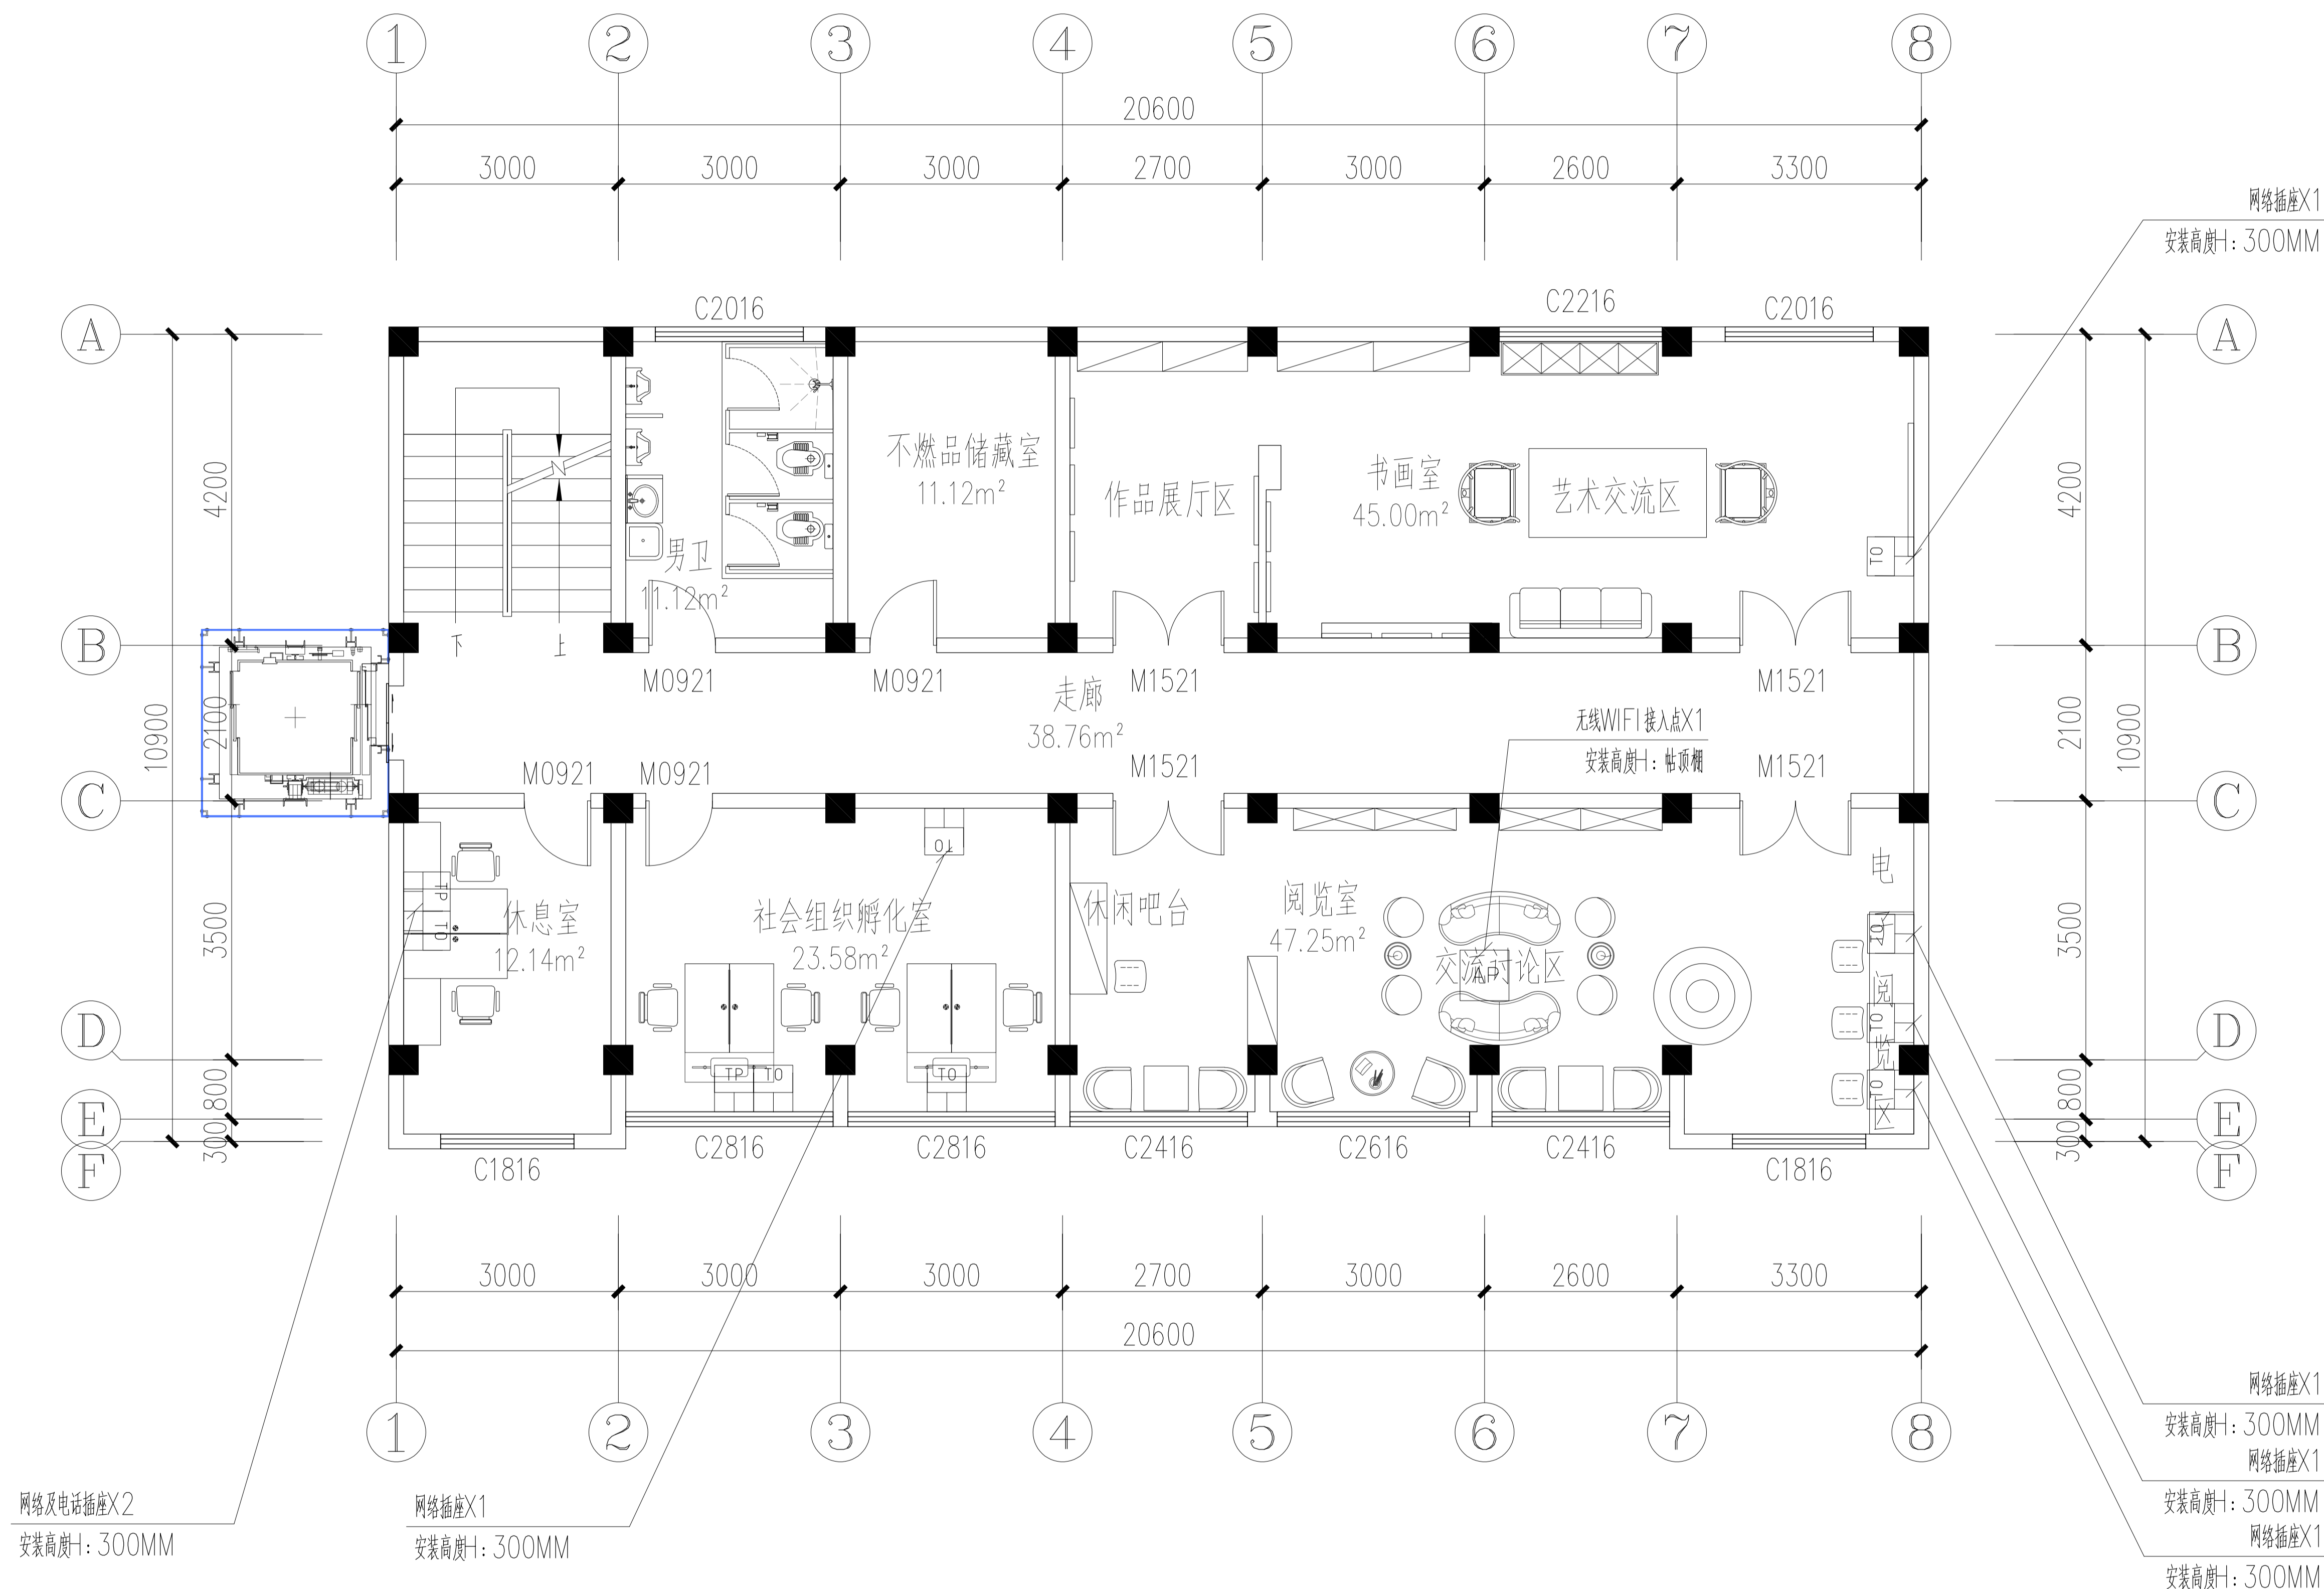

FF-3F FURNITURE 三层弱电插座布置图
Scale 1:50

专业
会签栏
姓名

武汉市政工程设计研究院有限责任公司	工程名称	吴兴社区党群服务中心室内装修项目(四明路原房管局用房)	审定		专业负责人		图号	FF-3F
	子项	七层办公楼	审核		校核		版次/更改码	A/0
	工程编号	设计阶段	施工图设计	项目负责人		设计	日期	2026.02

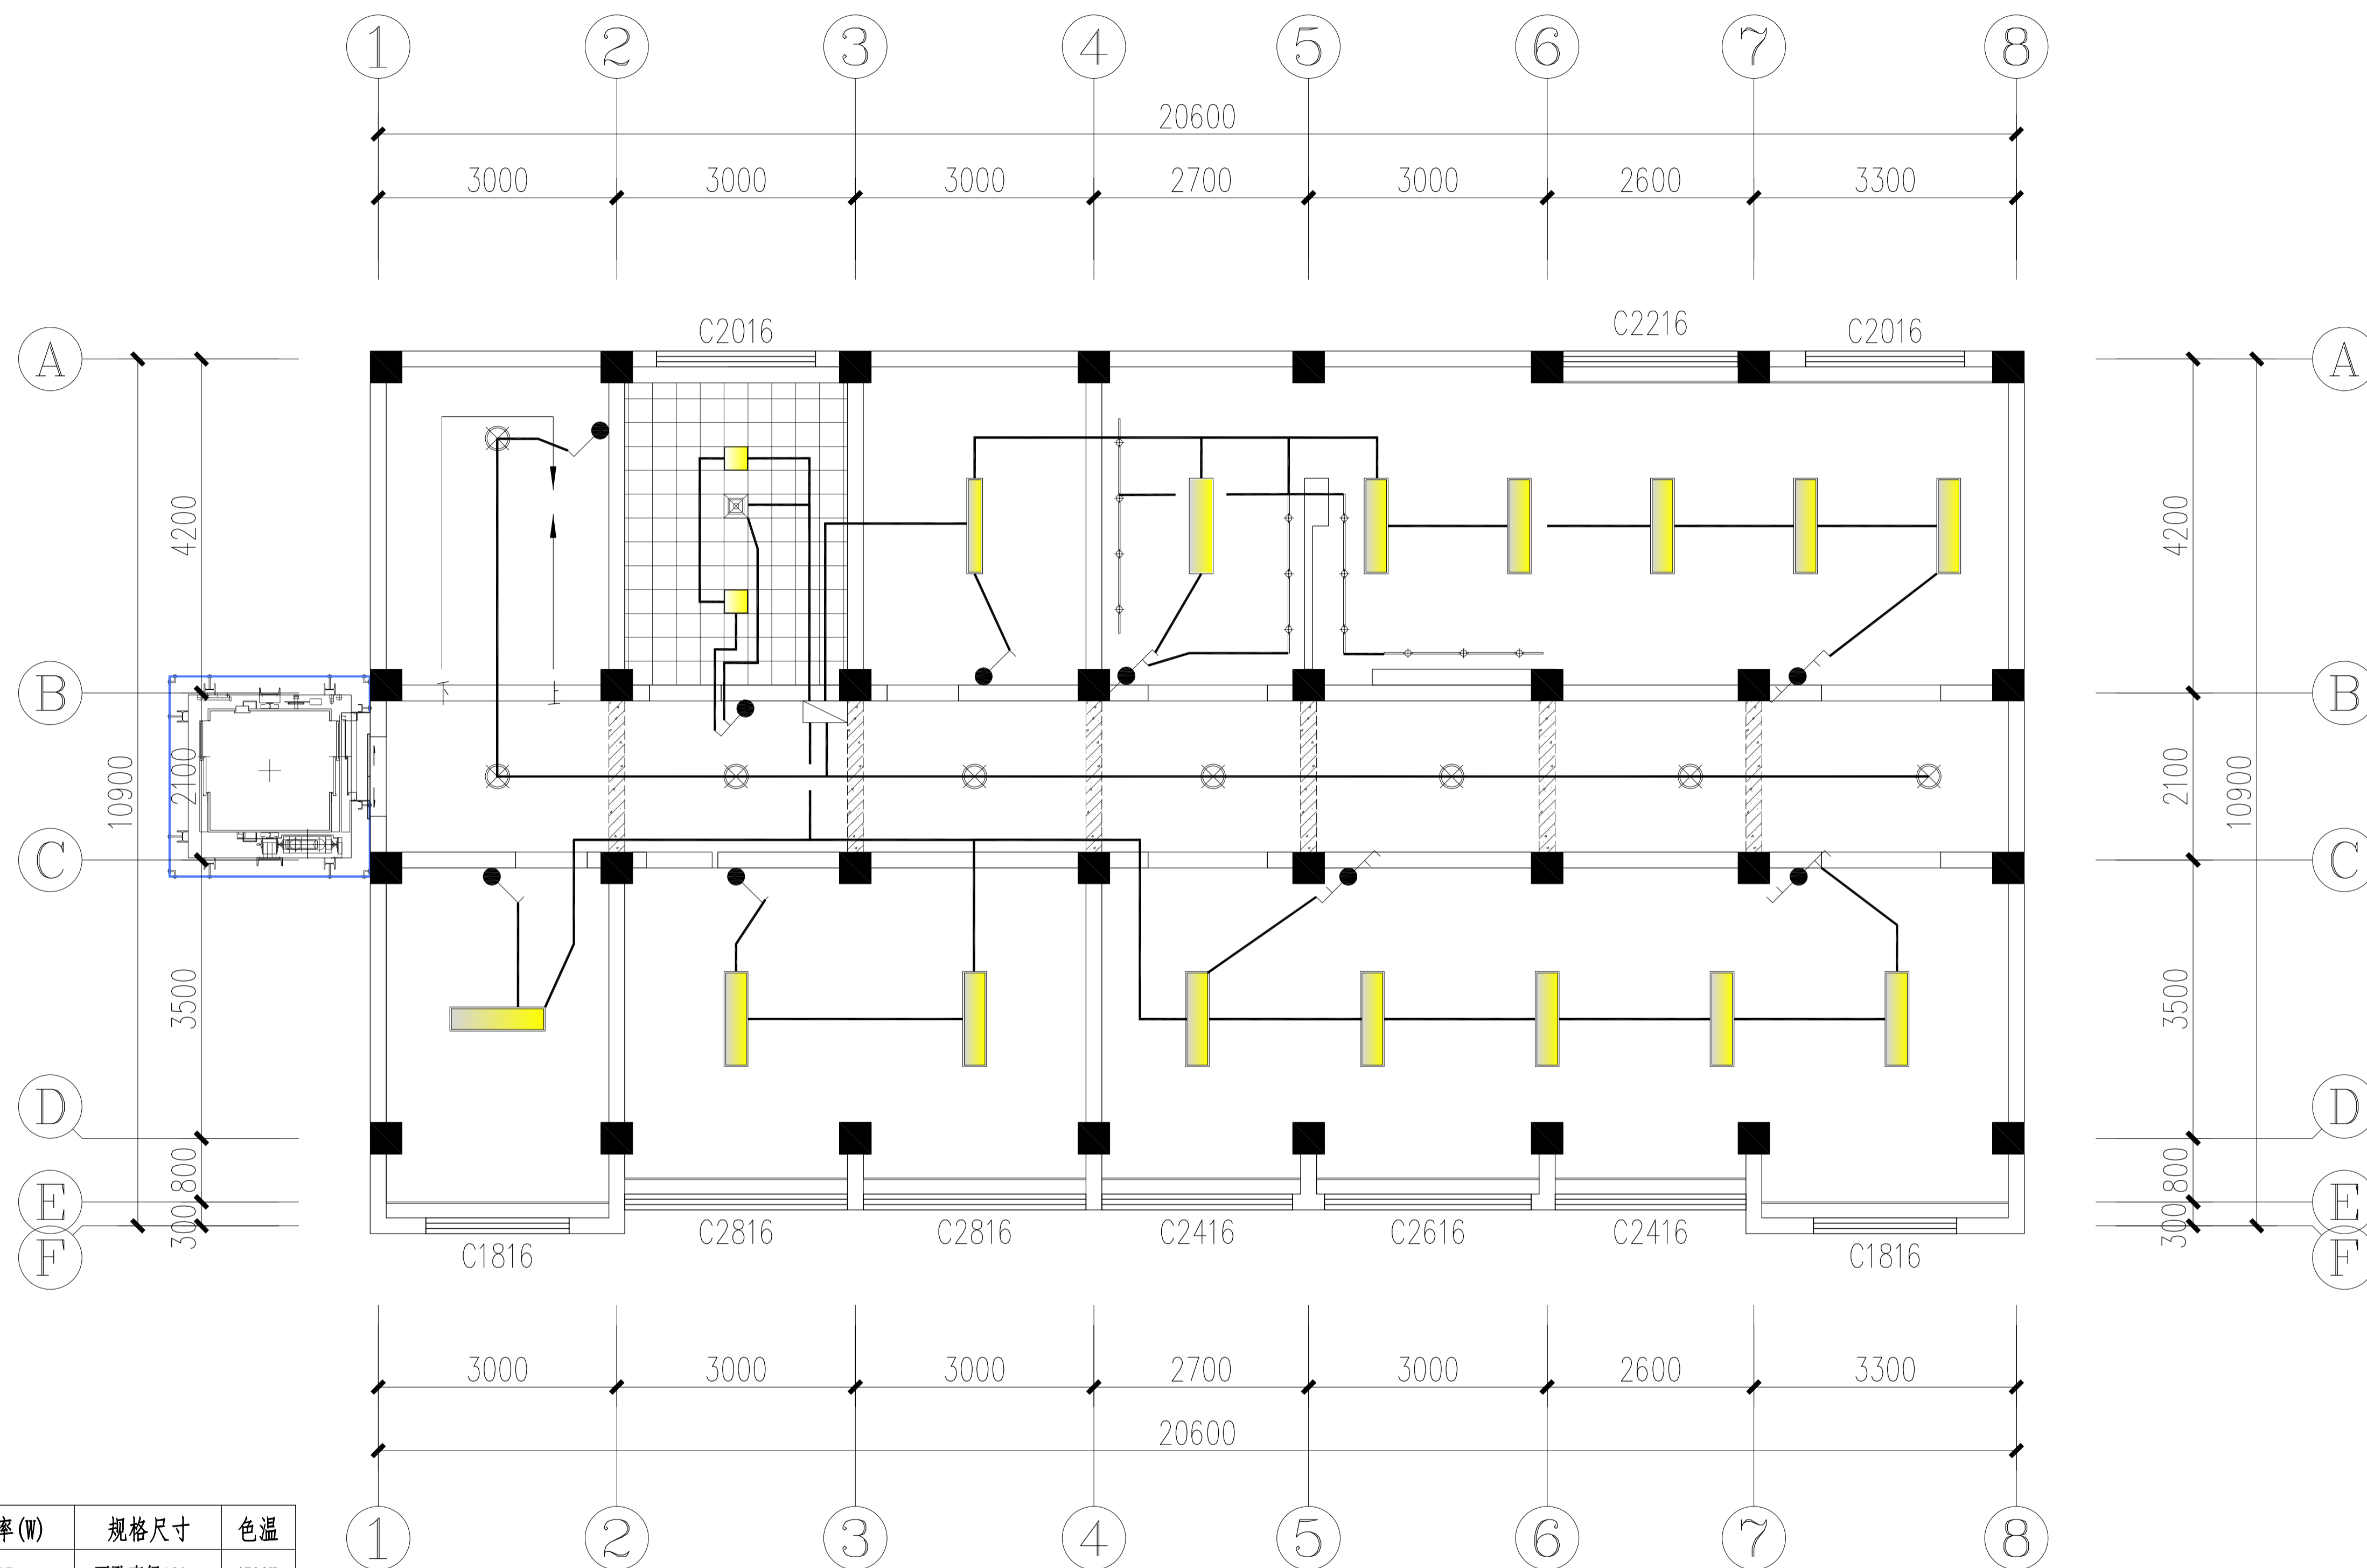


吊顶灯具电器选型表:

图例	名称	功率(W)	规格尺寸	色温
⊙	LED嵌入式防眩目可调筒灯	15	开孔直径120mm	4500K
—	200×1200LED吊装长条灯	45	200mm×1200mm	4500K
⊗	吸顶灯(选样)	15	φ220mm	4500K
—	LED轨道灯	10W×3	2米轨道+3筒灯	4500K
□	300×300平板灯	18	300mm×300mm	4500K
⊗	集成吊顶嵌入式排风扇		300mm×300mm	

说明: 图中除特别标注的尺寸单位外均为毫米。

LP-3F LAMPS POSITIONING 三层灯具开关点位图


Scale 1: 50

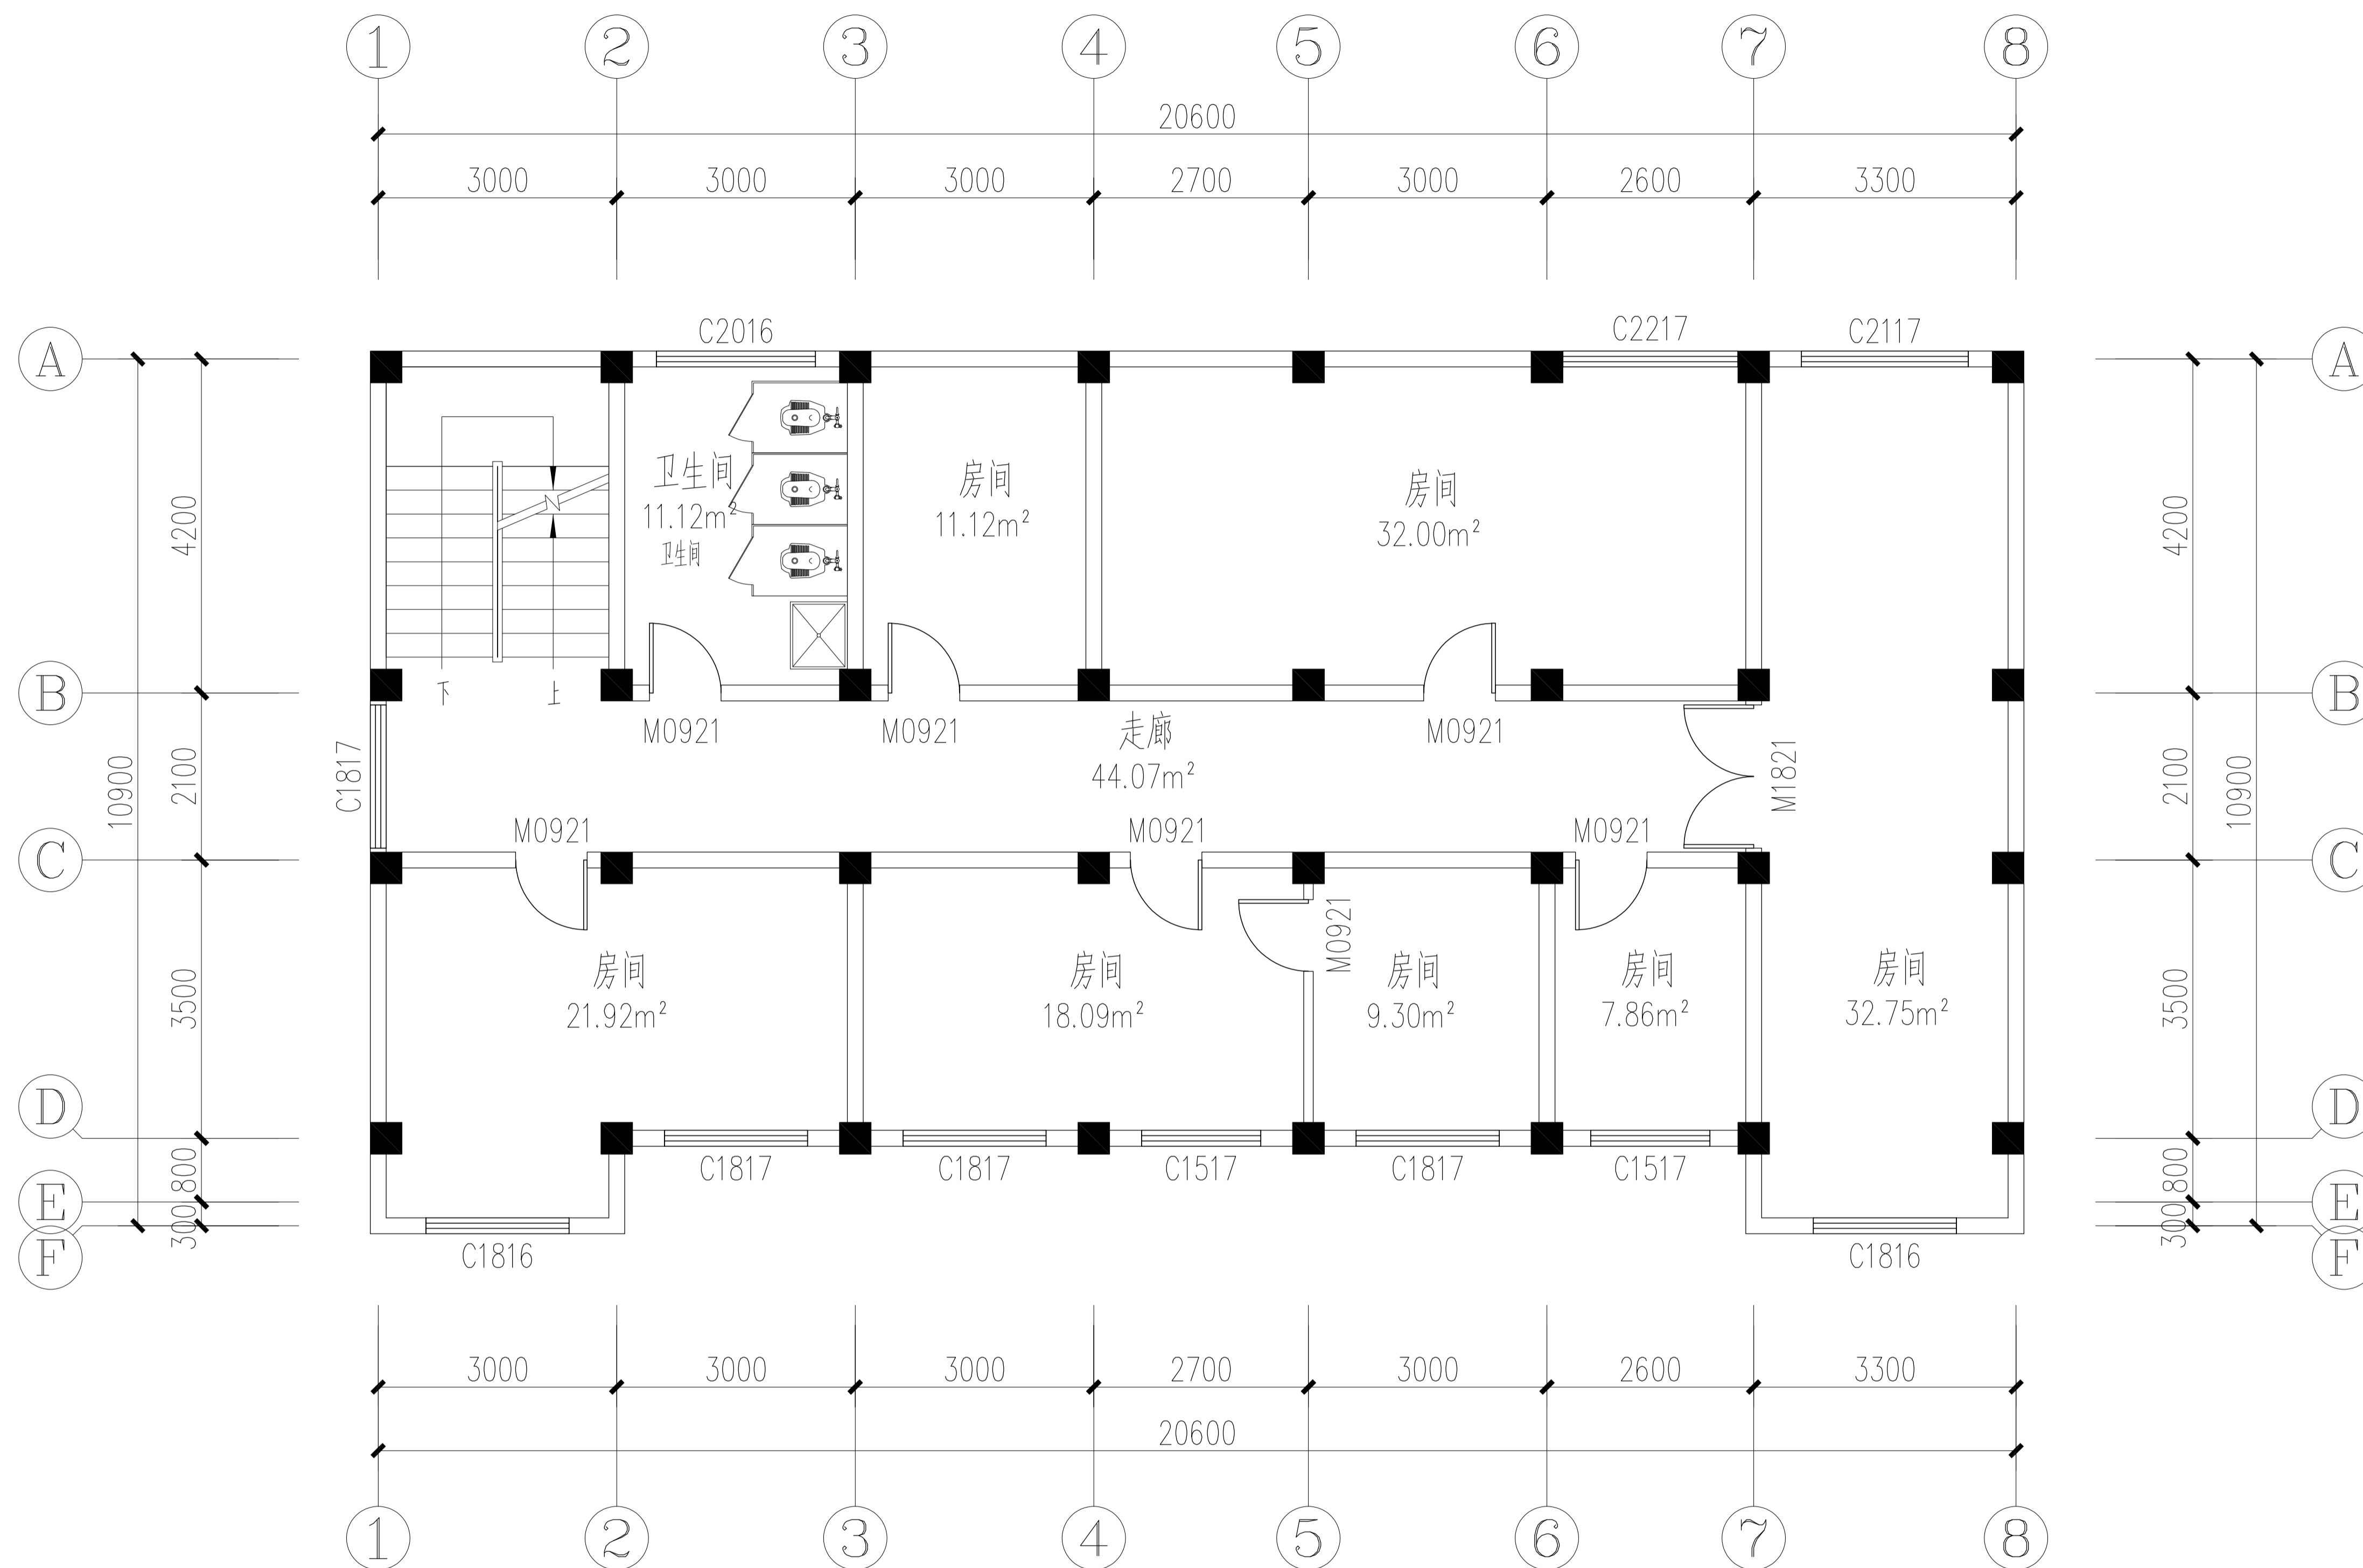

OR-4F ORIGINAL FLOORE 四层现状平面图
Scale 1: 50

武汉市政工程设计研究院有限责任公司	工程名称	吴兴社区党群服务中心室内装修项目(四明路原房管局用房)	审定		专业负责人		图号	OR-4F
	子项	七层办公楼	审核		校核		版次/更改码	A/0
	工程编号	设计阶段	施工图设计	项目负责人	设计		日期	2026.02

专业
会签栏
签名

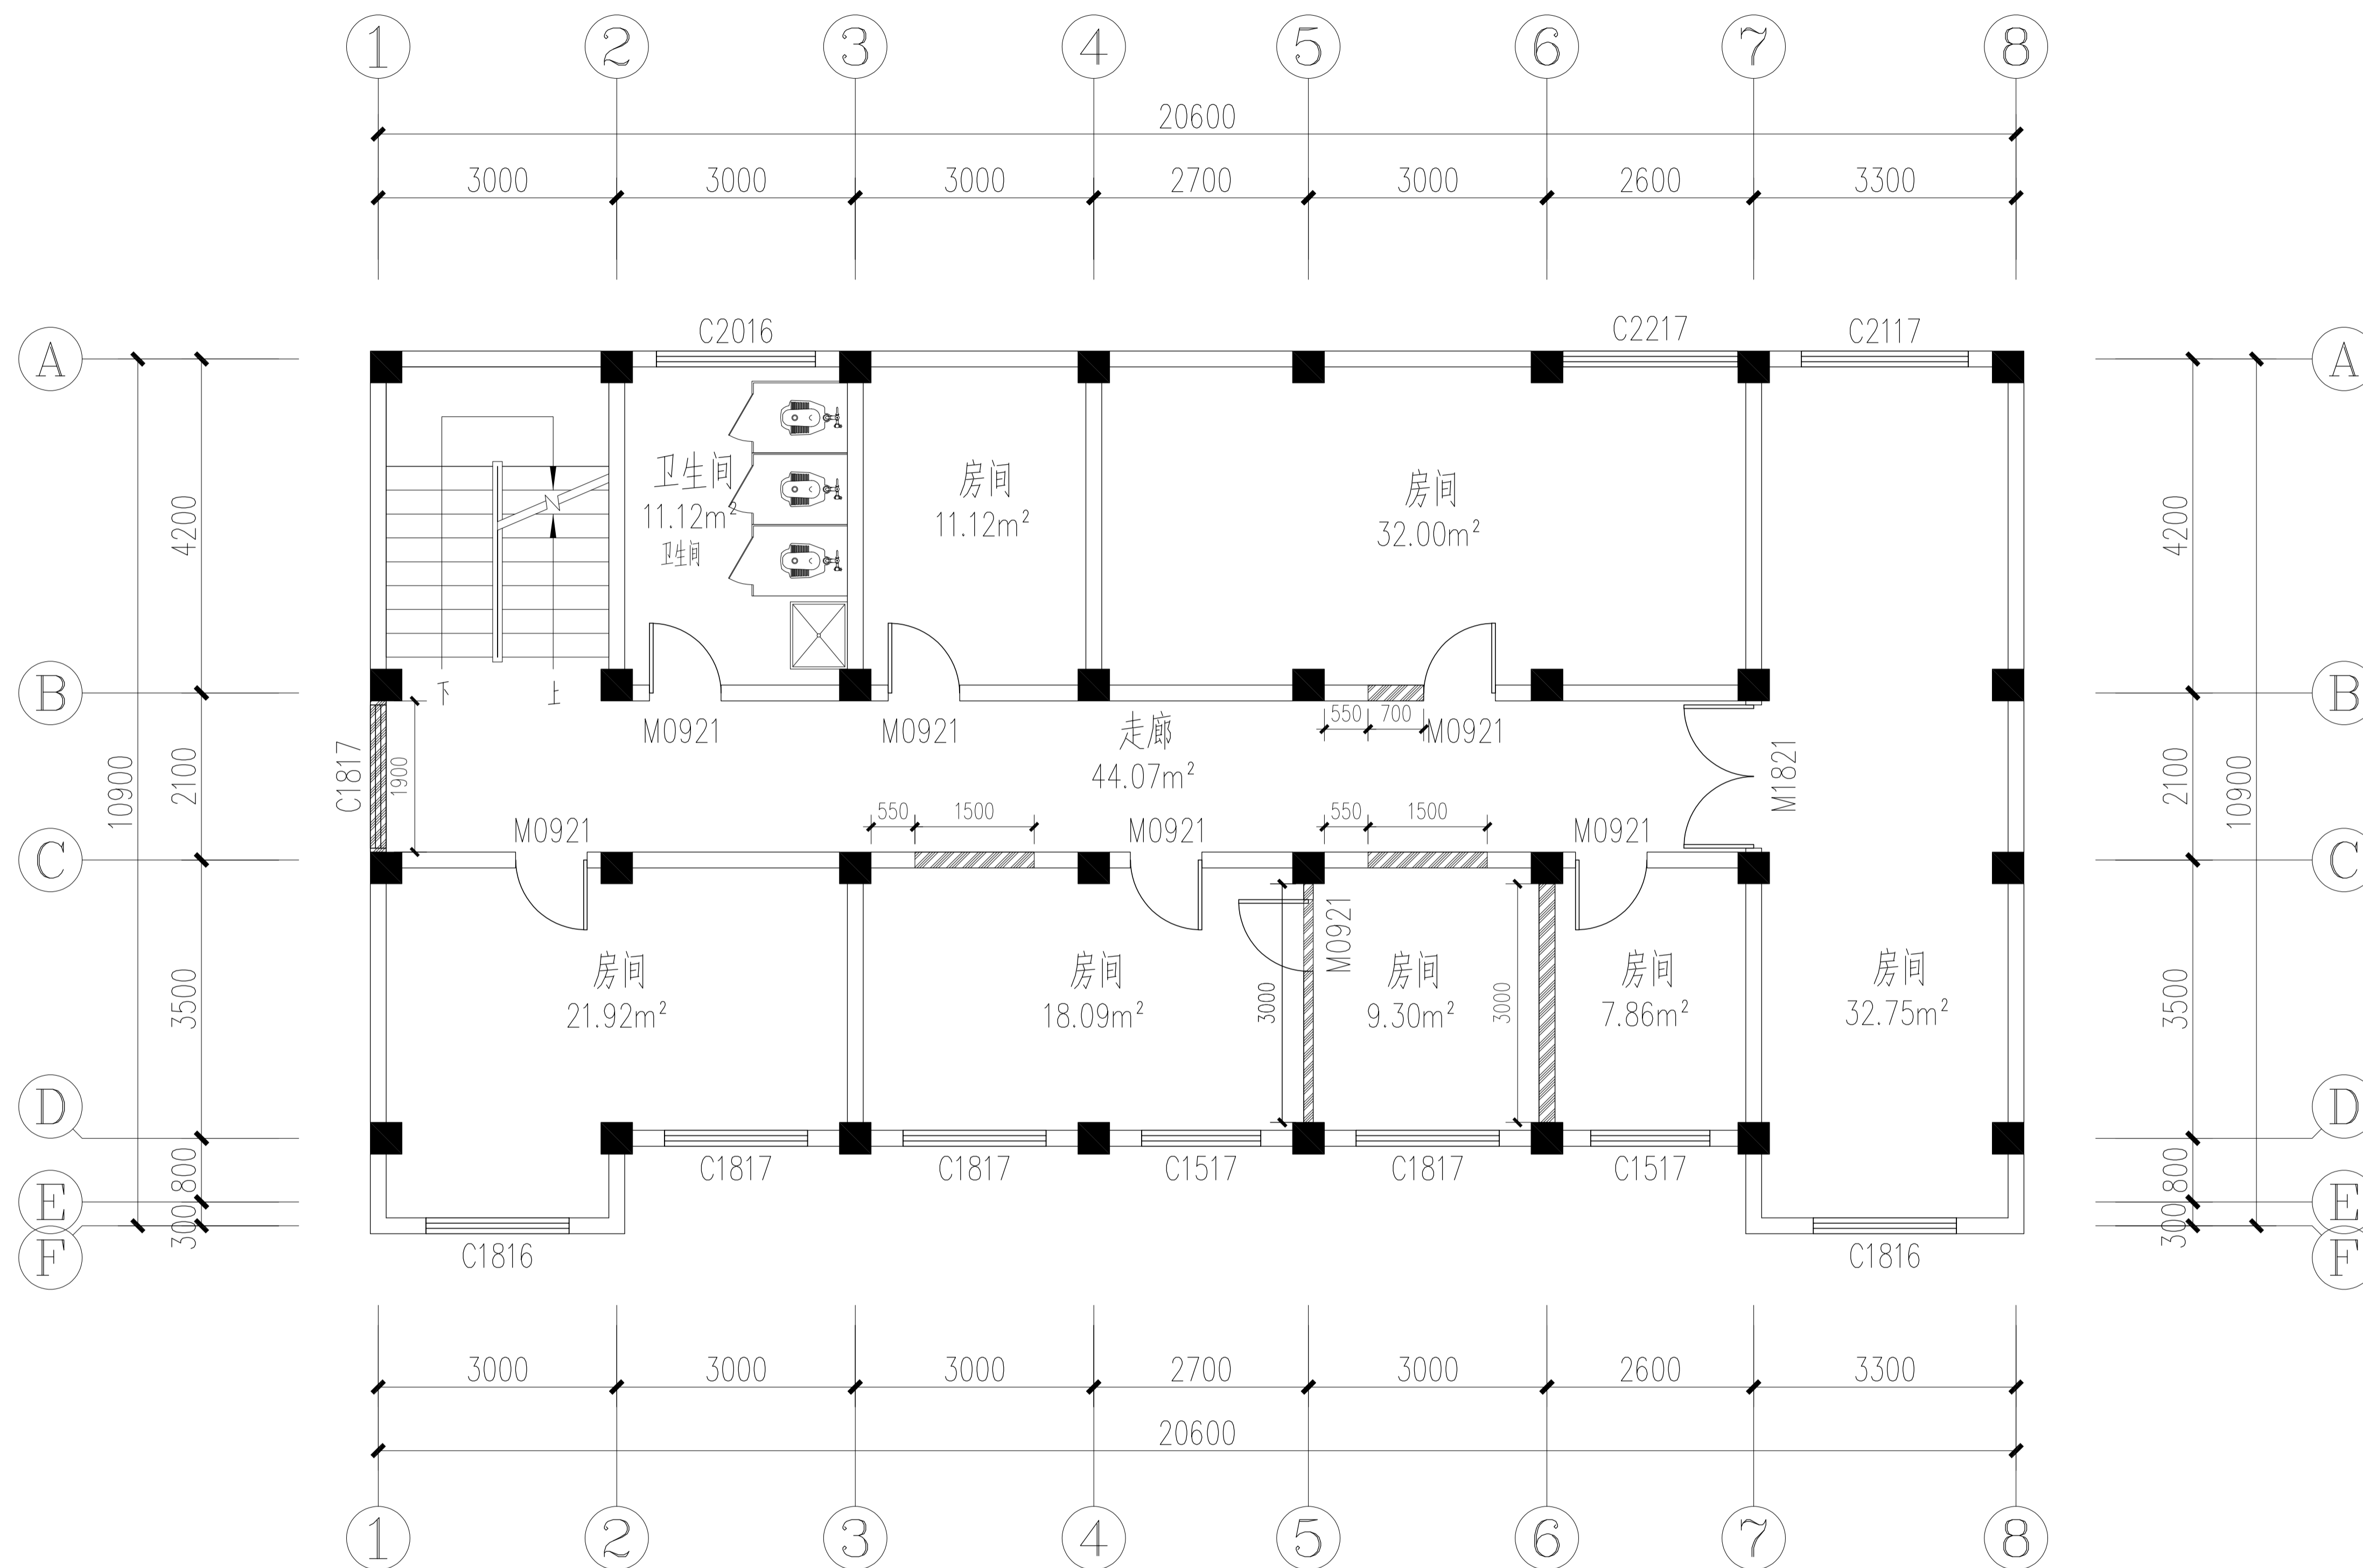


图例	名称
	内装修墙体拆除部分

WD-4F WALL DEMOLITION 四层墙体拆除图
Scale 1:50

武汉市政工程设计研究院有限责任公司	工程名称	吴兴社区党群服务中心室内装修项目(四明路原房管局用房)	审定		专业负责人		图号	WD-4F
	子项	七层办公楼	审核		校核		版次/更改码	A/0
	工程编号	设计阶段	施工图设计	项目负责人		设计		日期

专业
会签栏
姓名

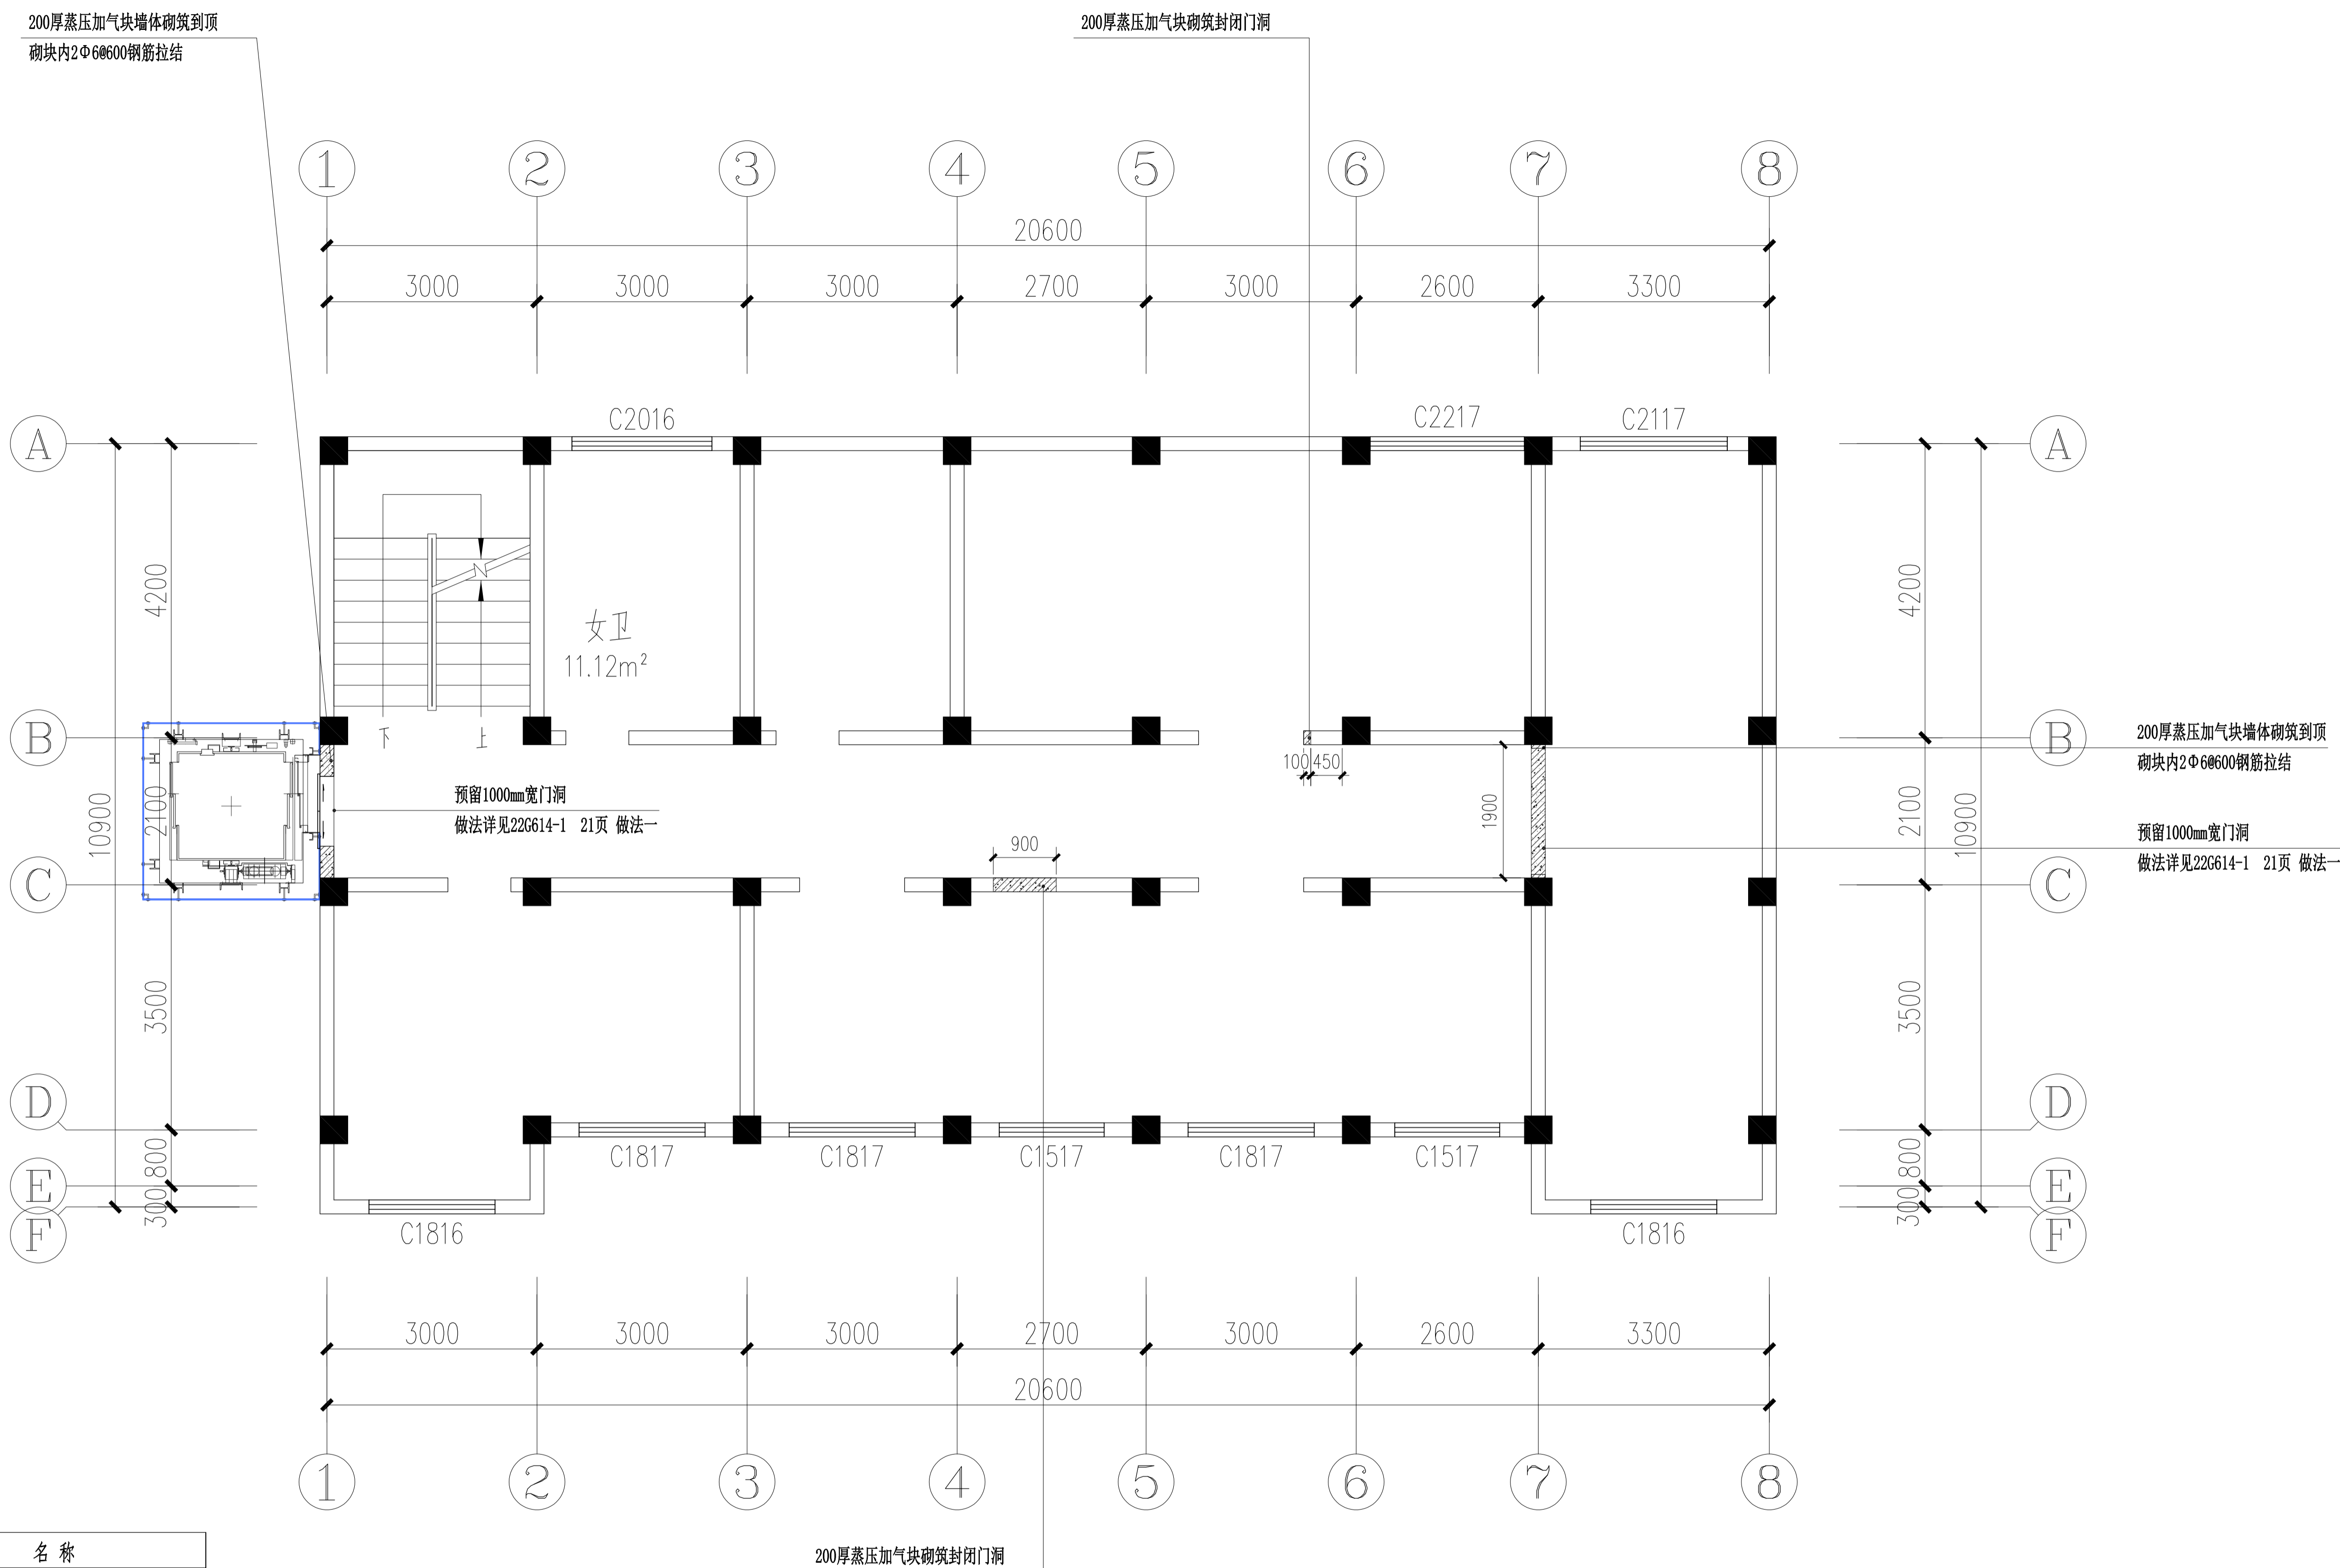


图例	名称
	100厚加气混凝土砌体墙
	轻钢龙骨纤维水泥板轻质隔墙

WM-4F WALL MASONRY 四层墙体砌筑图
Scale 1: 50


专业
会签栏
姓名


武汉市政工程设计研究院有限责任公司	工程名称	吴兴社区党群服务中心室内装修项目(四明路原房管局用房)	审定		专业负责人		图号	WM-4F
	子项	七层办公楼	审核		校核		版次/更改码	A/0
	工程编号	设计阶段	施工图设计	项目负责人	设计		日期	2026.02

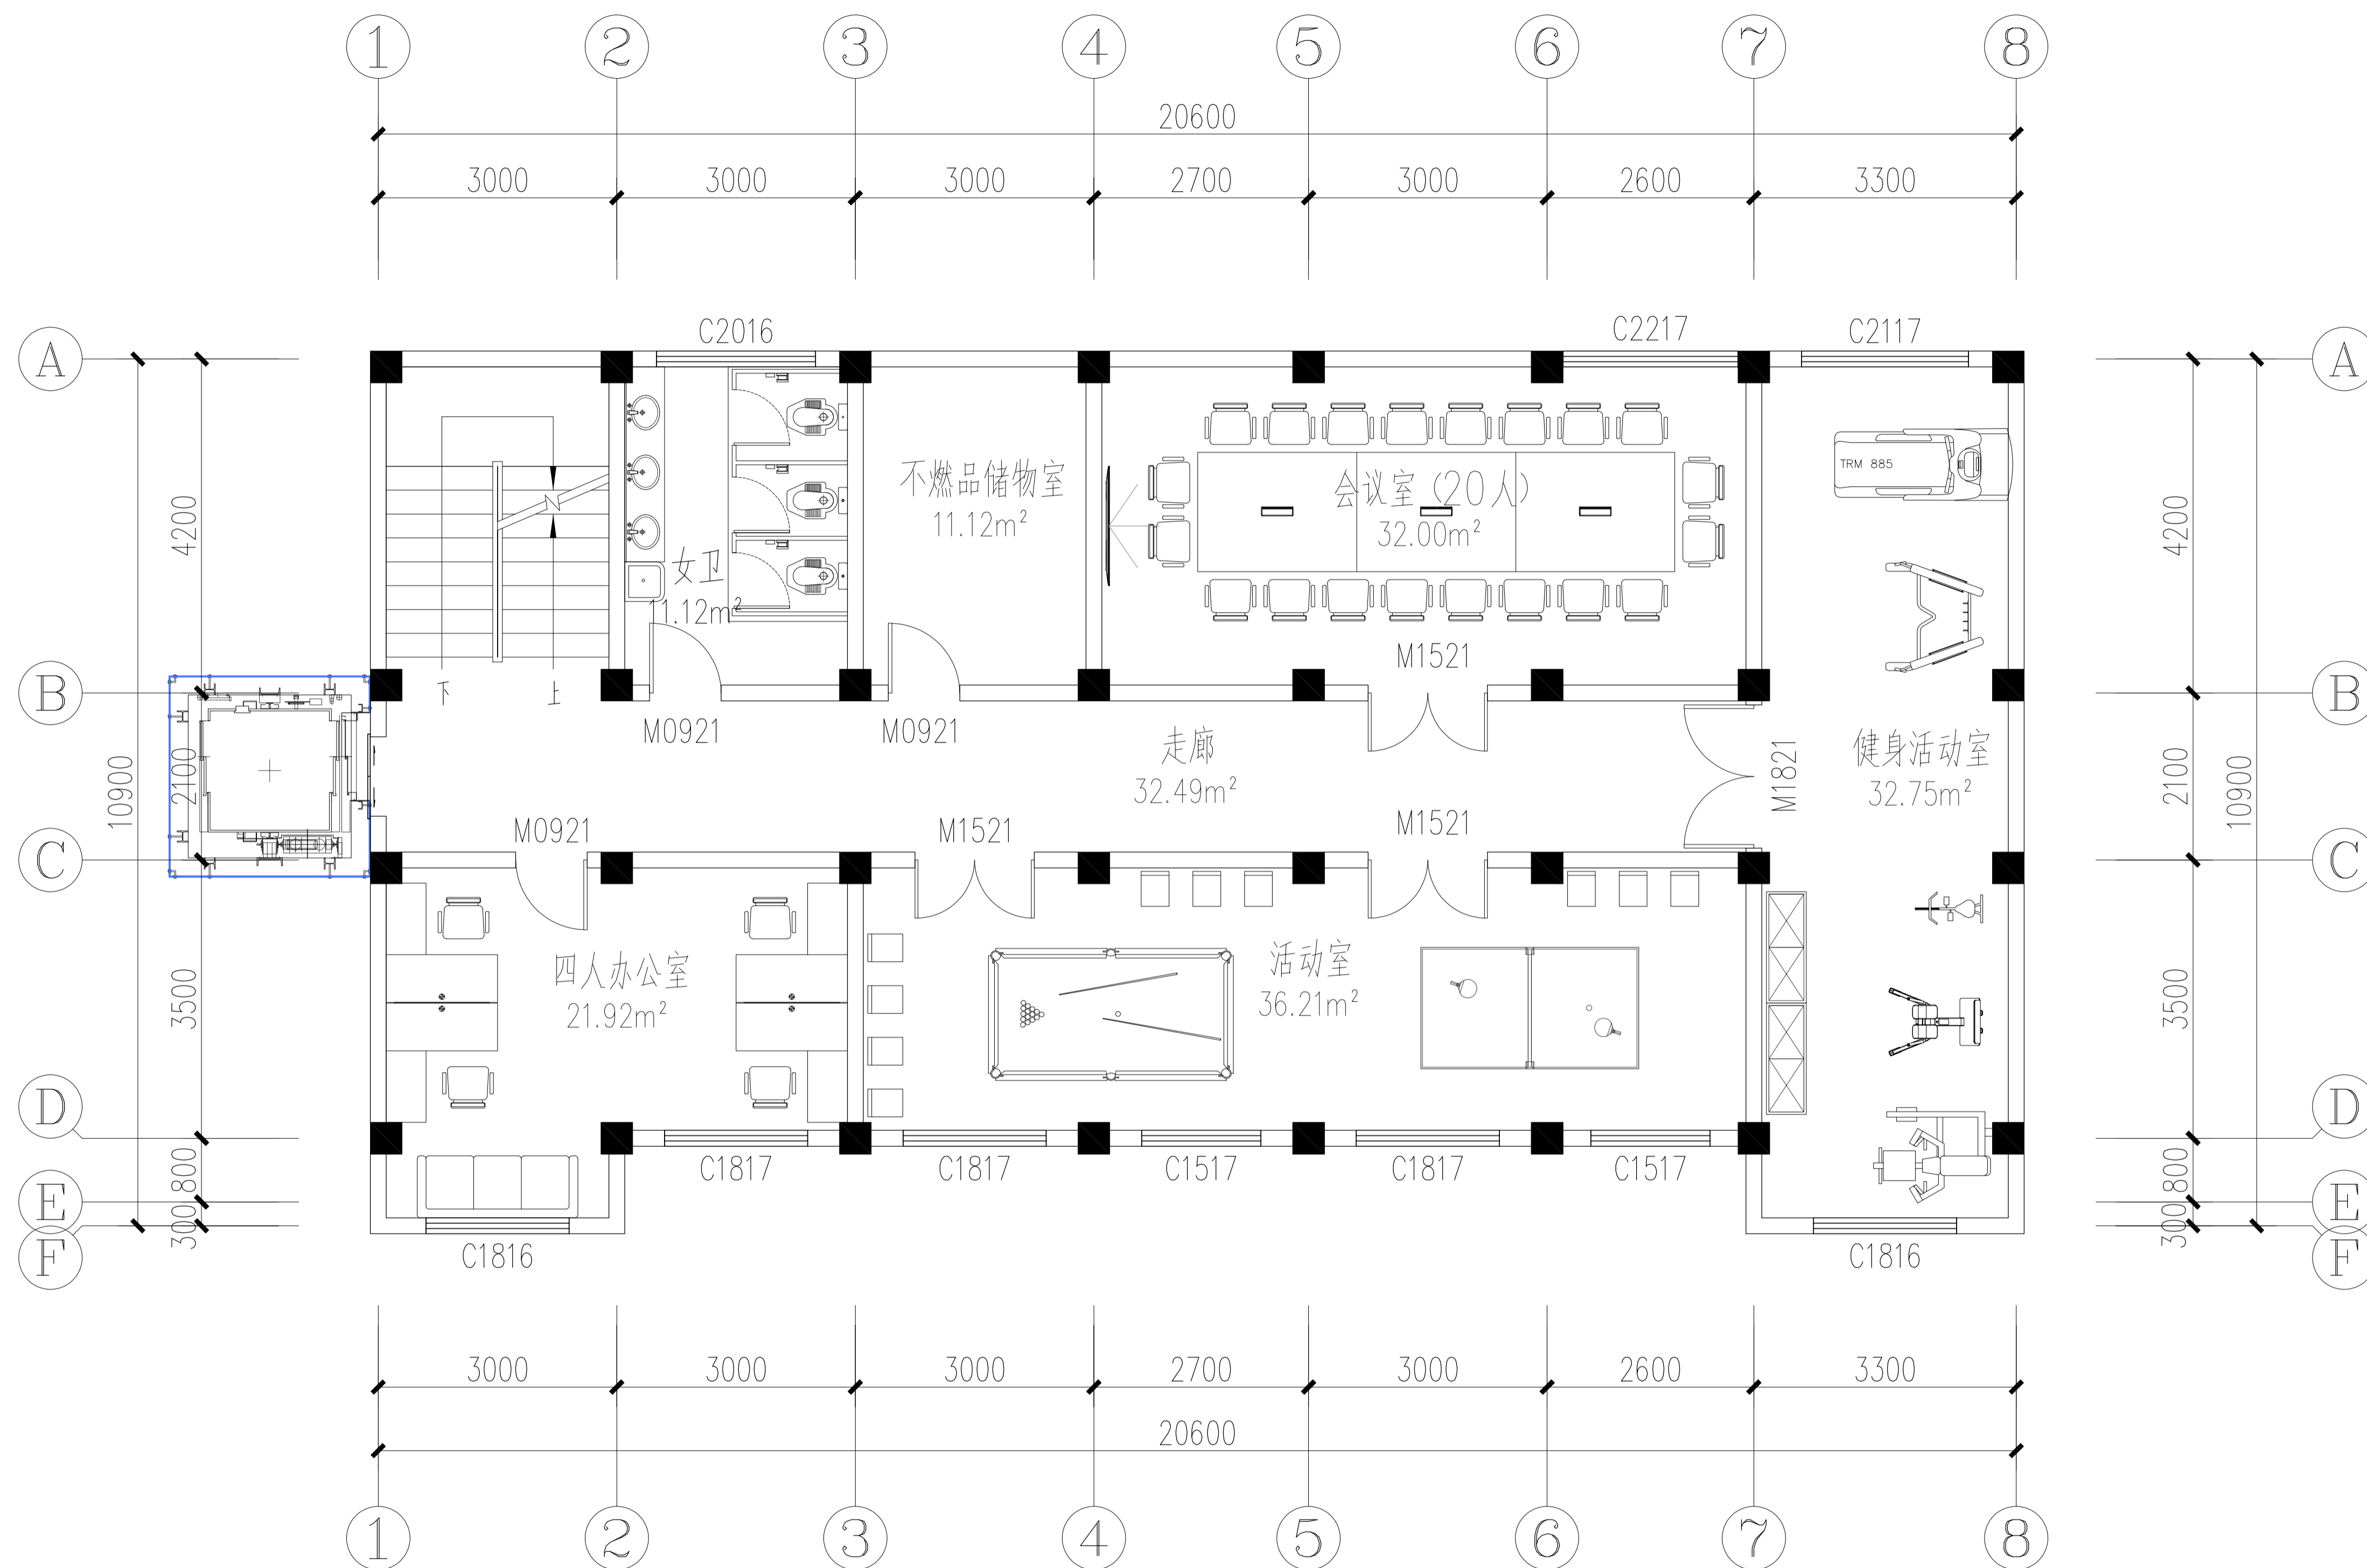

专业
会签栏
签名

FF-4F FURNITURE 四层平面布置图
Scale 1:50

 武汉市政工程设计研究院有限责任公司	工程名称	吴兴社区党群服务中心室内装修项目(四明路原房管局用房)	审定		专业负责人		图号	FF-4F
	子项	七层办公楼	审核		校核		版次/更改码	A/0
	工程编号	设计阶段	施工图设计	项目负责人		设计		日期

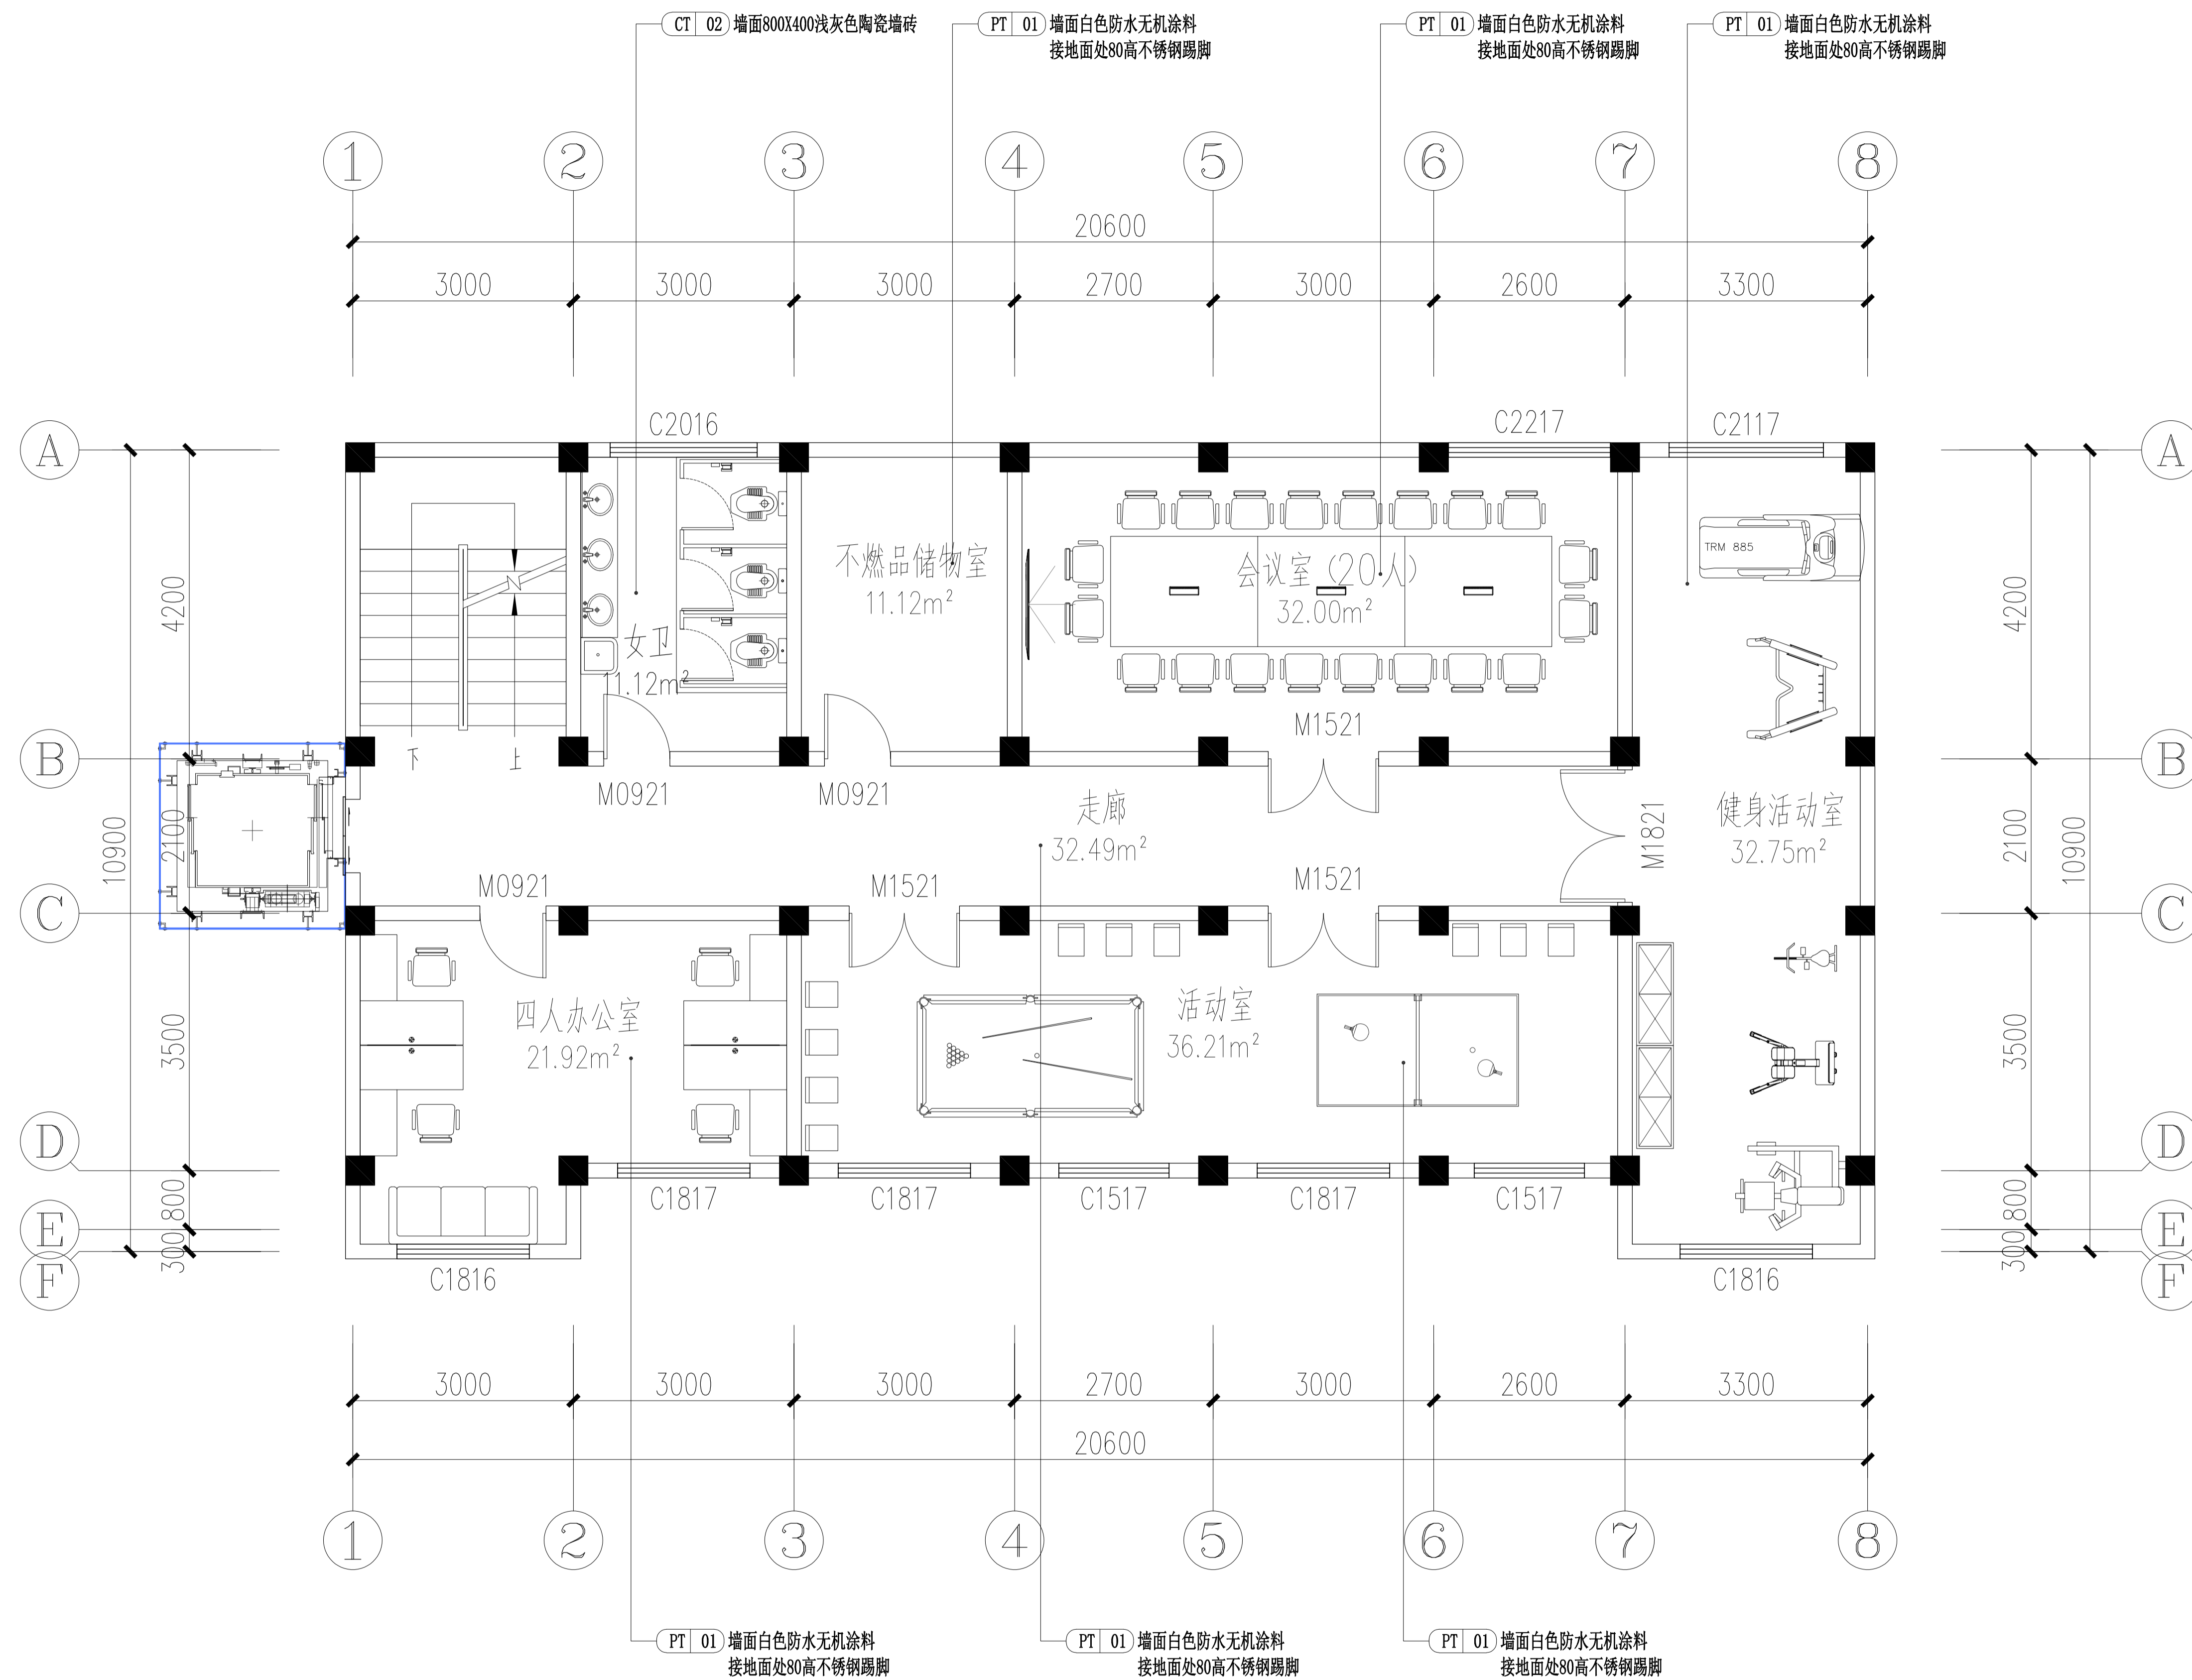

F1-4F FACADE INDEX 四层材料标志图
Scale 1:50

专业
会签栏
姓名

武汉市政工程设计研究院有限责任公司


工程名称 吴兴社区党群服务中心室内装修项目(四明路原房管局用房)
子项 七层办公楼
工程编号 设计阶段 施工图设计

四层材料标志图

审定
审核
项目负责人

专业负责人
校核
设计

图号 F1-4F
版次/更改码 A/0
日期 2026.02

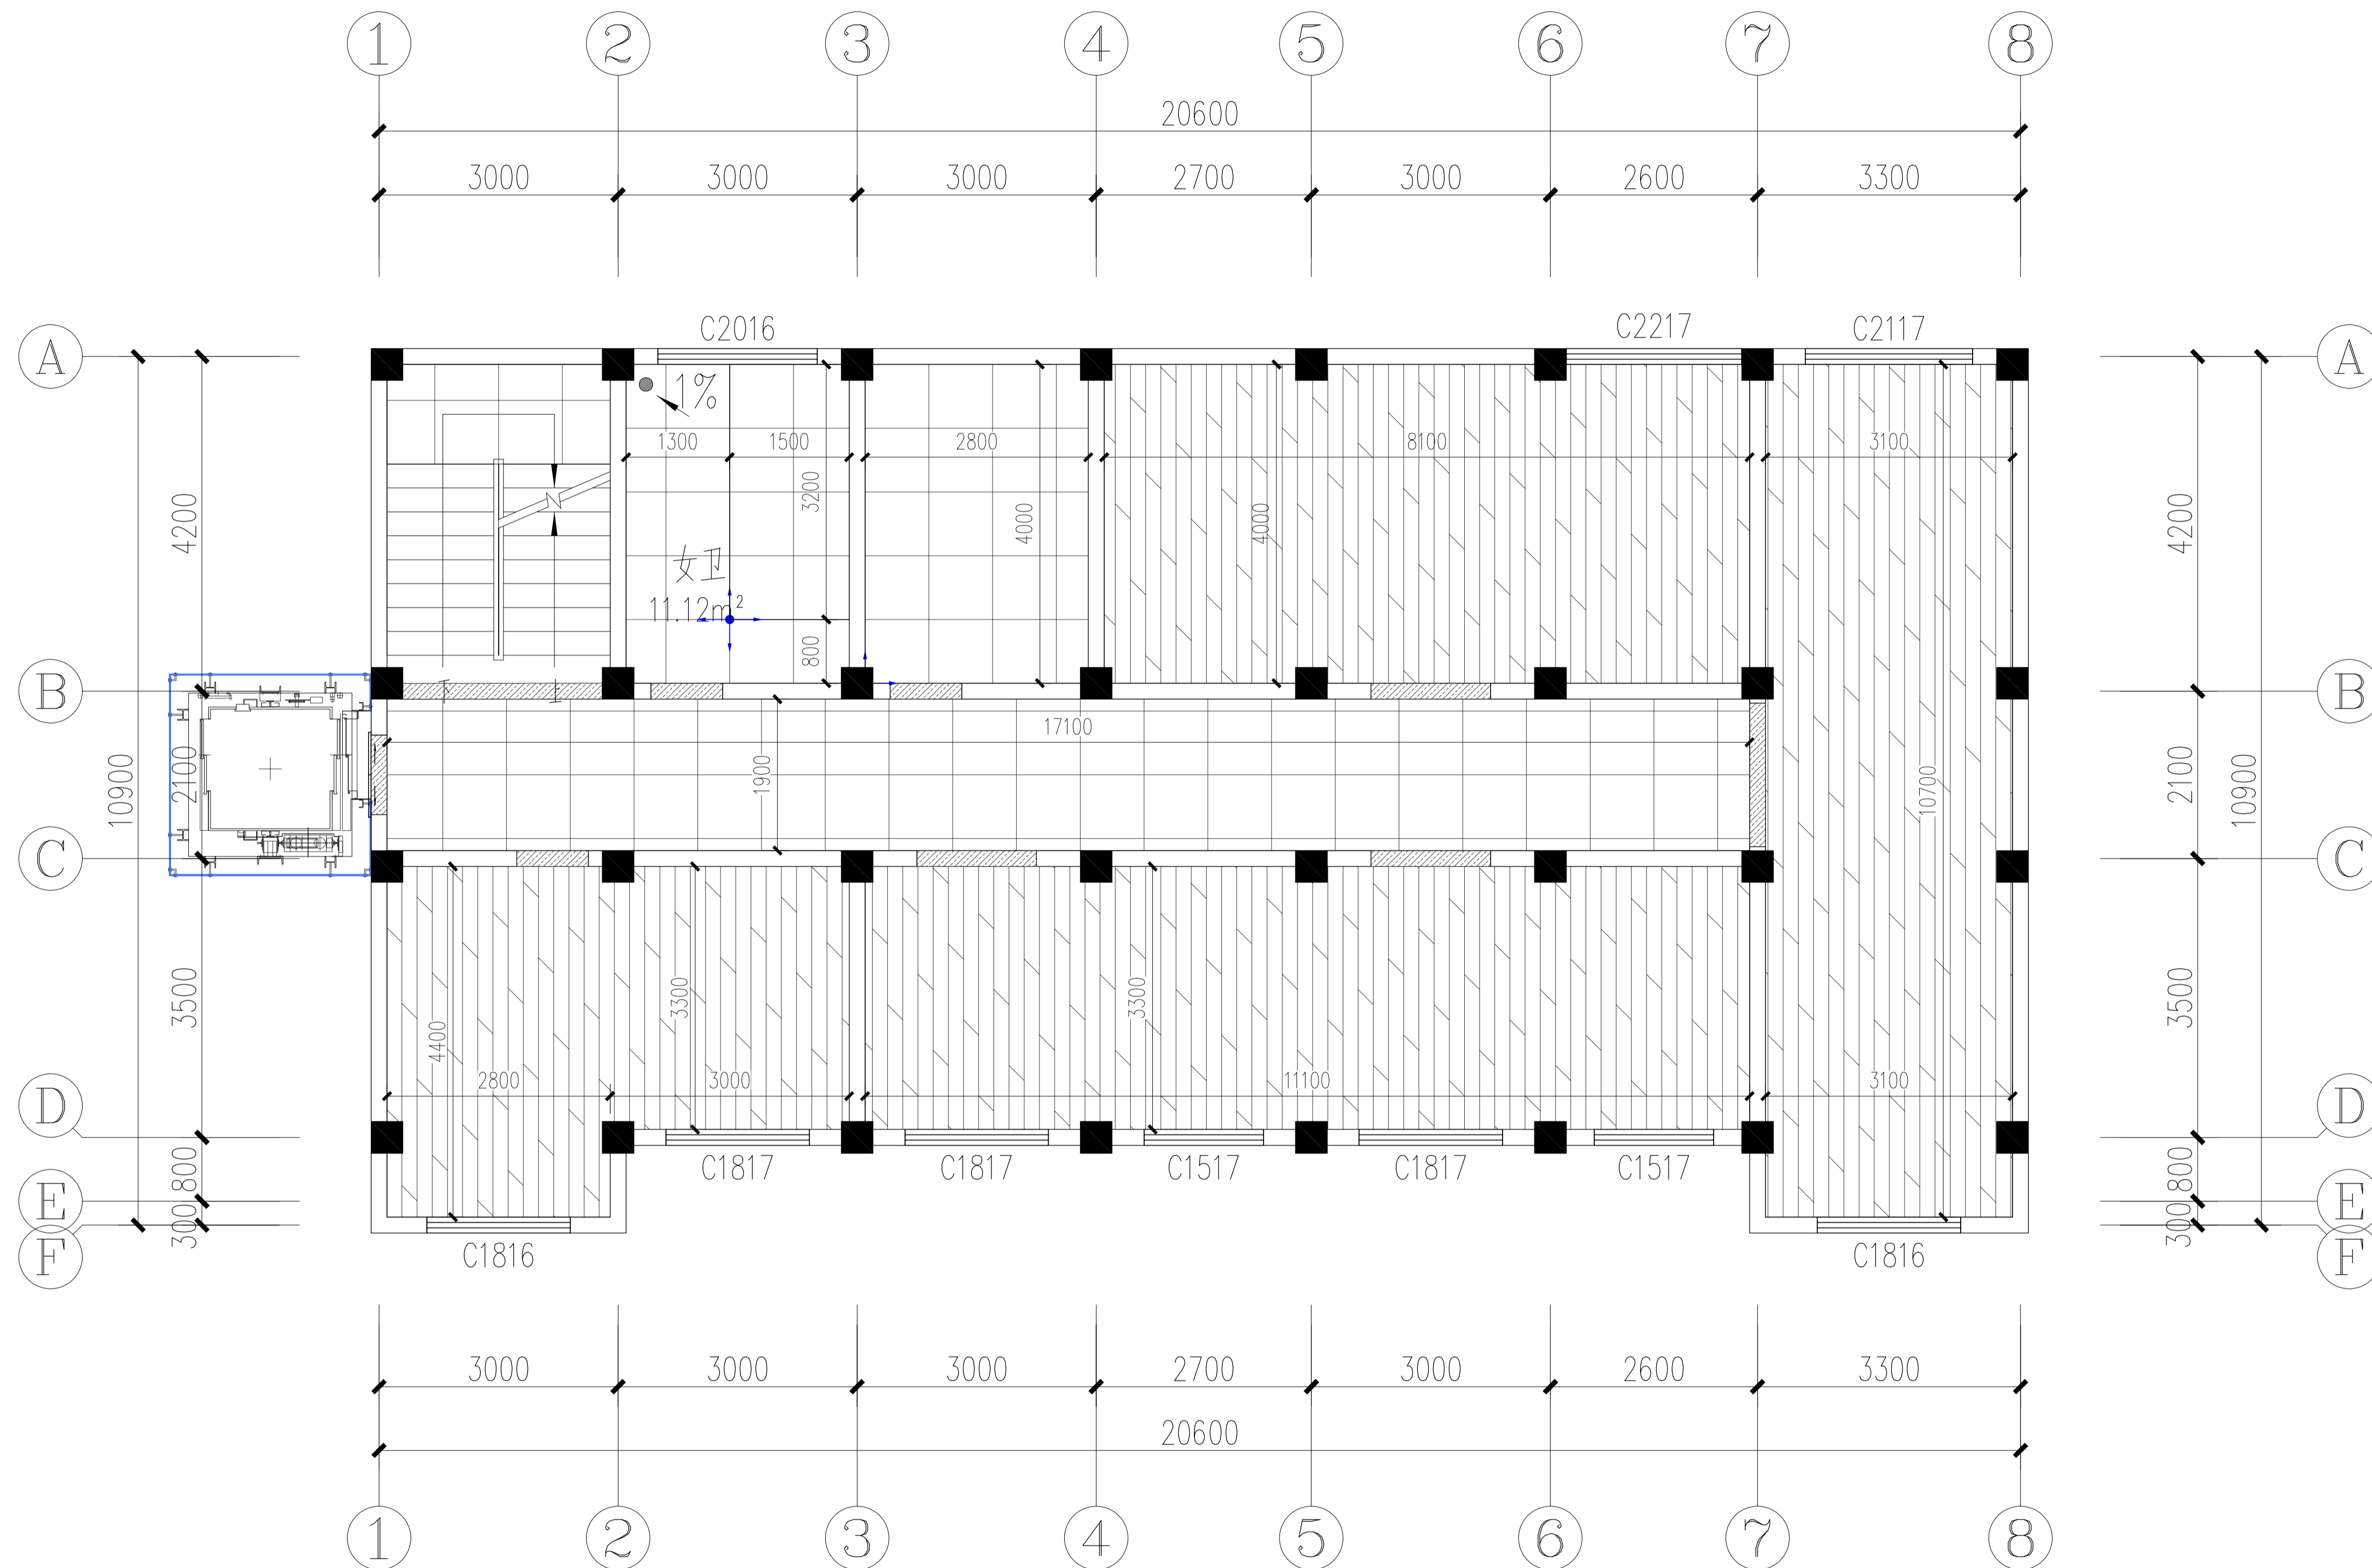


图例	材料编号	名称
	CT-03	800mm×800mm浅灰色防滑地砖
	ST-02	深灰色人造石过门石
	WD-01	难燃强化复合地板(选样)

FC-4F FLOOR COVERING 四层地坪铺装图
Scale 1:50

武汉市政工程设计研究院有限责任公司	工程名称	吴兴社区党群服务中心室内装修项目(四明路原房管局用房)	审定		专业负责人		图号	FC-4F
	子项	七层办公楼	审核		校核		版次/更改码	A/0
	工程编号	设计阶段	施工图设计	项目负责人		设计		日期

专业
会签栏
姓名

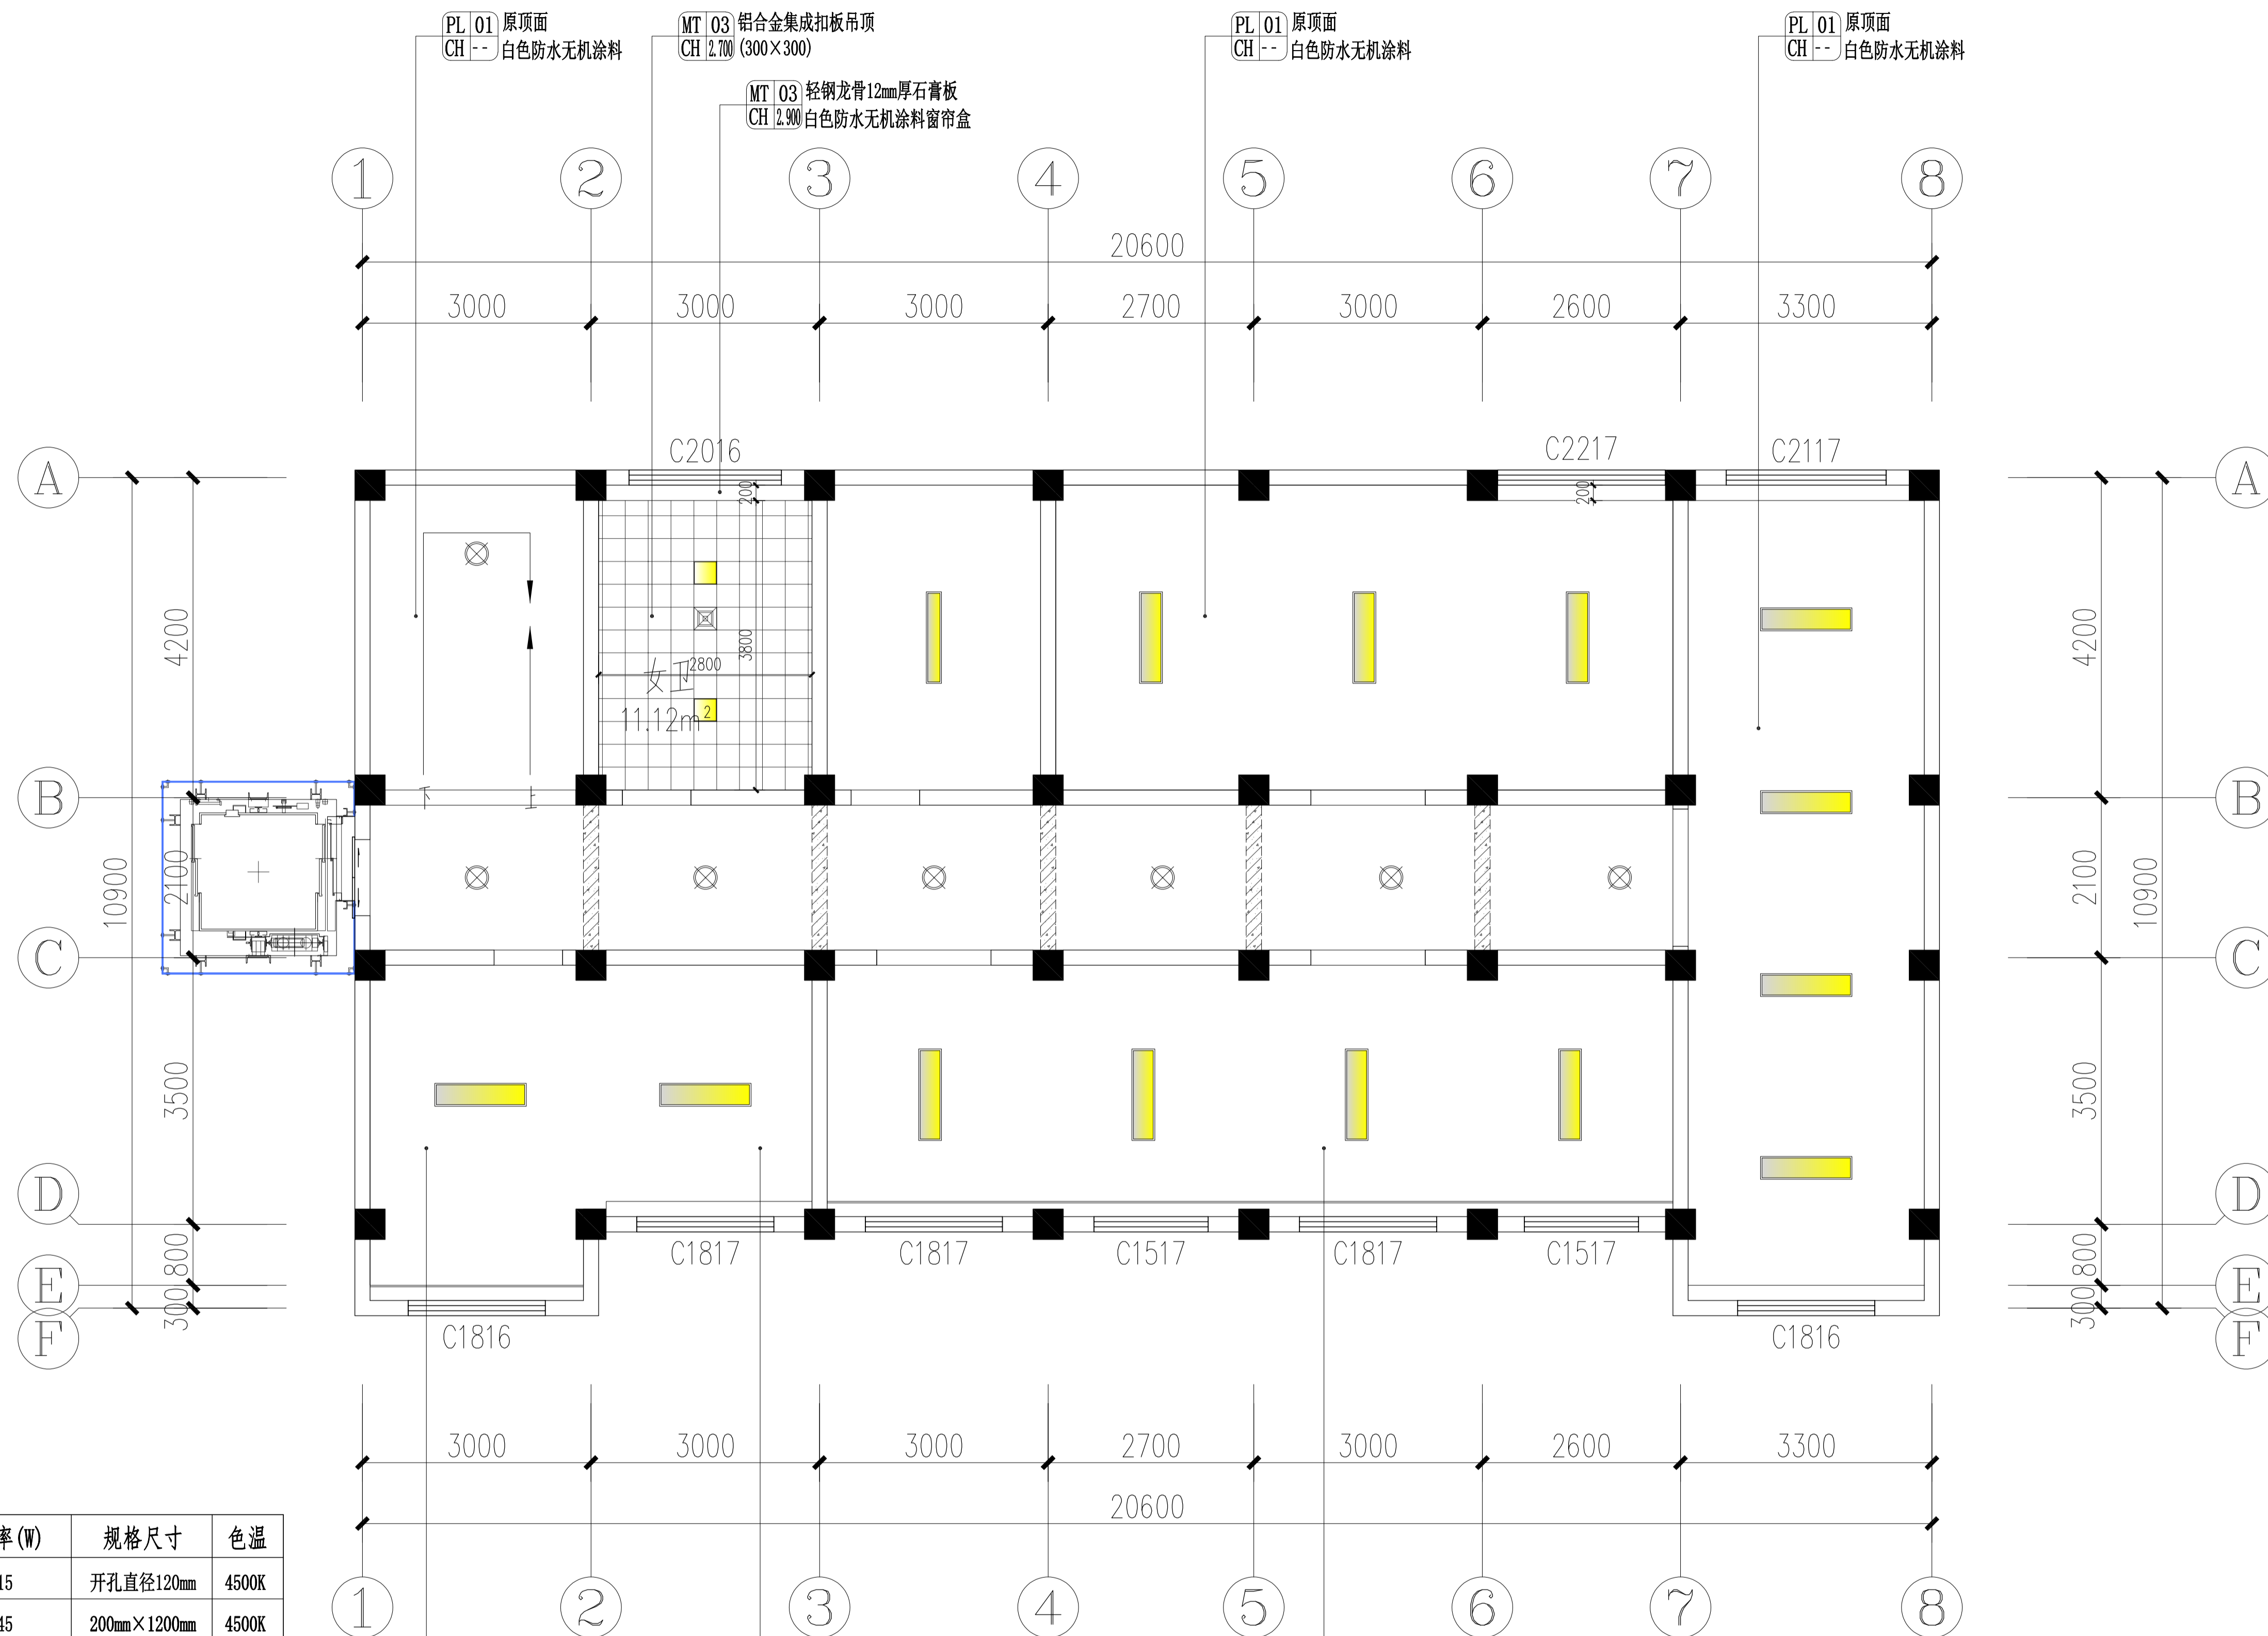


吊顶灯具电器选型表:

图例	名称	功率(W)	规格尺寸	色温
⊕	LED嵌入式防眩目可调筒灯	15	开孔直径120mm	4500K
—	200×1200LED吊装长条灯	45	200mm×1200mm	4500K
⊗	吸顶灯(选样)	15	φ220mm	4500K
—	LED轨道灯	10W×3	2米轨道+3筒灯	4500K
■	300×300平板灯	18	300mm×300mm	4500K
⊗	集成吊顶嵌入式排风扇		300mm×300mm	

说明: 图中除特别标注的尺寸单位外均为毫米。

FC-4F FLOOR COVERING 四层天花布置图
Scale 1:50

专业 签名
会签栏

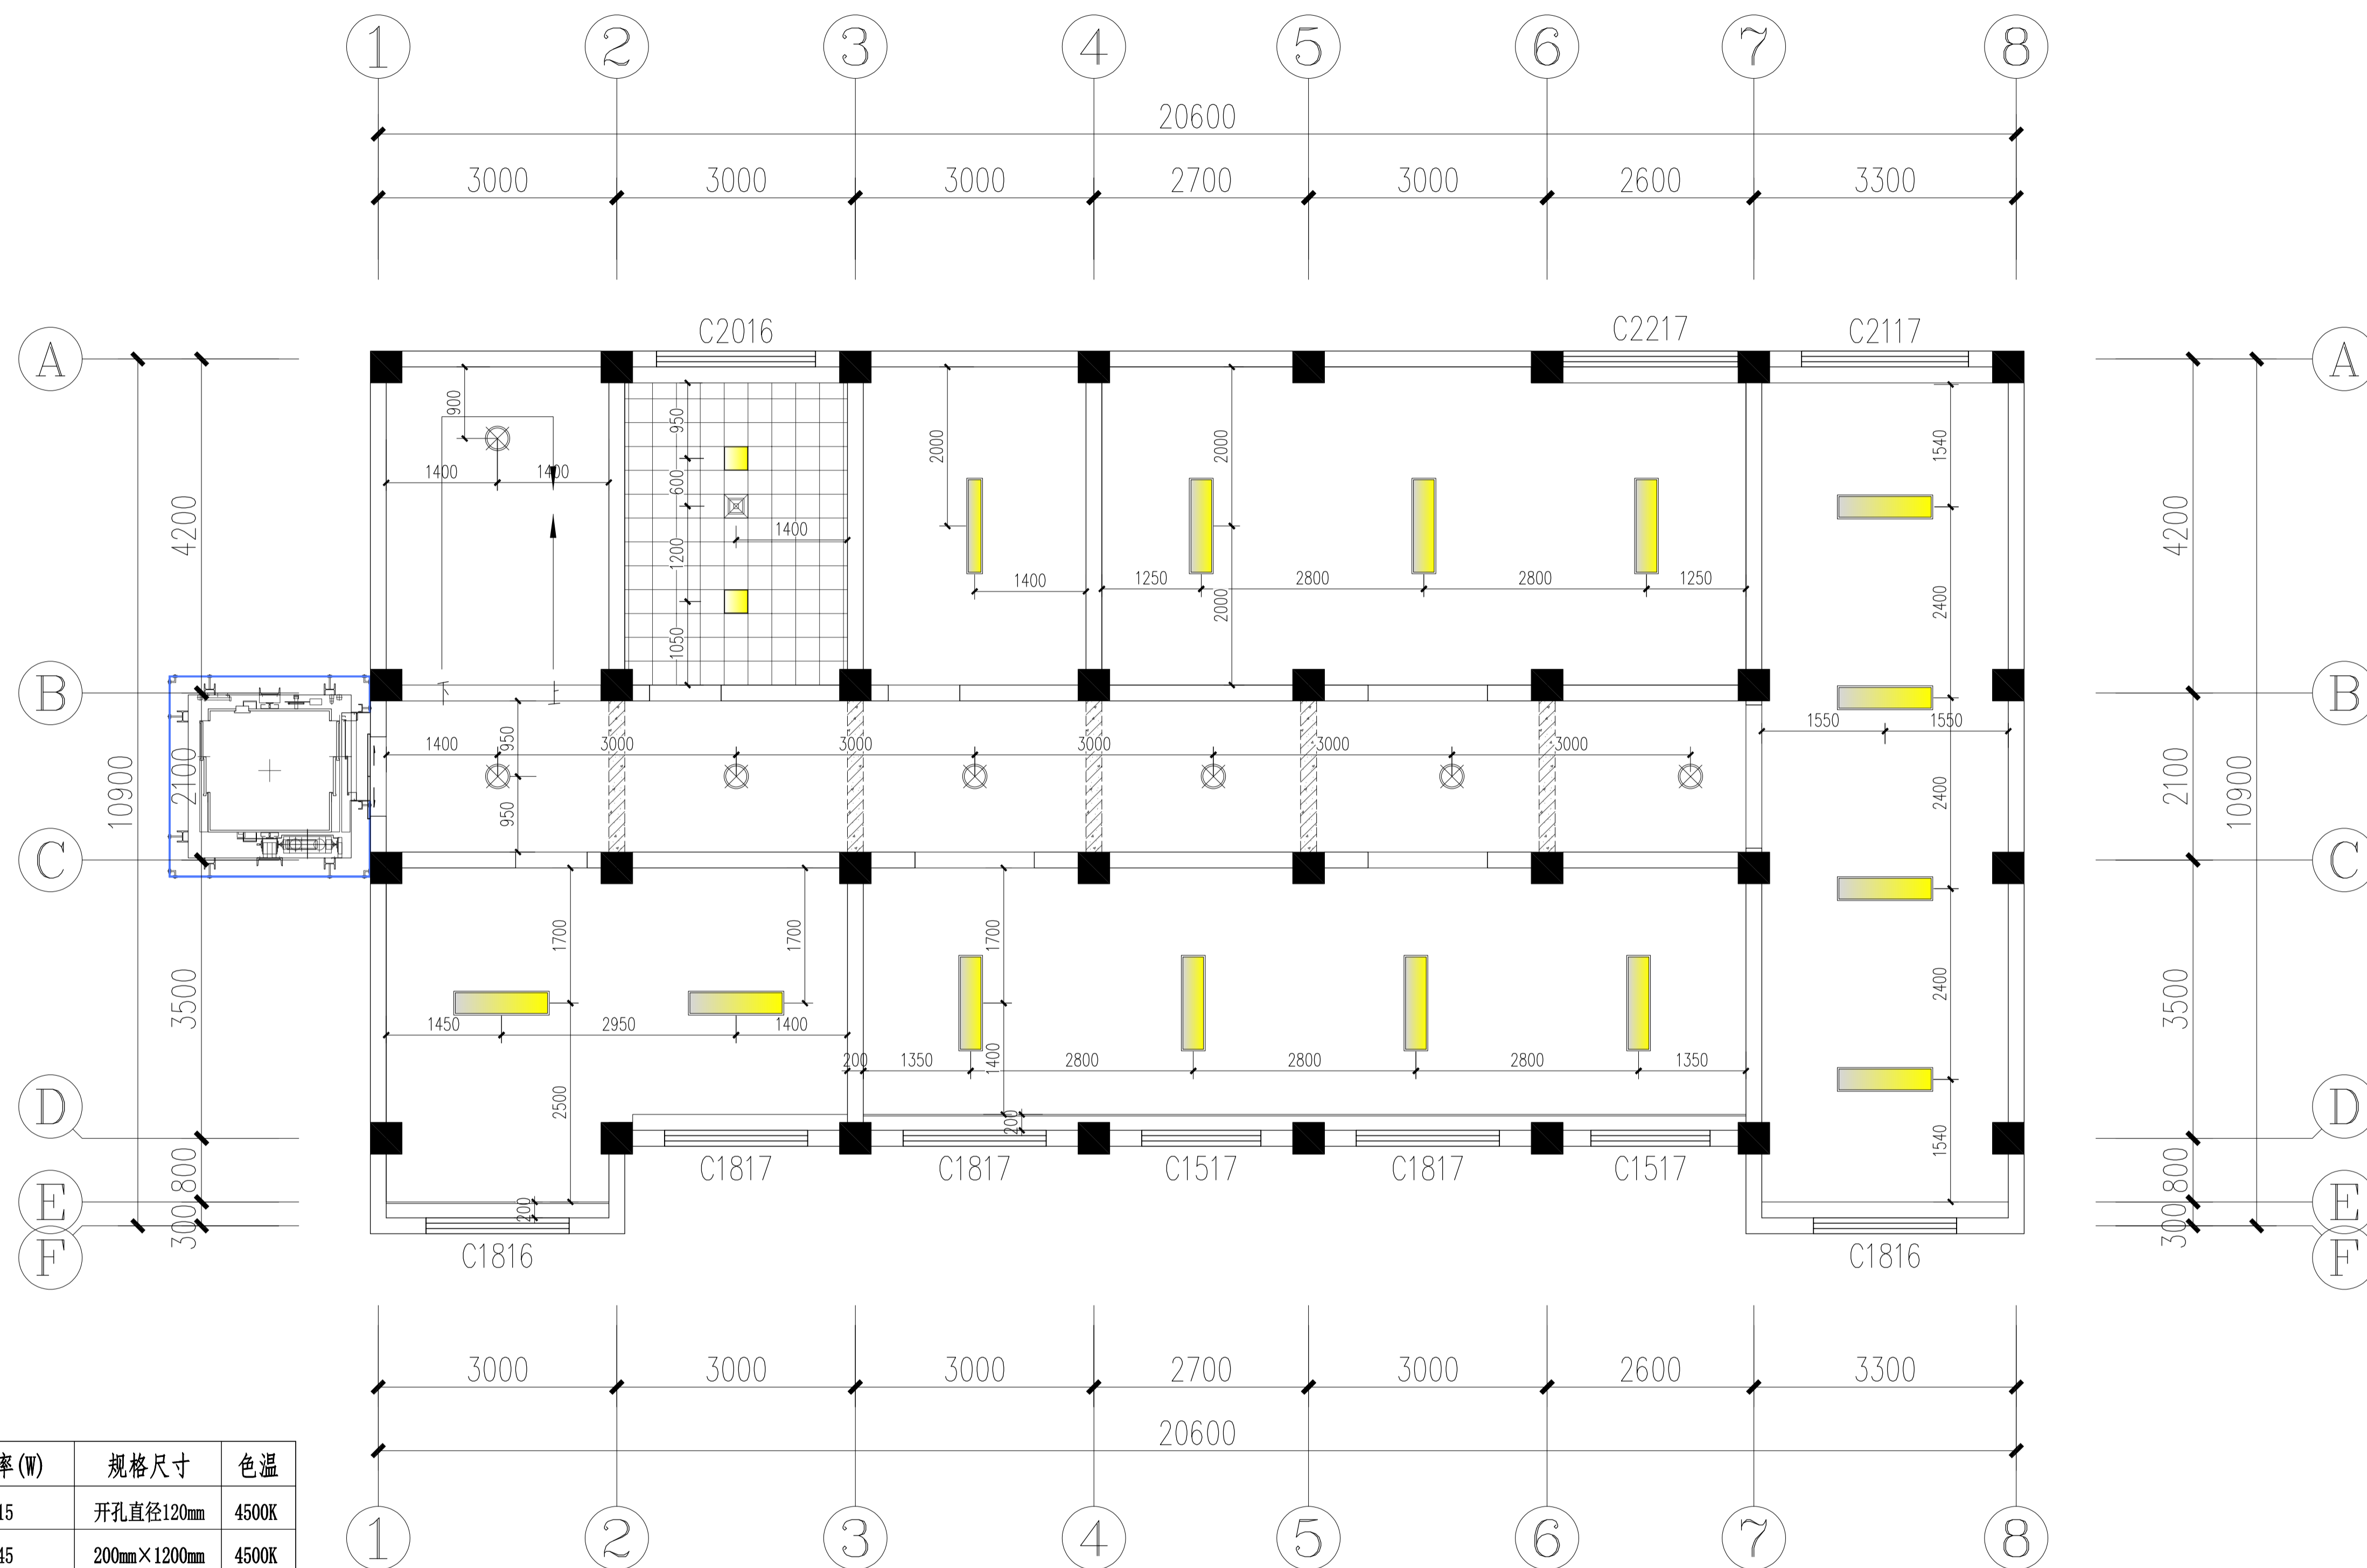


吊顶灯具电器选型表:

图例	名称	功率(W)	规格尺寸	色温
⊕	LED嵌入式防眩目可调筒灯	15	开孔直径120mm	4500K
—	200×1200LED吊装长条灯	45	200mm×1200mm	4500K
⊗	吸顶灯(选样)	15	φ220mm	4500K
—	LED轨道灯	10W×3	2米轨道+3筒灯	4500K
■	300×300平板灯	18	300mm×300mm	4500K
⊗	集成吊顶嵌入式排风扇		300mm×300mm	


说明: 图中除特别标注的尺寸单位外均为毫米。

LP-4F LAMPS POSITIONING 四层灯具定位图
Scale 1: 50


专业 签字

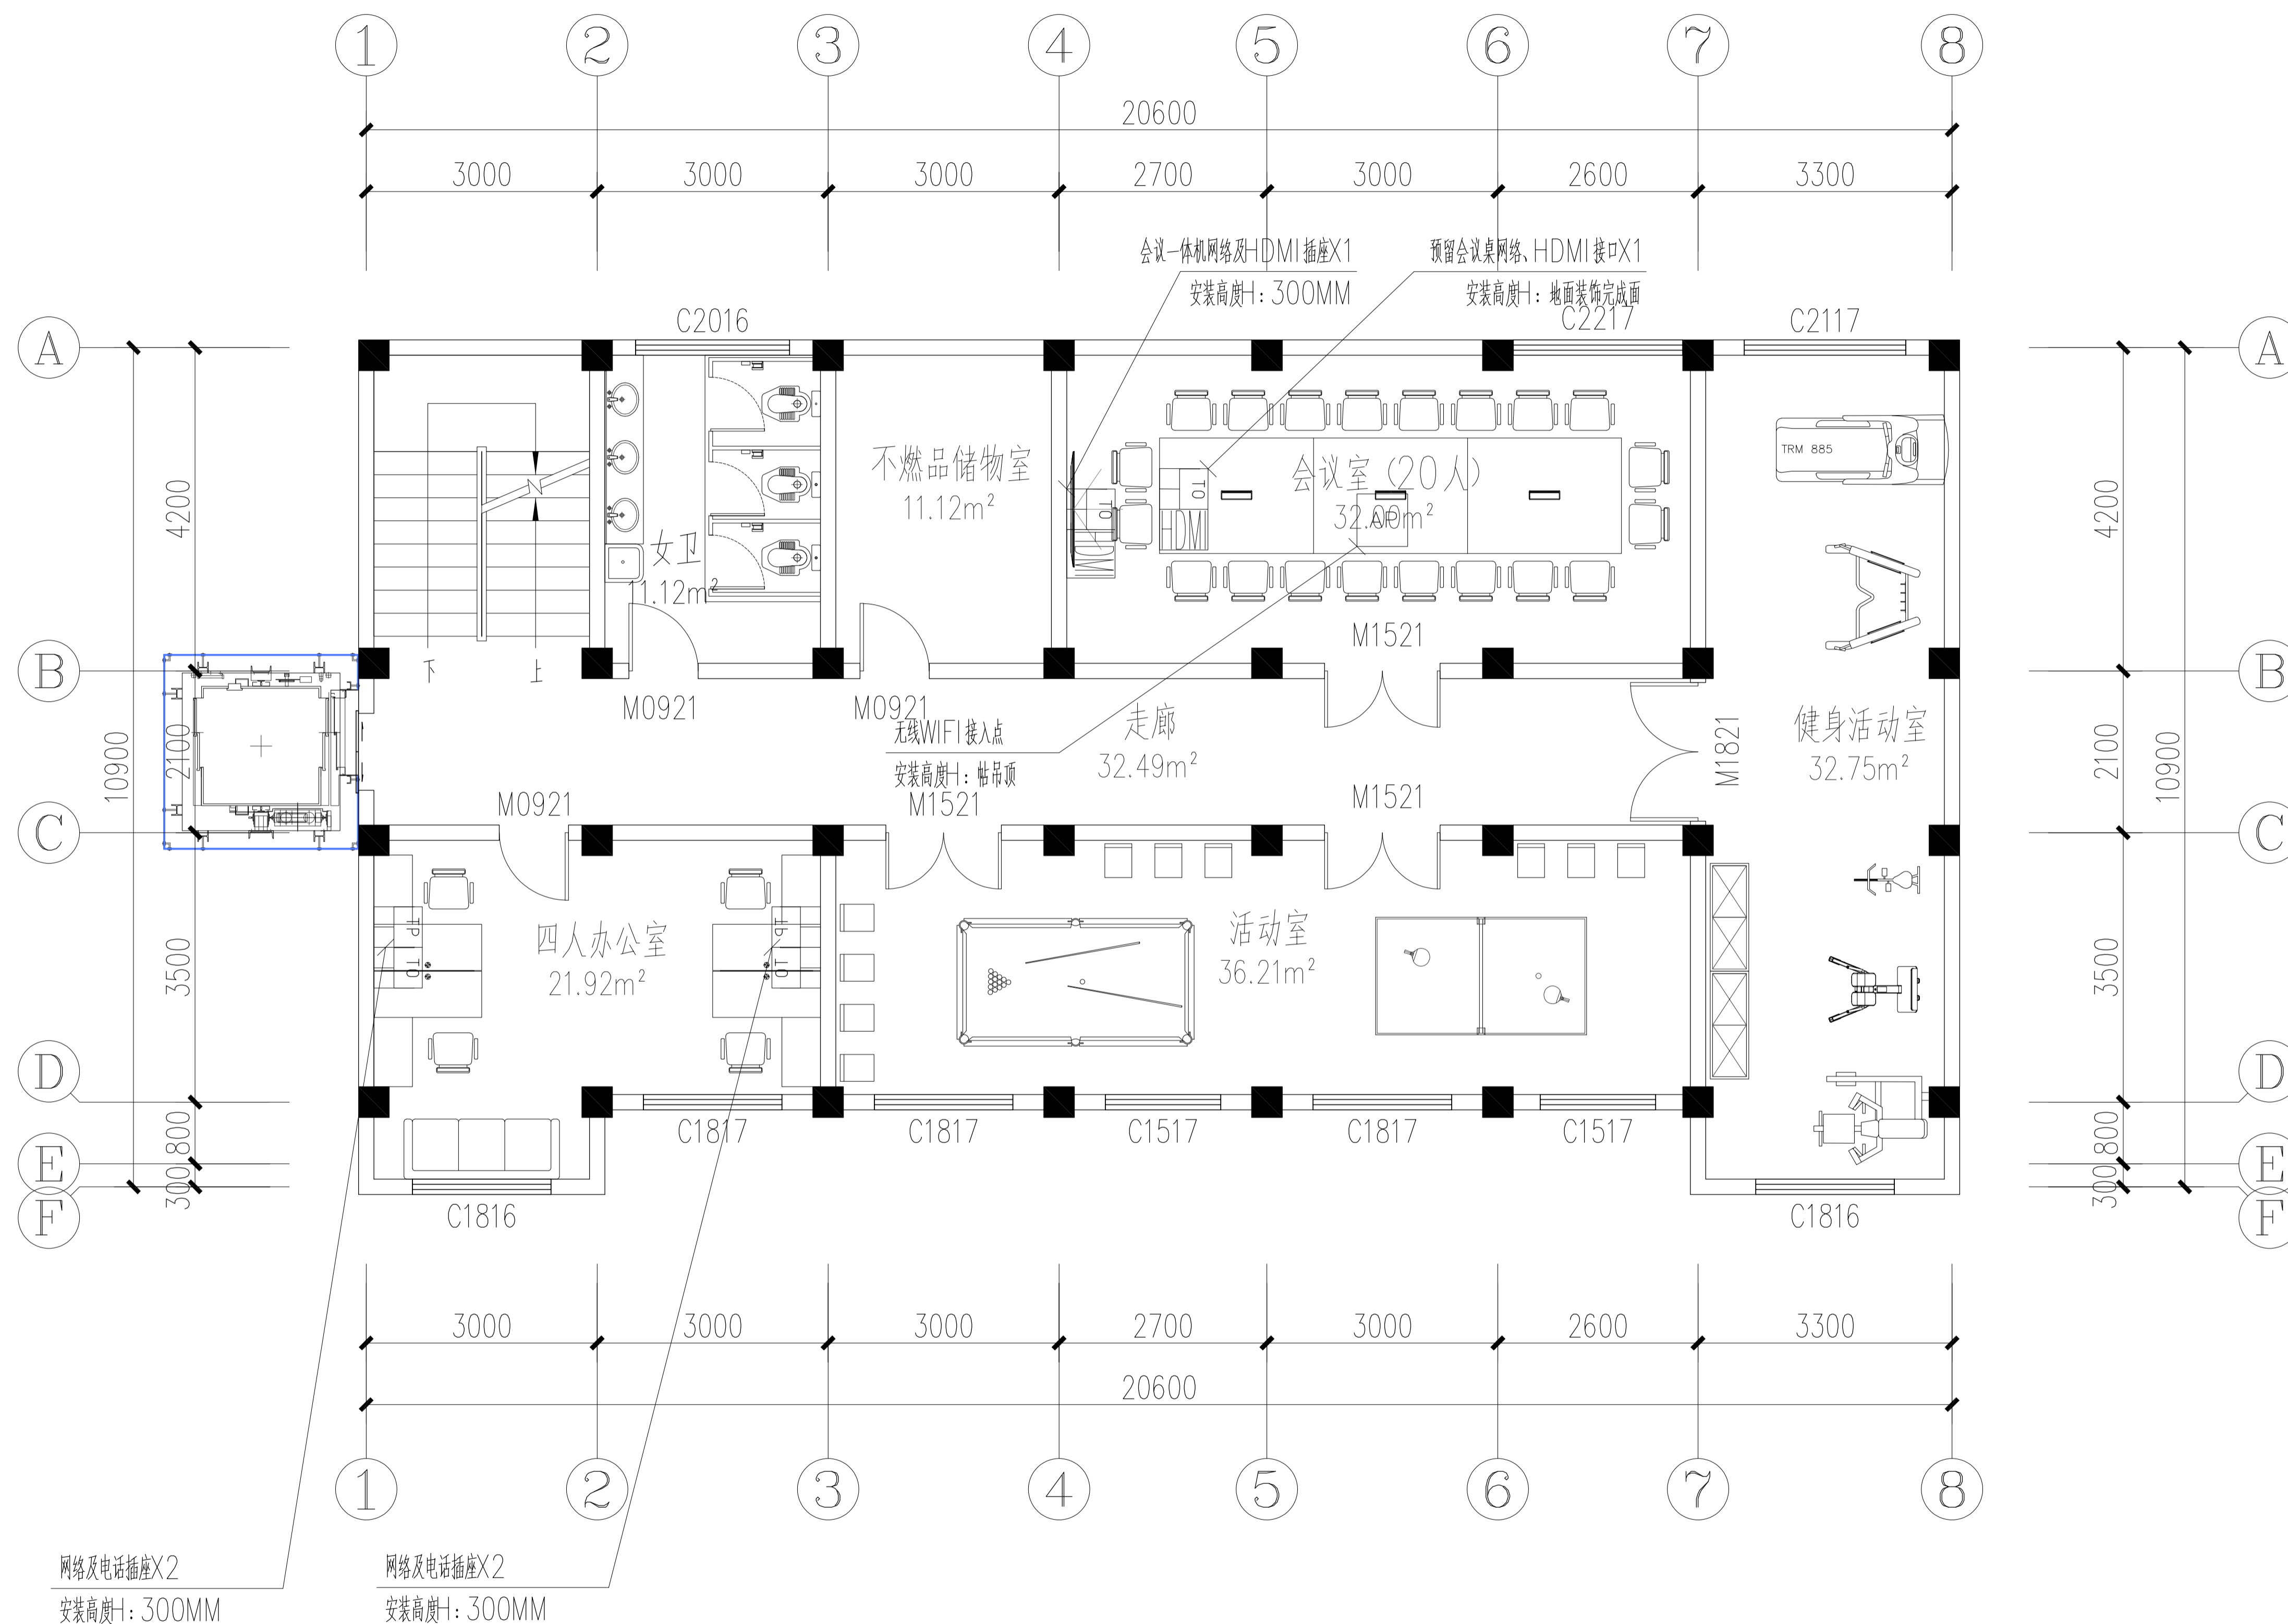

FF-4F FURNITURE 四层弱电插座布置图
Scale 1: 50

 武汉市政工程设计研究院有限责任公司	工程名称	吴兴社区党群服务中心室内装修项目(四明路原房管局用房)	审定		专业负责人		图号	FF-4F
	子项	七层办公楼	审核		校核		版次/更改码	A/0
	工程编号	设计阶段	施工图设计	项目负责人		设计		日期

专业 签名
会签栏

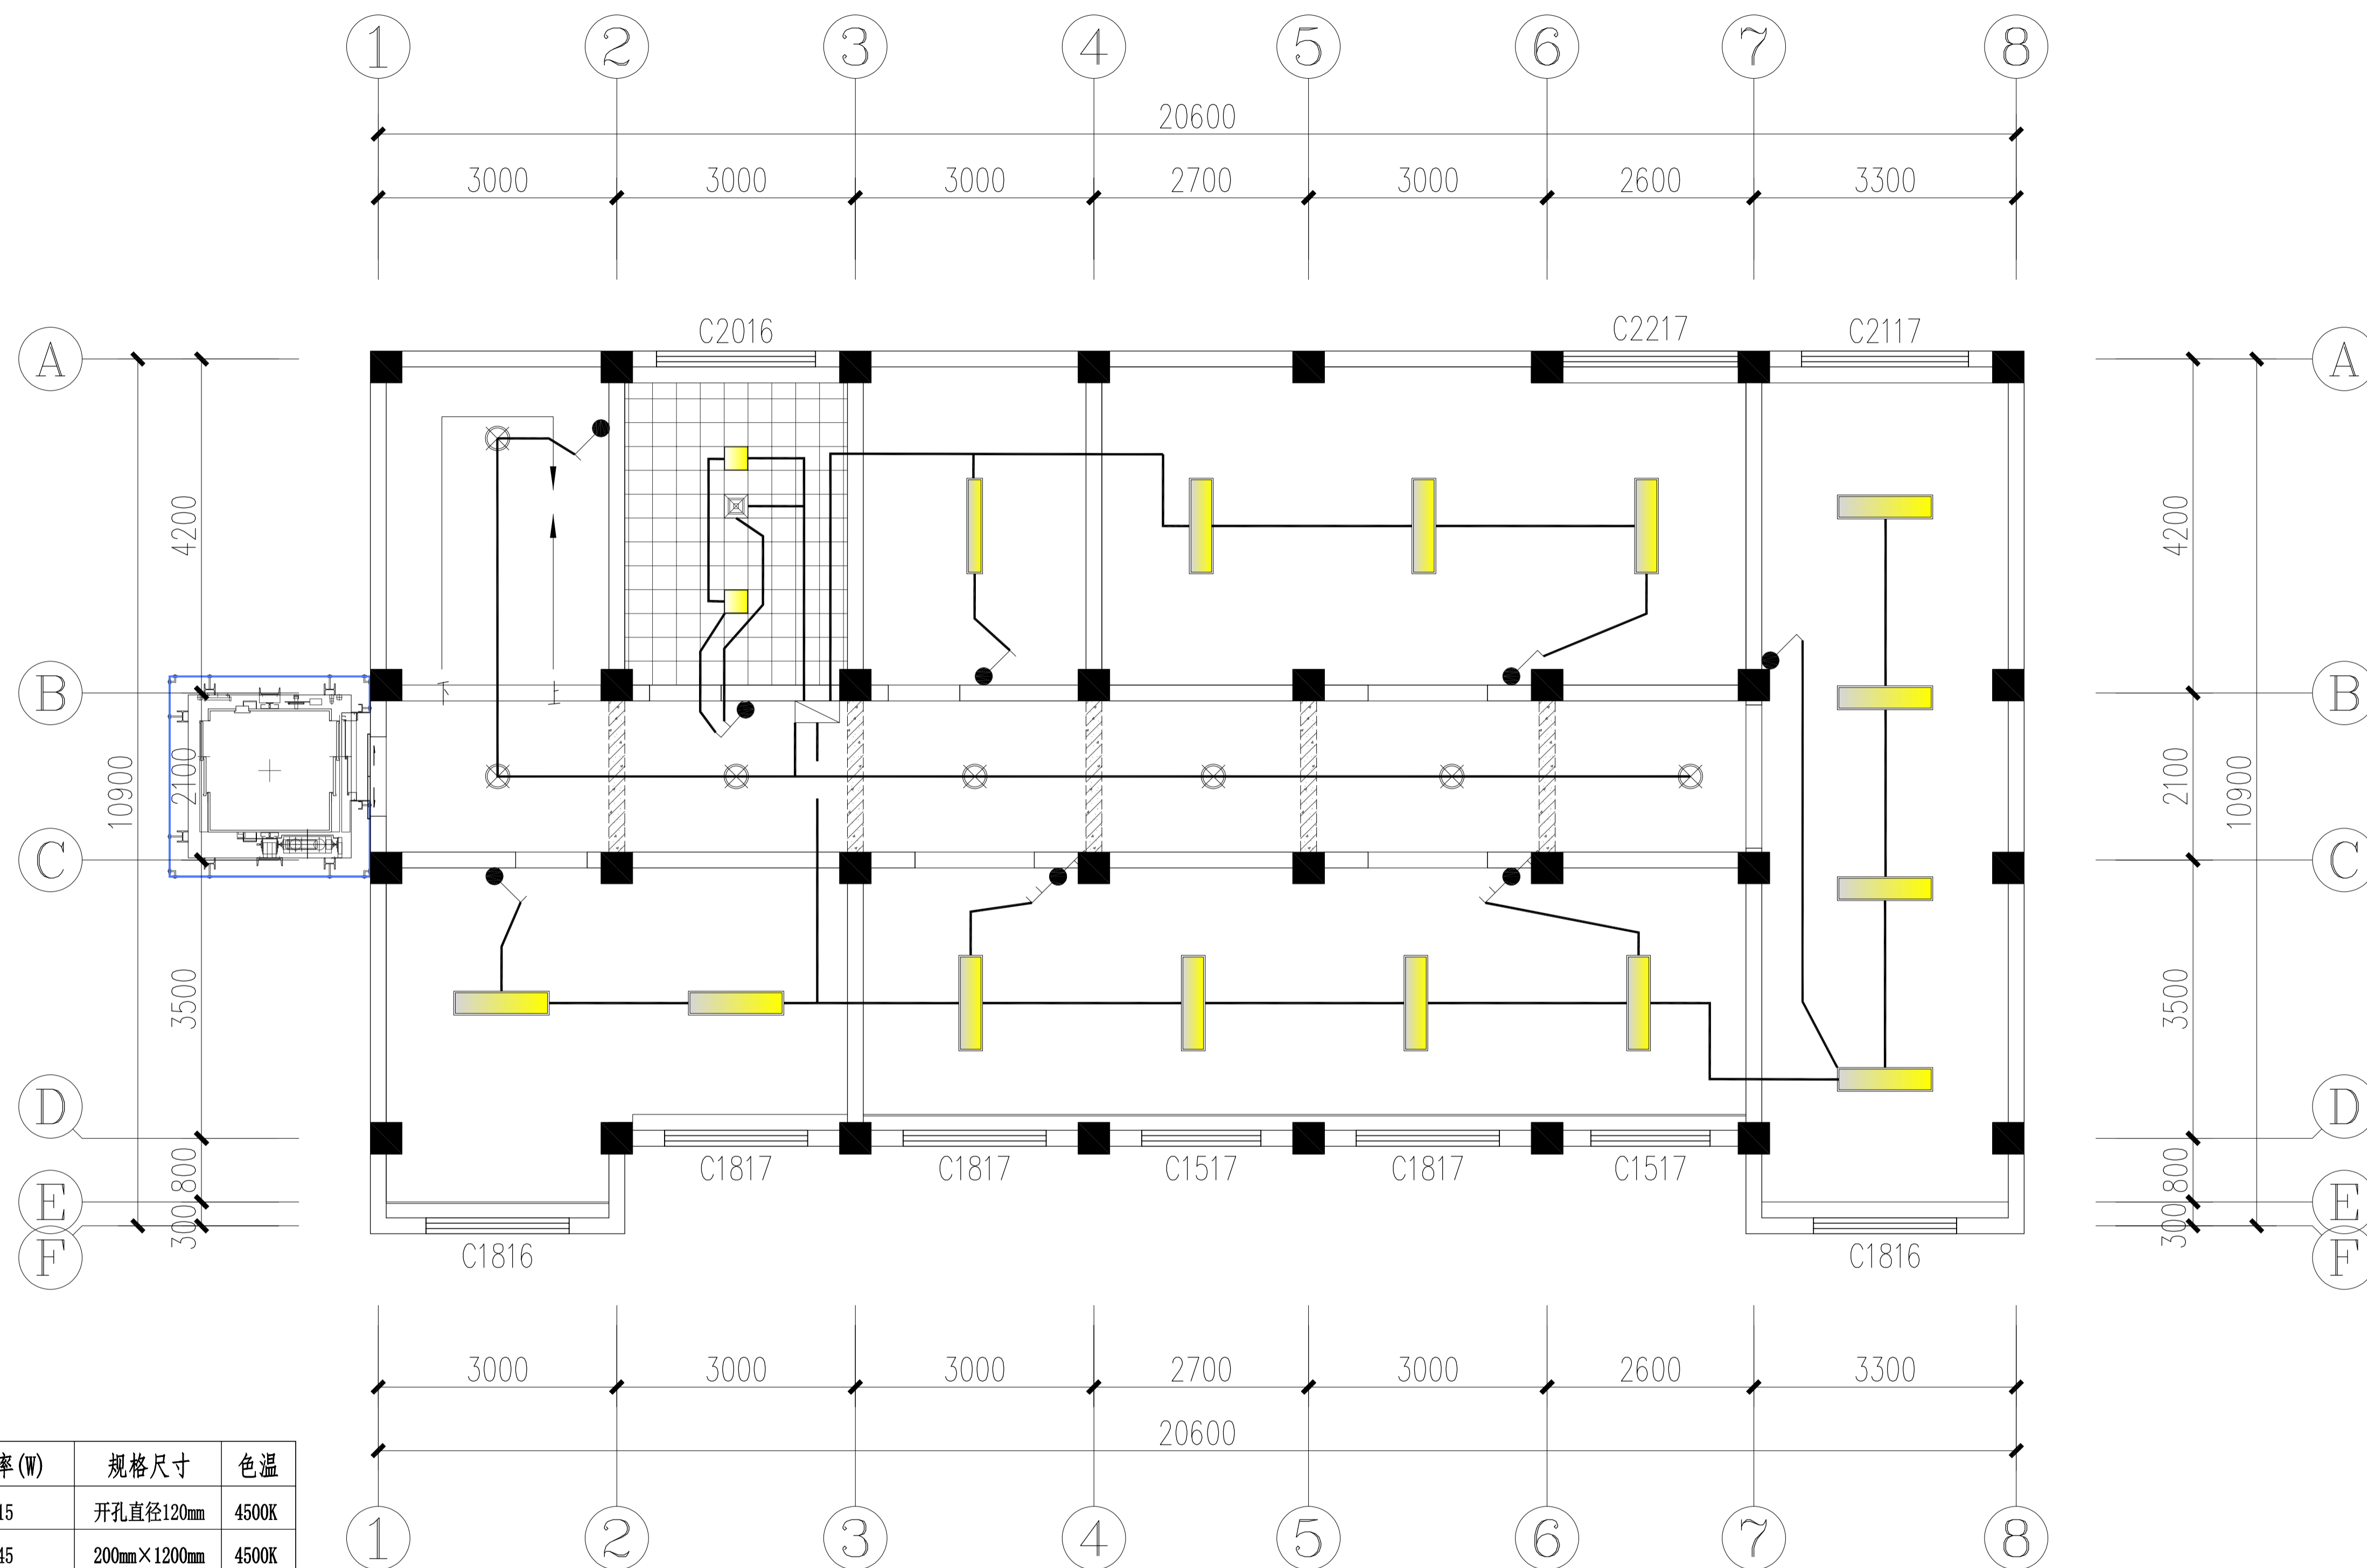


吊顶灯具电器选型表:

图例	名称	功率(W)	规格尺寸	色温
⊕	LED嵌入式防眩目可调筒灯	15	开孔直径120mm	4500K
—	200×1200LED吊装长条灯	45	200mm×1200mm	4500K
⊗	吸顶灯(选样)	15	φ220mm	4500K
—	LED轨道灯	10W×3	2米轨道+3筒灯	4500K
■	300×300平板灯	18	300mm×300mm	4500K
⊠	集成吊顶嵌入式排风扇		300mm×300mm	

说明: 图中除特别标注的尺寸单位外均为毫米。

LP-4F LAMPS POSITIONING 四层灯具定位图
Scale 1:50


专业 签名

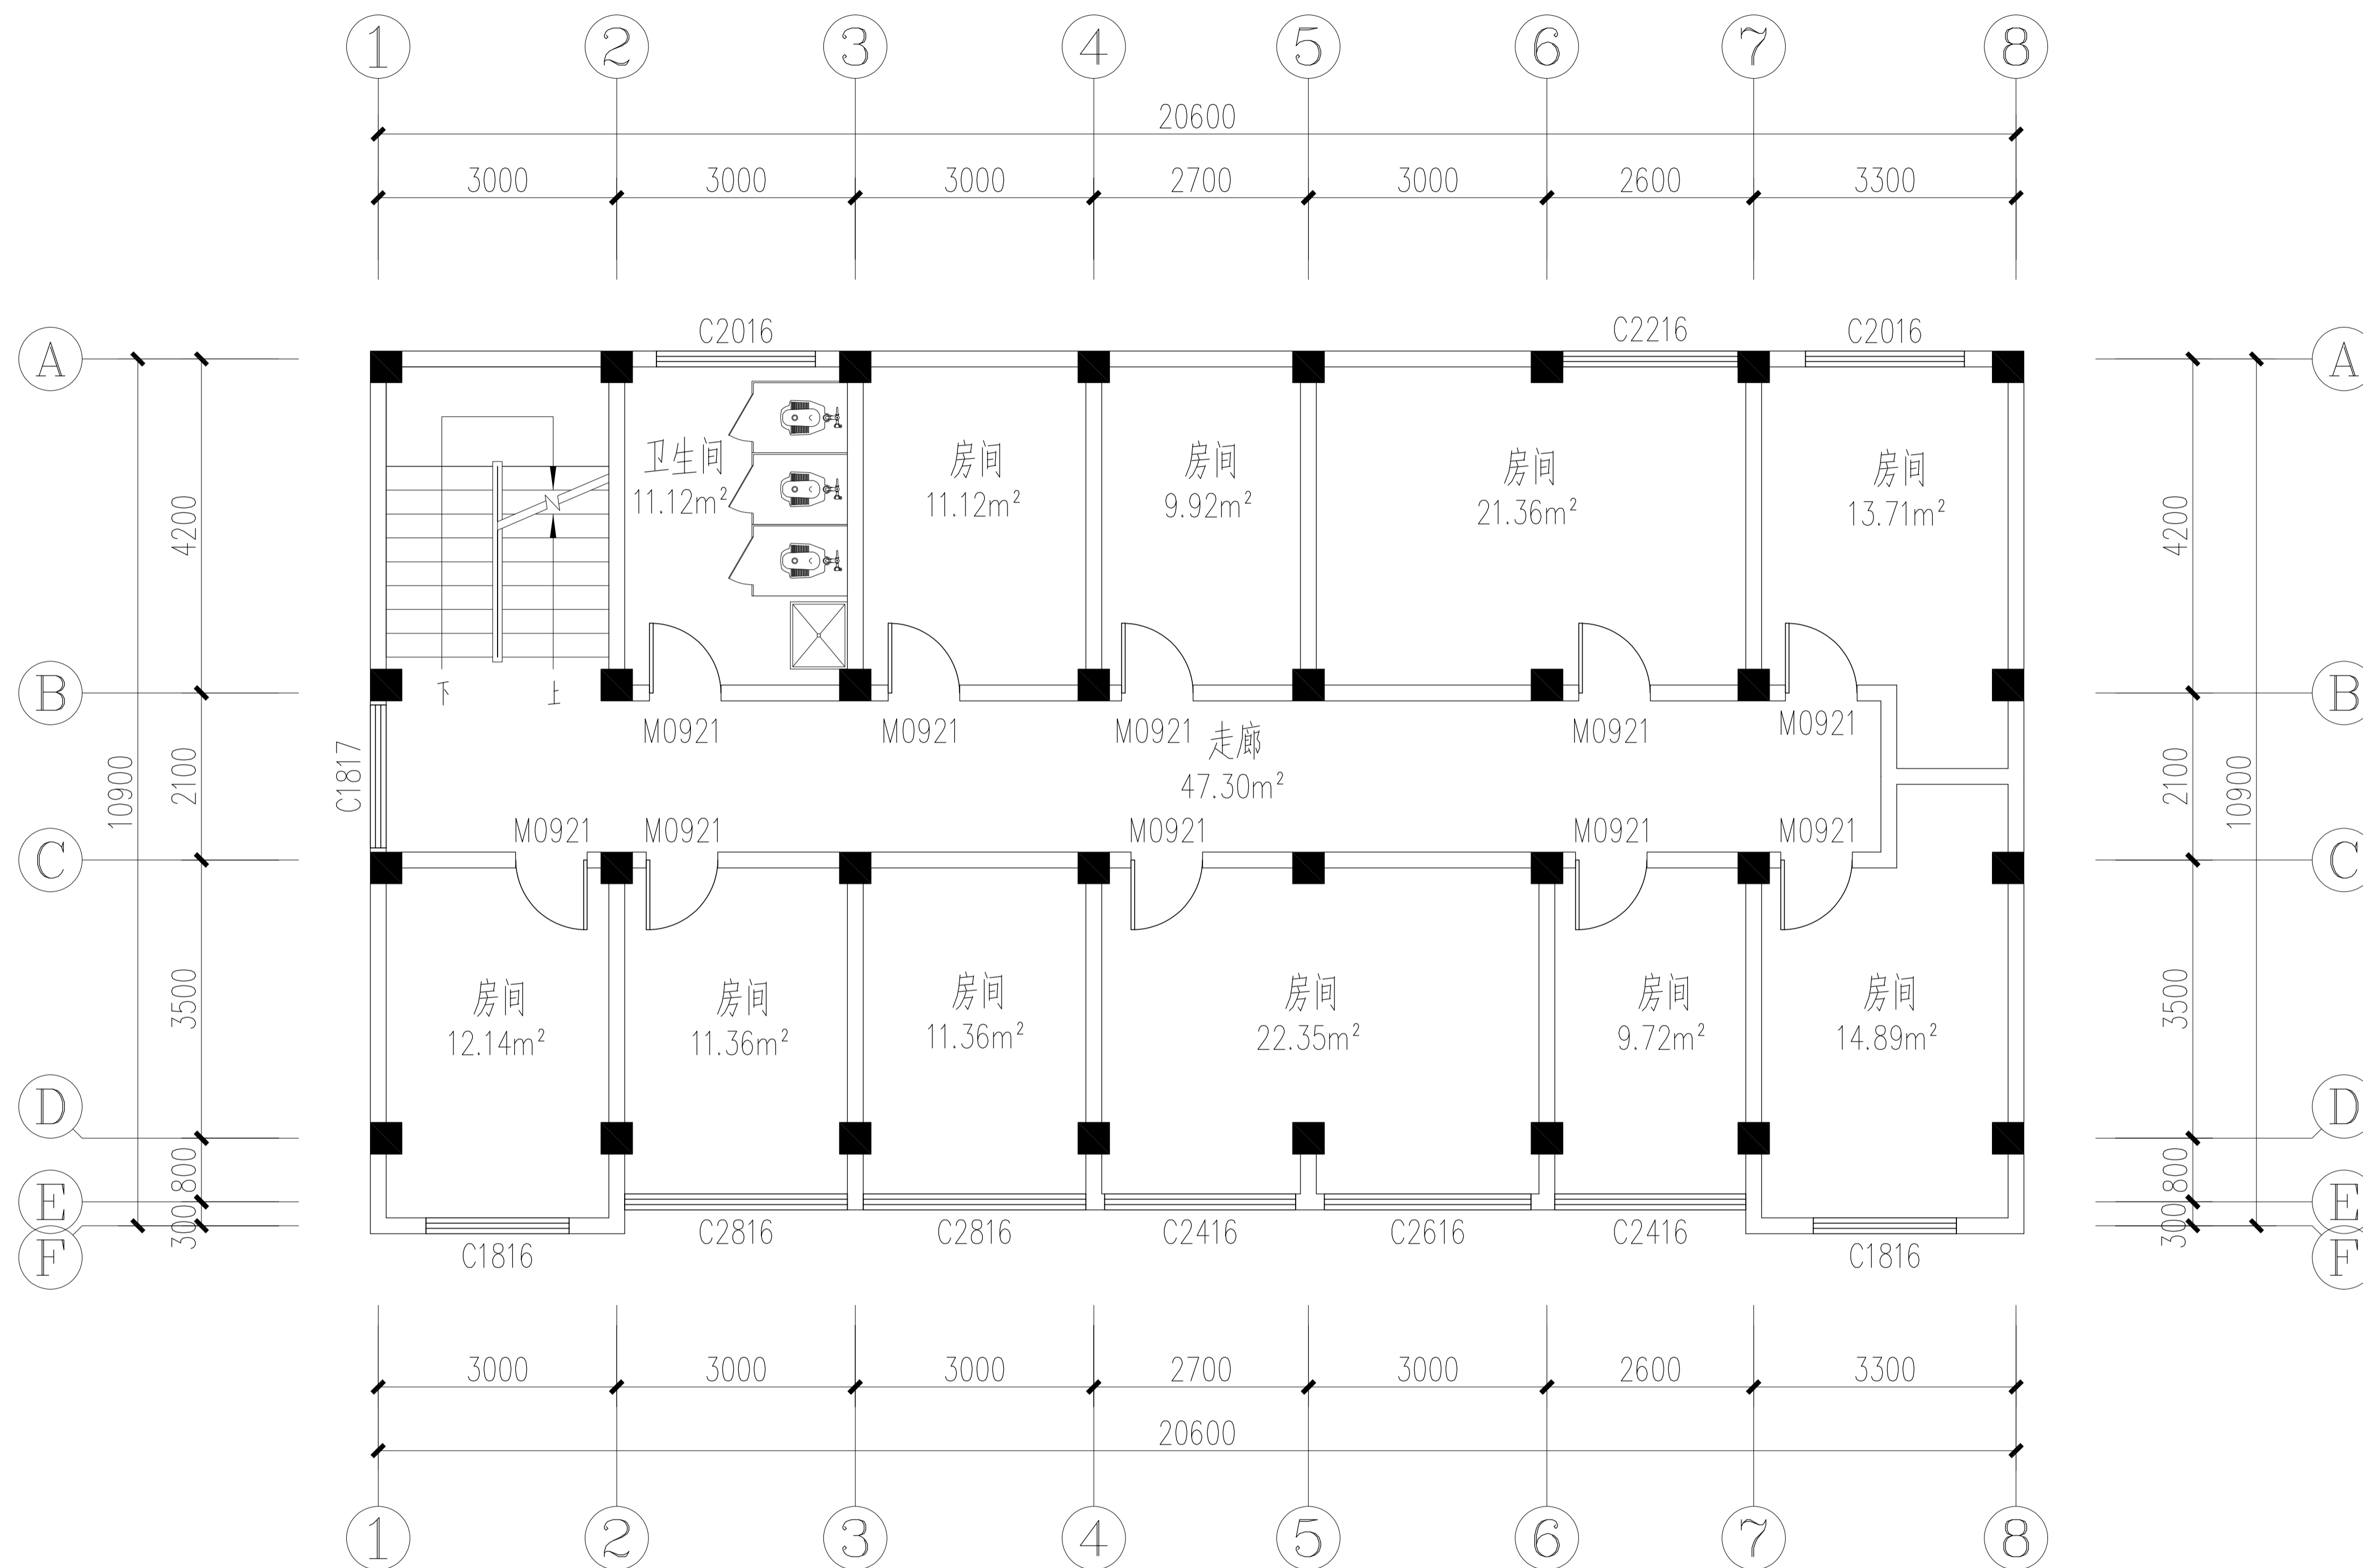

OR-5F ORIGINAL FLOORE 五层现状平面图
Scale 1: 50

专业
会签栏
姓名

武汉市政工程设计研究院有限责任公司	工程名称	吴兴社区党群服务中心室内装修项目(四明路原房管局用房)	审定		专业负责人		图号	OR-5F
	子项	七层办公楼	审核		校核		版次/更改码	A/0
	工程编号	设计阶段	施工图设计	项目负责人		设计	日期	2026.02

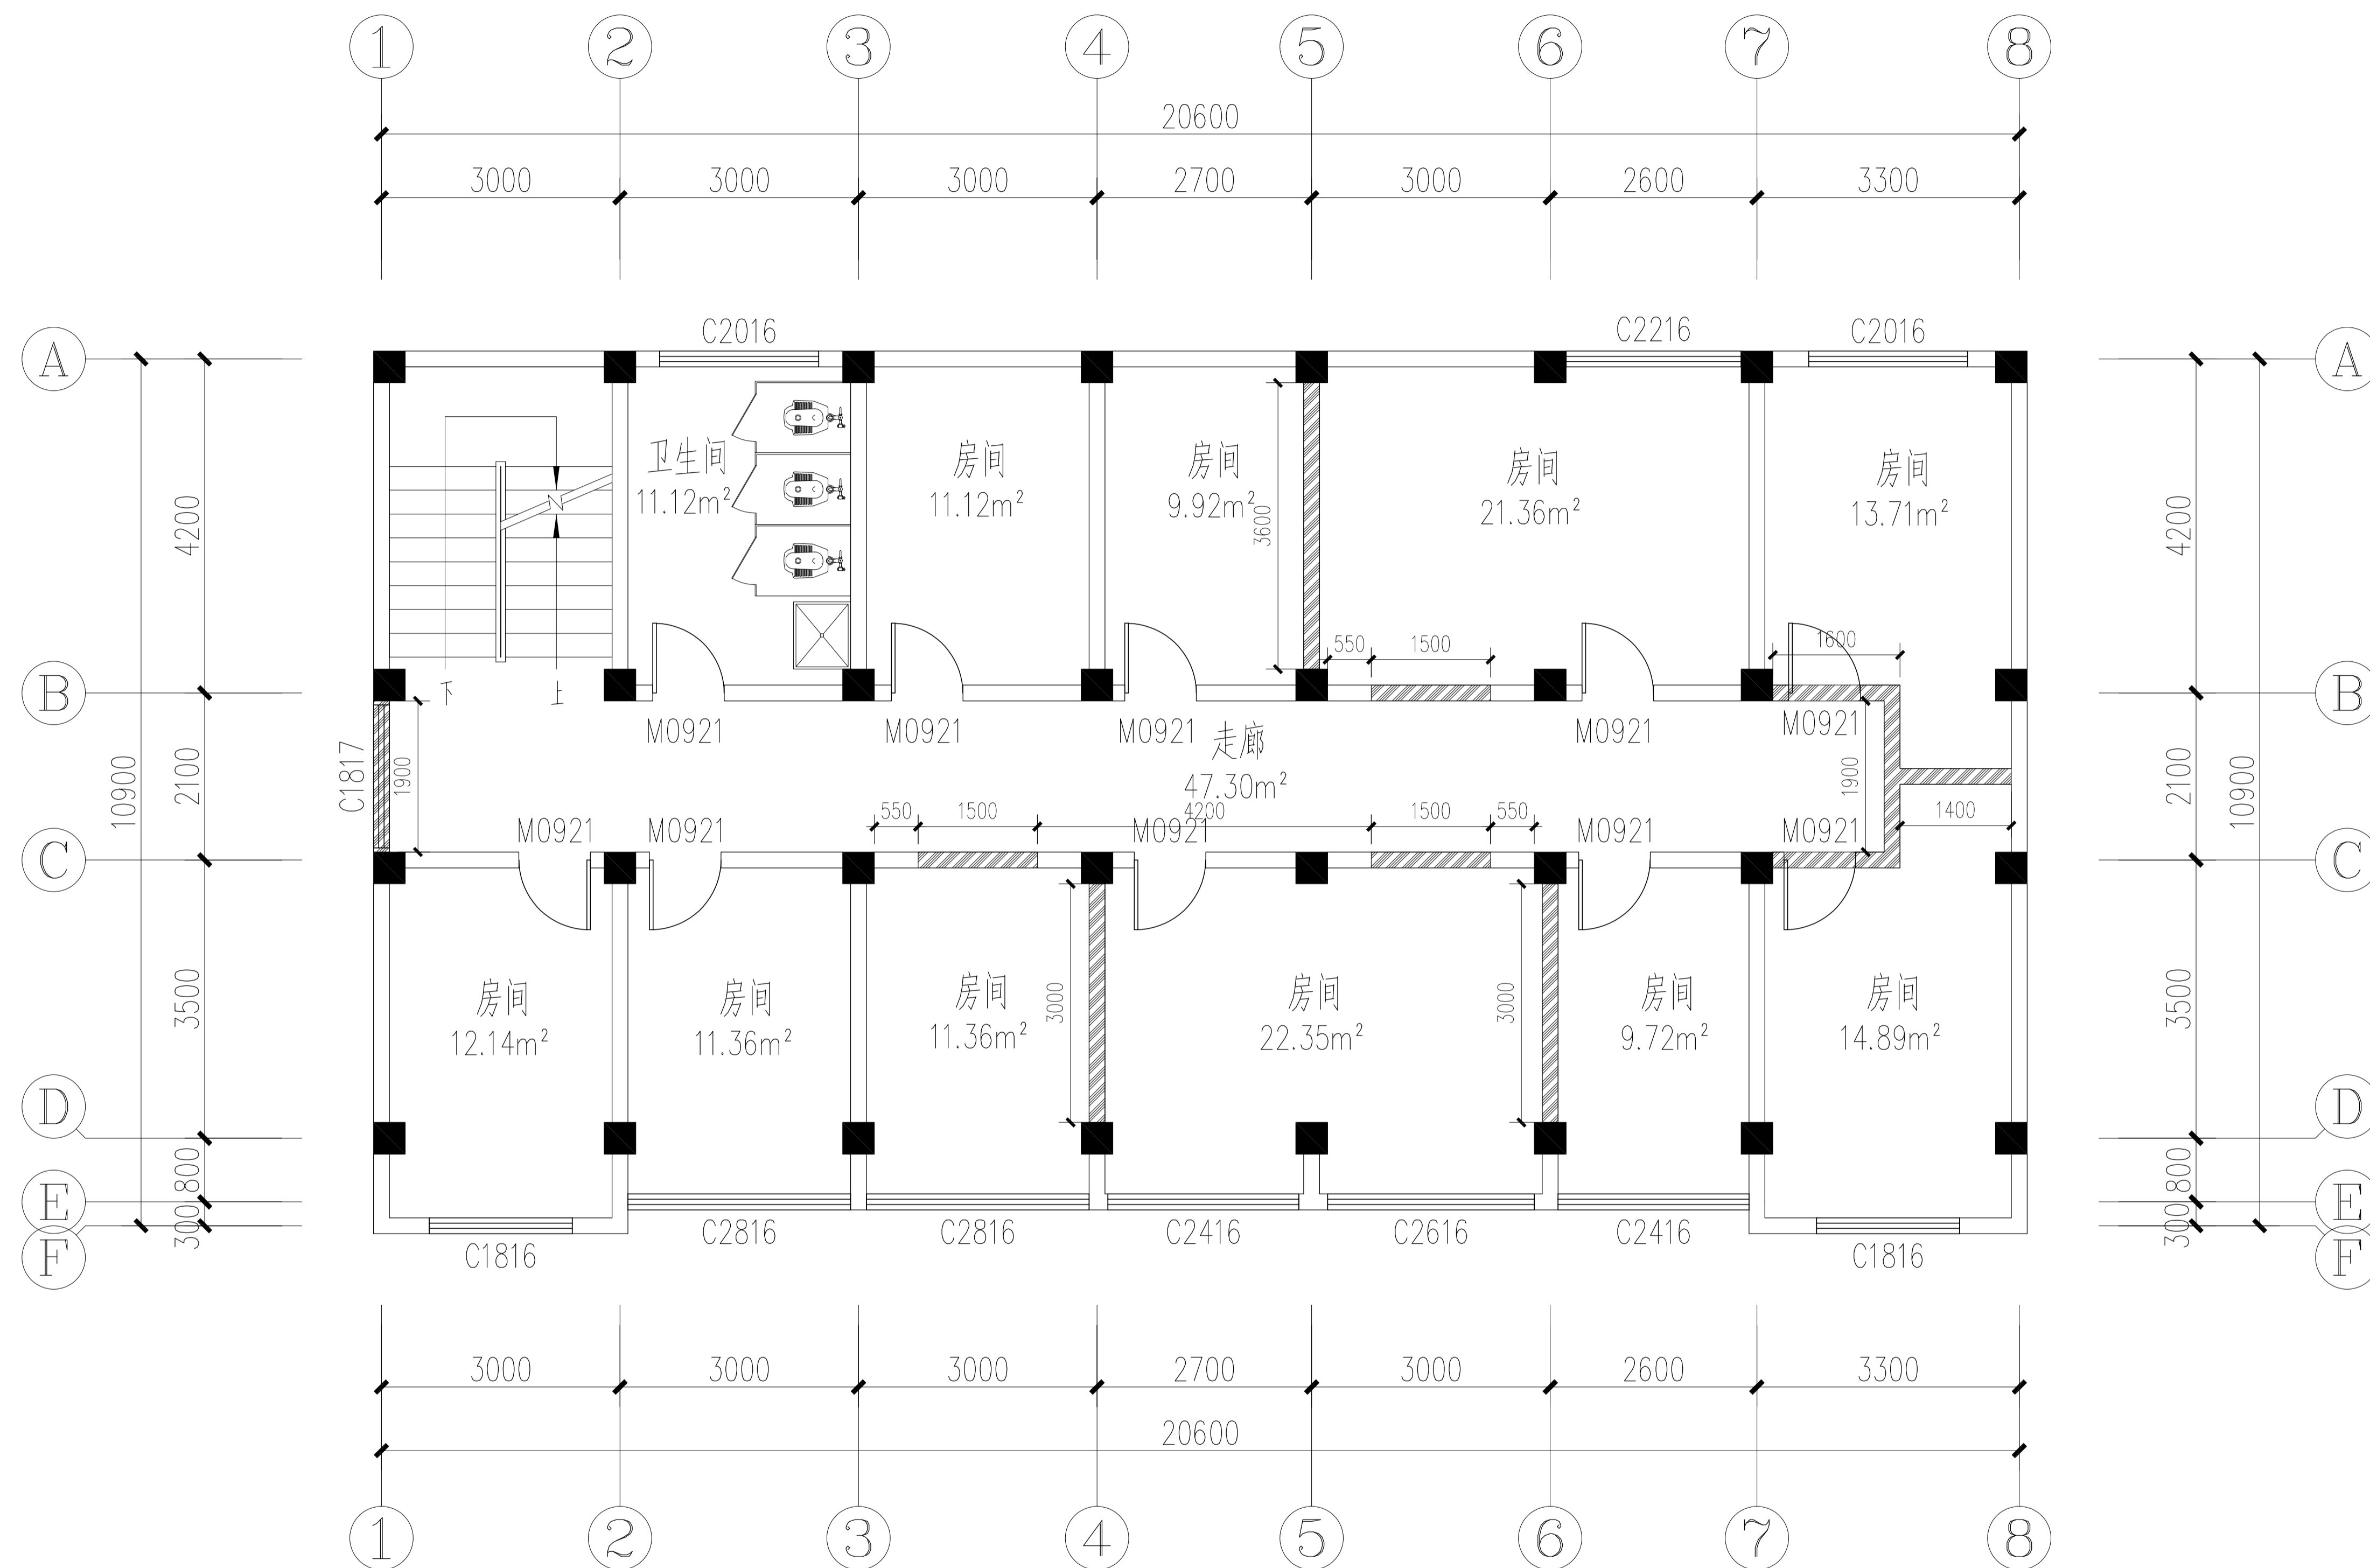


图例	名称
	内装修墙体拆除部分

WD-5F WALL DEMOLITION 五层墙体拆除图
Scale 1:50

武汉市政工程设计研究院有限责任公司	工程名称	吴兴社区党群服务中心室内装修项目(四明路原房管局用房)	审定		专业负责人		图号	WD-5F
	子项	七层办公楼	审核		校核		版次/更改码	A/0
	工程编号	设计阶段	施工图设计	项目负责人	设计		日期	2026.02

专业
会签栏
姓名

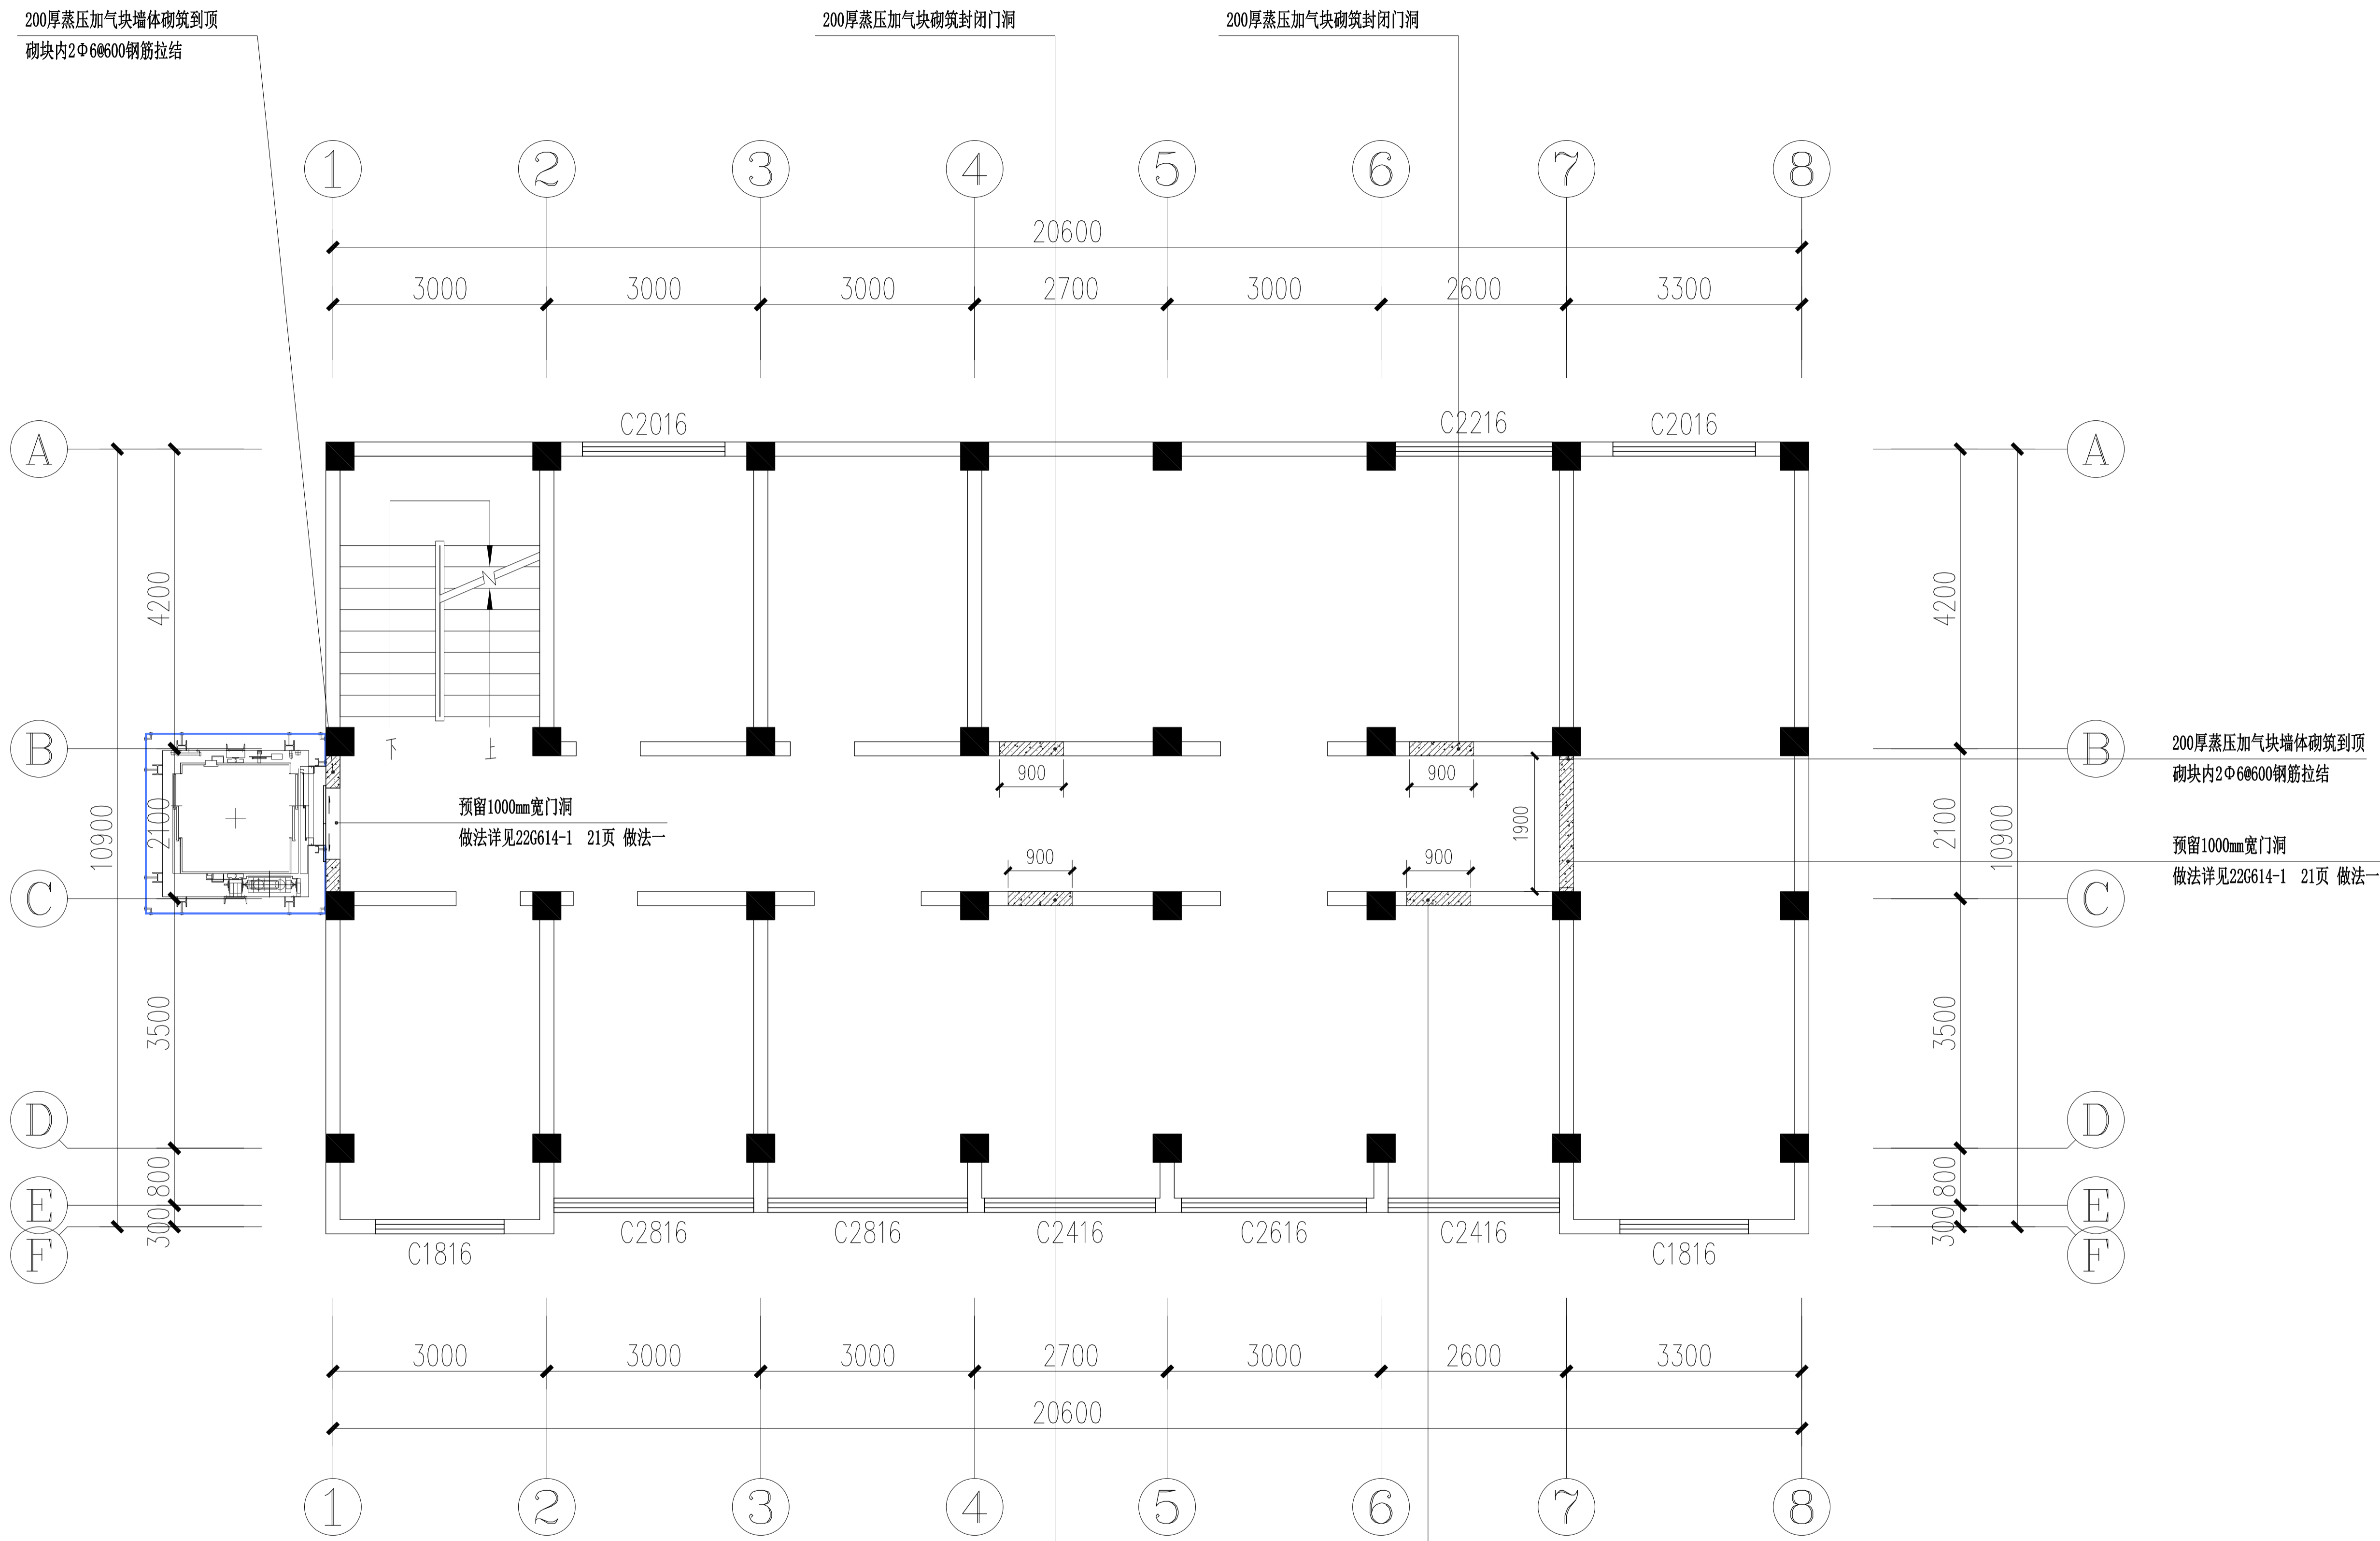


图例	名称
	100厚加气混凝土砌体墙
	轻钢龙骨纤维水泥板轻质隔墙

WM-5F WALL MASONRY 五层墙体砌筑图
Scale 1: 50


专业
会签栏
姓名


武汉市政工程设计研究院有限责任公司	工程名称	吴兴社区党群服务中心室内装修项目(四明路原房管局用房)	审定		专业负责人		图号	WM-3F
	子项	七层办公楼	审核		校核		版次/更改码	A/0
	工程编号	设计阶段	施工图设计	项目负责人	设计		日期	2026.02

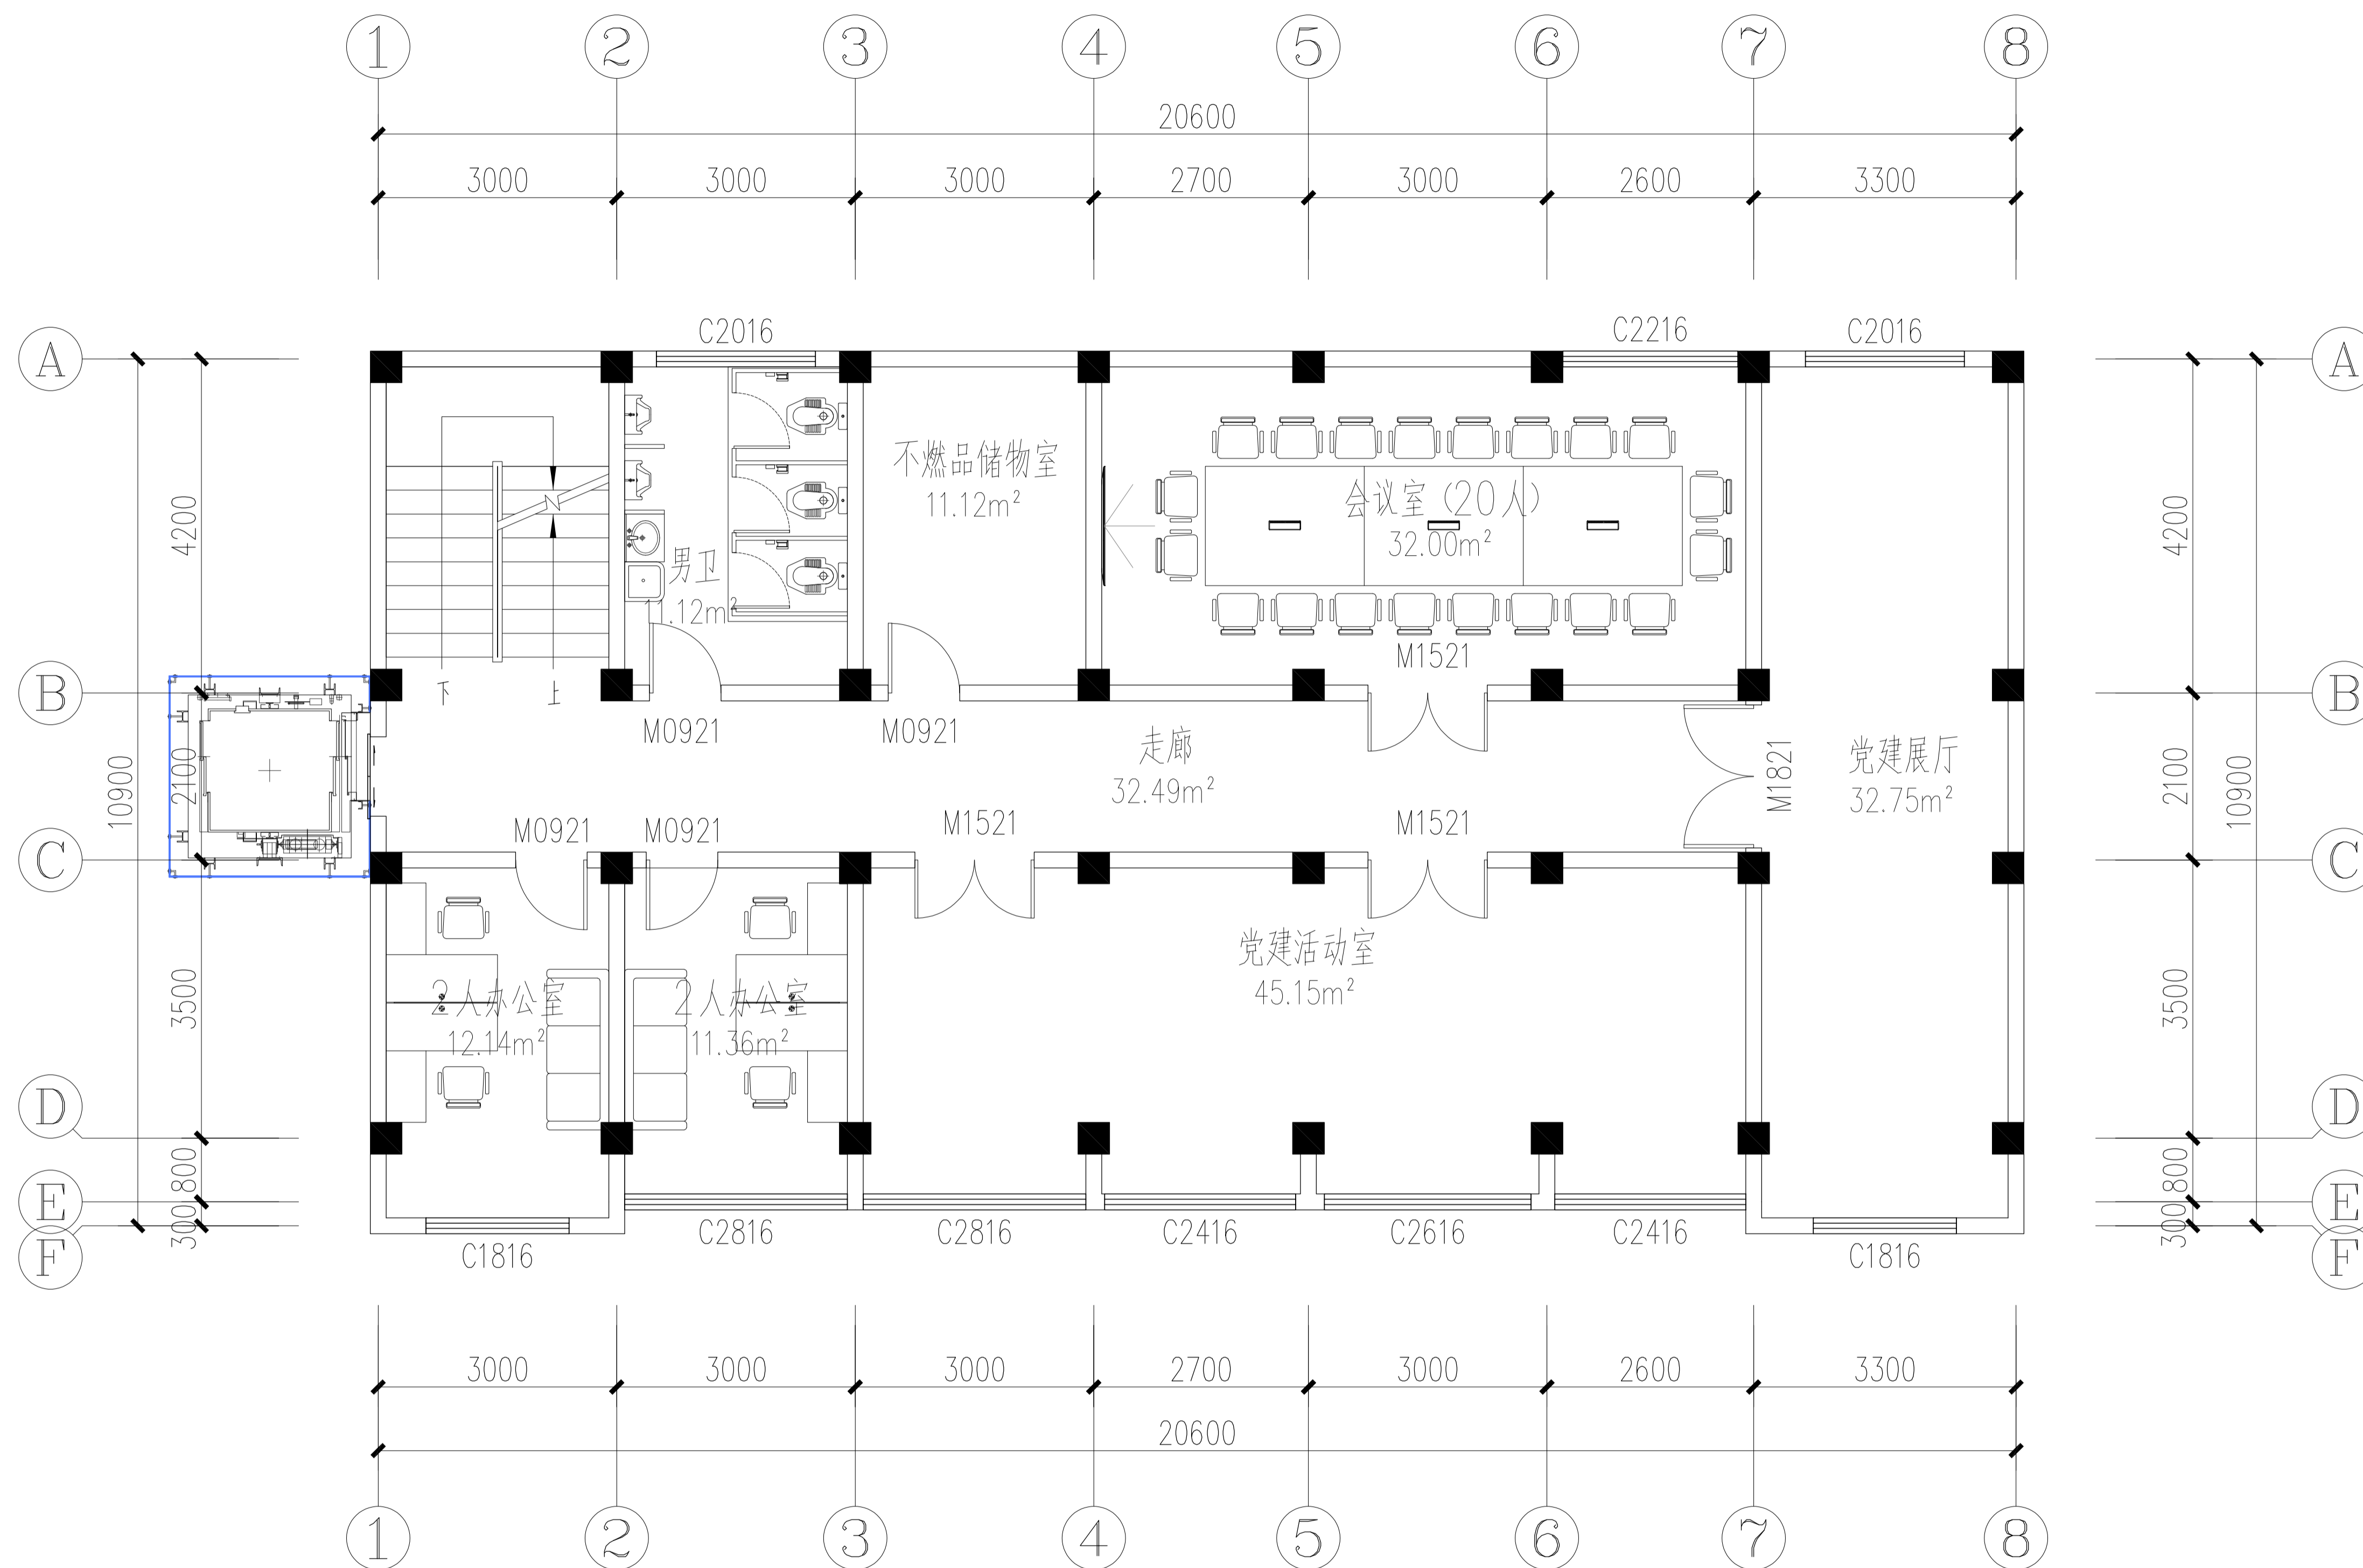


专业
会签栏
姓名

FF-5F FURNITURE 五层平面布置图
Scale 1:50


 武汉市政工程设计研究院有限责任公司	工程名称	吴兴社区党群服务中心室内装修项目(四明路原房管局用房)	审定		专业负责人		图号	FF-5F
	子项	七层办公楼	审核		校核		版次/更改码	A/0
	工程编号	设计阶段 施工图设计	项目负责人		设计		日期	2026.02

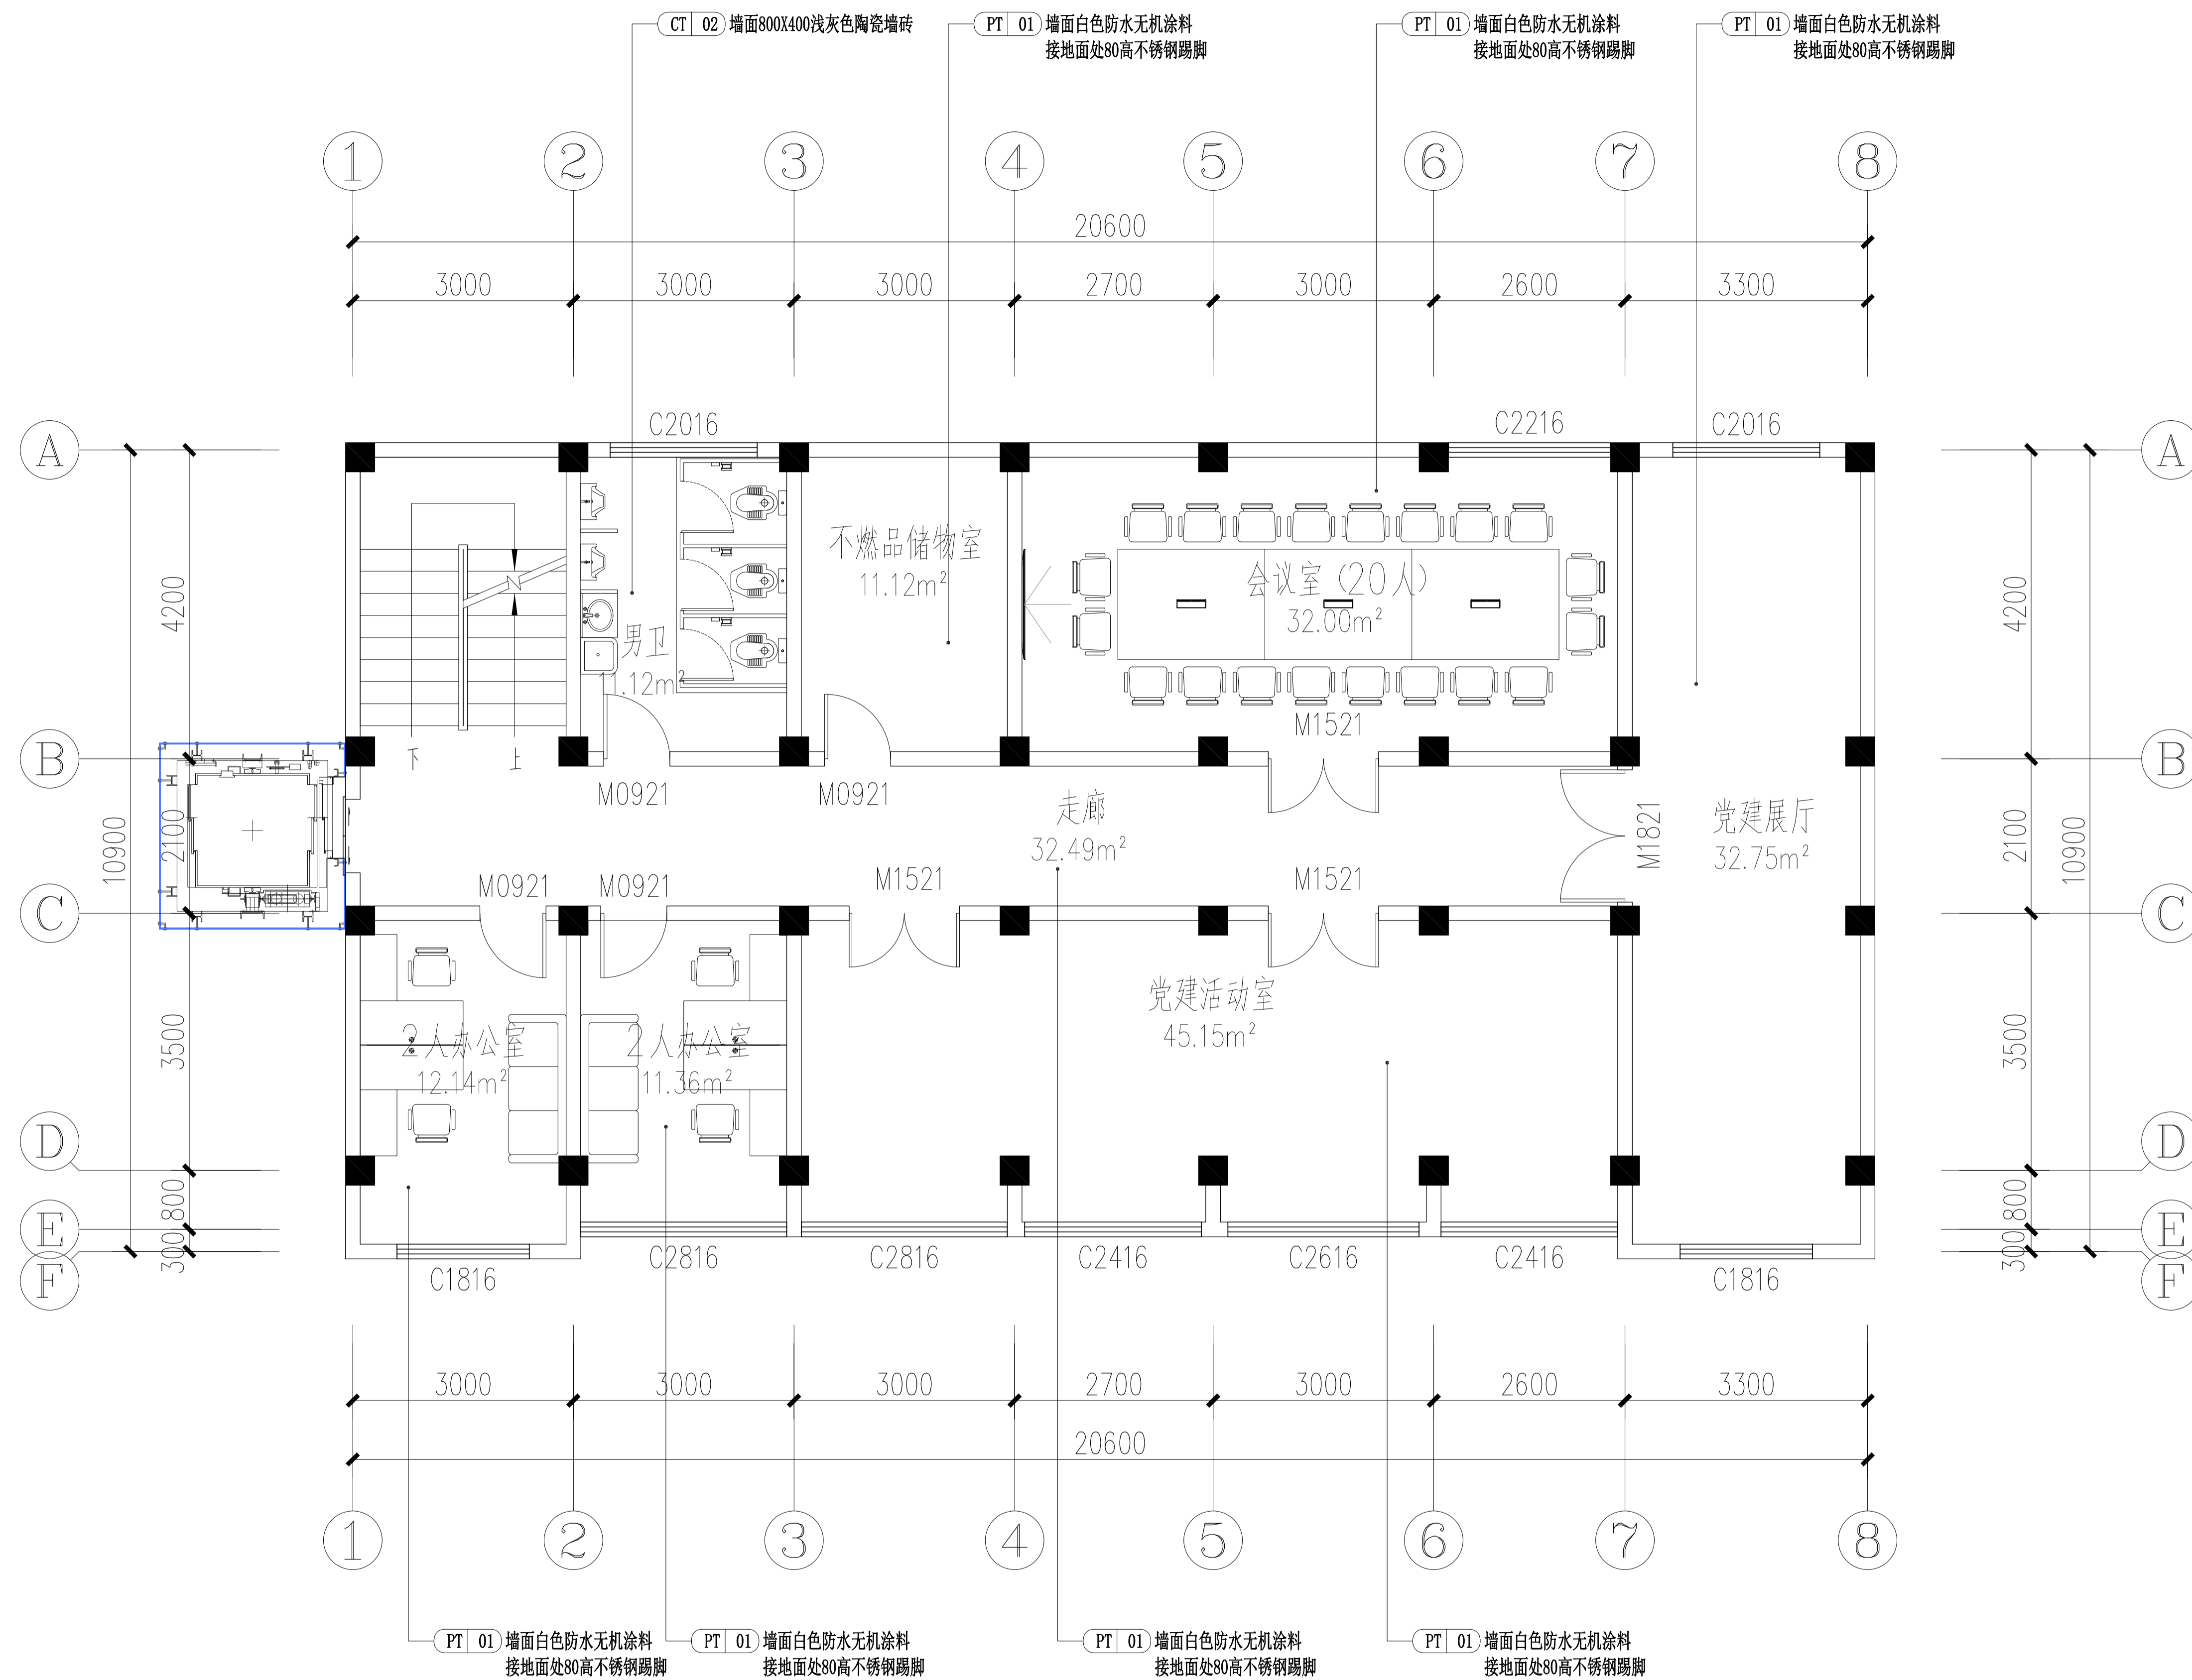

F1-5F FACADE INDEX 五层材料标志图
Scale 1:50

  武汉市政工程设计研究院有限责任公司	工程名称	吴兴社区党群服务中心室内装修项目(四明路原房管局用房)	审定		专业负责人		图号	F1-3F
	子项	七层办公楼	审核		校核		版次/更改码	A/0
	工程编号	设计阶段	施工图设计	项目负责人		设计		日期

专业 姓名
会签栏

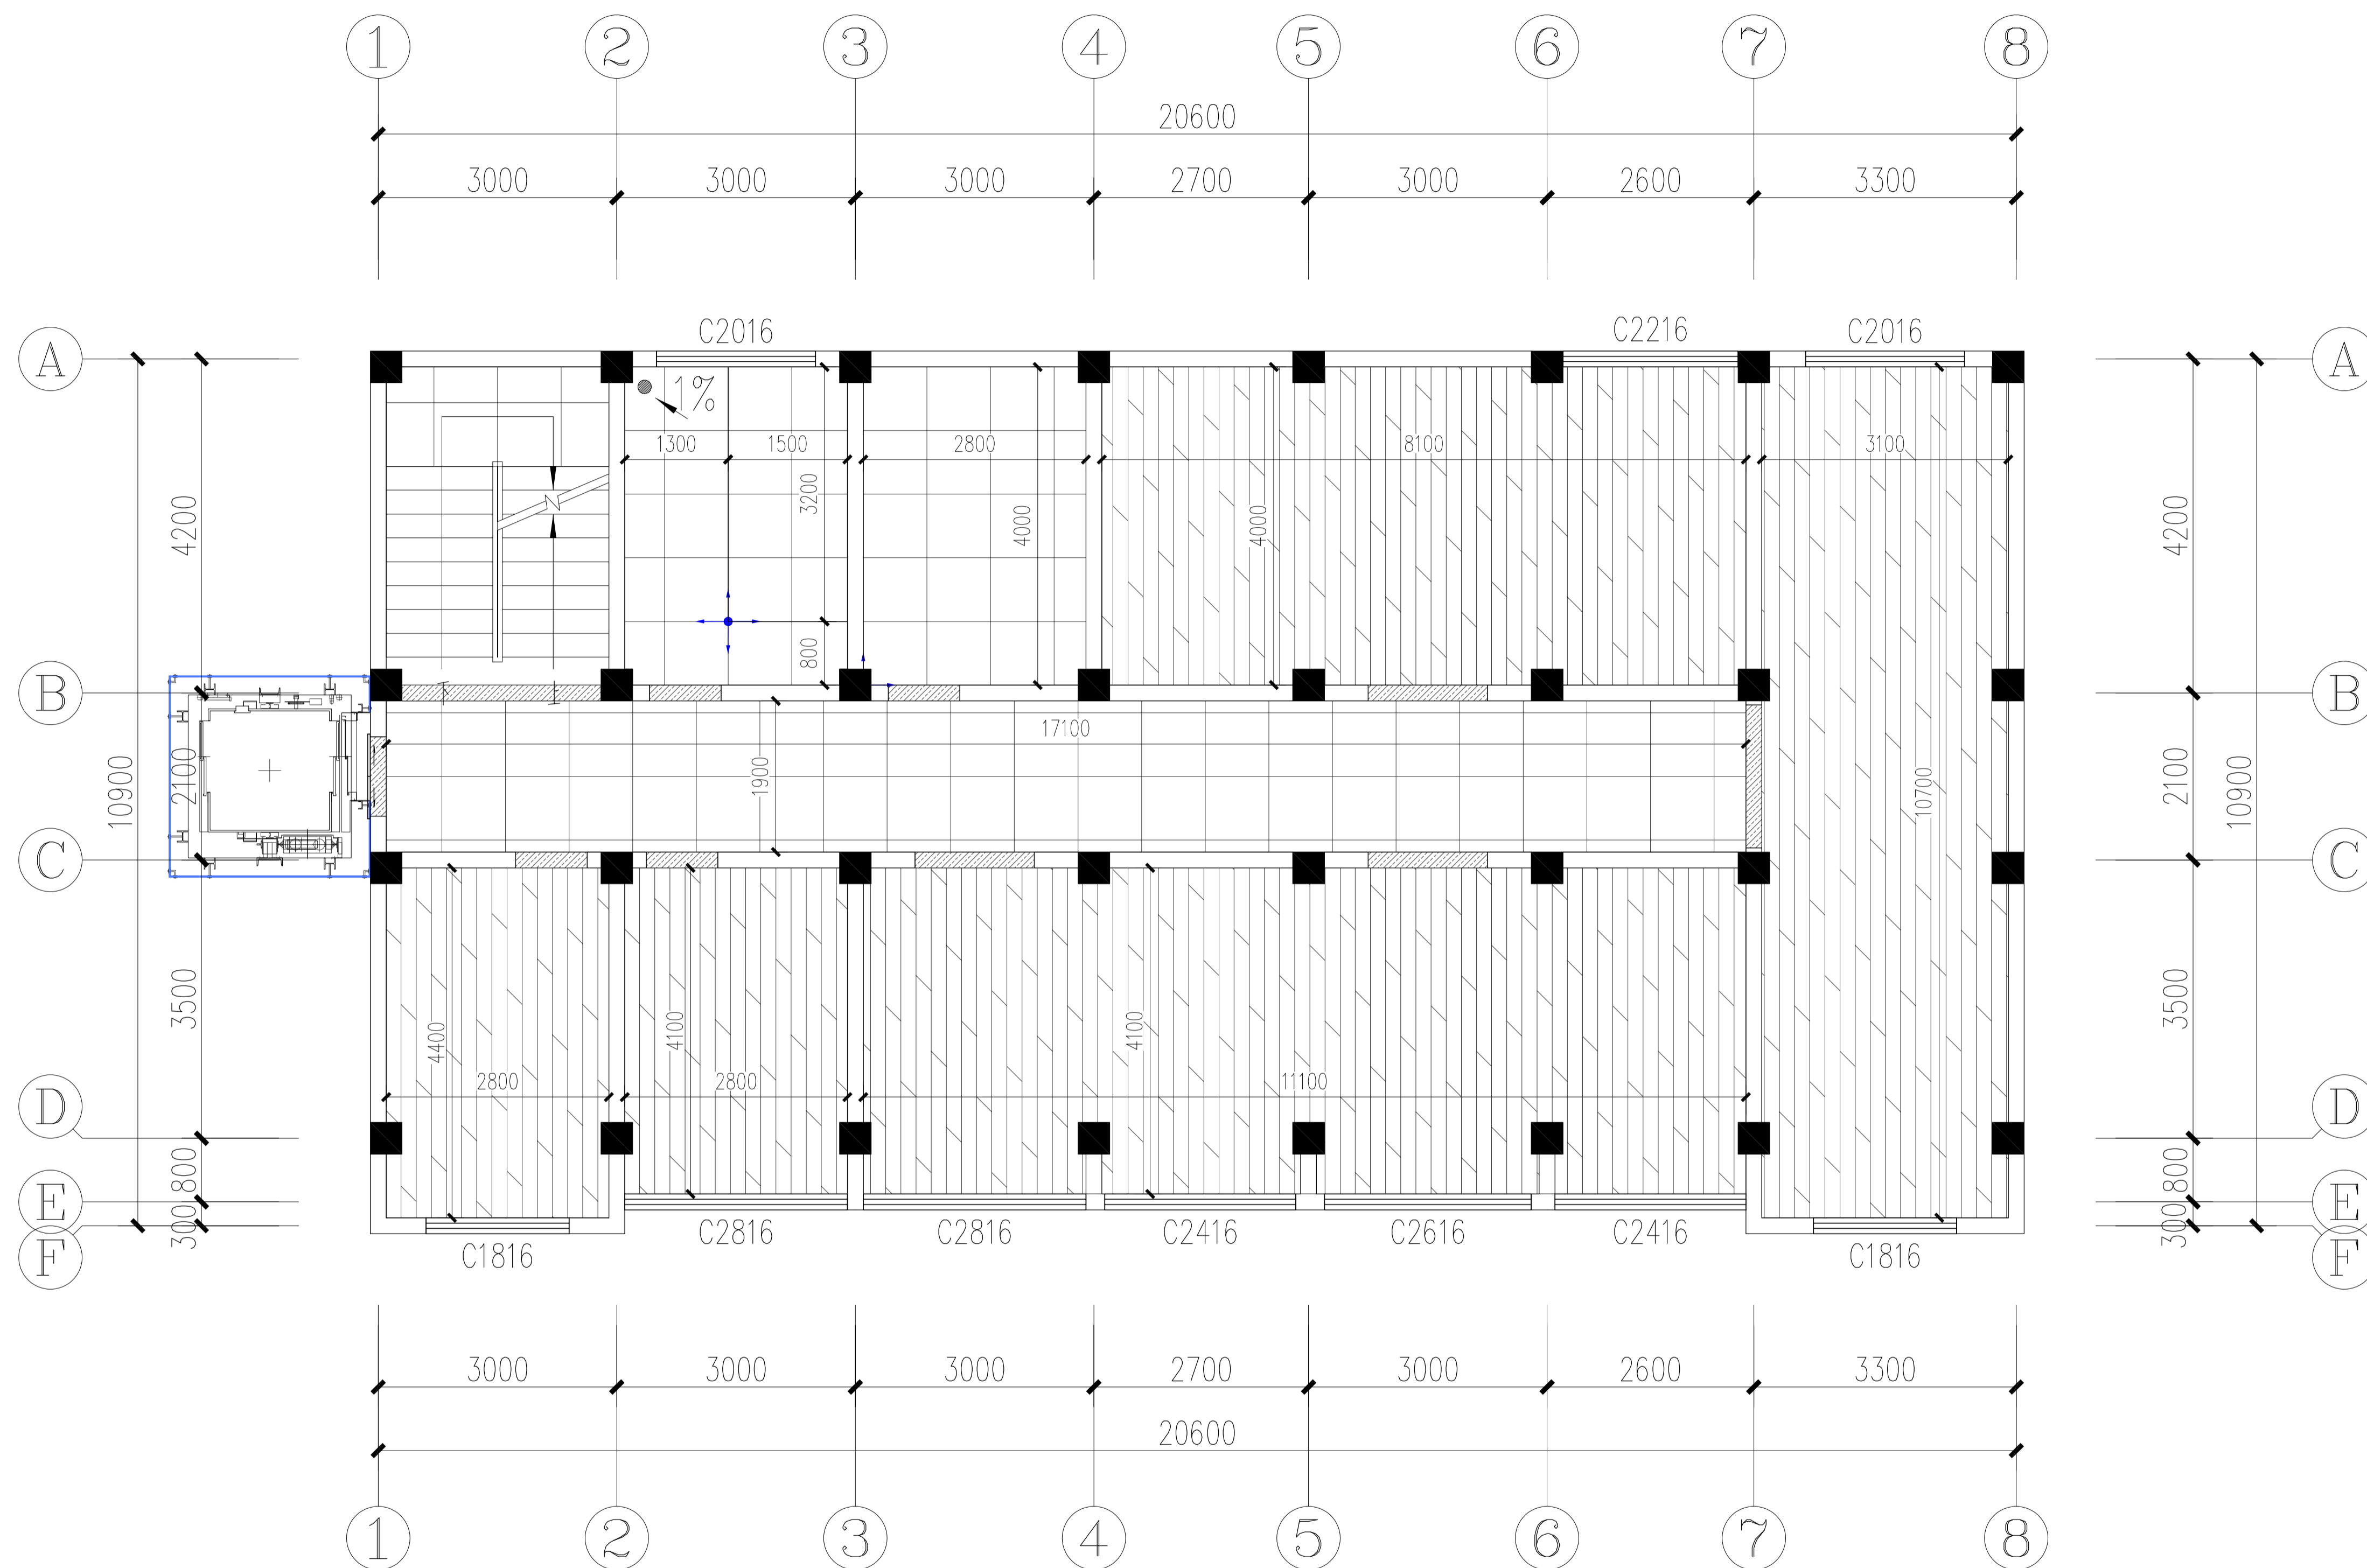


图例	材料编号	名称
	CT-03	800mm×800mm浅灰色防滑地砖
	ST-02	深灰色人造石过门石
	WD-01	难燃强化复合地板(选样)

FC-5F FLOOR COVERING 五层地坪铺装图
Scale 1:50

武汉市政工程设计研究院有限责任公司	工程名称	吴兴社区党群服务中心室内装修项目(四明路原房管局用房)	审定		专业负责人		图号	FC-5F
	子项	七层办公楼	审核		校核		版次/更改码	A/0
	工程编号	设计阶段	施工图设计	项目负责人		设计		日期

专业
会签栏
姓名

专业
会签栏
姓名

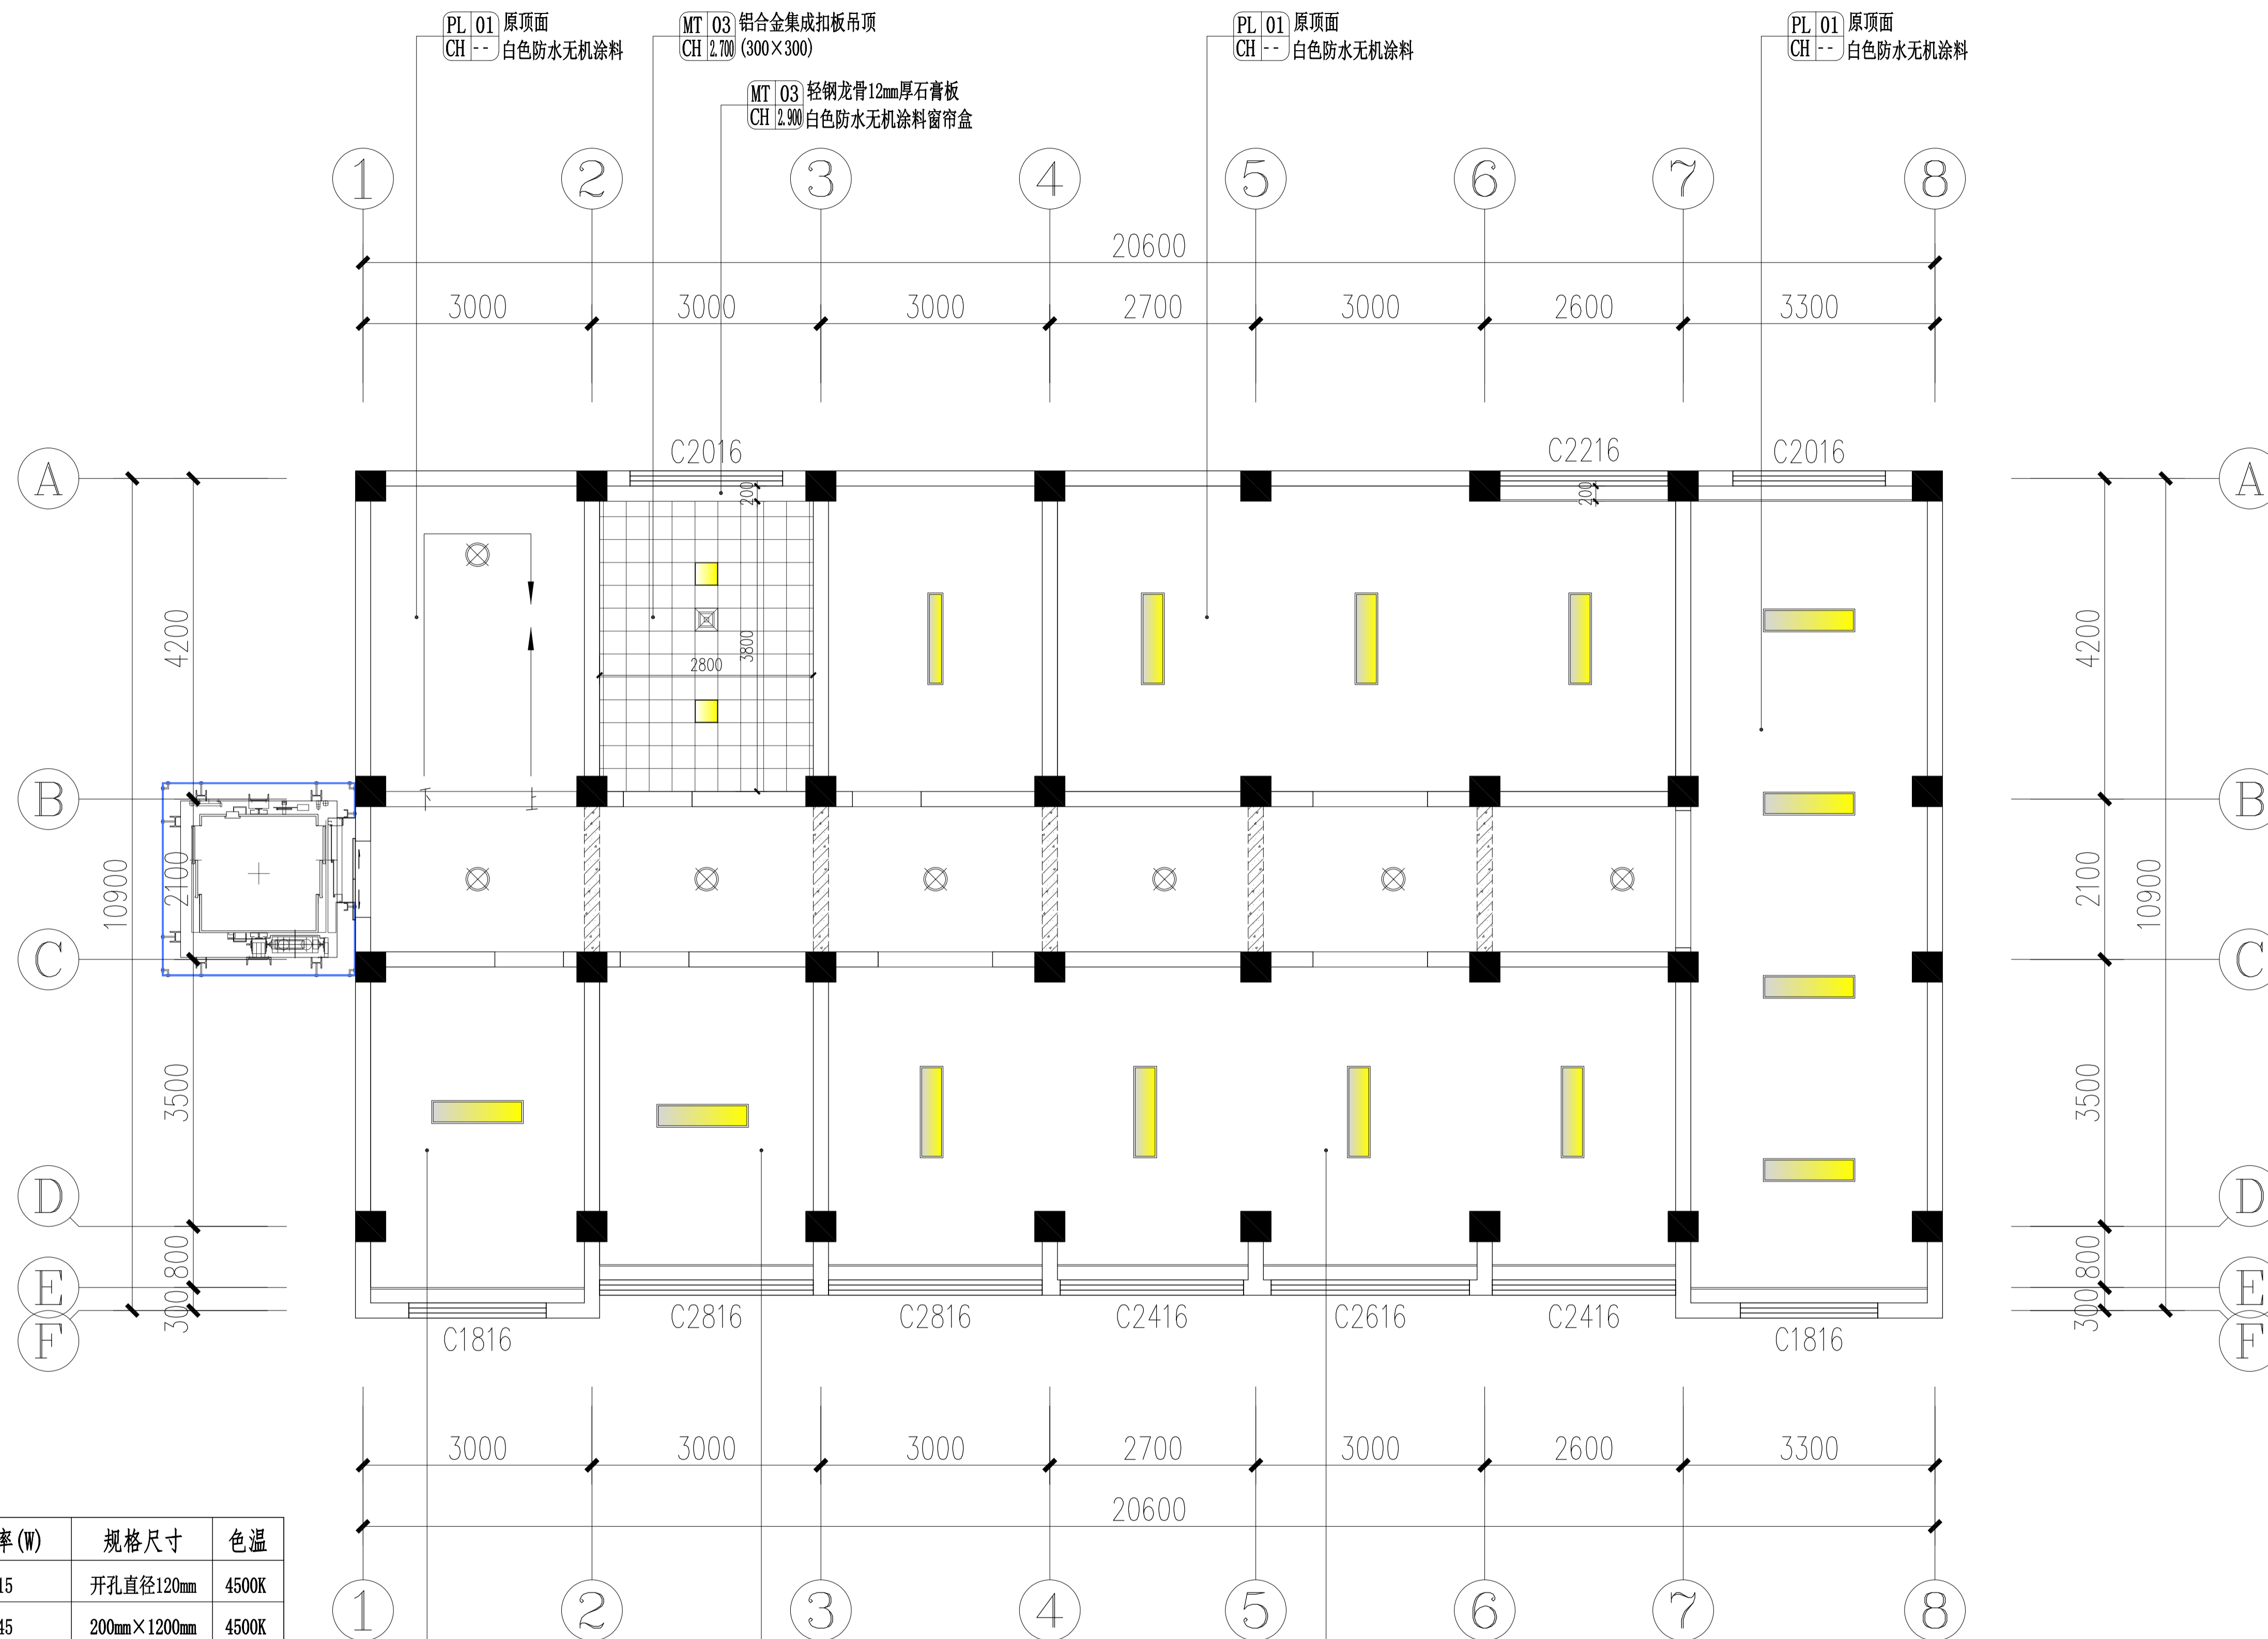


吊顶灯具电器选型表:

图例	名称	功率(W)	规格尺寸	色温
⊕	LED嵌入式防眩目可调筒灯	15	开孔直径120mm	4500K
—	200×1200LED吊装长条灯	45	200mm×1200mm	4500K
⊗	吸顶灯(选样)	15	φ220mm	4500K
—	LED轨道灯	10W×3	2米轨道+3筒灯	4500K
■	300×300平板灯	18	300mm×300mm	4500K
⊗	集成吊顶嵌入式排风扇		300mm×300mm	

说明: 图中除特别标注的尺寸单位外均为毫米。

FC-5F FLOOR COVERING 五层天花布置图
Scale 1:50

武汉市政工程设计研究院有限责任公司	工程名称	吴兴社区党群服务中心室内装修项目(四明路原房管局用房)	审定		专业负责人		图号	RC-5F
	子项	七层办公楼	审核		校核		版次/更改码	A/0
	工程编号	设计阶段	施工图设计	项目负责人		设计	日期	2026.02

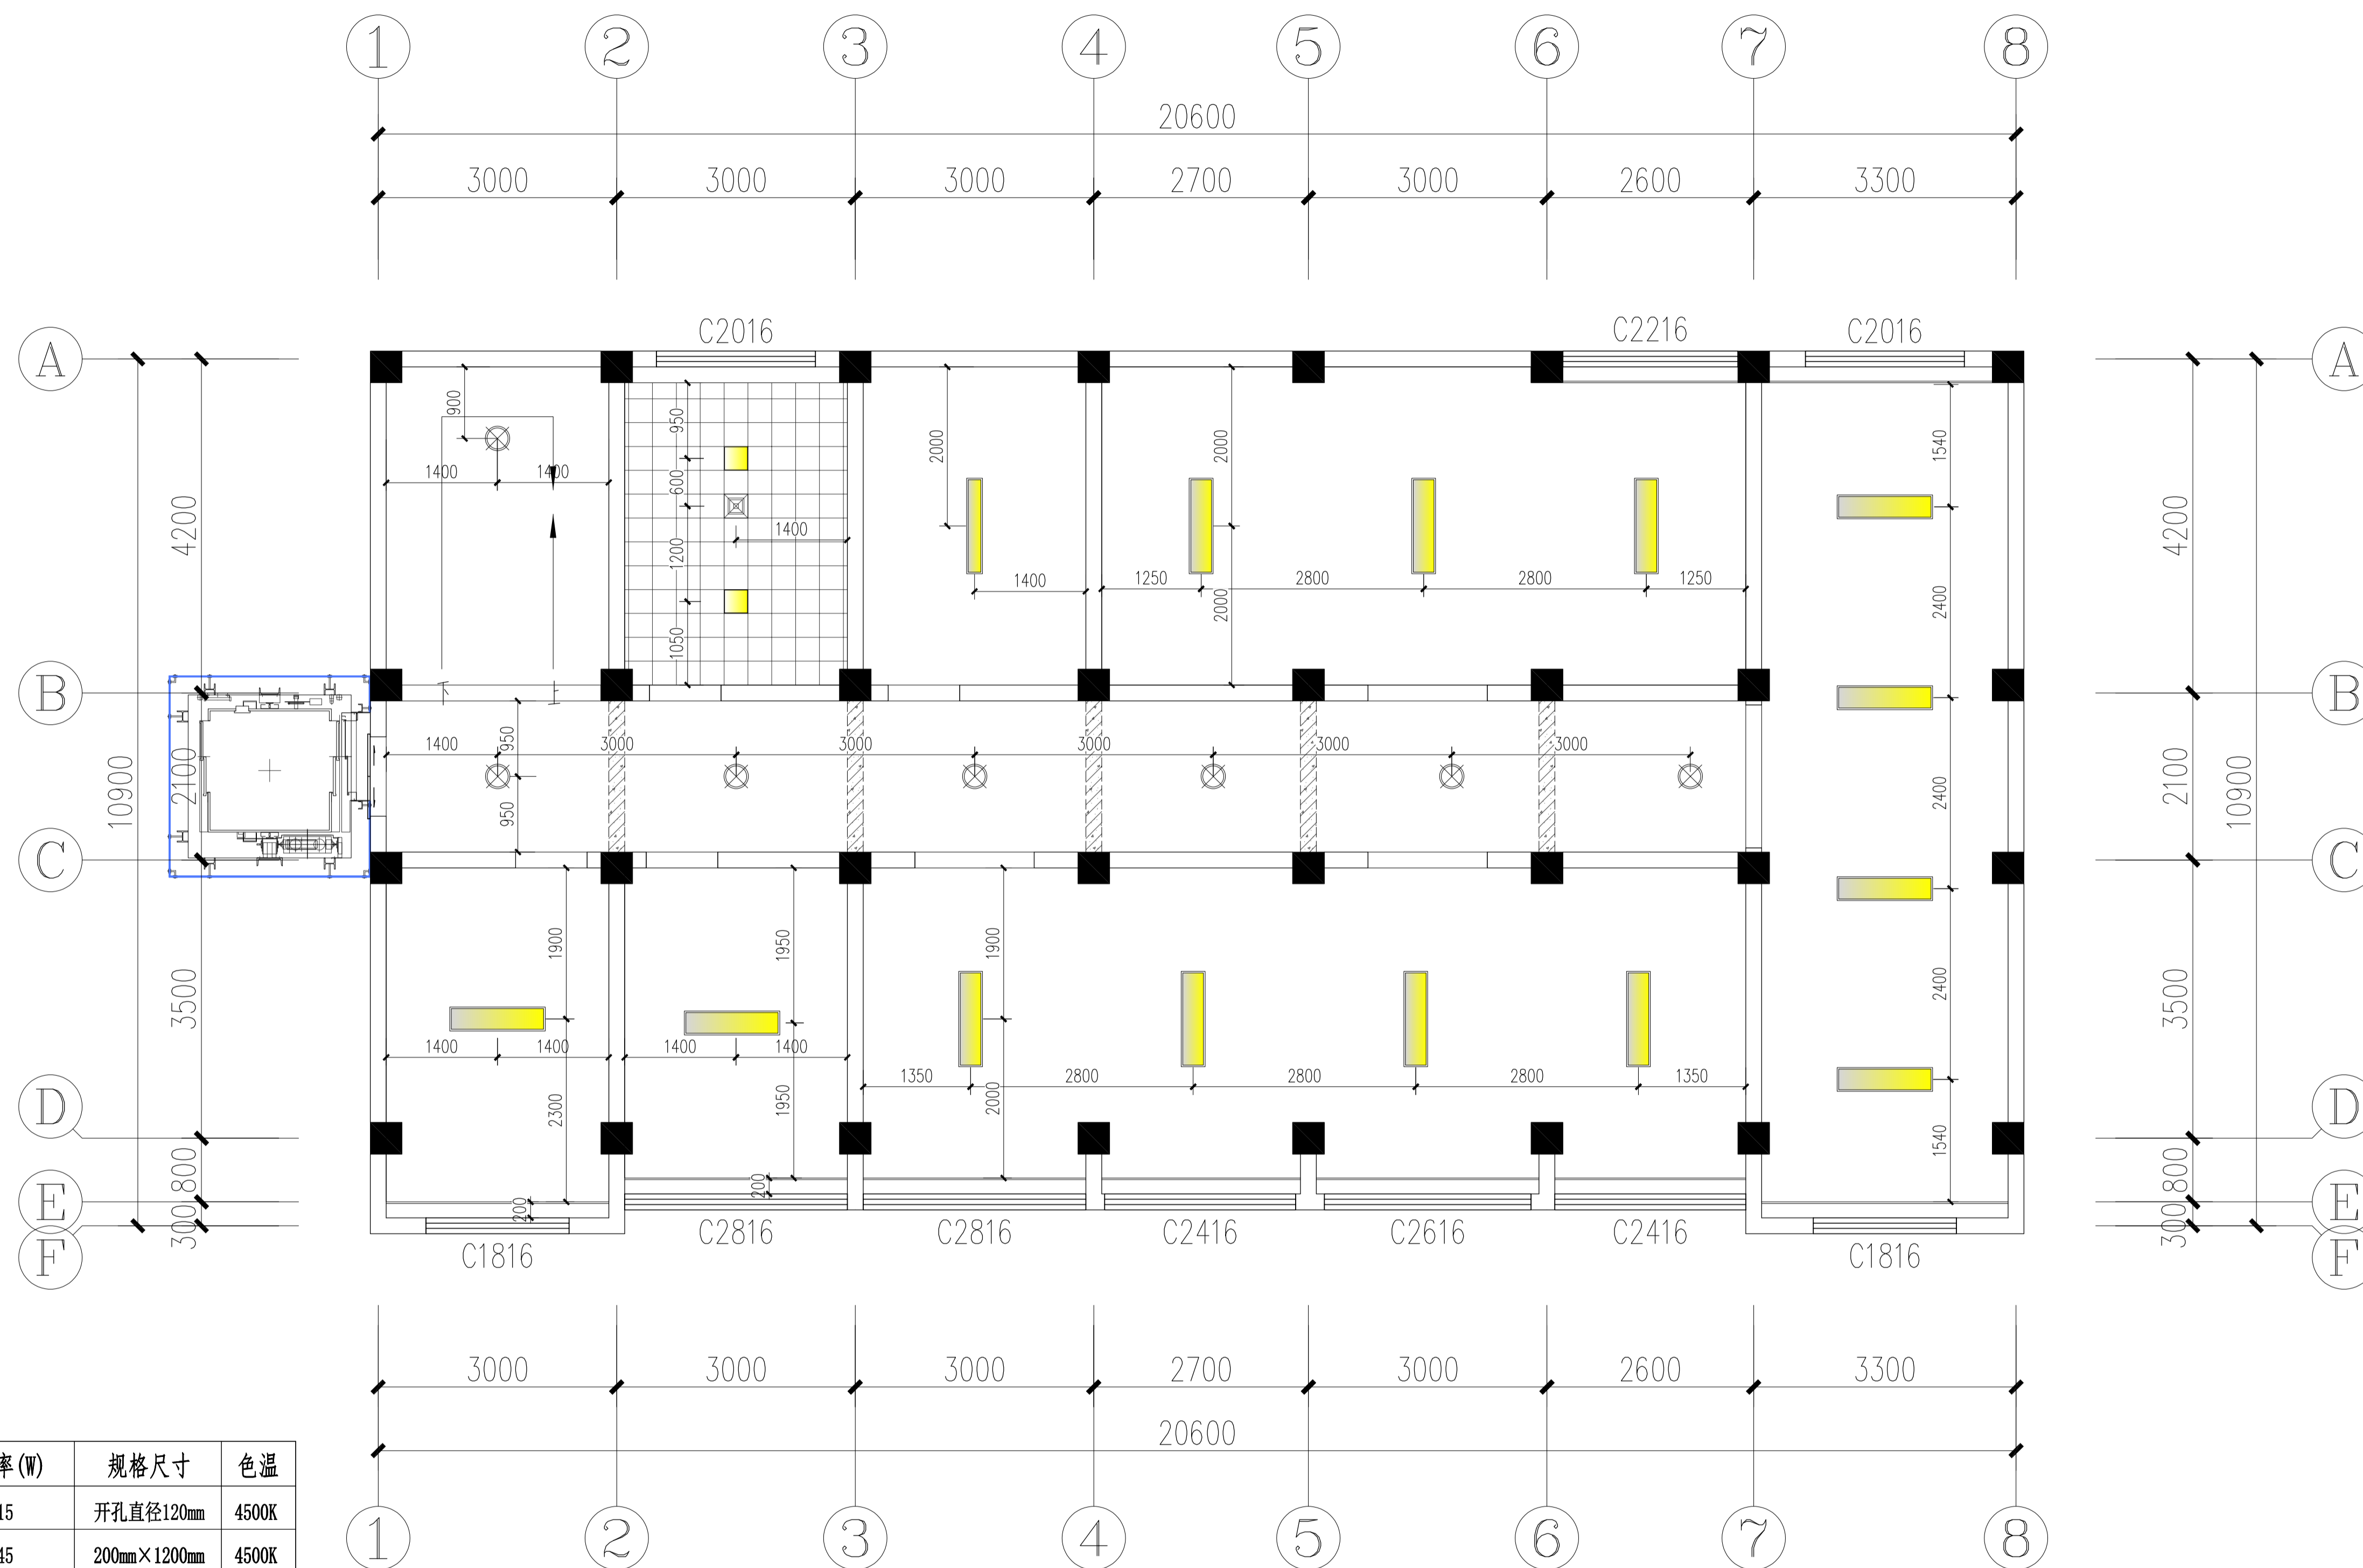


吊顶灯具电器选型表:

图例	名称	功率(W)	规格尺寸	色温
⊕	LED嵌入式防眩目可调筒灯	15	开孔直径120mm	4500K
—	200×1200LED吊装长条灯	45	200mm×1200mm	4500K
⊗	吸顶灯(选样)	15	φ 220mm	4500K
—	LED轨道灯	10W×3	2米轨道+3筒灯	4500K
■	300×300平板灯	18	300mm×300mm	4500K
⊗	集成吊顶嵌入式排风扇		300mm×300mm	


说明: 图中除特别标注的尺寸单位外均为毫米。

LP-5F LAMPS POSITIONING 五层灯具定位图
Scale 1: 50

专业
会签栏
姓名

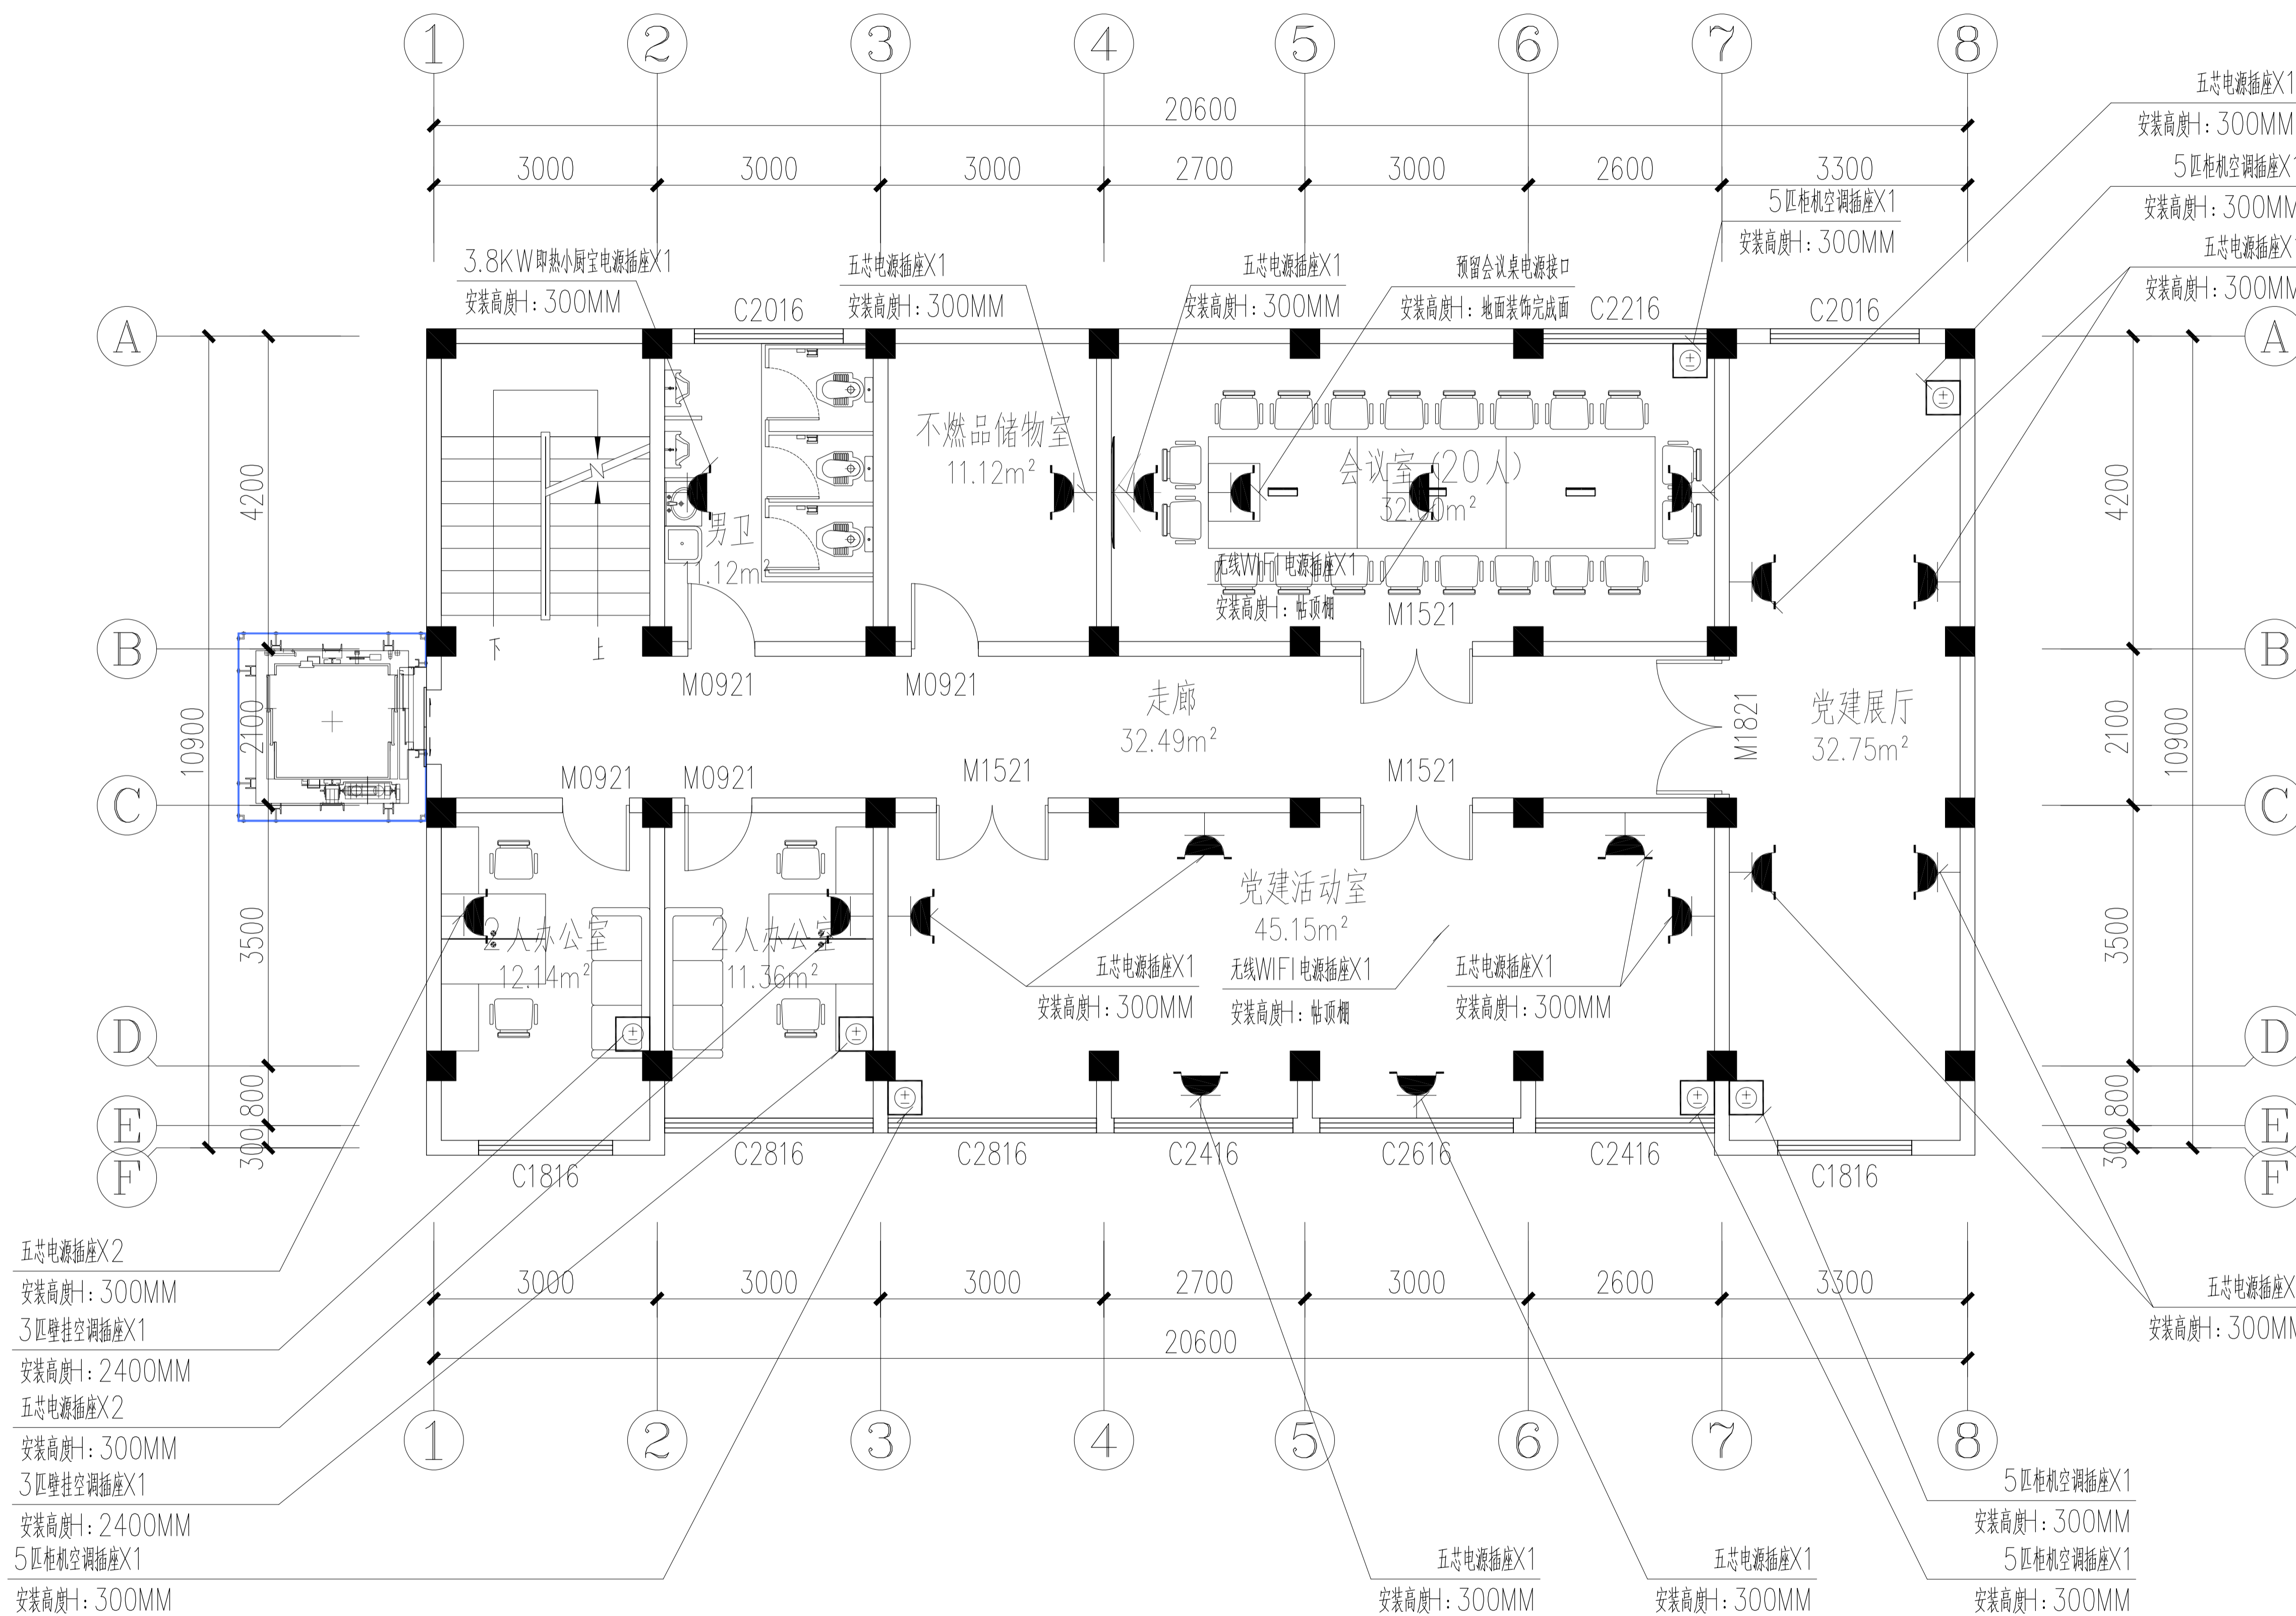

FF-5F FURNITURE 五层强电插座布置图
Scale 1:50

  武汉市政工程设计研究院有限责任公司	工程名称	吴兴社区党群服务中心室内装修项目(四明路原房管局用房)	审定		专业负责人		图号	FF-5F
	子项	七层办公楼	审核		校核		版次/更改码	A/0
	工程编号	设计阶段	施工图设计	项目负责人		设计	日期	2026.02

专业 姓名
会签栏