


FF-5F FURNITURE 五层弱电插座布置图

Scale 1:50

武汉市政工程设计研究院有限责任公司	工程名称	吴兴社区党群服务中心室内装修项目(四明路原房管局用房)	审定		专业负责人		图号	FF-5F
	子项	七层办公楼	审核		校核		版次/更改码	A/0
	工程编号	设计阶段	施工图设计	项目负责人		设计	日期	2026.02

专业
会签栏
姓名

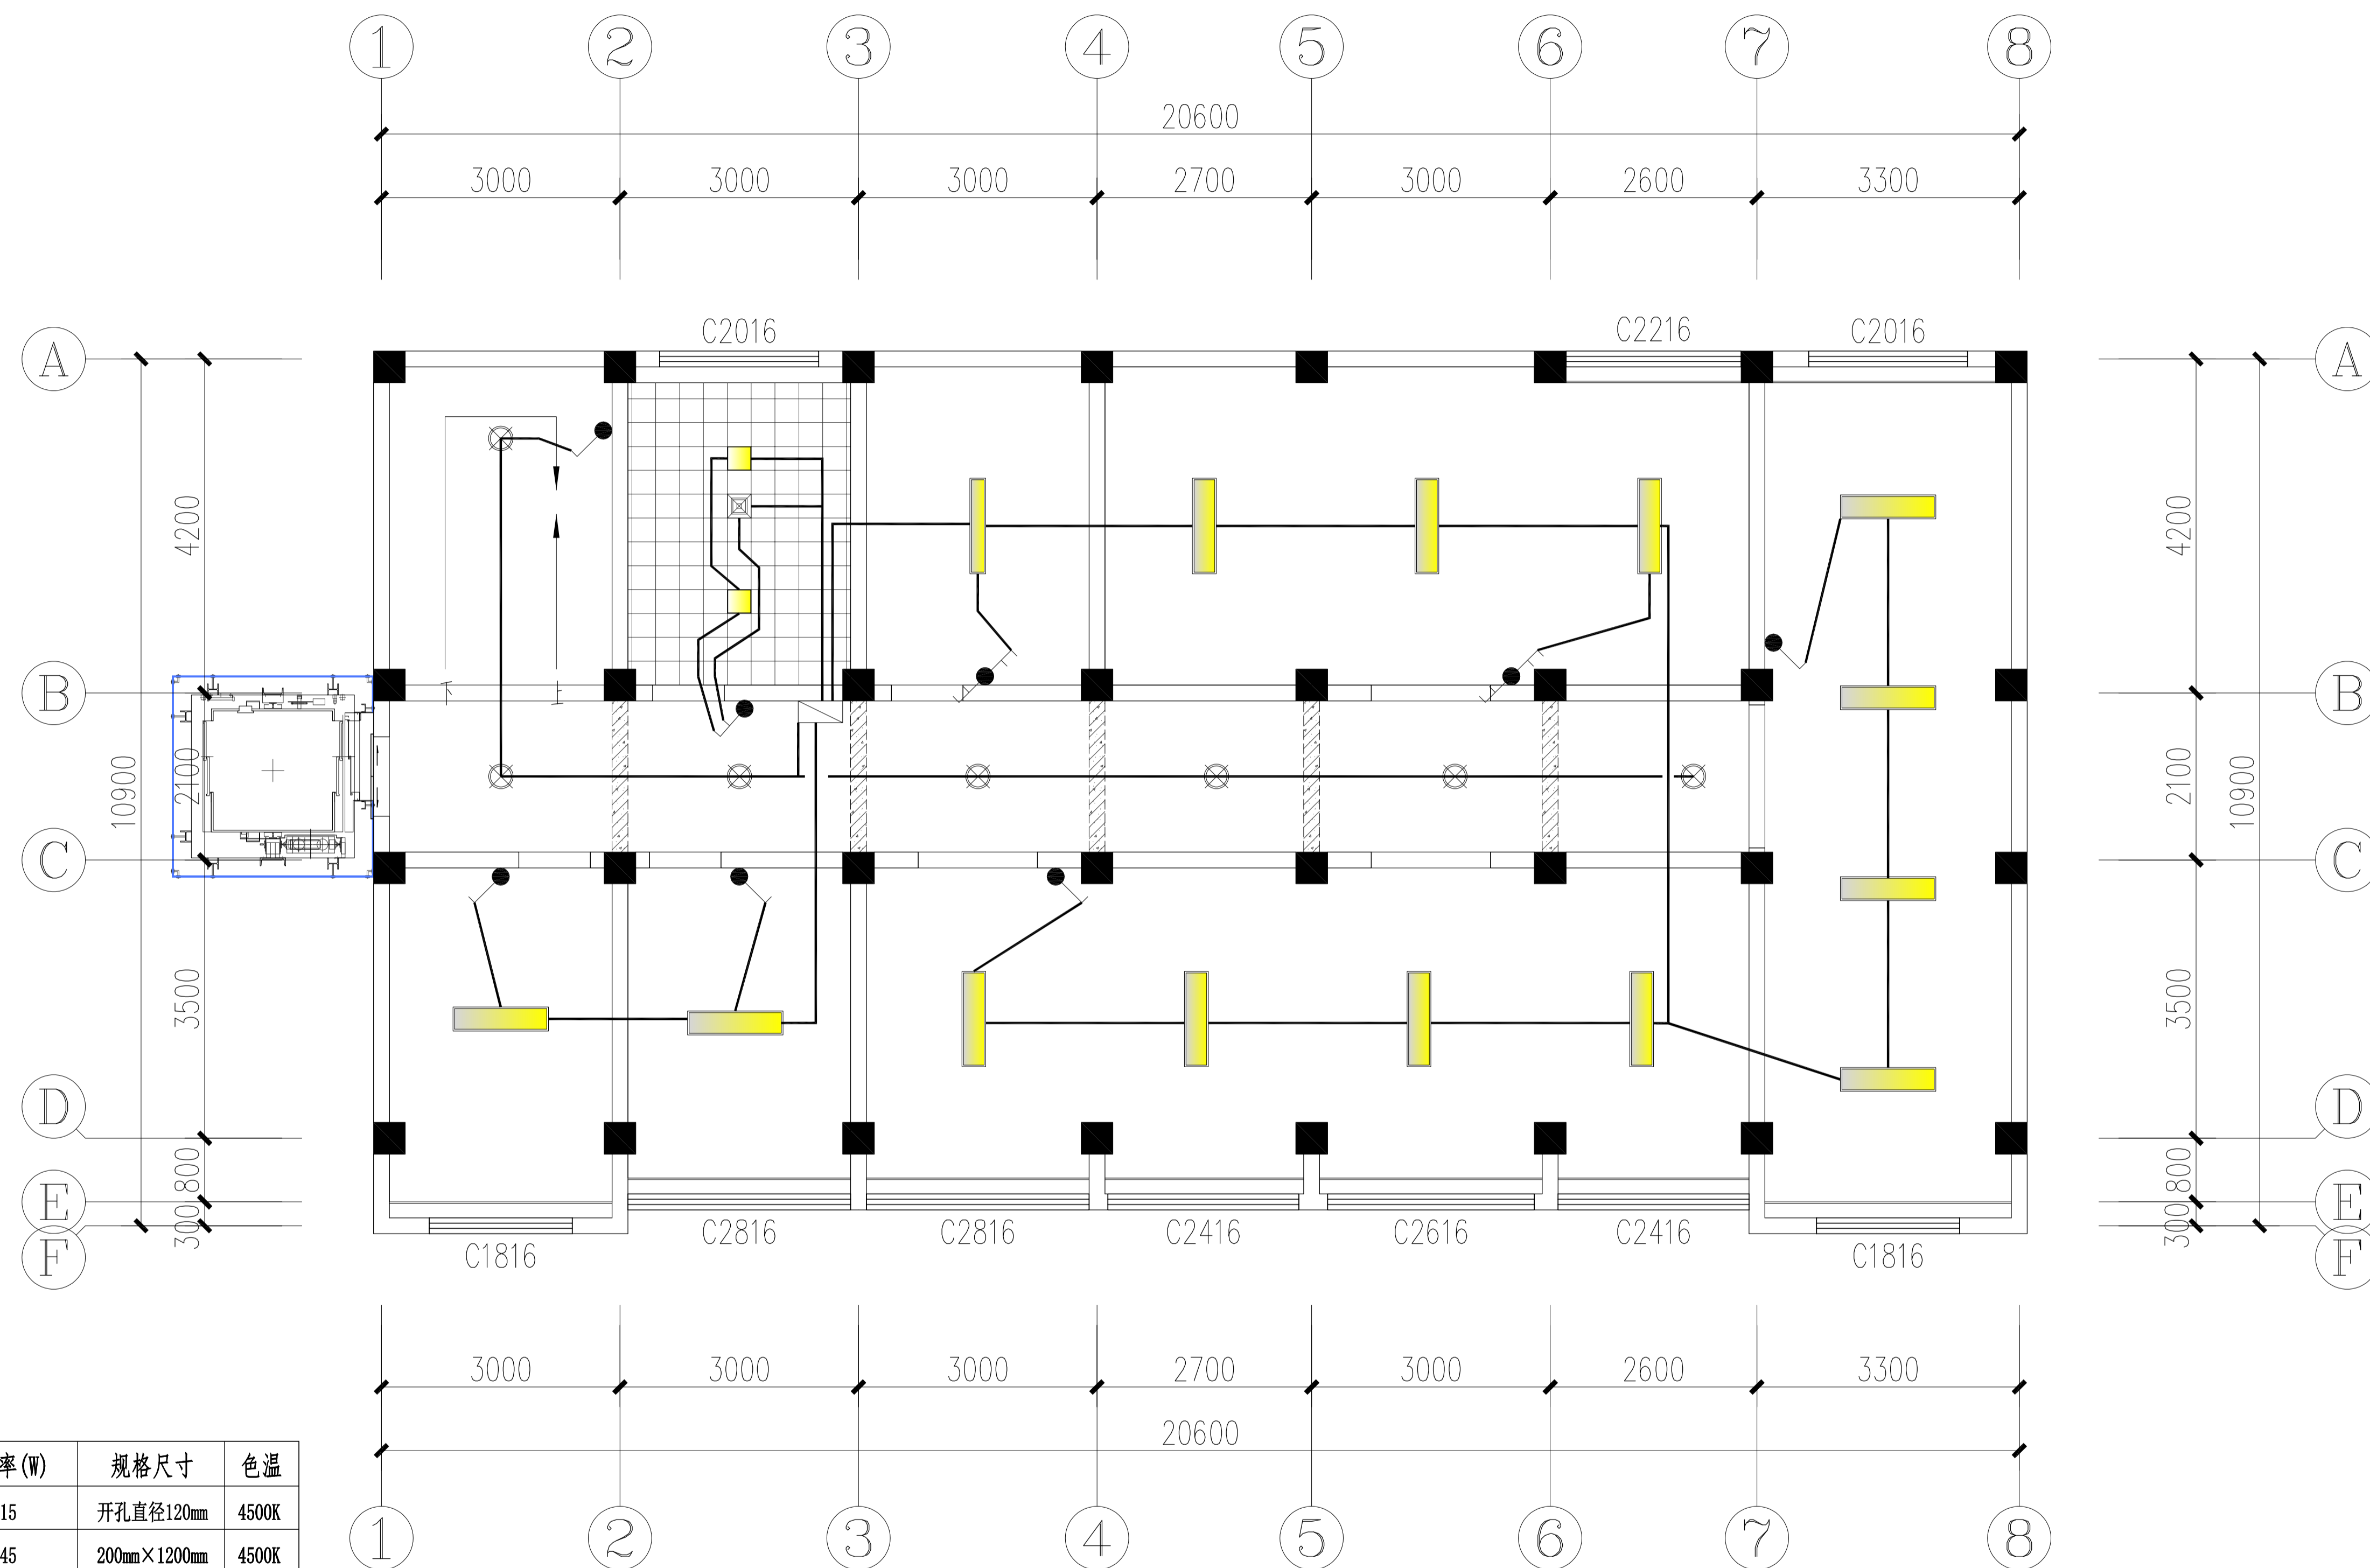


吊顶灯具电器选型表:

图例	名称	功率(W)	规格尺寸	色温
⊕	LED嵌入式防眩目可调筒灯	15	开孔直径120mm	4500K
—	200×1200LED吊装长条灯	45	200mm×1200mm	4500K
⊗	吸顶灯(选样)	15	φ220mm	4500K
—	LED轨道灯	10W×3	2米轨道+3筒灯	4500K
■	300×300平板灯	18	300mm×300mm	4500K
⊗	集成吊顶嵌入式排风扇		300mm×300mm	

说明: 图中除特别标注的尺寸单位外均为毫米。


LP-5F LAMPS POSITIONING 五层灯具定位图
Scale 1: 50

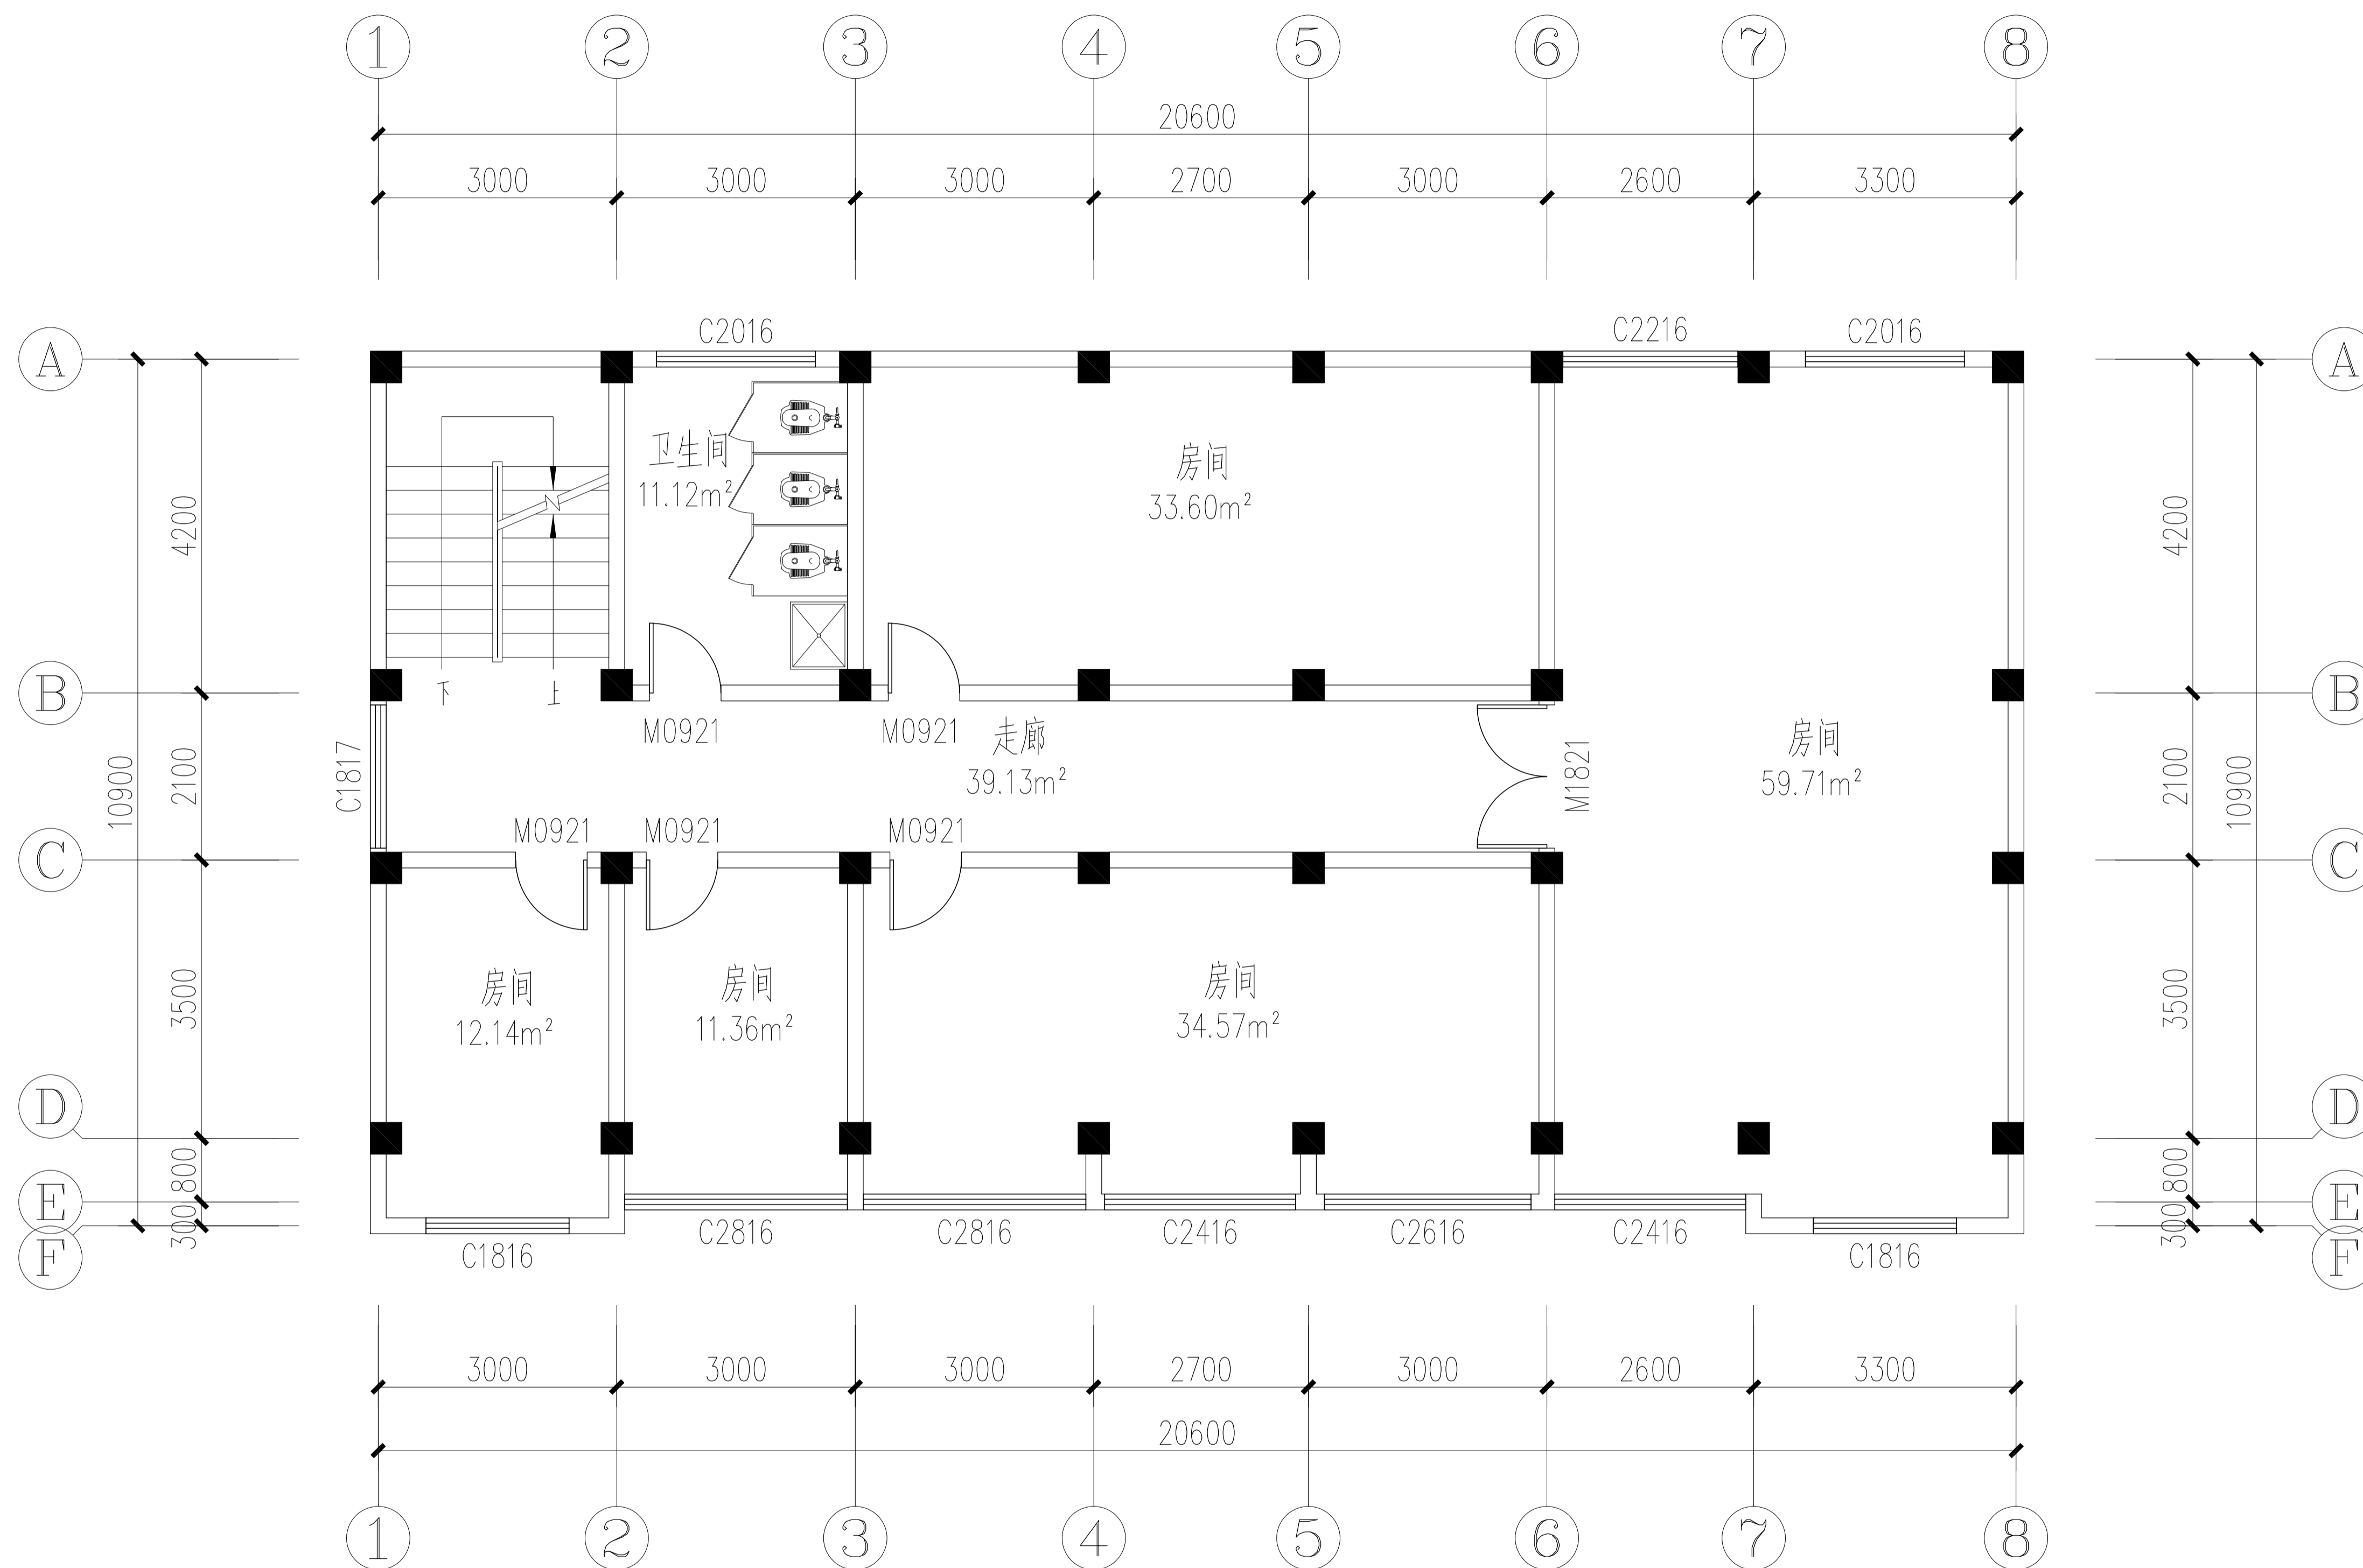

OR-6F ORIGINAL FLOORE 六层现状平面图
Scale 1: 50

武汉市政工程设计研究院有限责任公司	工程名称	吴兴社区党群服务中心室内装修项目(四明路原房管局用房)	审定		专业负责人		图号	OR-5F
	子项	七层办公楼	审核		校核		版次/更改码	A/0
	工程编号	设计阶段	施工图设计	项目负责人	设计		日期	2026.02

专业
会签栏
签名

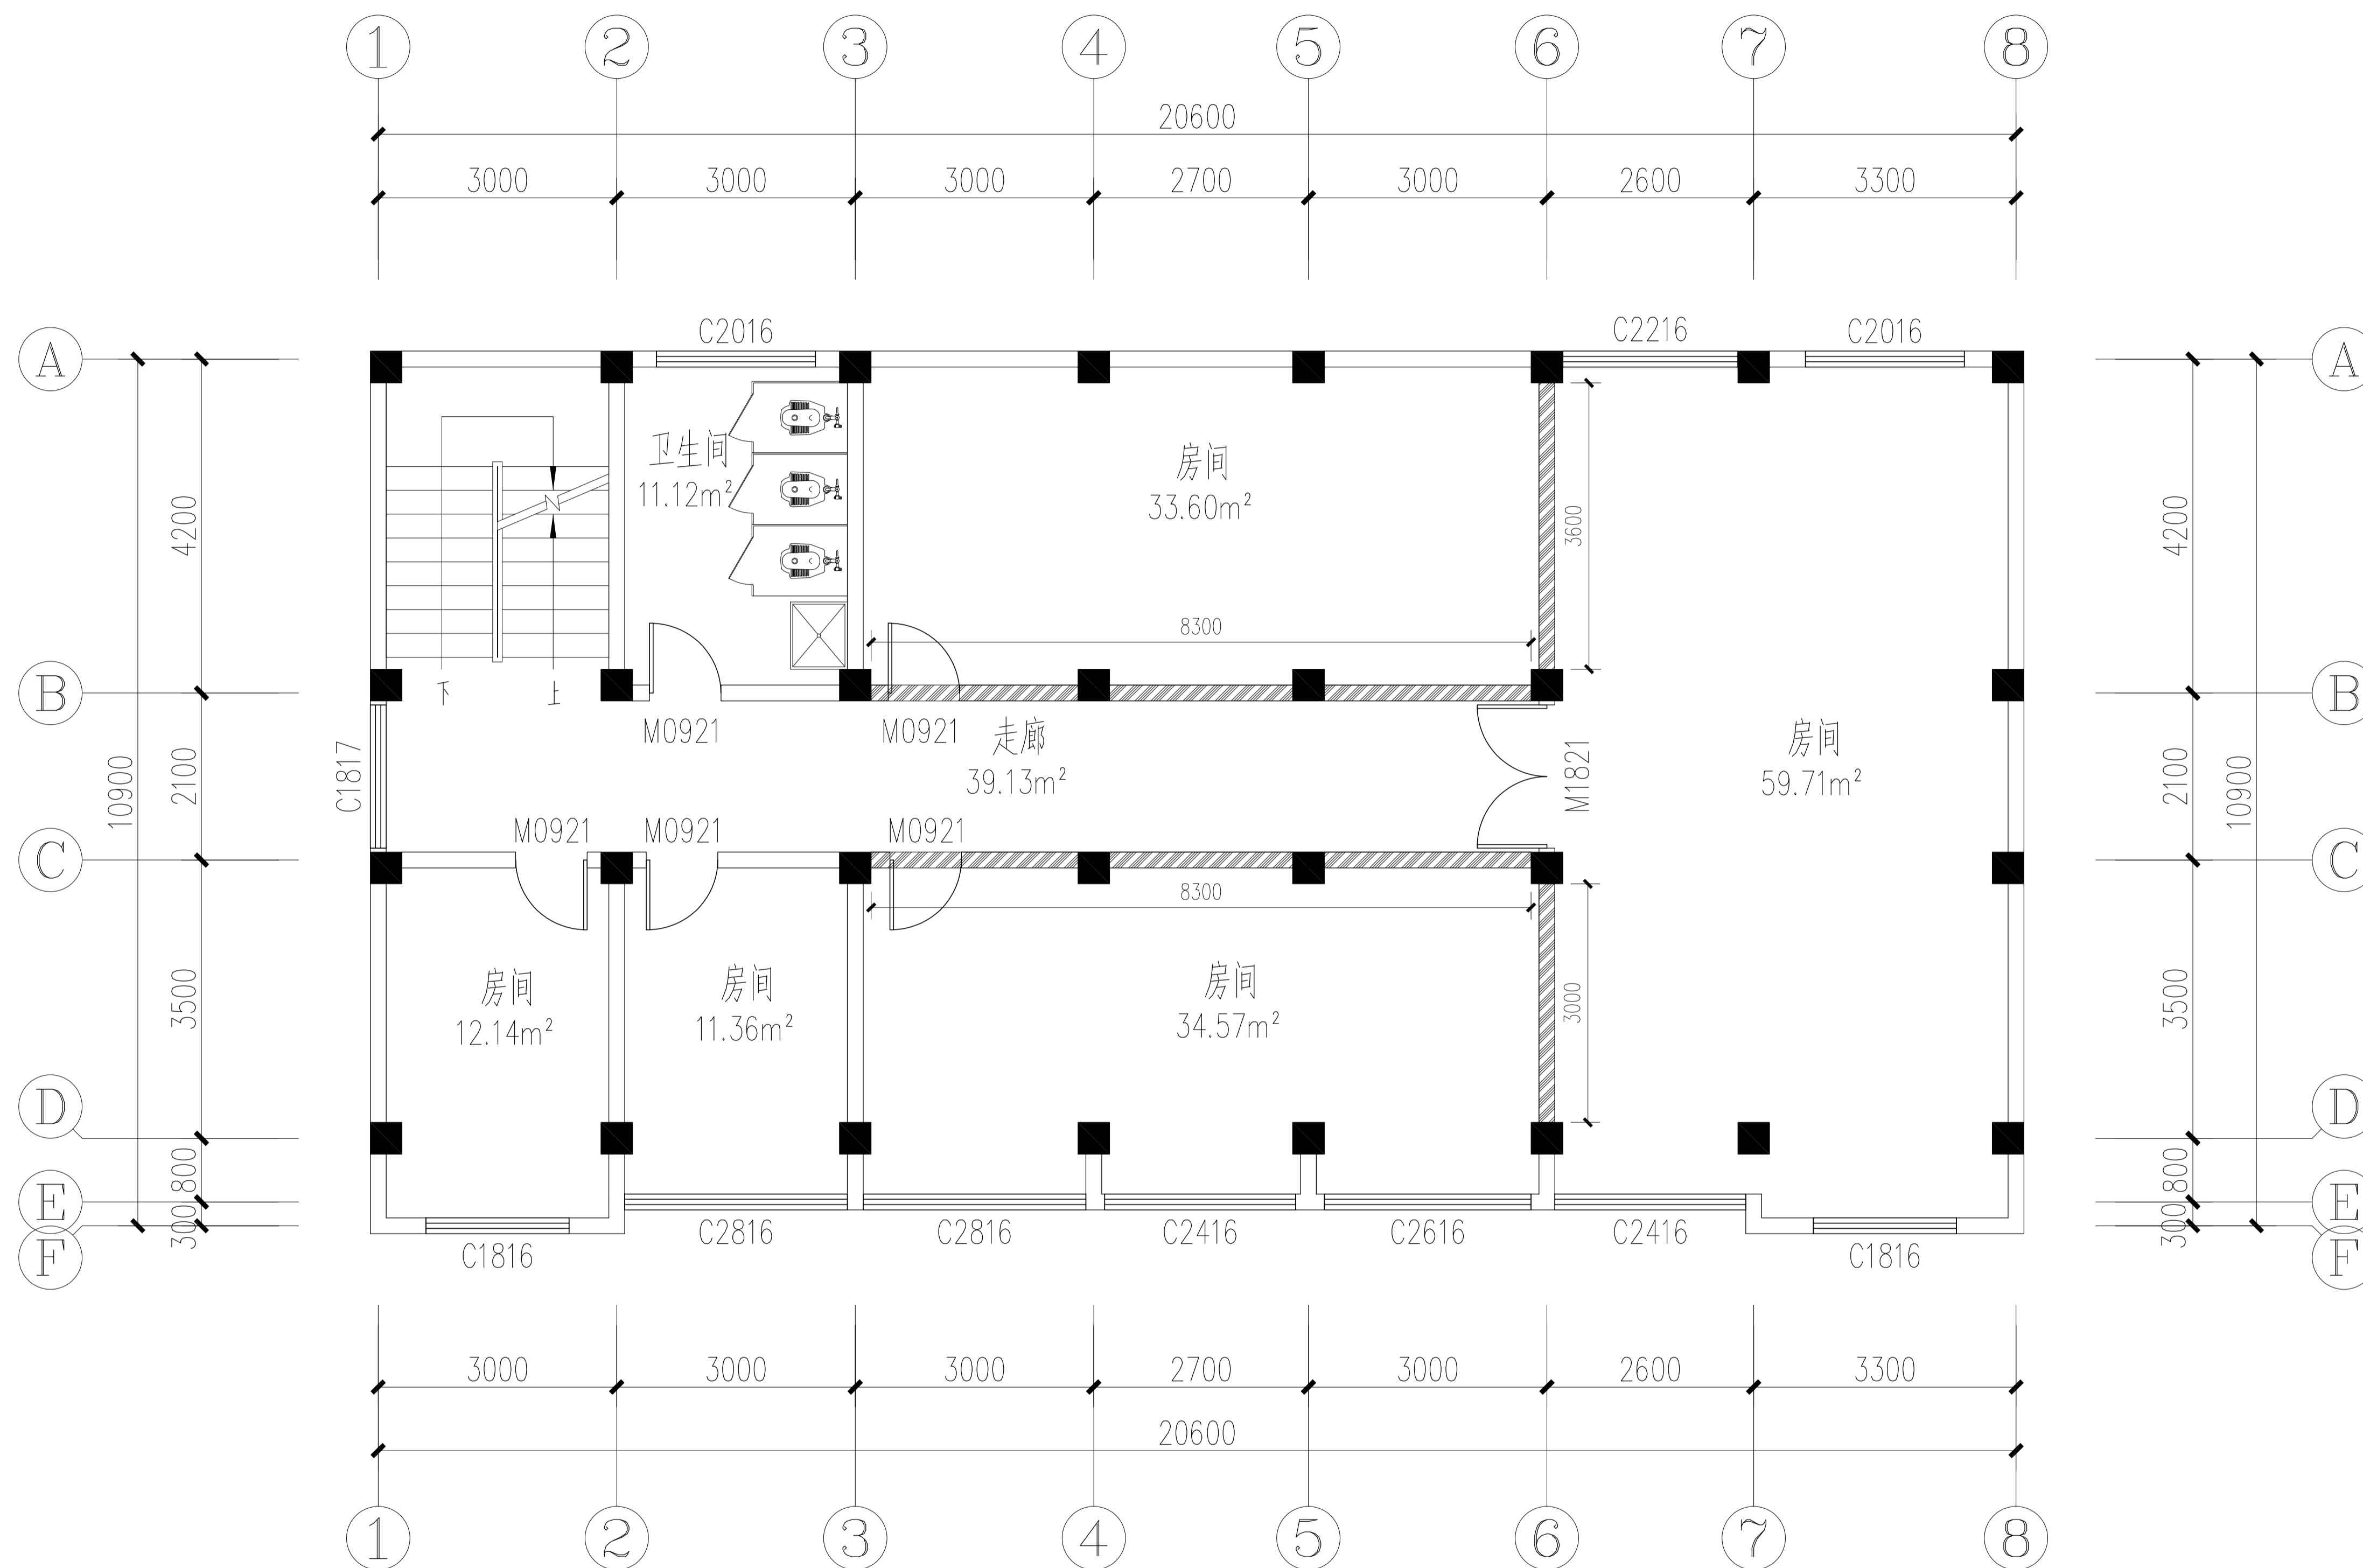


图例	名称
	内装修墙体拆除部分

WD-6F WALL DEMOLITION 六层墙体拆除图
Scale 1: 50

武汉市政工程设计研究院有限责任公司	工程名称	吴兴社区党群服务中心室内装修项目(四明路原房管局用房)	审定		专业负责人		图号	WD-5F
	子项	七层办公楼	审核		校核		版次/更改码	A/0
	工程编号	设计阶段	施工图设计	项目负责人		设计		日期

专业
会签栏
姓名

200厚蒸压加气块墙体砌筑到顶
砌块内2Φ6@600钢筋拉结

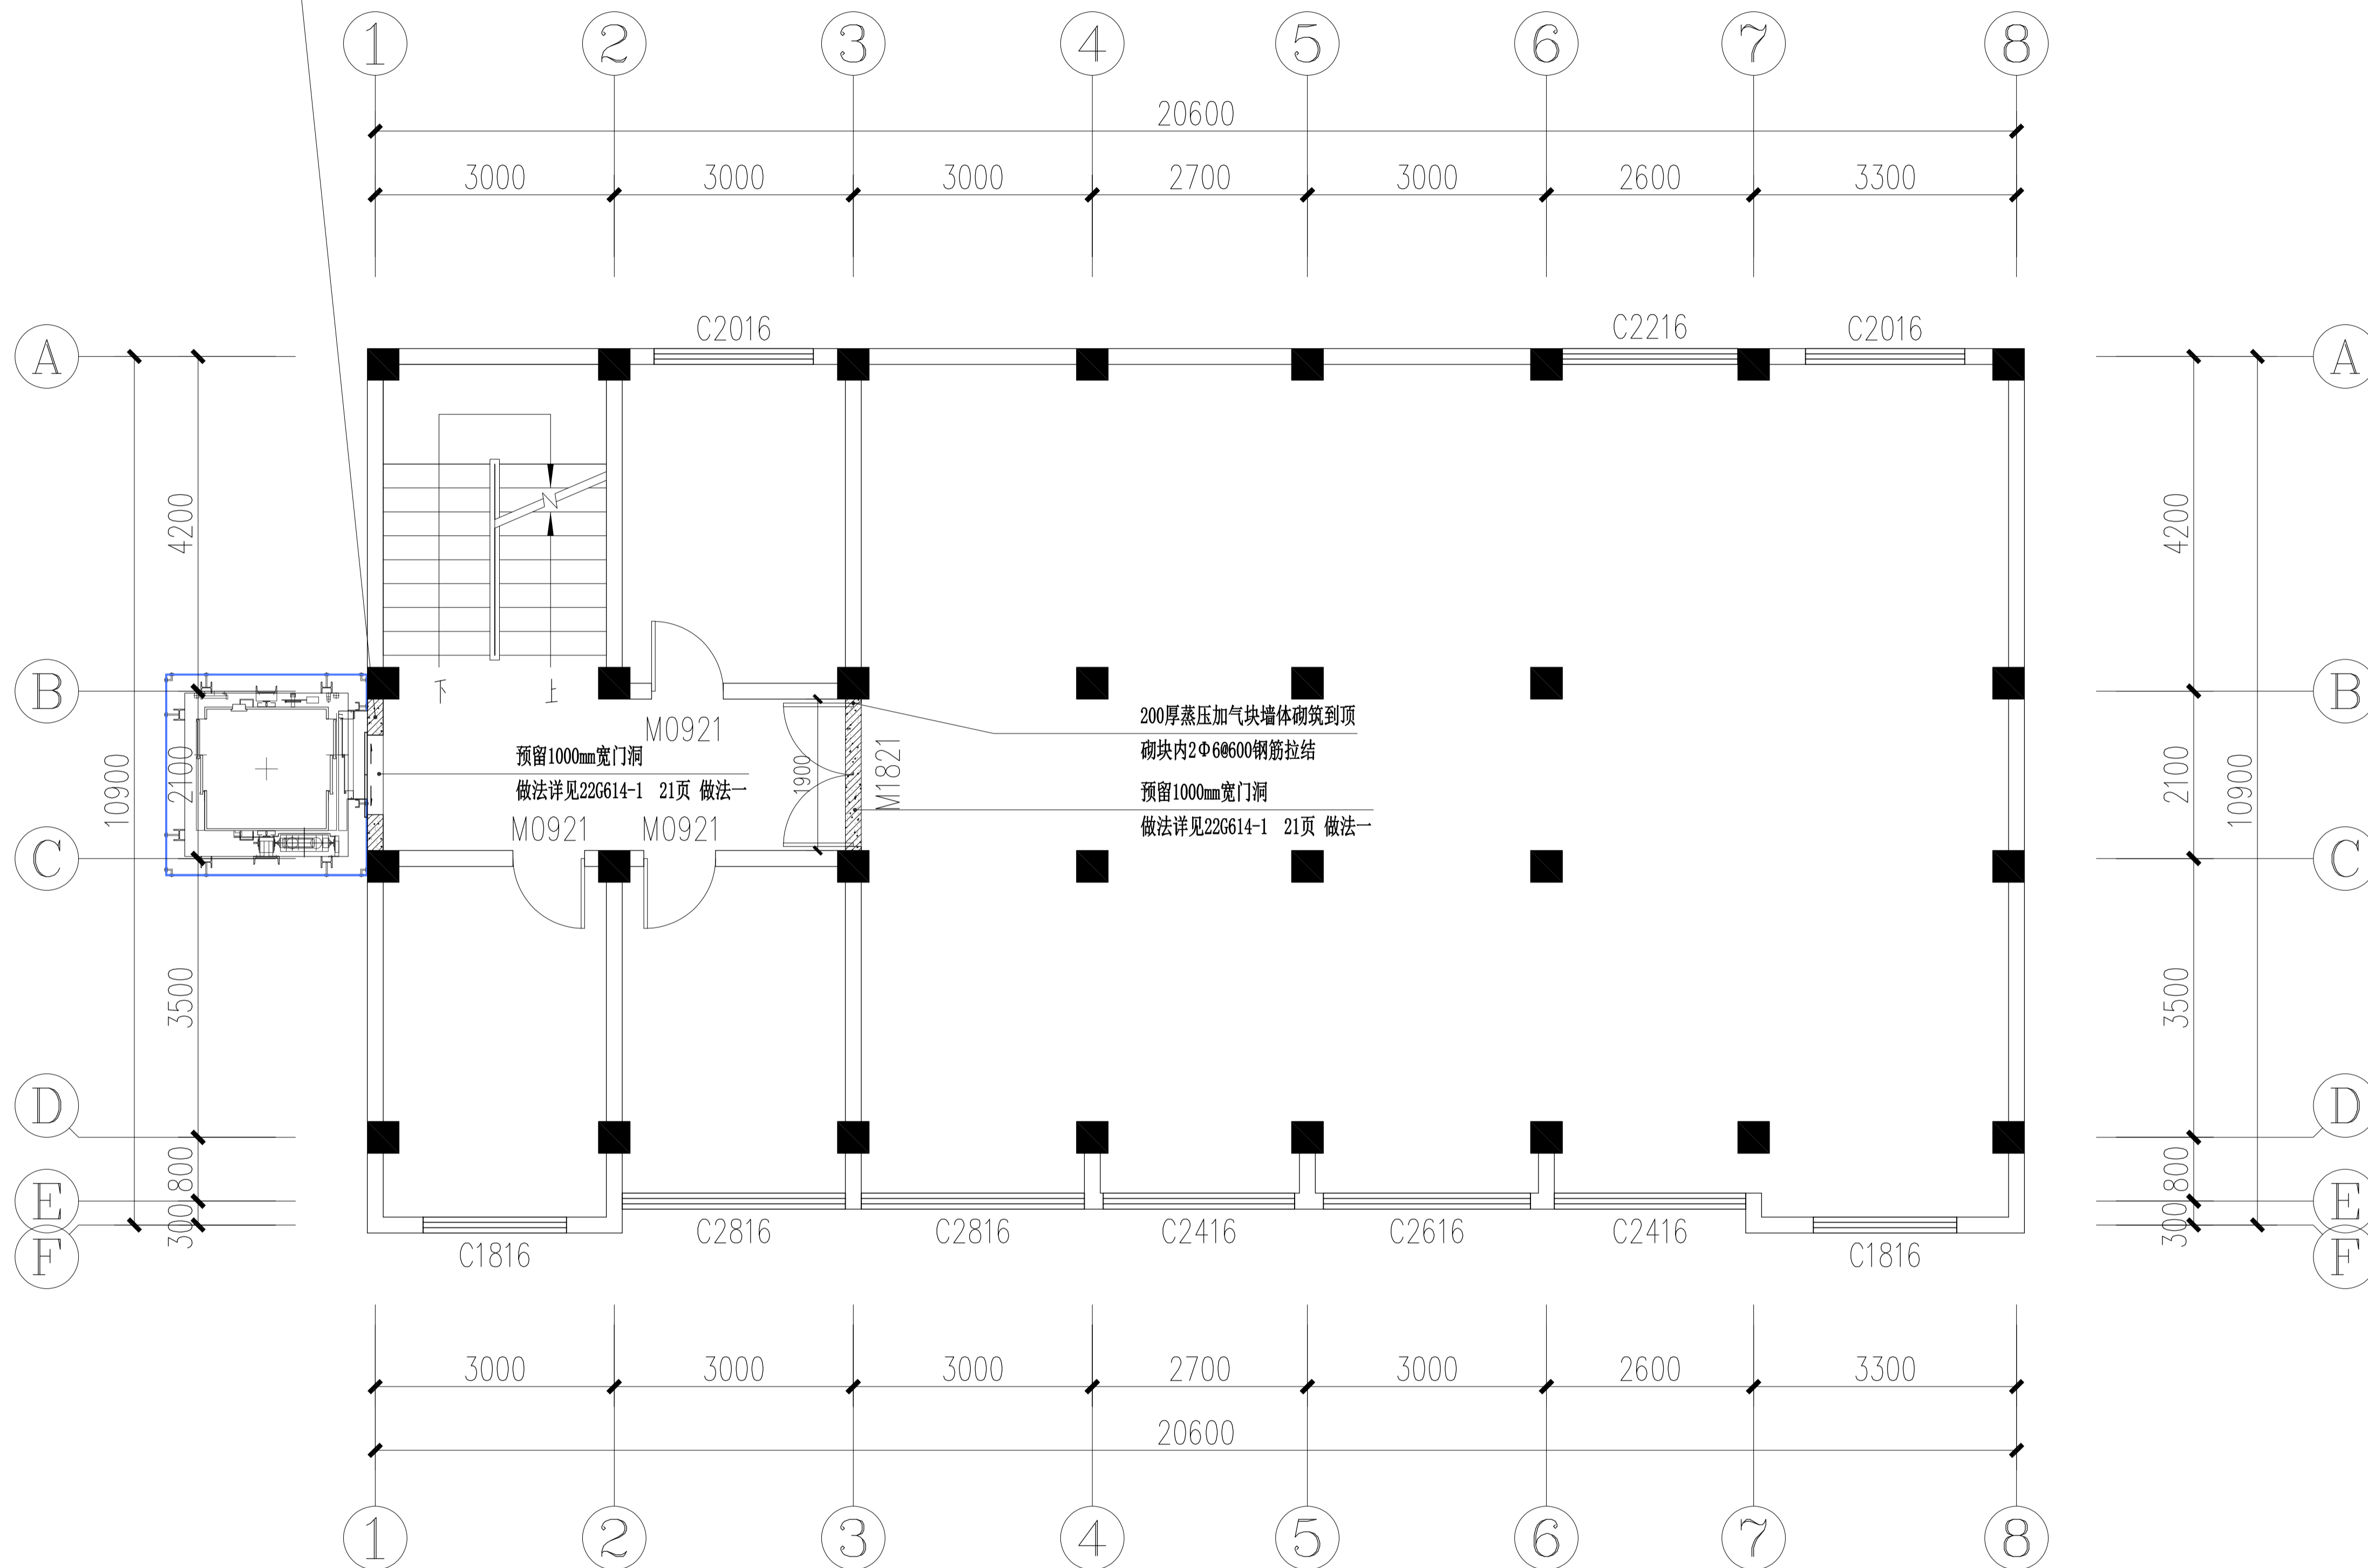


图例	名称
	100厚加气混凝土砌体墙
	轻钢龙骨纤维水泥板轻质隔墙

WM-6F WALL MASONRY 六层墙体砌筑图
Scale 1: 50

武汉市政工程设计研究院有限责任公司	工程名称	吴兴社区党群服务中心室内装修项目(四明路原房管局用房)	审定		专业负责人		图号	WM-6F
	子项	七层办公楼	审核		校核		版次/更改码	A/0
	工程编号	设计阶段	施工图设计	项目负责人		设计		日期


专业
会签栏
姓名

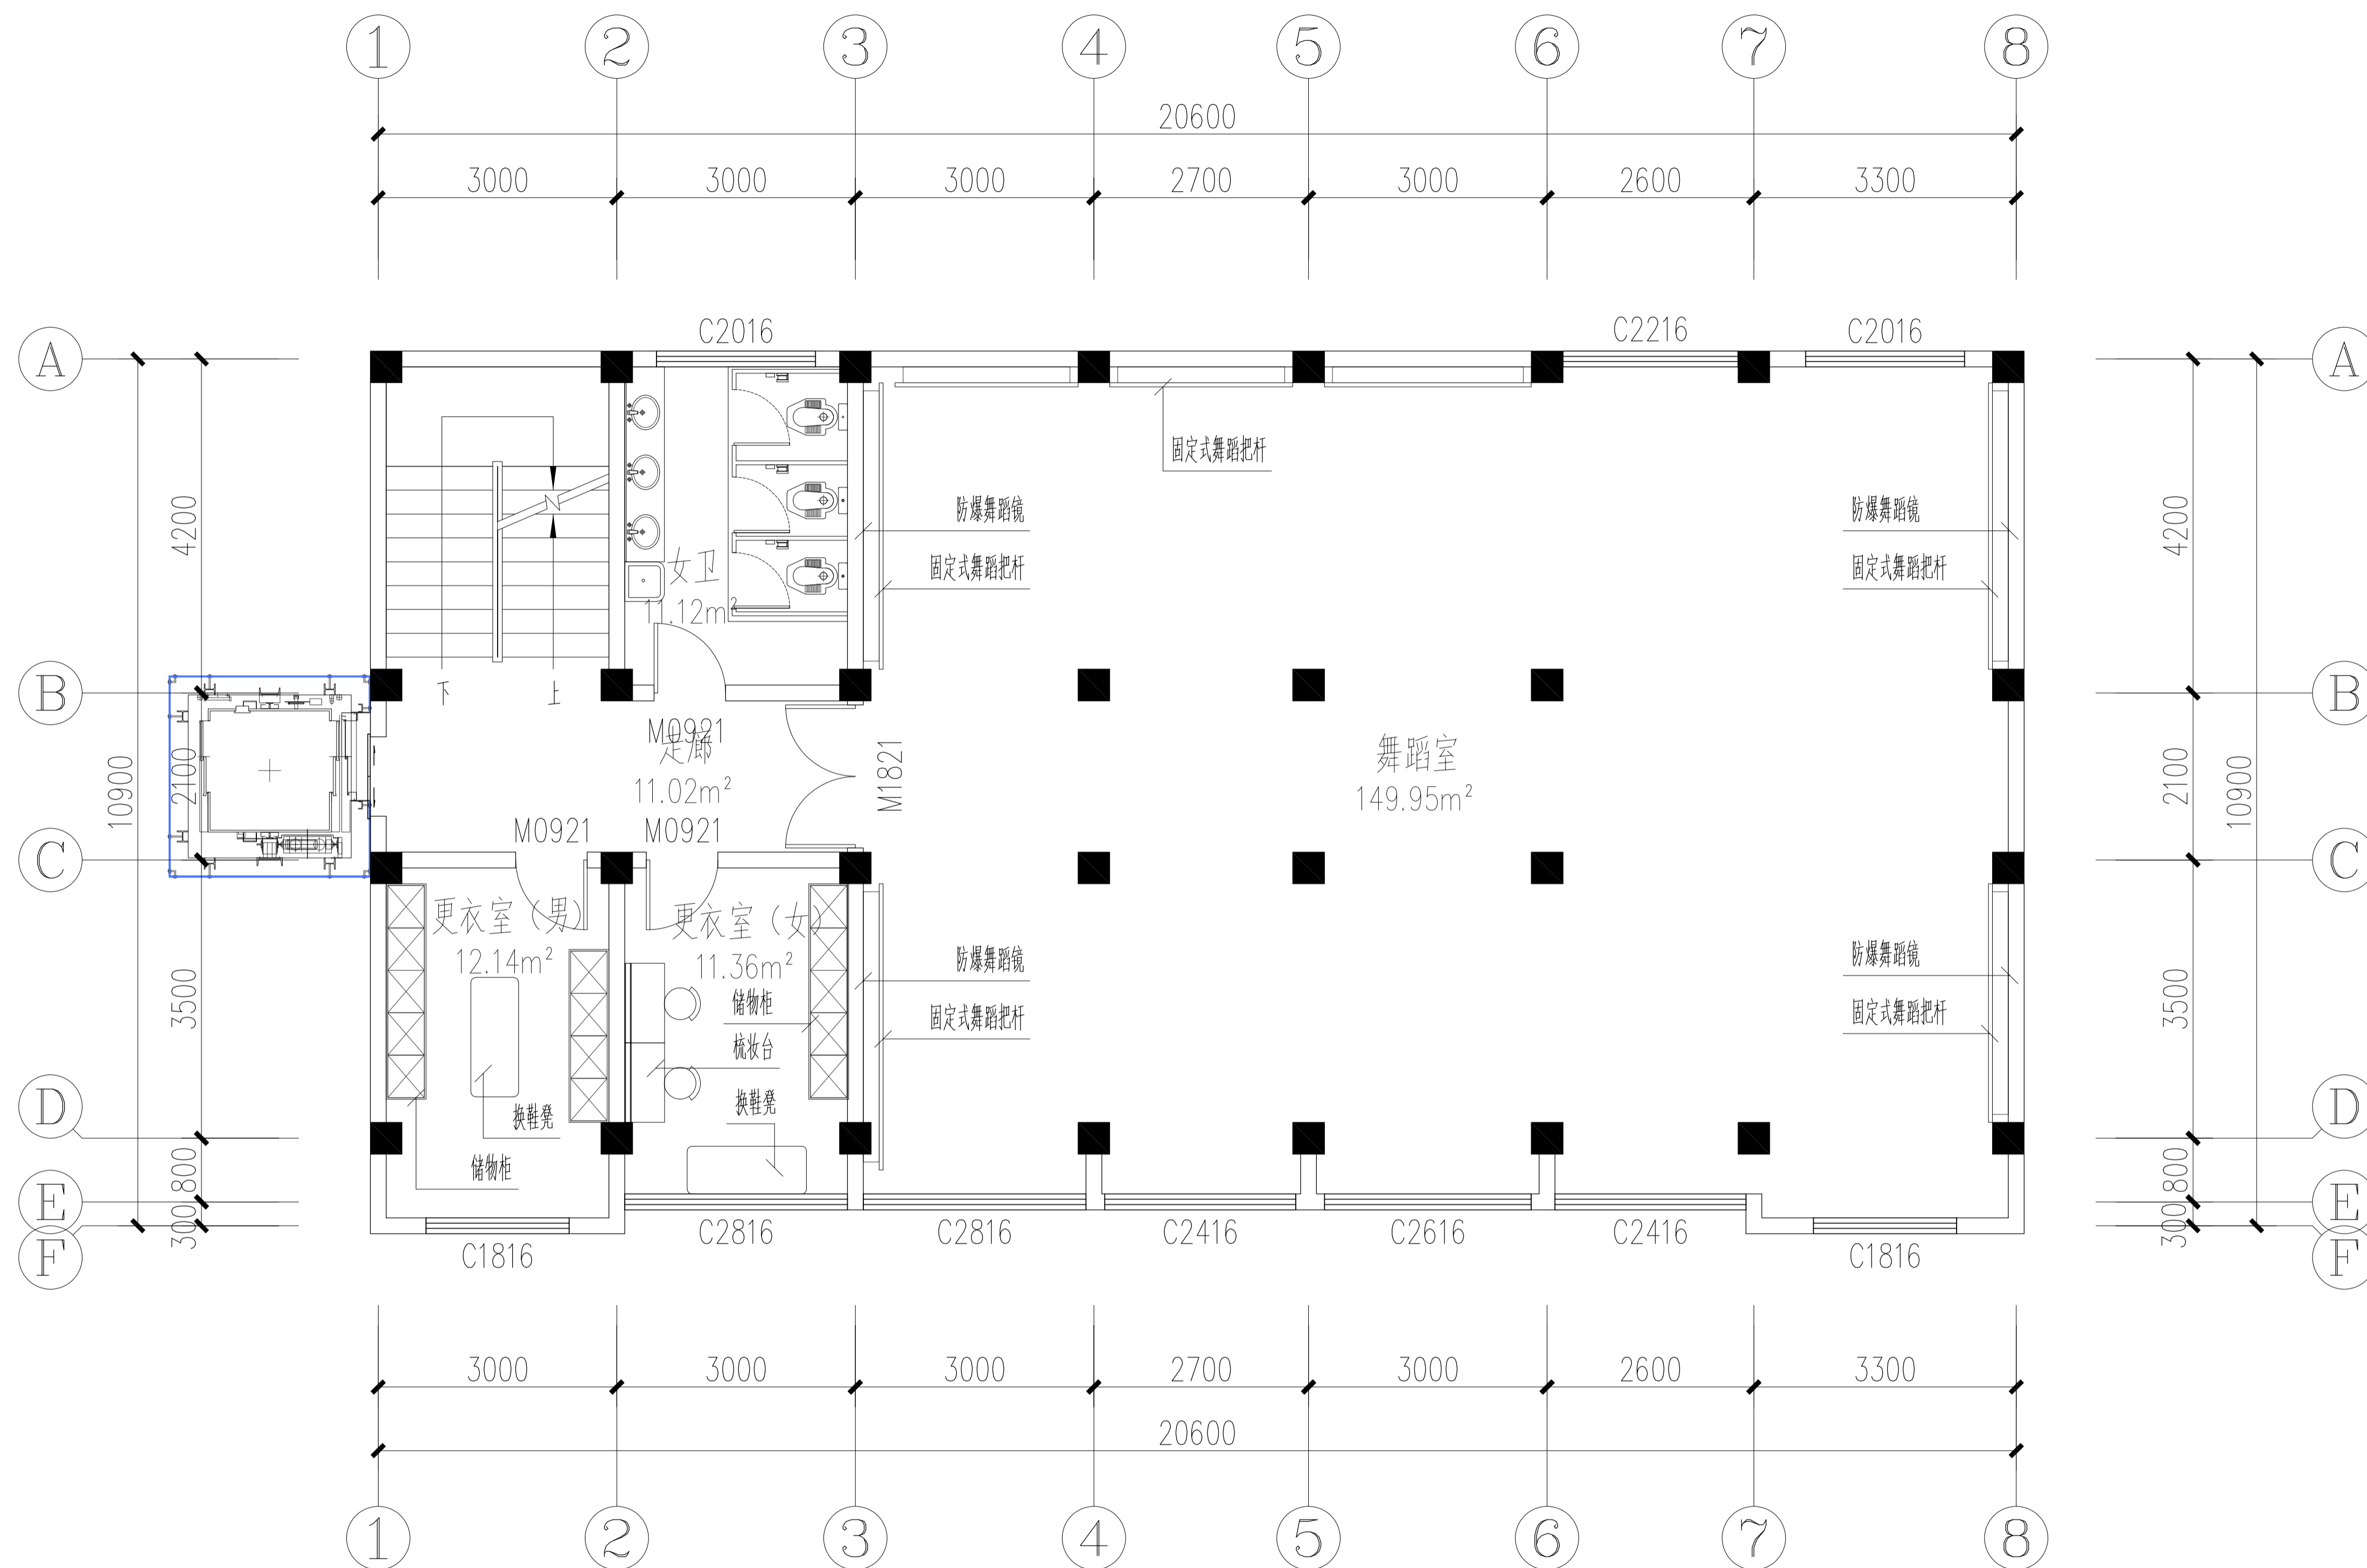

专业
会签栏
姓名

FF-6F FURNITURE 六层平面布置图
Scale 1: 50

武汉市政工程设计研究院有限责任公司	工程名称	吴兴社区党群服务中心室内装修项目(四明路原房管局用房)	审定		专业负责人		图号	FF-6F
	子项	七层办公楼	审核		校核		版次/更改码	A/0
	工程编号	设计阶段	施工图设计	项目负责人	设计		日期	2026.02

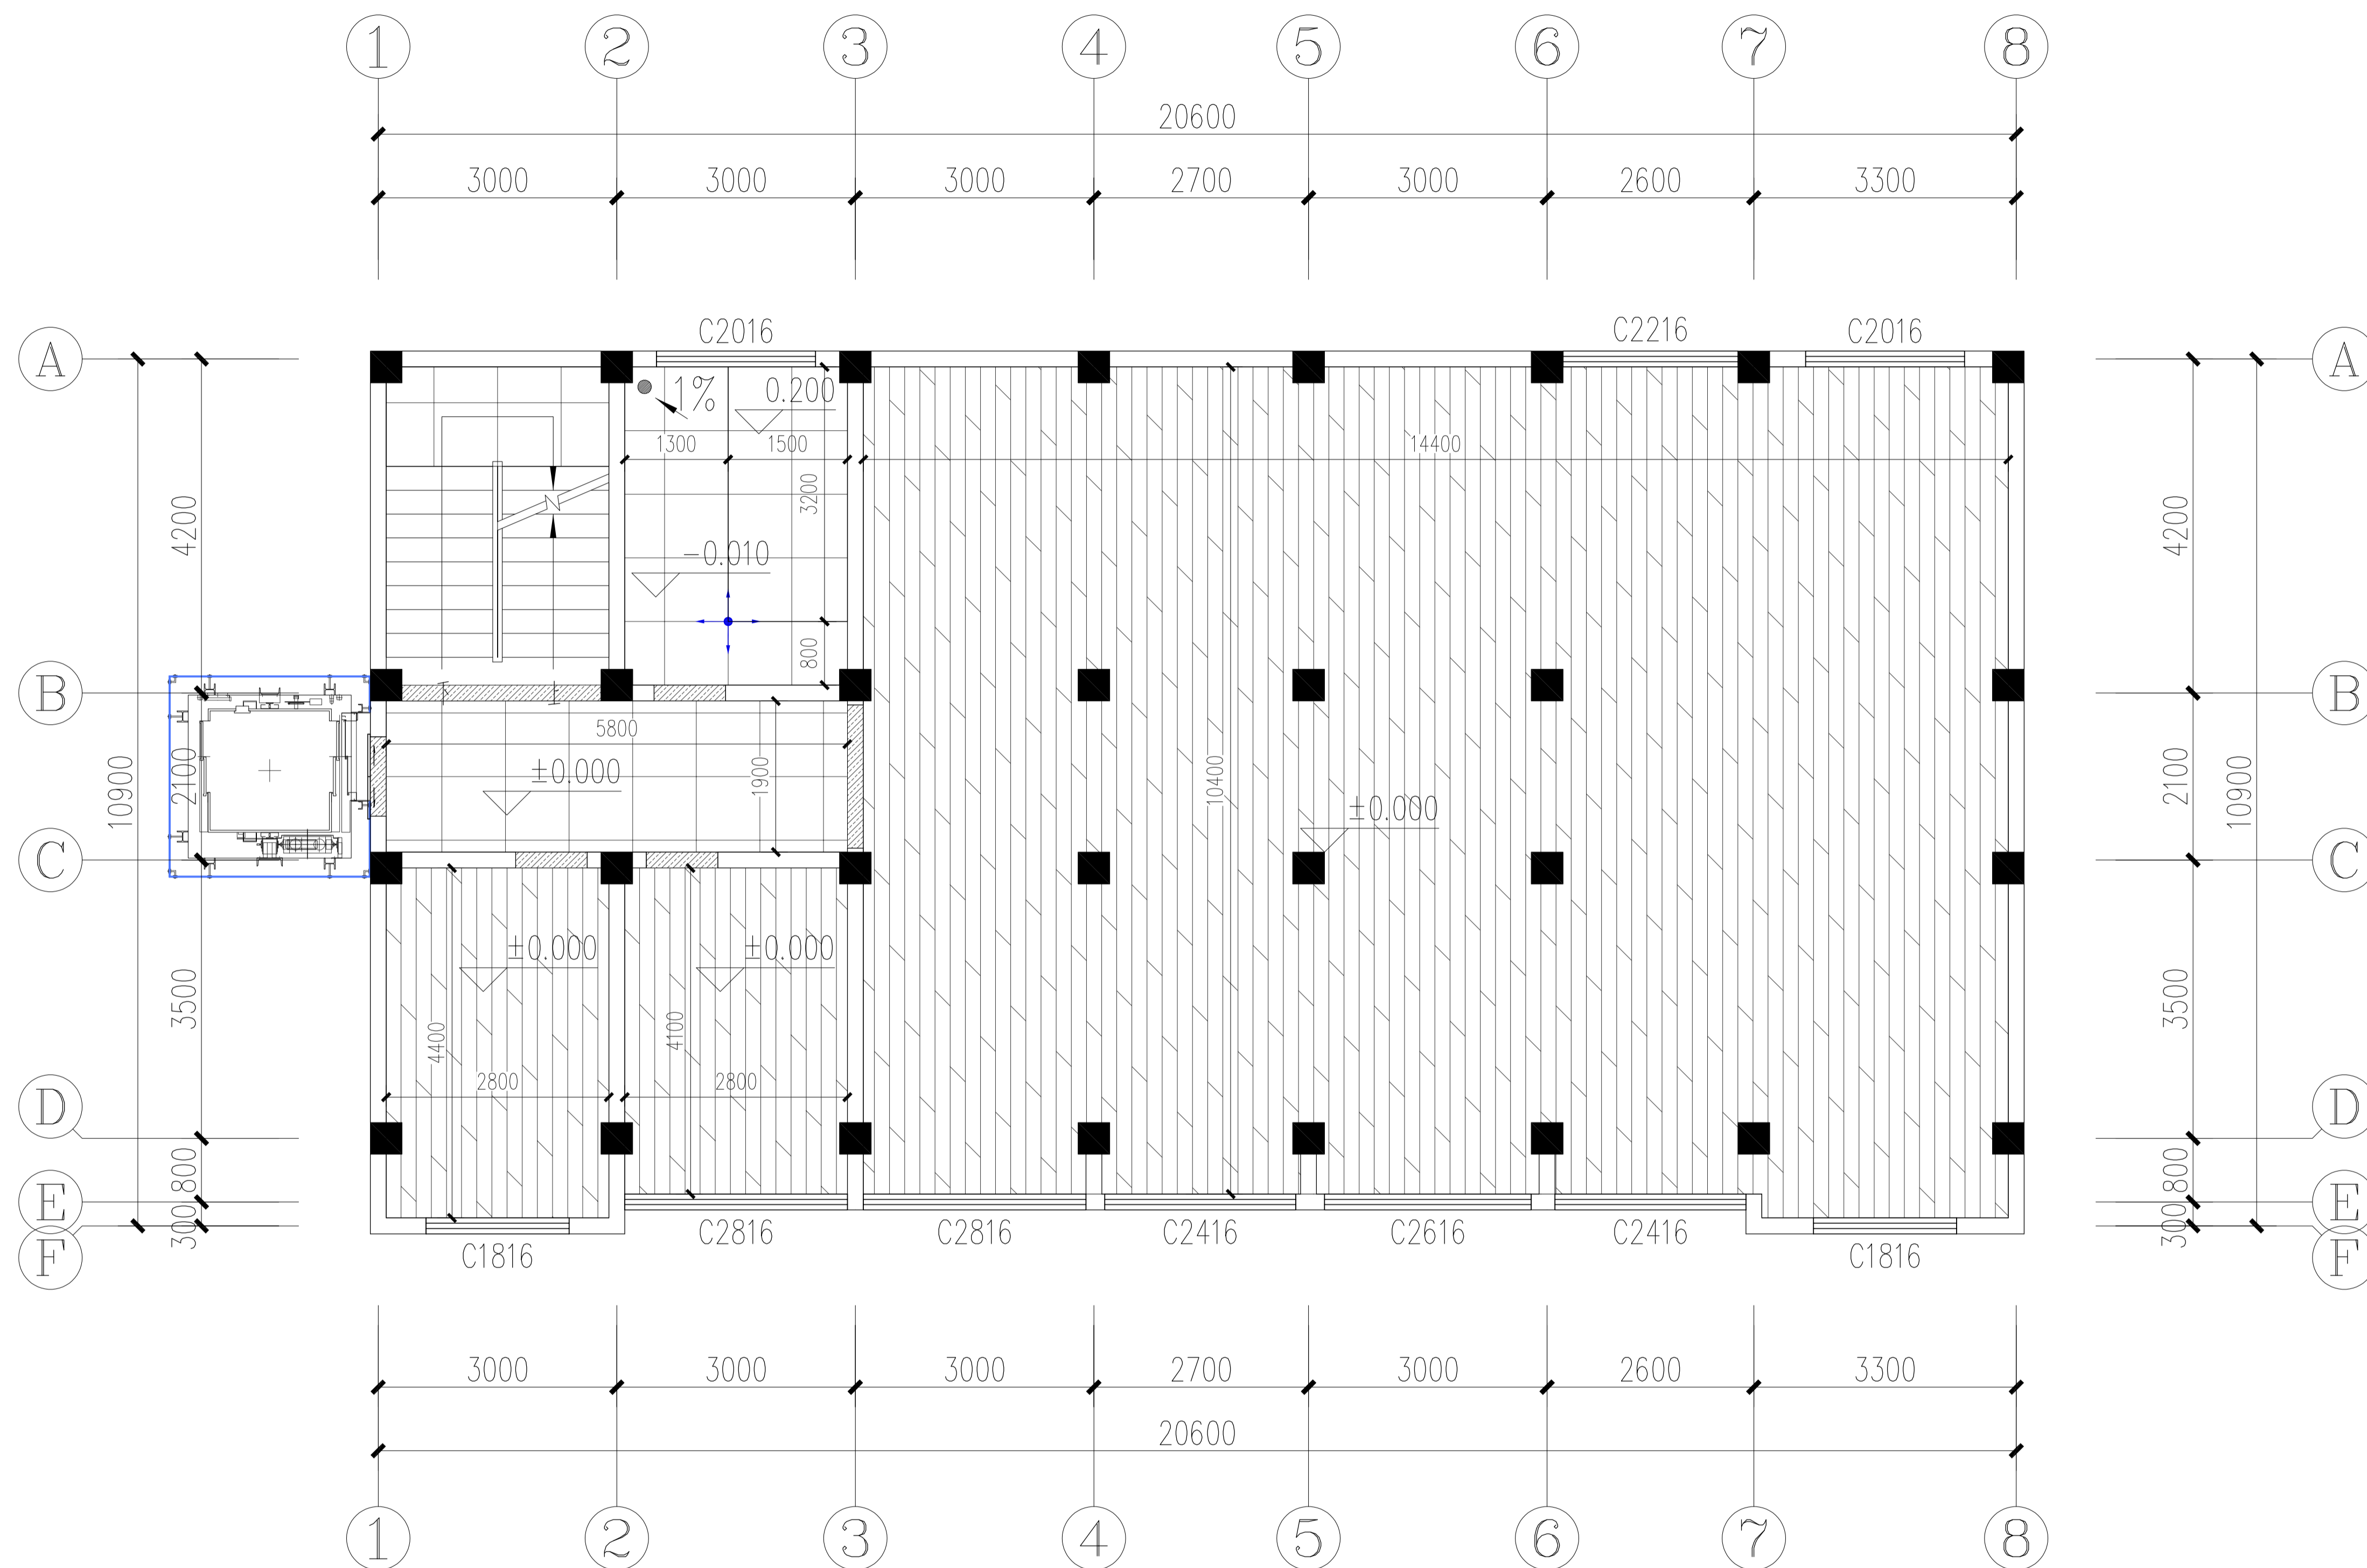


图例	材料编号	名称
	CT-03	800mm×800mm浅灰色防滑地砖
	ST-02	深灰色人造石过门石
	WD-01	难燃强化复合地板(选样)

FC-6F FLOOR COVERING 六层地坪铺装图
Scale 1:50

武汉市政工程设计研究院有限责任公司	工程名称	吴兴社区党群服务中心室内装修项目(四明路原房管局用房)	审定		专业负责人		图号	FC-5F
	子项	七层办公楼	审核		校核		版次/更改码	A/0
	工程编号	设计阶段	施工图设计	项目负责人		设计		日期

专业
会签栏
姓名

专业
会签栏
姓名

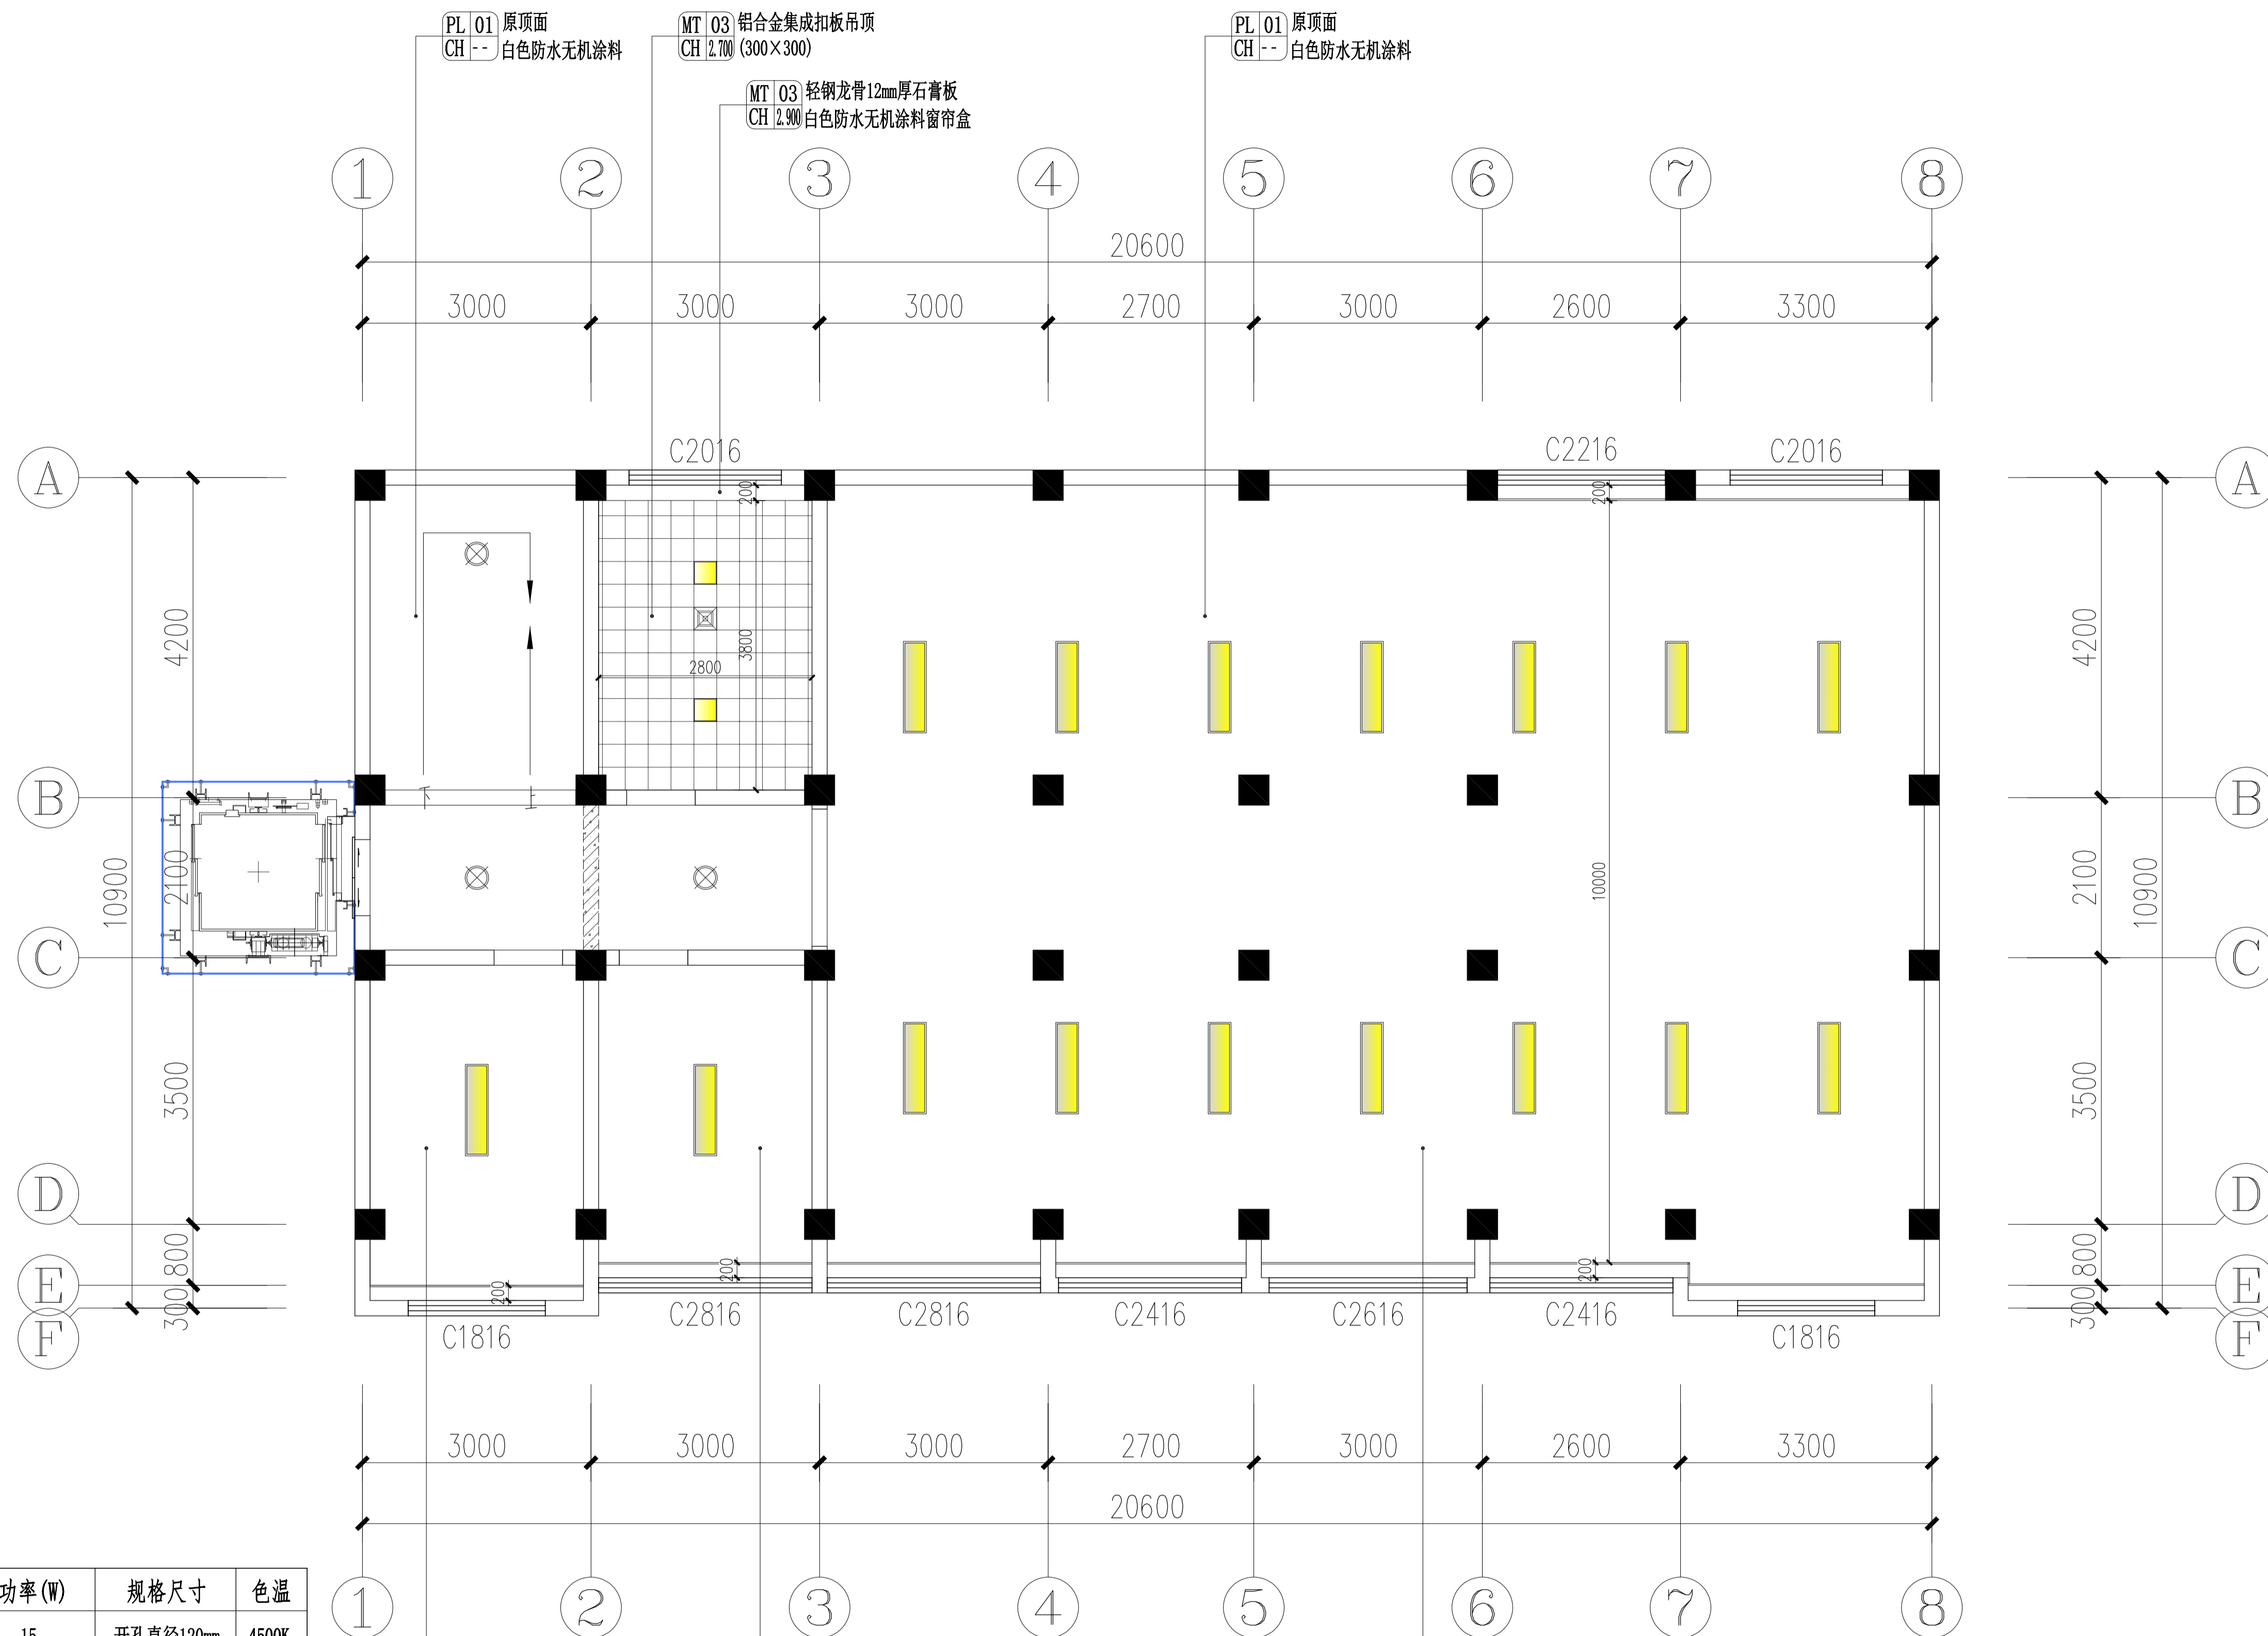


吊顶灯具电器选型表:

图例	名称	功率(W)	规格尺寸	色温
⊙	LED嵌入式防眩目可调筒灯	15	开孔直径120mm	4500K
—	200×1200LED吊装长条灯	45	200mm×1200mm	4500K
⊗	吸顶灯(选样)	15	φ220mm	4500K
—	LED轨道灯	10W×3	2米轨道+3筒灯	4500K
■	300×300平板灯	18	300mm×300mm	4500K
⊗	集成吊顶嵌入式排风扇		300mm×300mm	

说明: 图中除特别标注的尺寸单位外均为毫米。

FC-6F FLOOR COVERING 六层天花布置图
Scale 1:50

专业
会签栏
姓名

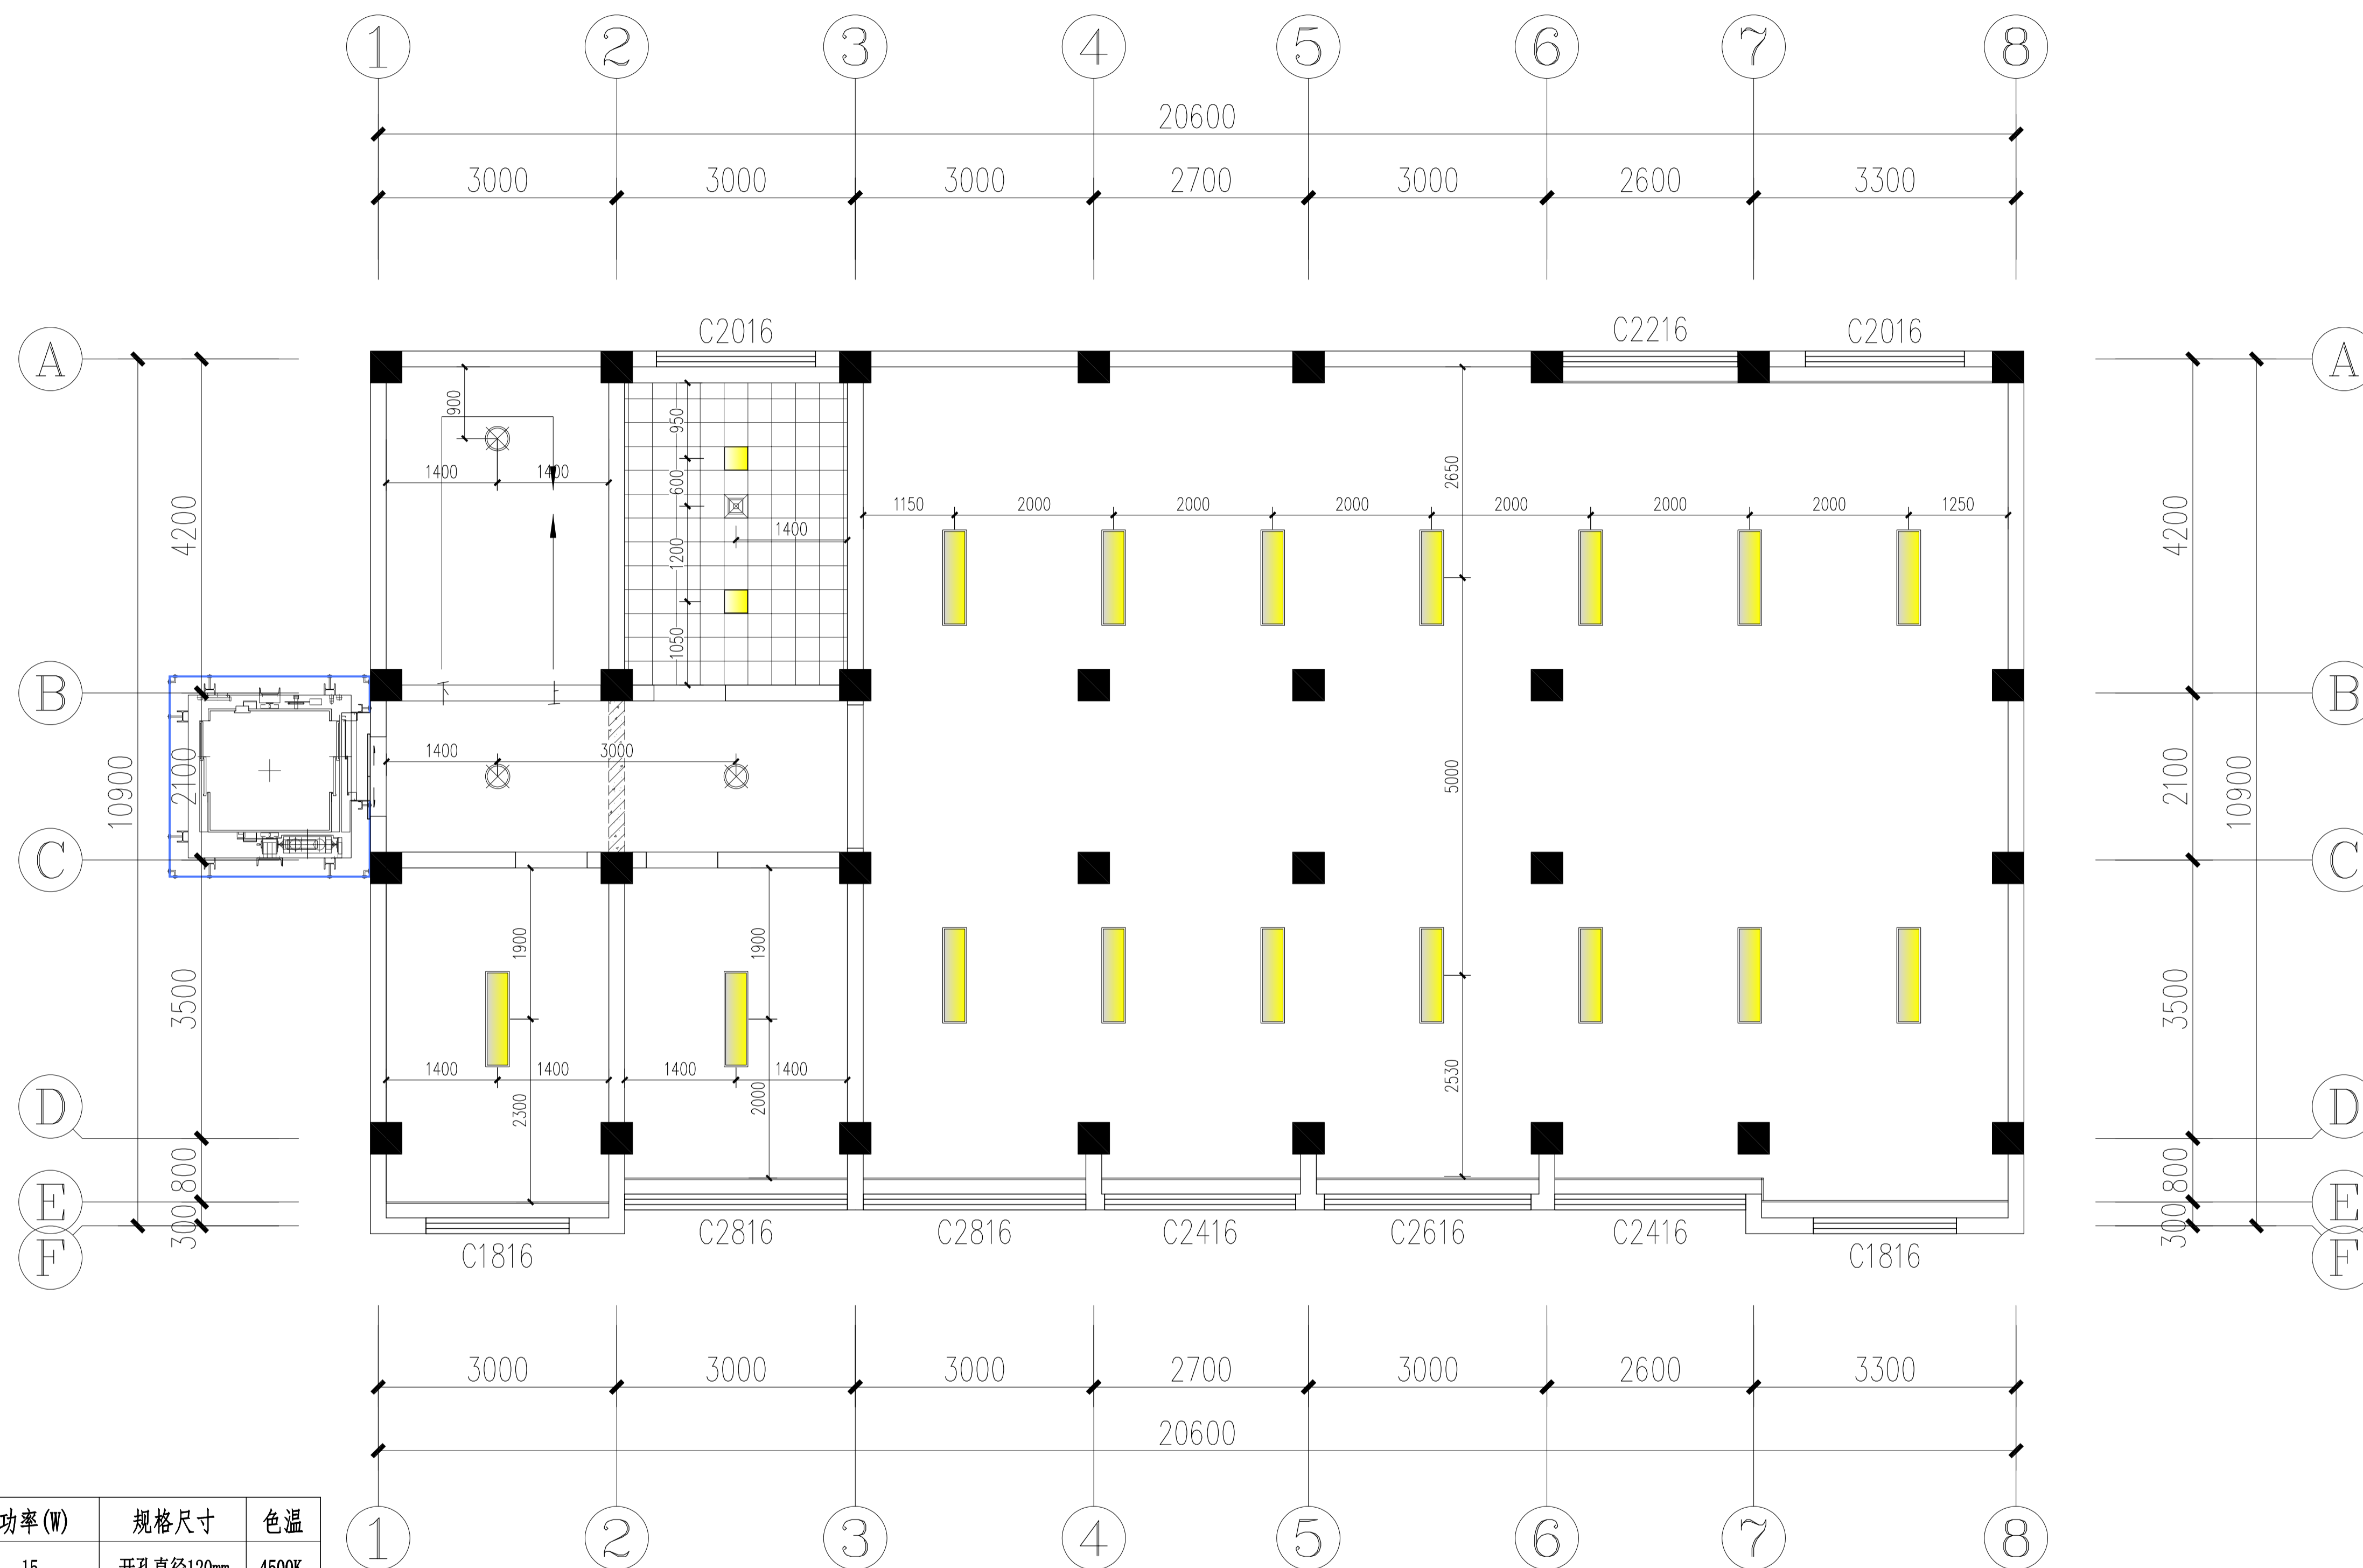


吊顶灯具电器选型表:

图例	名称	功率(W)	规格尺寸	色温
⊙	LED嵌入式防眩目可调筒灯	15	开孔直径120mm	4500K
—	200×1200LED吊装长条灯	45	200mm×1200mm	4500K
⊗	吸顶灯(选样)	15	φ220mm	4500K
—+—+—	LED轨道灯	10W×3	2米轨道+3筒灯	4500K
■	300×300平板灯	18	300mm×300mm	4500K
⊗	集成吊顶嵌入式排风扇		300mm×300mm	

说明: 图中除特别标注的尺寸单位外均为毫米。

LP-6F LAMPS POSITIONING 六层灯具定位图
Scale 1:50

武汉市政工程设计研究院有限责任公司	工程名称	吴兴社区党群服务中心室内装修项目(四明路原房管局用房)	审定		专业负责人		图号	LP-6F
	子项	七层办公楼	审核		校核		版次/更改码	A/0
	工程编号	设计阶段	施工图设计	项目负责人		设计		日期

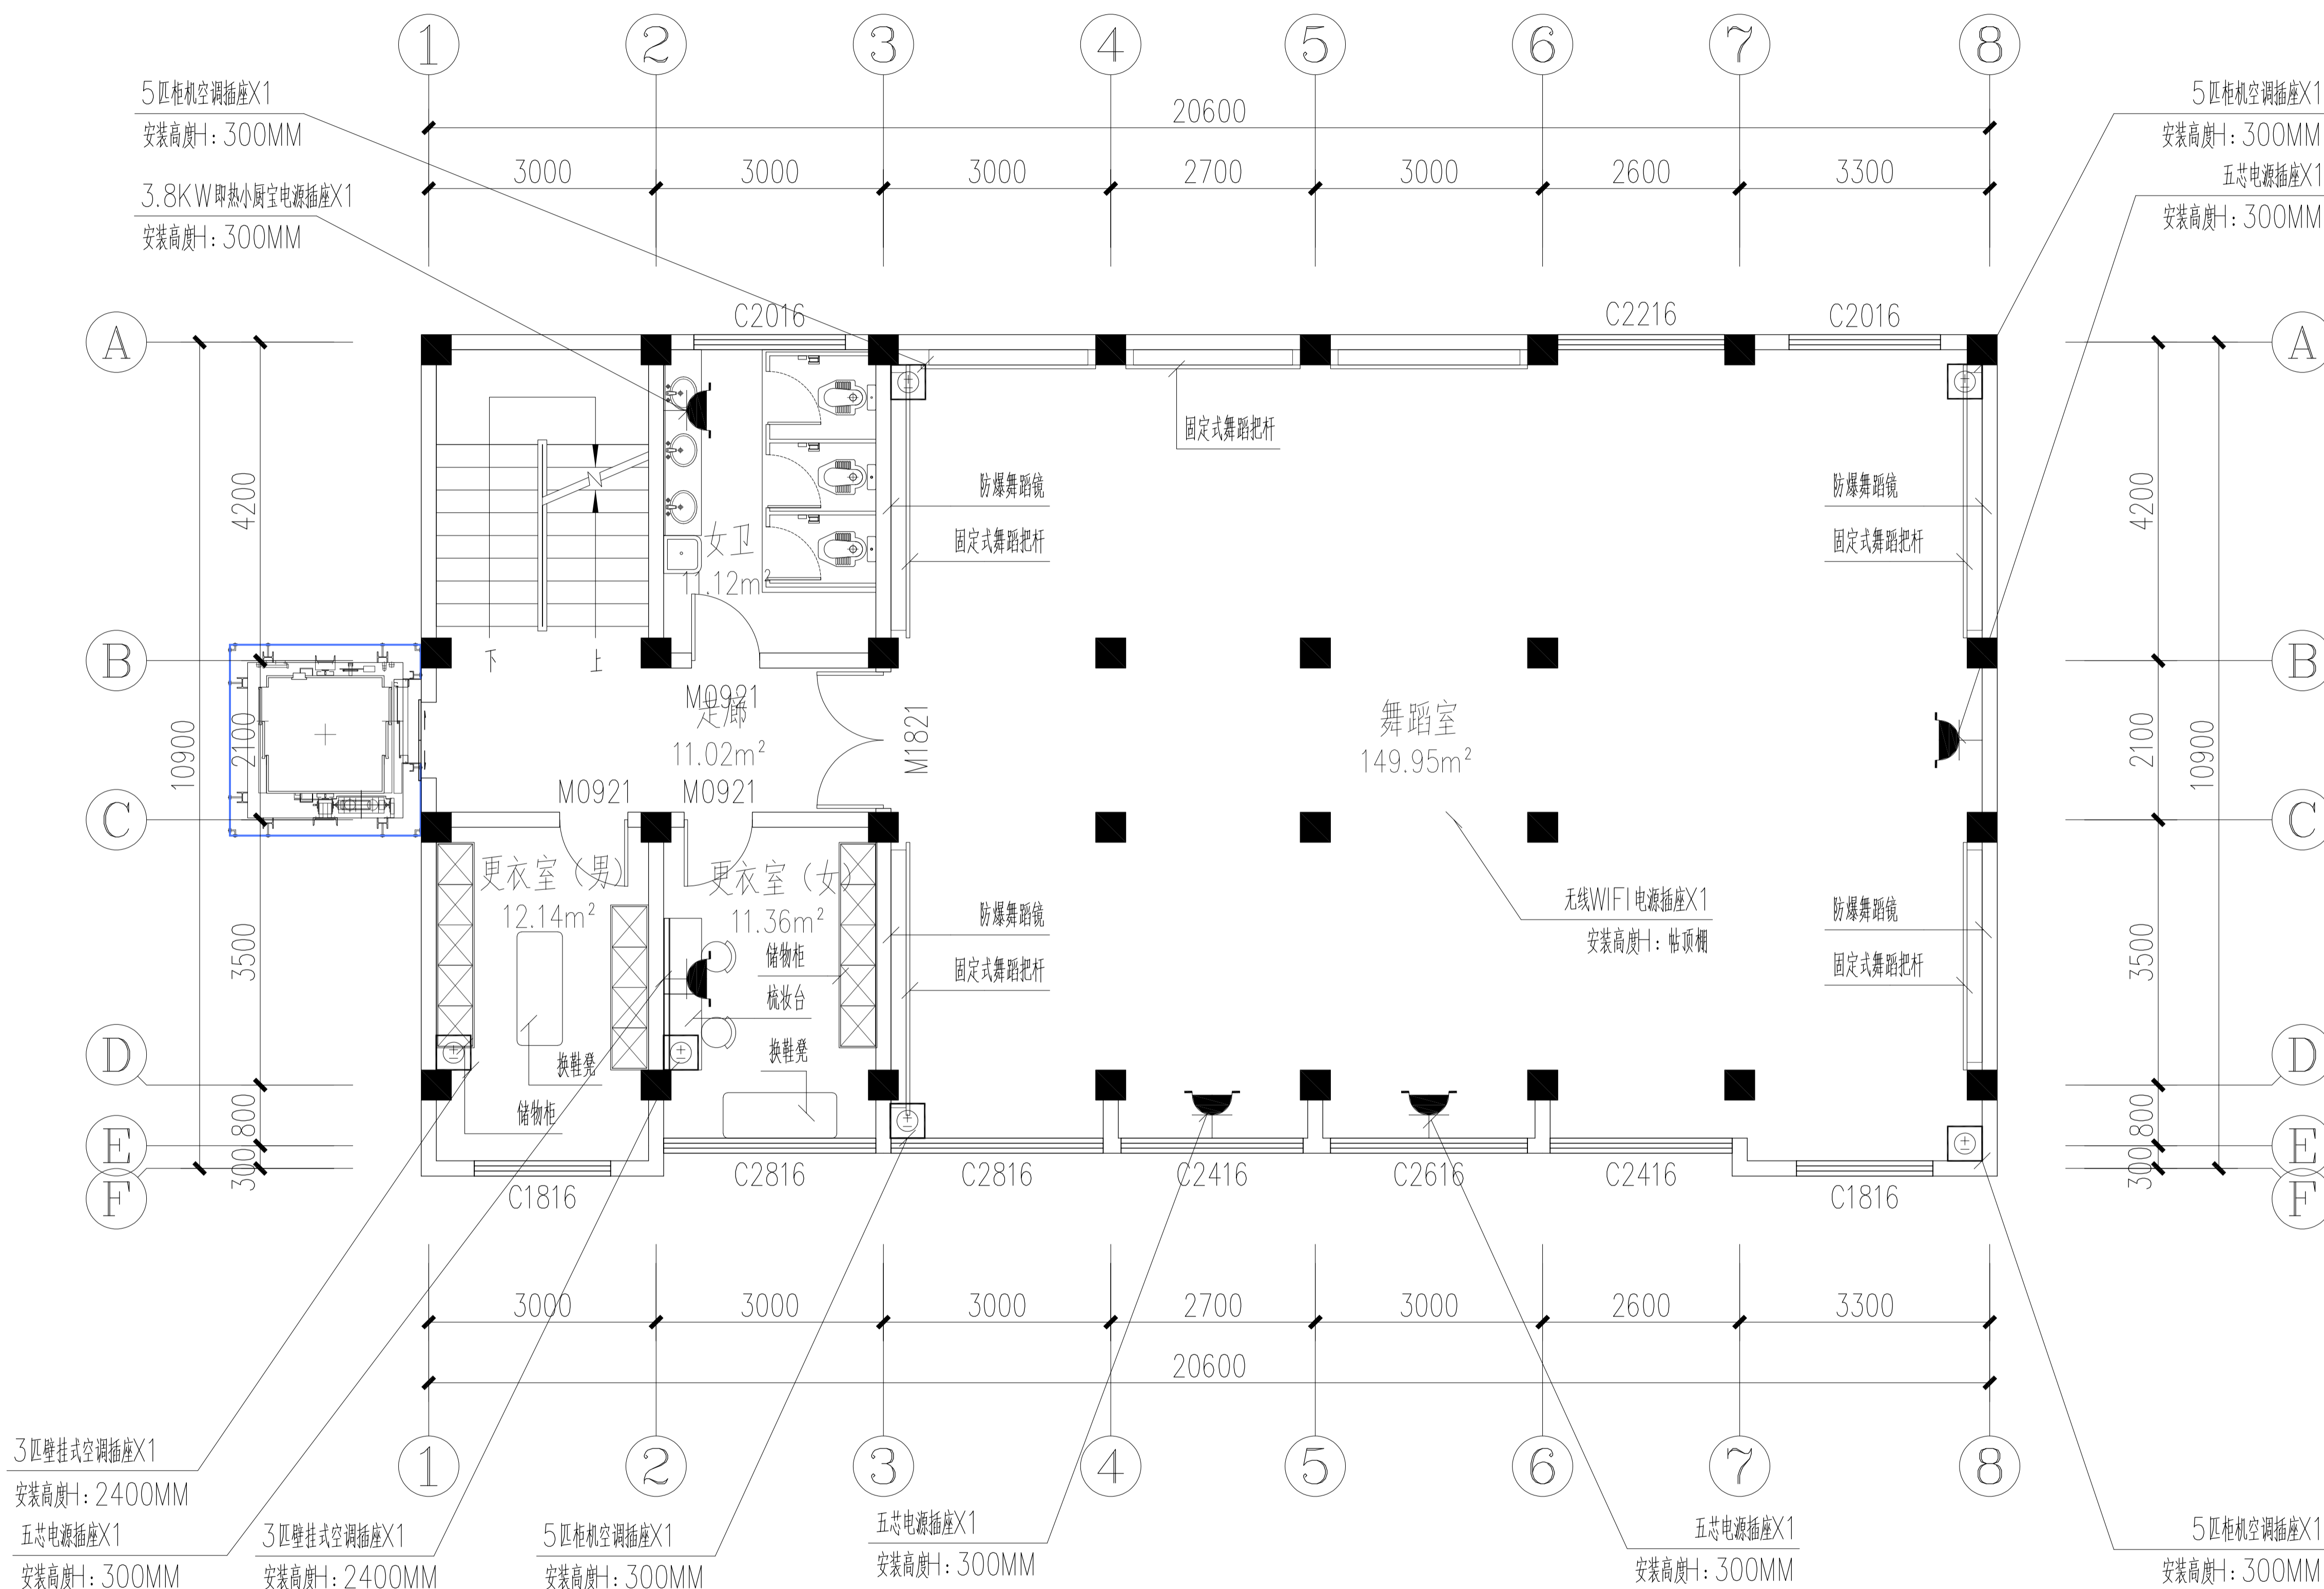


FF-6F FURNITURE 六层强电插座布置图

Scale 1: 50

武汉市政工程设计研究院有限责任公司	工程名称	吴兴社区党群服务中心室内装修项目(四明路原房管局用房)	审定	专业负责人	图号	FF-6F
	子项	七层办公楼	审核	校核	版次/更改码	A/0
	工程编号	设计阶段 施工图设计	项目负责人	设计	日期	2026.02

专业
会签栏

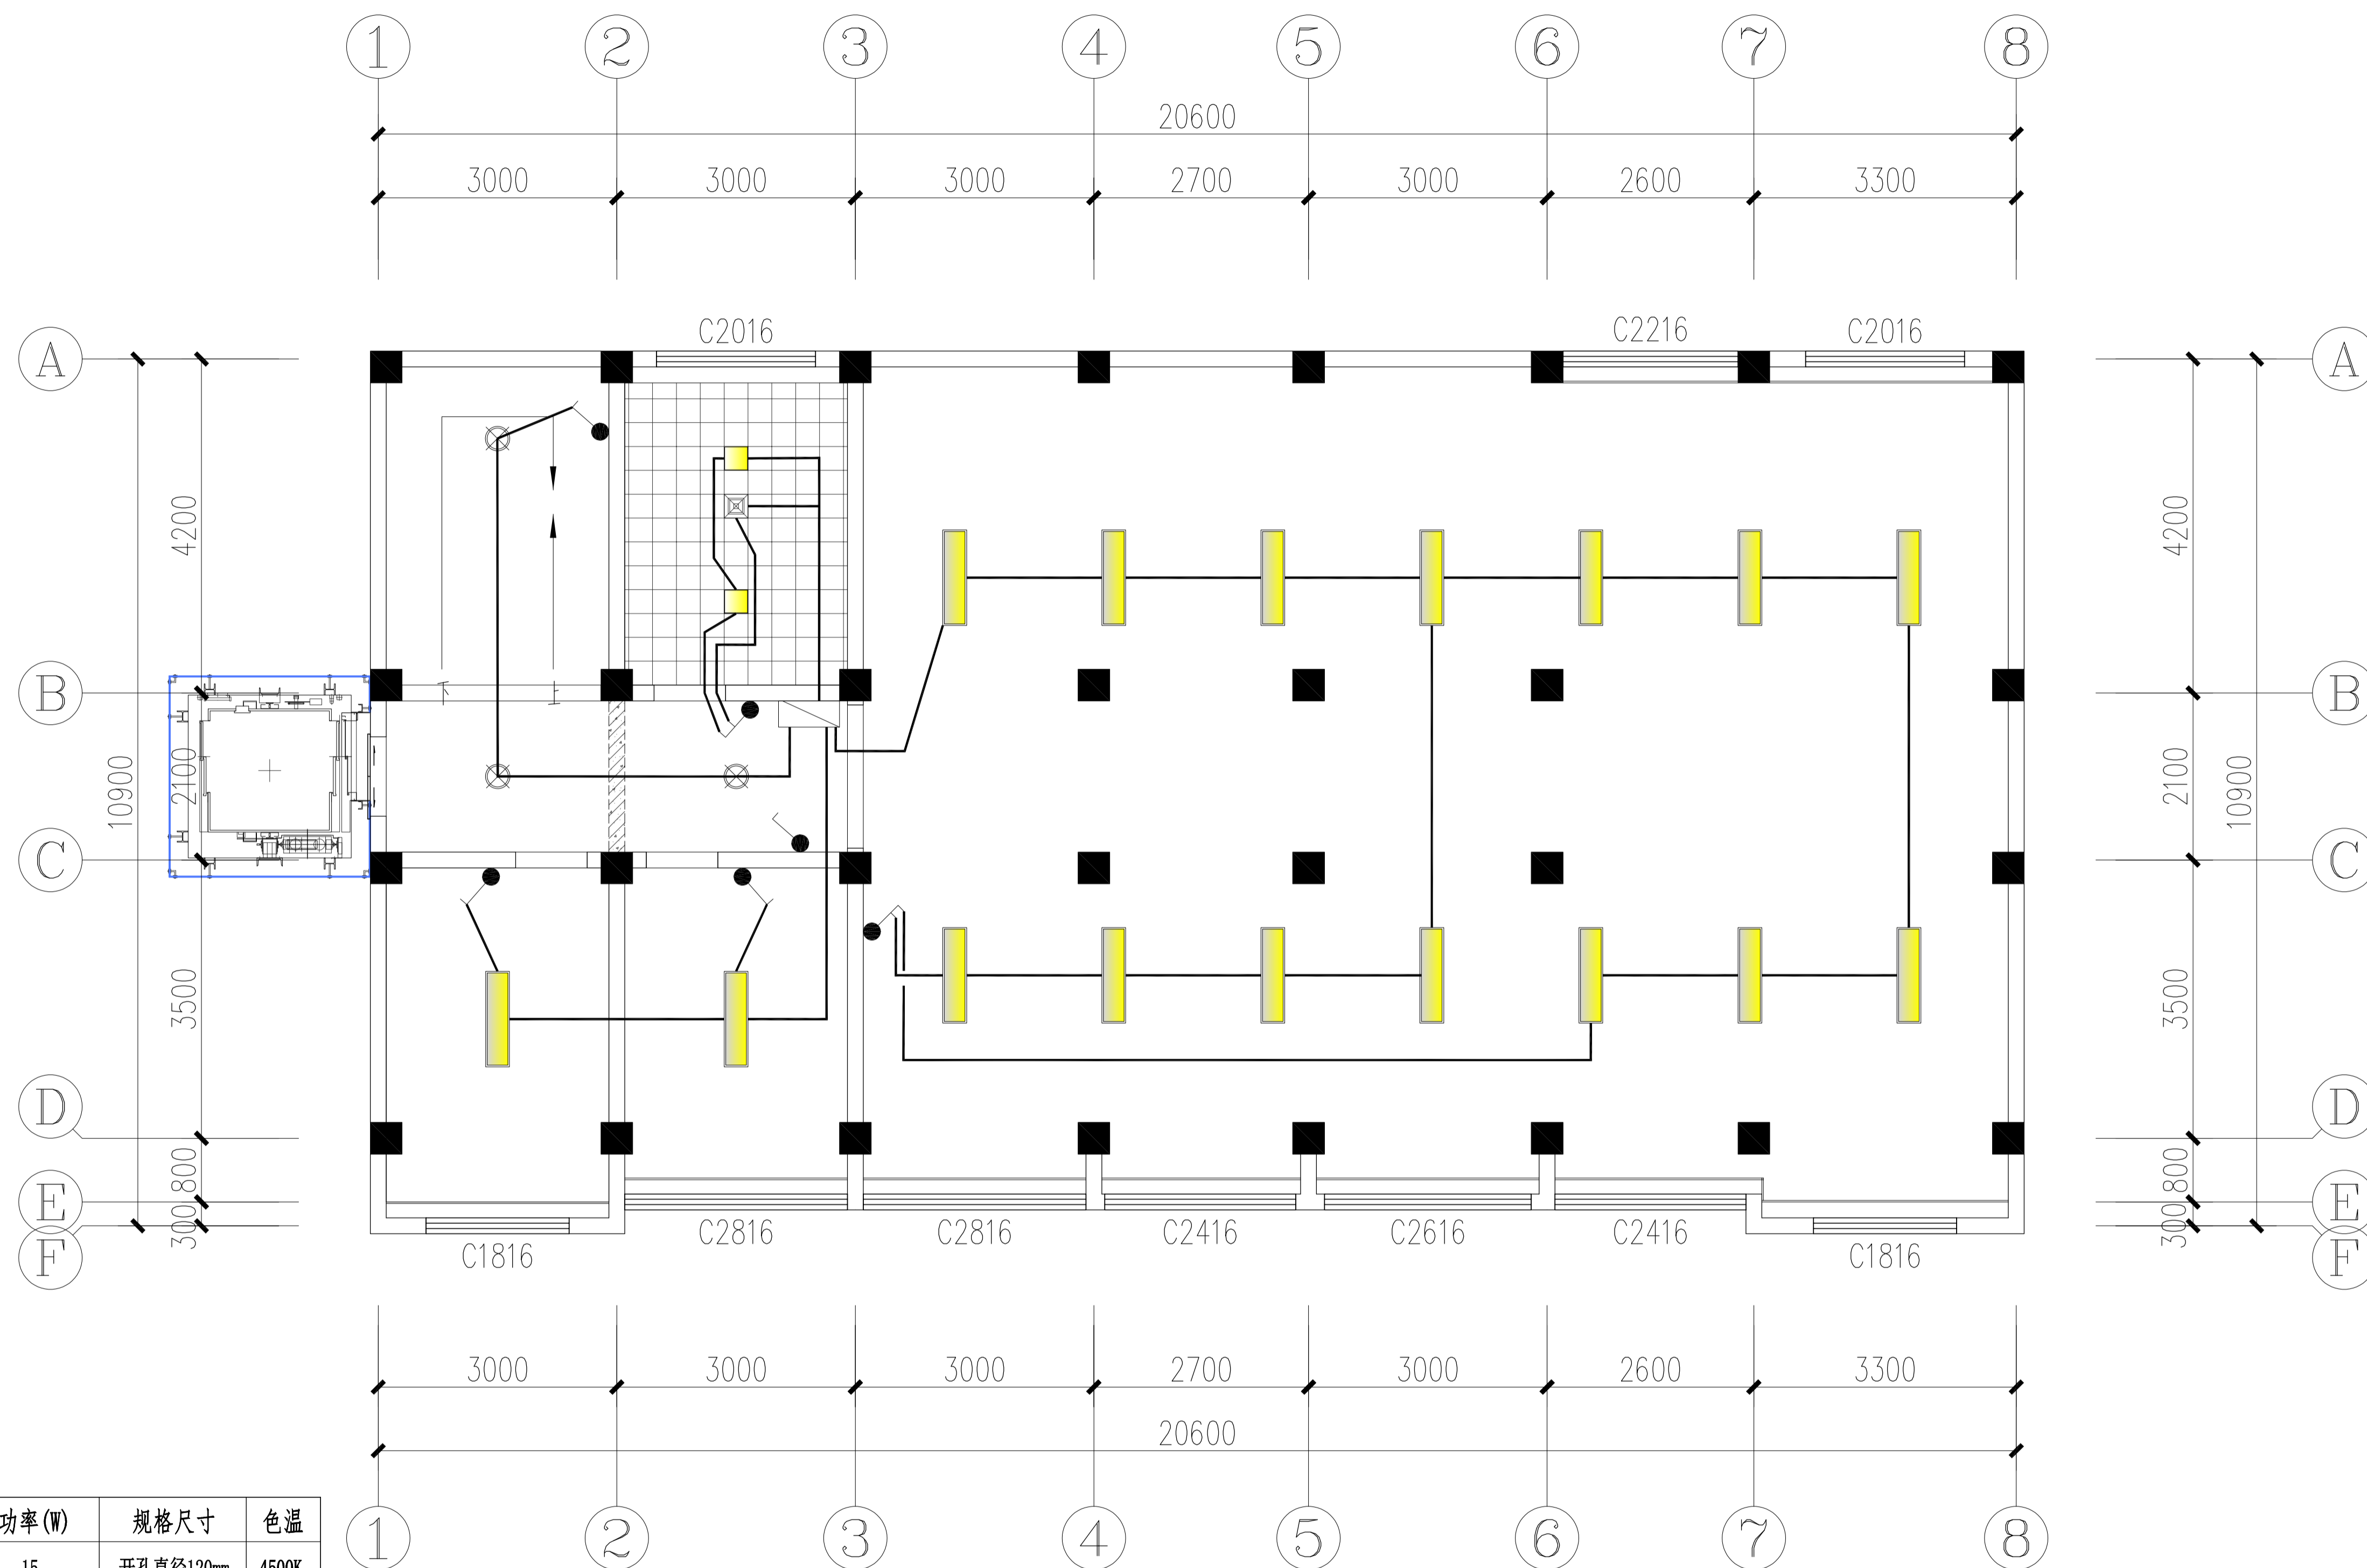


吊顶灯具电器选型表:

图例	名称	功率(W)	规格尺寸	色温
⊙	LED嵌入式防眩目可调筒灯	15	开孔直径120mm	4500K
—	200×1200LED吊装长条灯	45	200mm×1200mm	4500K
⊗	吸顶灯(选样)	15	φ220mm	4500K
—	LED轨道灯	10W×3	2米轨道+3筒灯	4500K
■	300×300平板灯	18	300mm×300mm	4500K
⊠	集成吊顶嵌入式排风扇		300mm×300mm	

说明: 图中除特别标注的尺寸单位外均为毫米。


LP-6F LAMPS POSITIONING 六层灯具开关点位图


Scale 1: 50

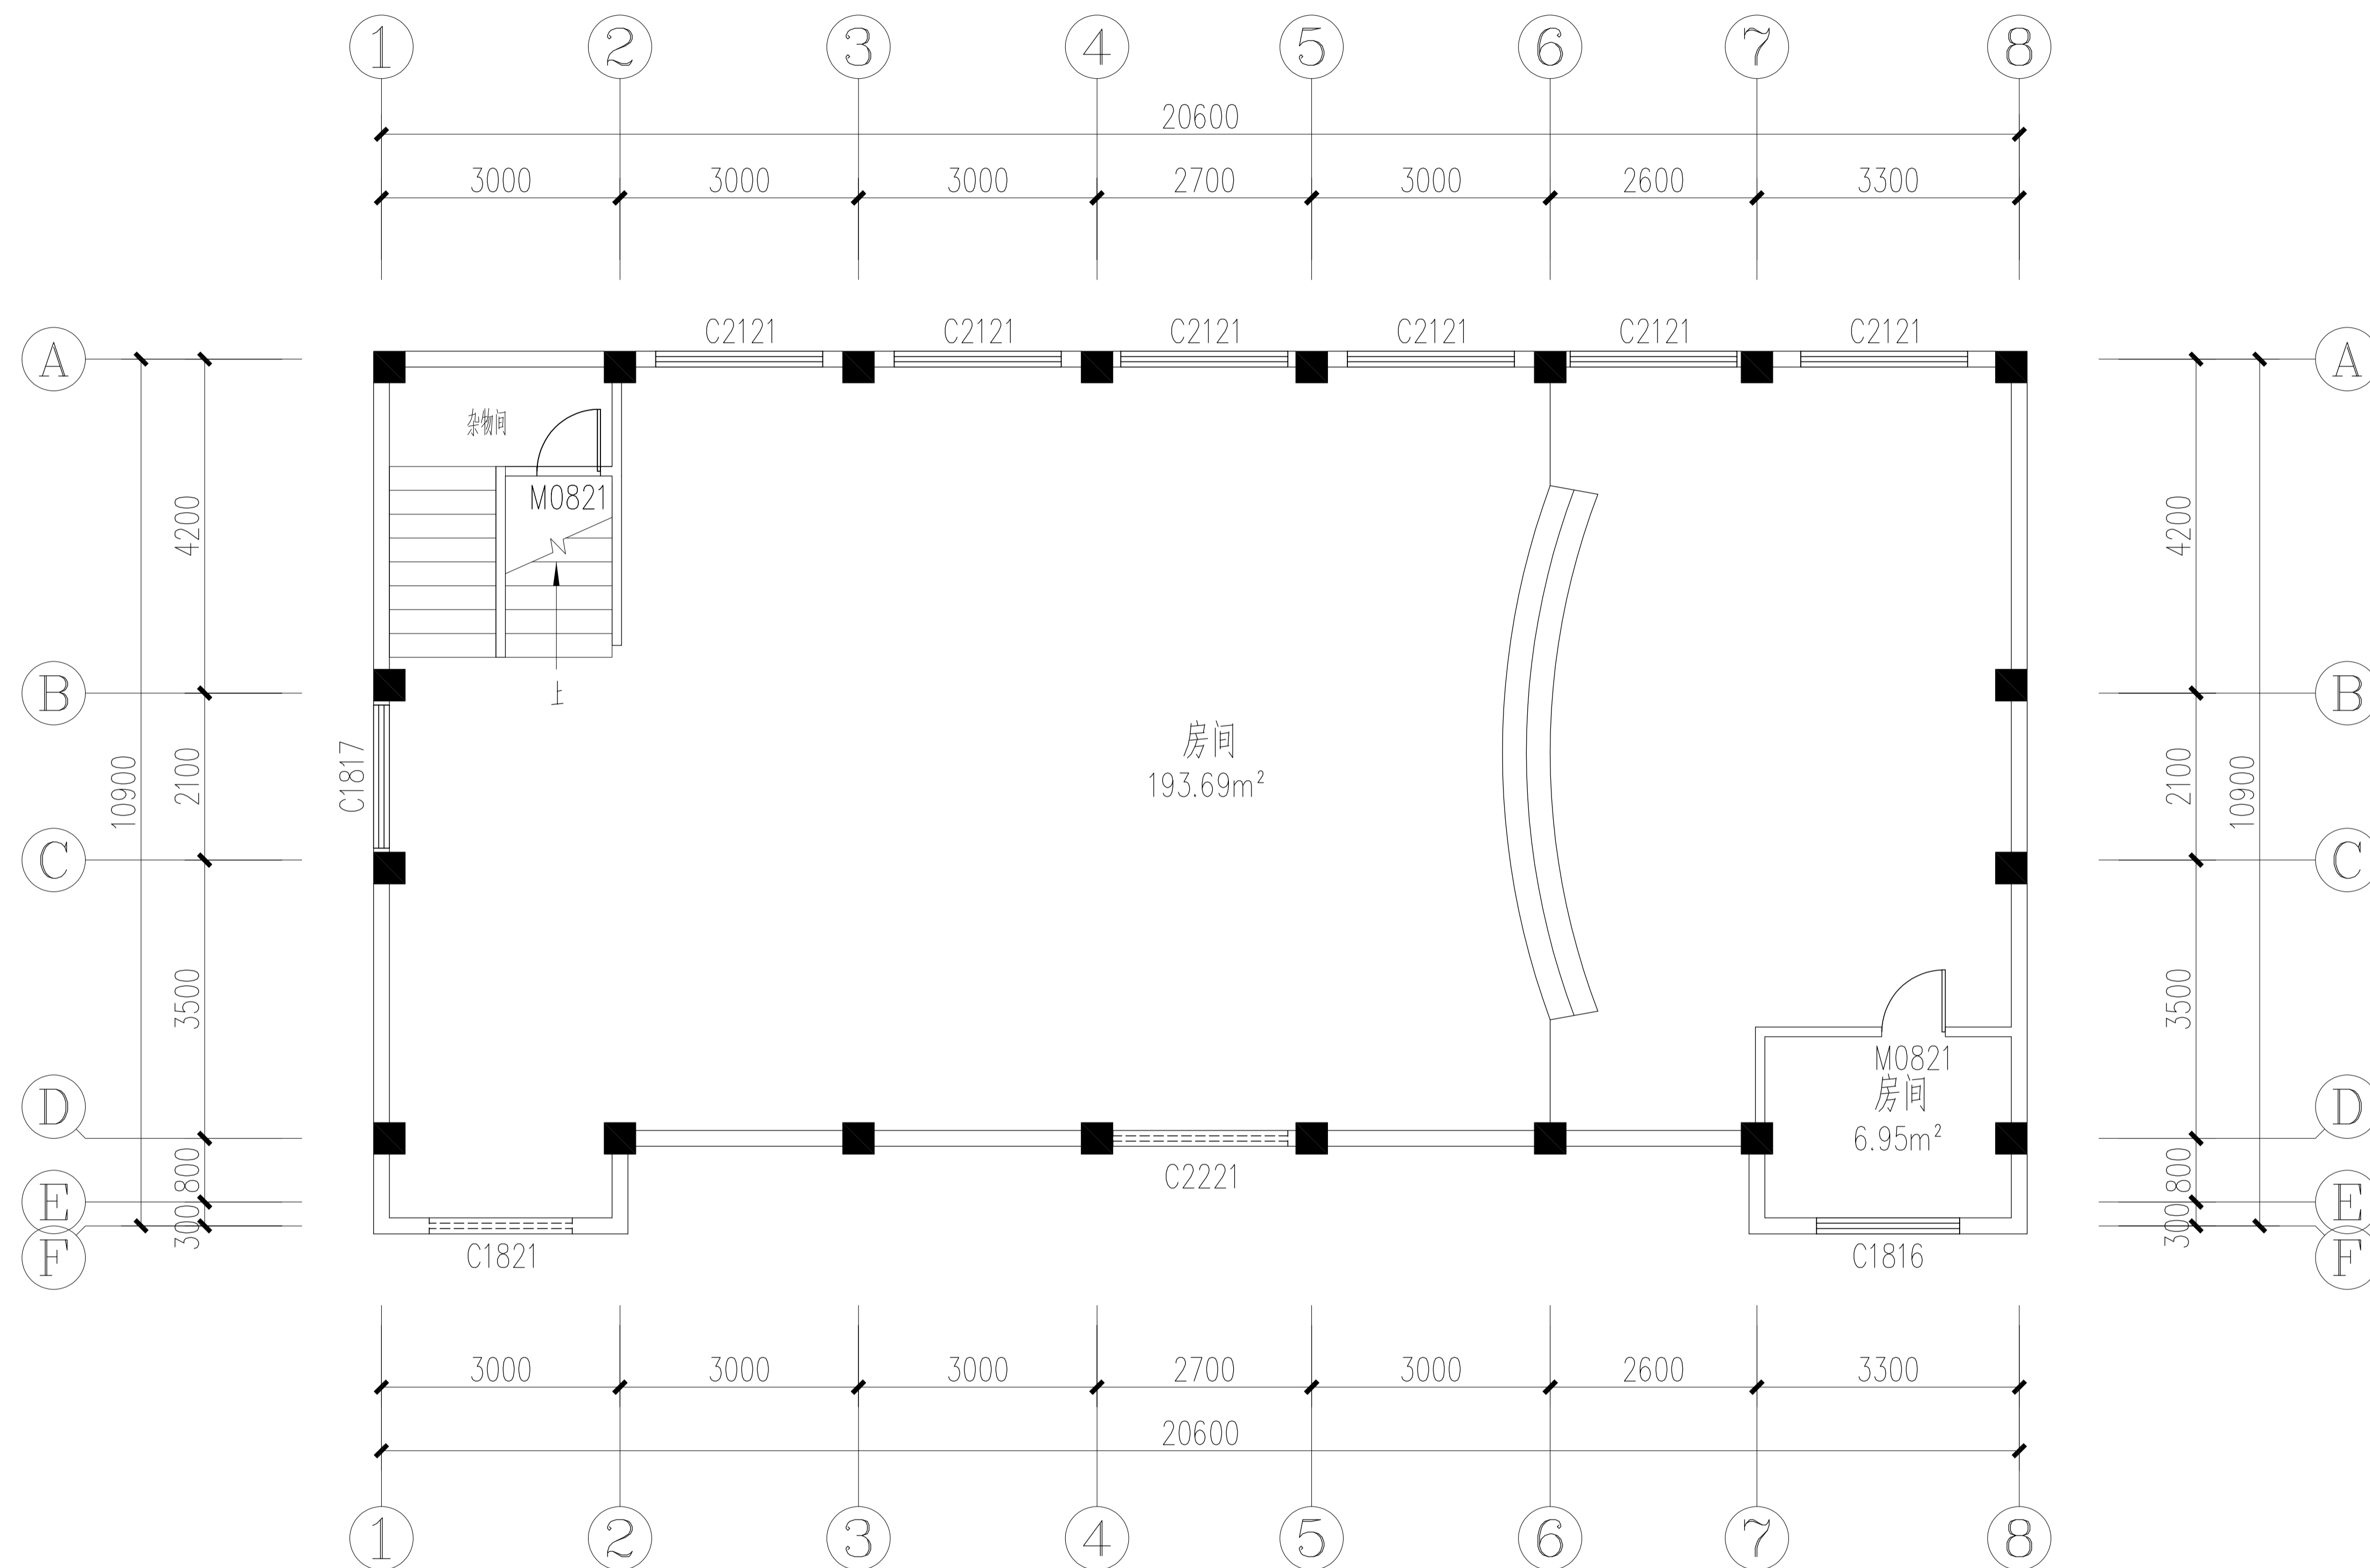

OR-7F ORIGINAL FLOORE 七层现状平面图
--
Scale 1: 50

专业
会签栏
姓名

 武汉市政工程设计研究院有限责任公司	工程名称	吴兴社区党群服务中心室内装修项目(四明路原房管局用房)	审定		专业负责人		图号	OR-7F
	子项	七层办公楼	审核		校核		版次/更改码	A/0
	工程编号	设计阶段	施工图设计	项目负责人	设计		日期	2026.02

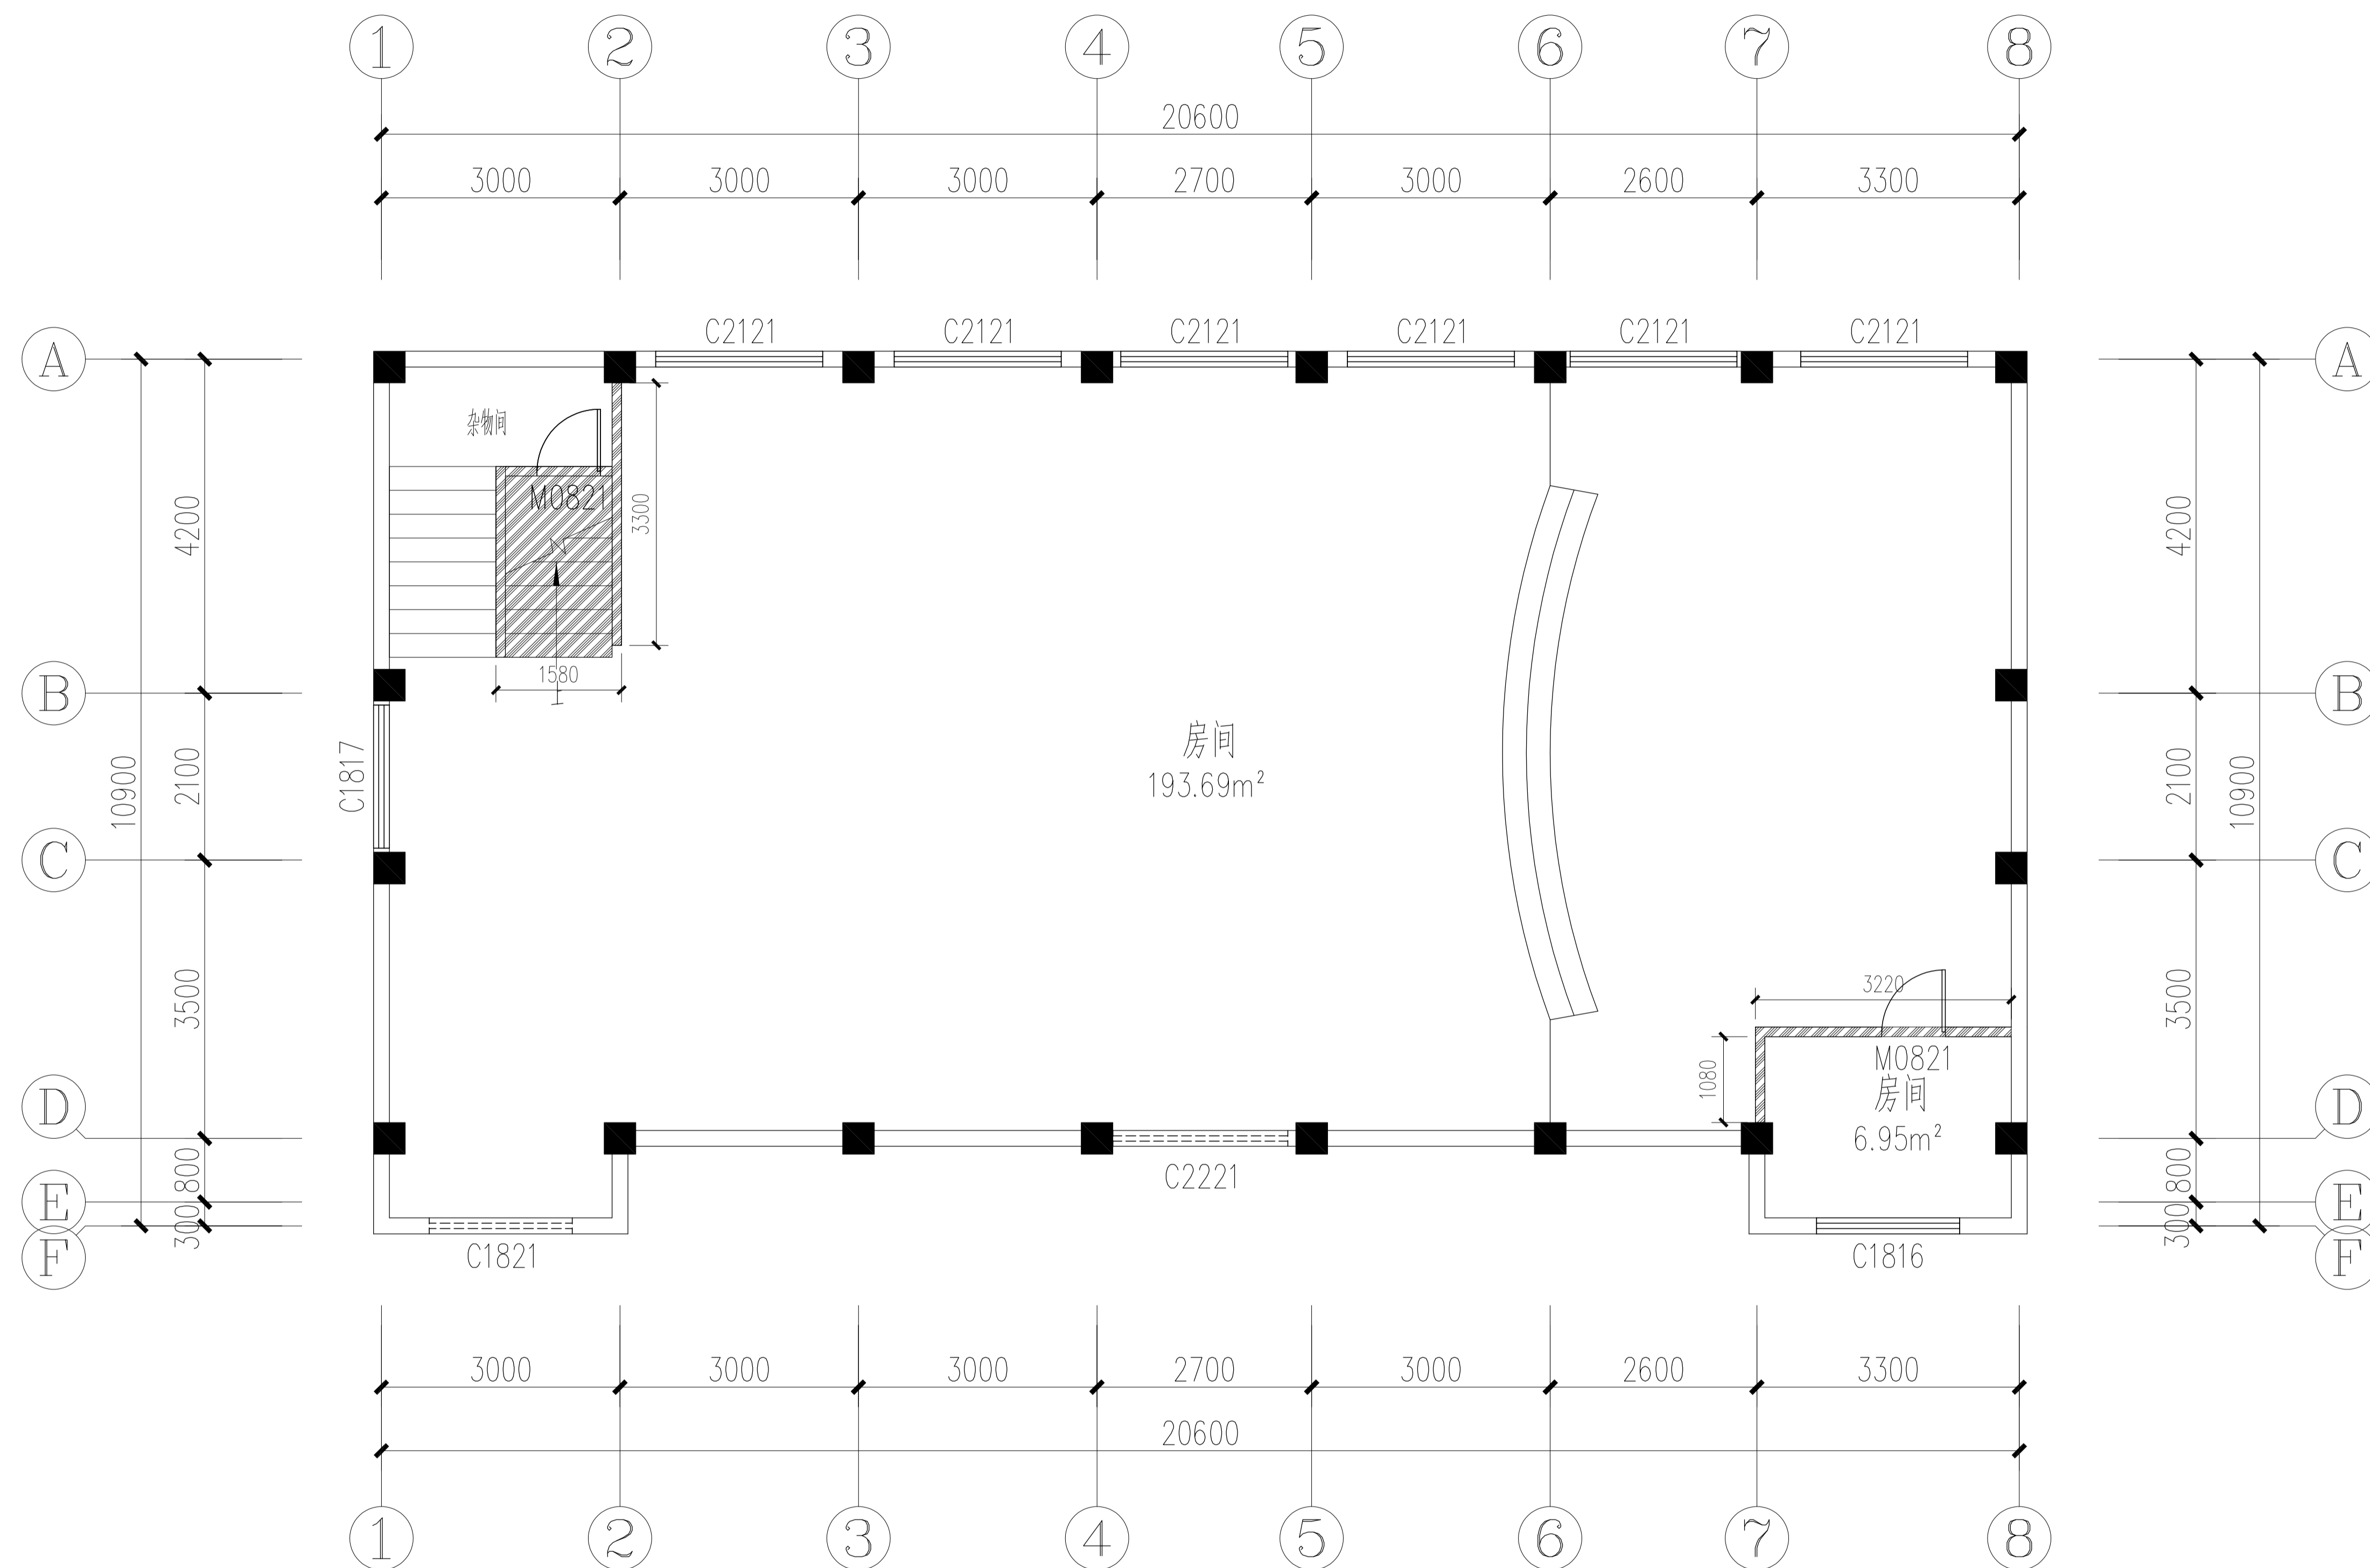


图例	名称
	内装修墙体拆除部分

WD-7F WALL DEMOLITION 七层墙体拆除图
Scale 1:50

专业
会签栏
姓名

武汉市政工程设计研究院有限责任公司	工程名称	吴兴社区党群服务中心室内装修项目(四明路原房管局用房)	审定		专业负责人		图号	WD-3F
	子项	七层办公楼	审核		校核		版次/更改码	A/0
	工程编号	设计阶段	施工图设计	项目负责人	设计		日期	2026.02

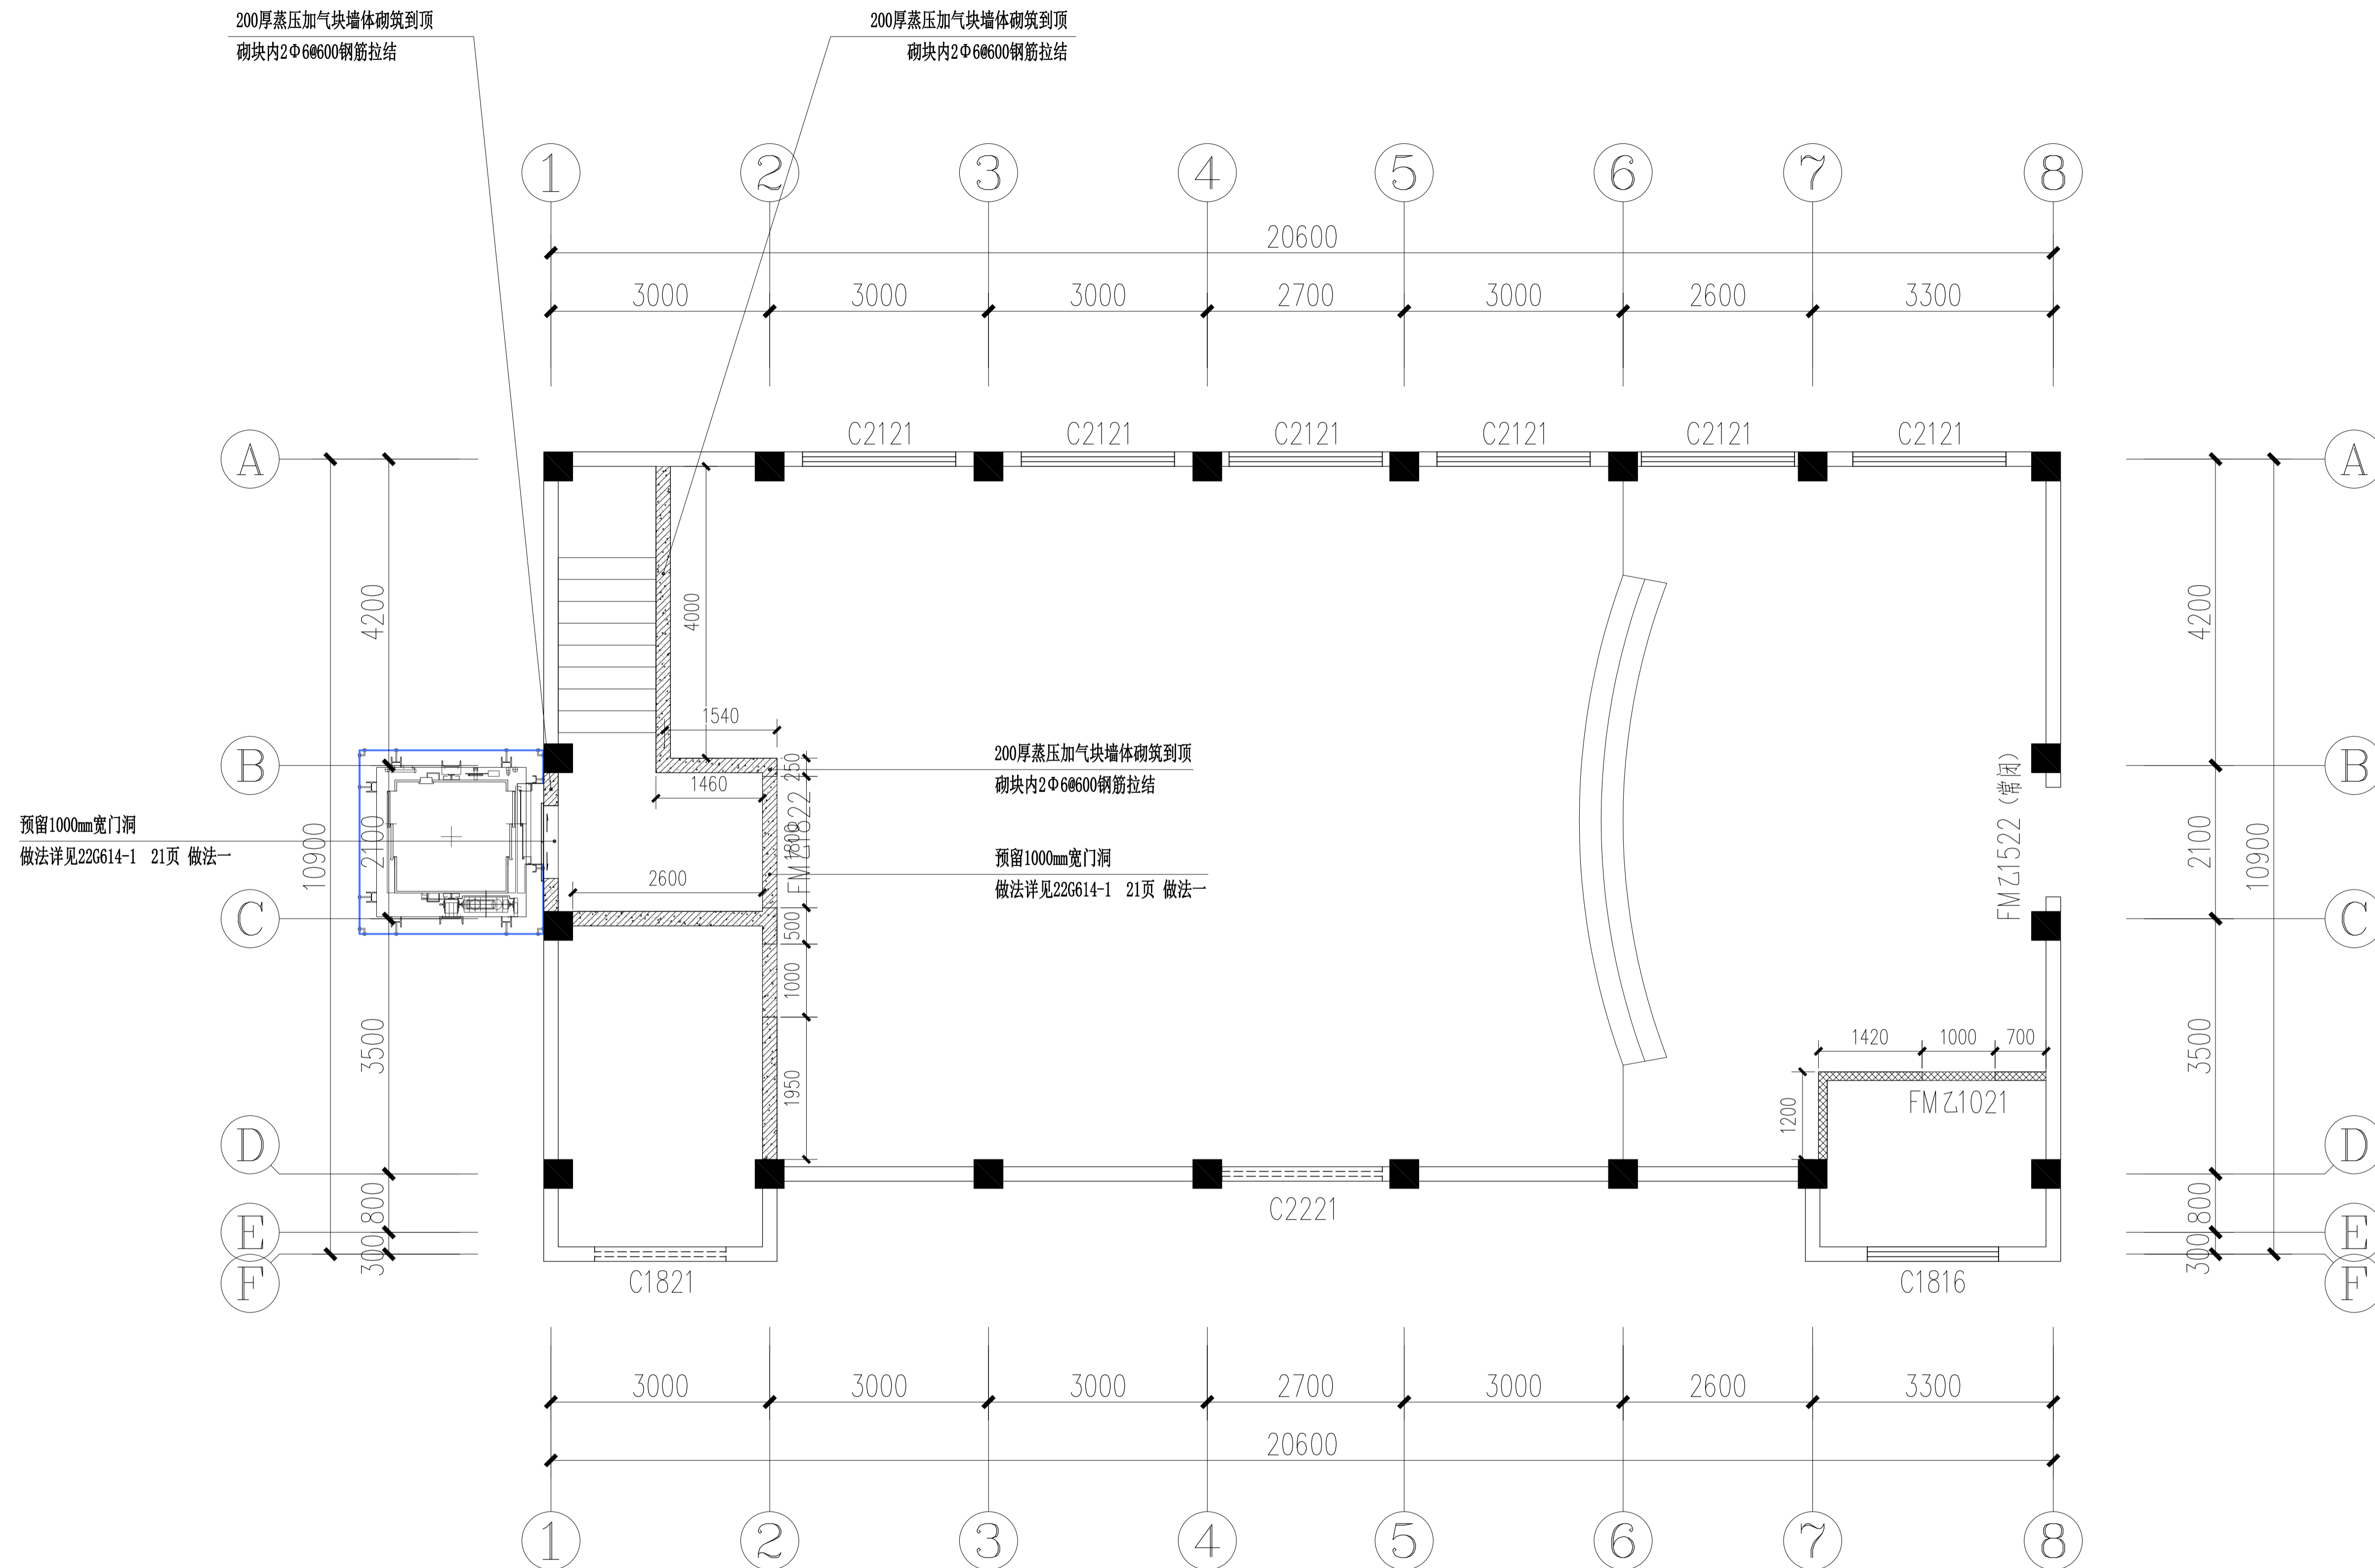


图例	名称
	100厚加气混凝土砌体墙
	轻钢龙骨纤维水泥板轻质隔墙

WM-7F WALL MASONRY 七层墙体砌筑图
Scale 1:50


专业
会签栏
姓名


武汉市政工程设计研究院有限责任公司	工程名称	吴兴社区党群服务中心室内装修项目(四明路原房管局用房)	审定		专业负责人		图号	WM-7F
	子项	七层办公楼	审核		校核		版次/更改码	A/0
	工程编号	设计阶段	施工图设计	项目负责人		设计		日期

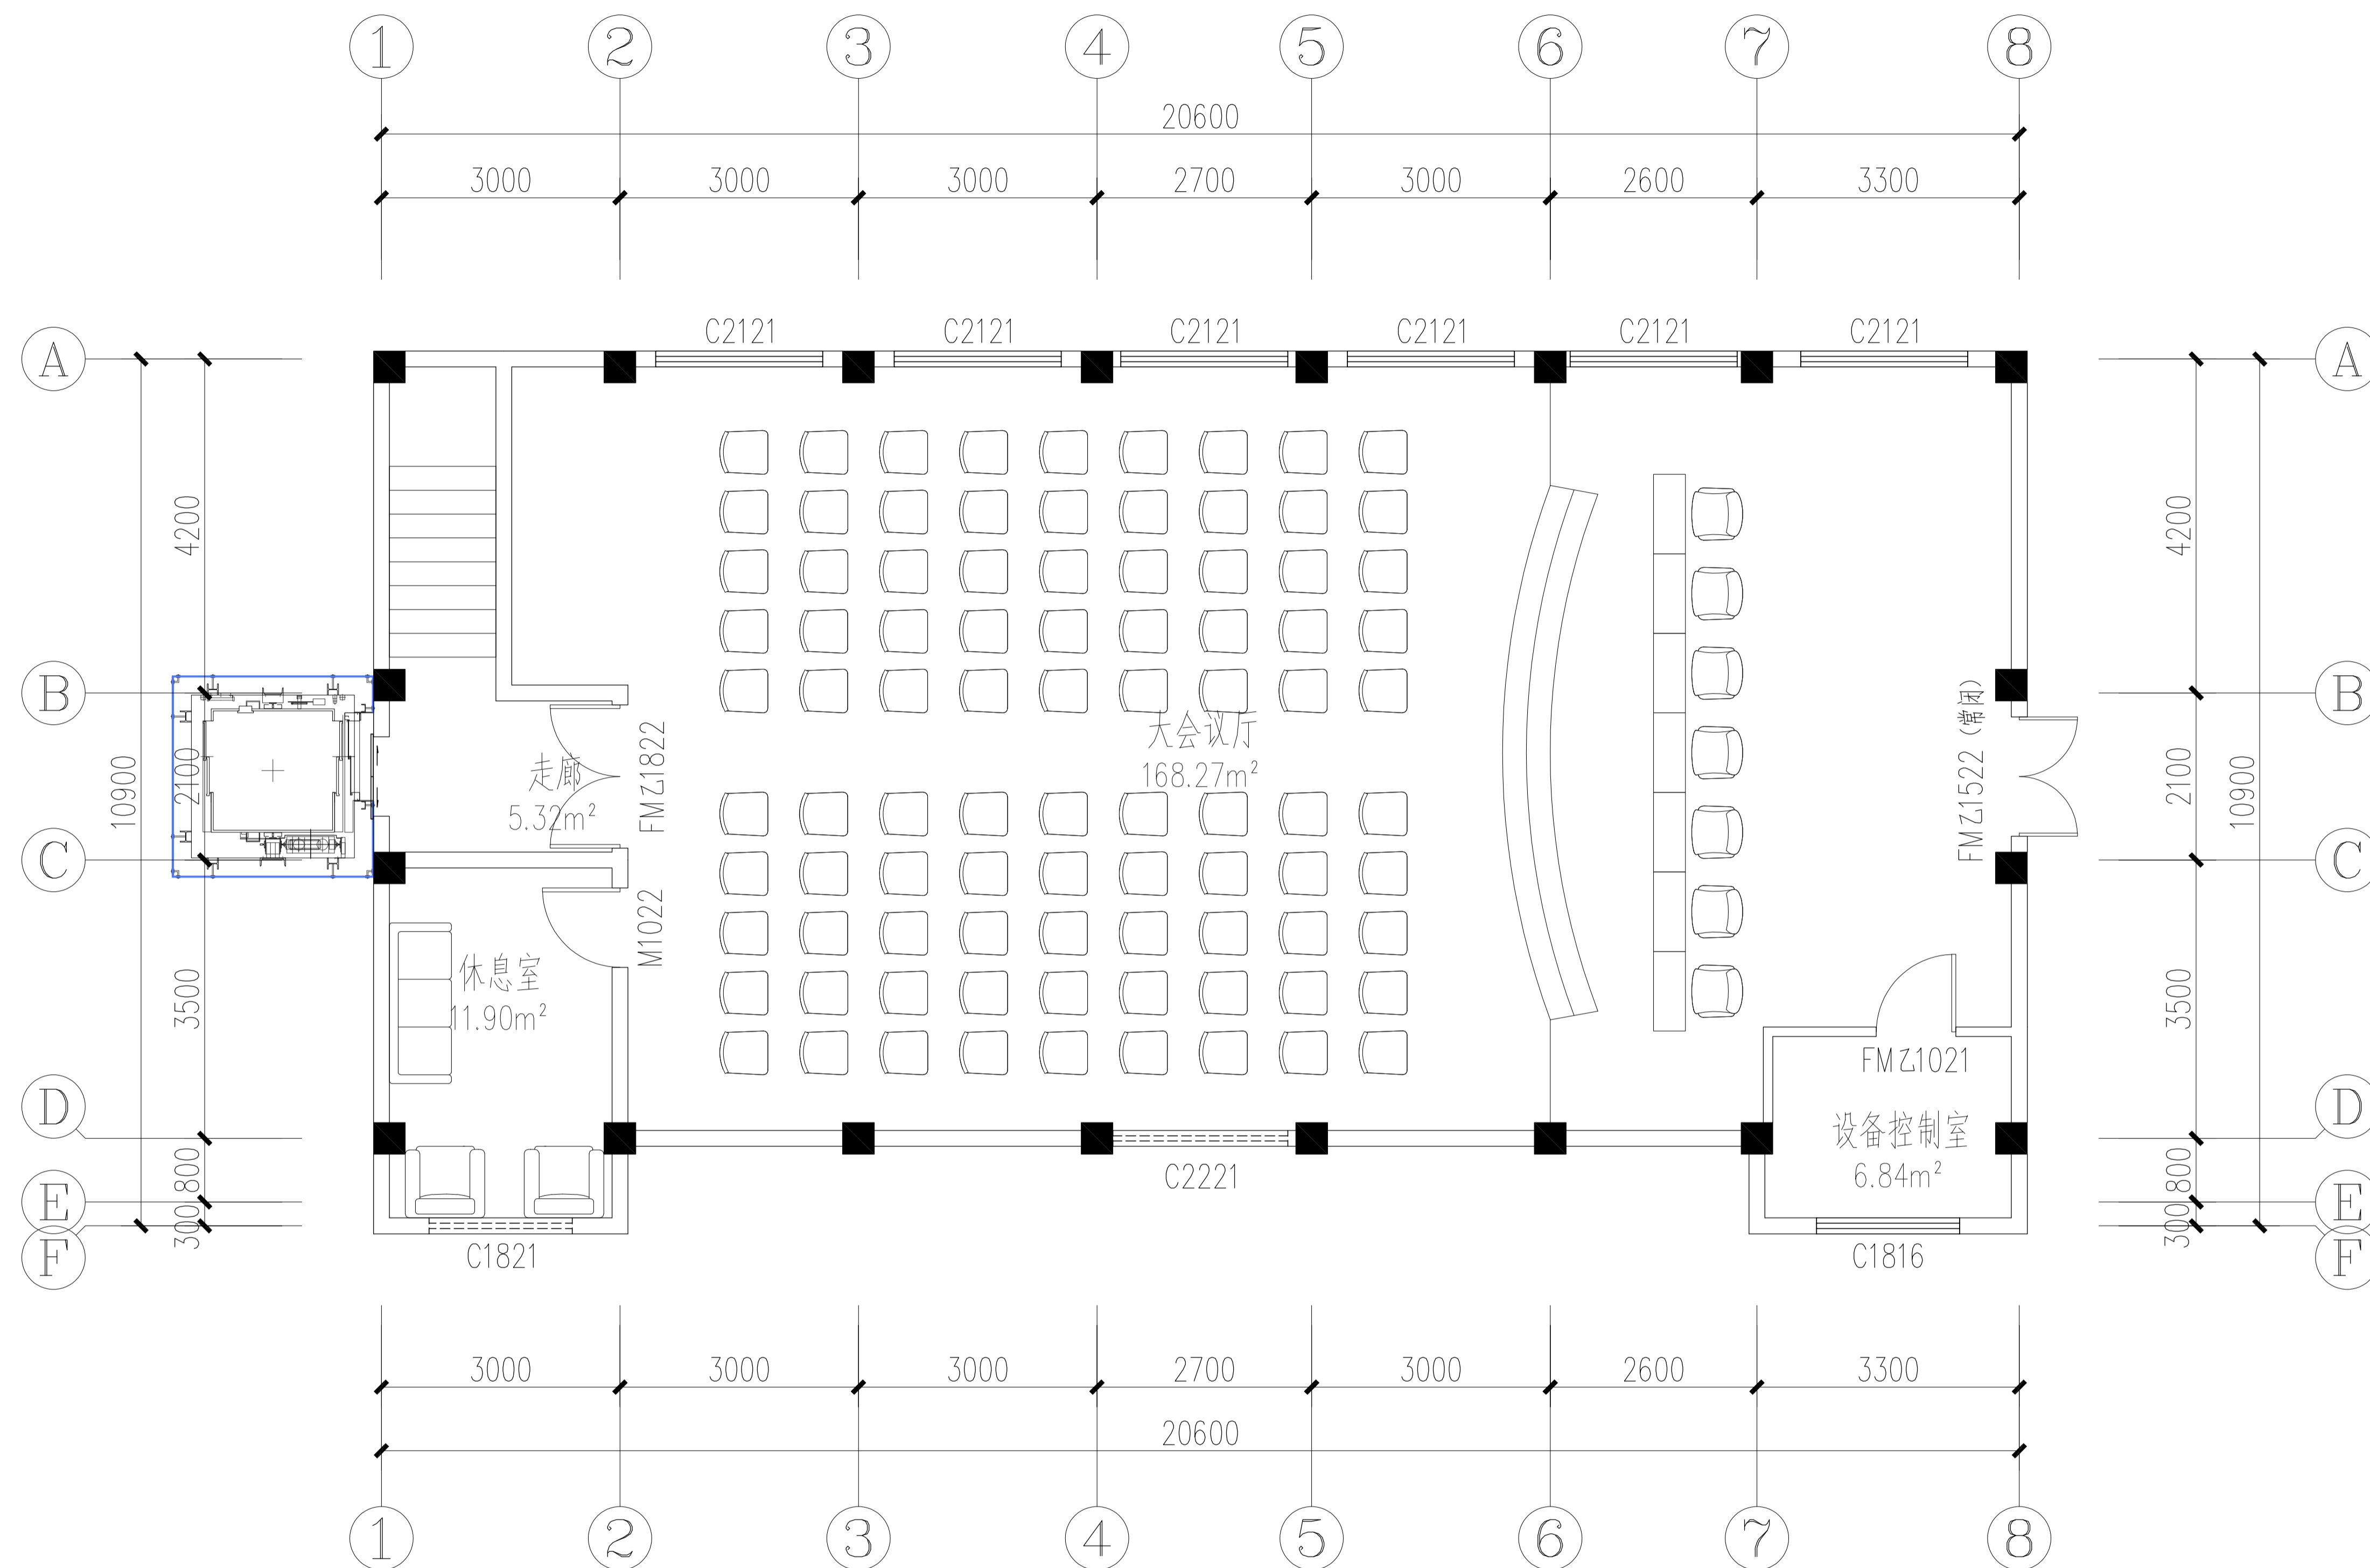

专业
会签栏
签名

FF-7F FURNITURE 七层平面布置图
Scale 1:50


 武汉市政工程设计研究院有限责任公司	工程名称	吴兴社区党群服务中心室内装修项目(四明路原房管局用房)	审定		专业负责人		图号	FF-7F
	子项	七层办公楼	审核		校核		版次/更改码	A/0
	工程编号	设计阶段	施工图设计	项目负责人	设计		日期	2026.02

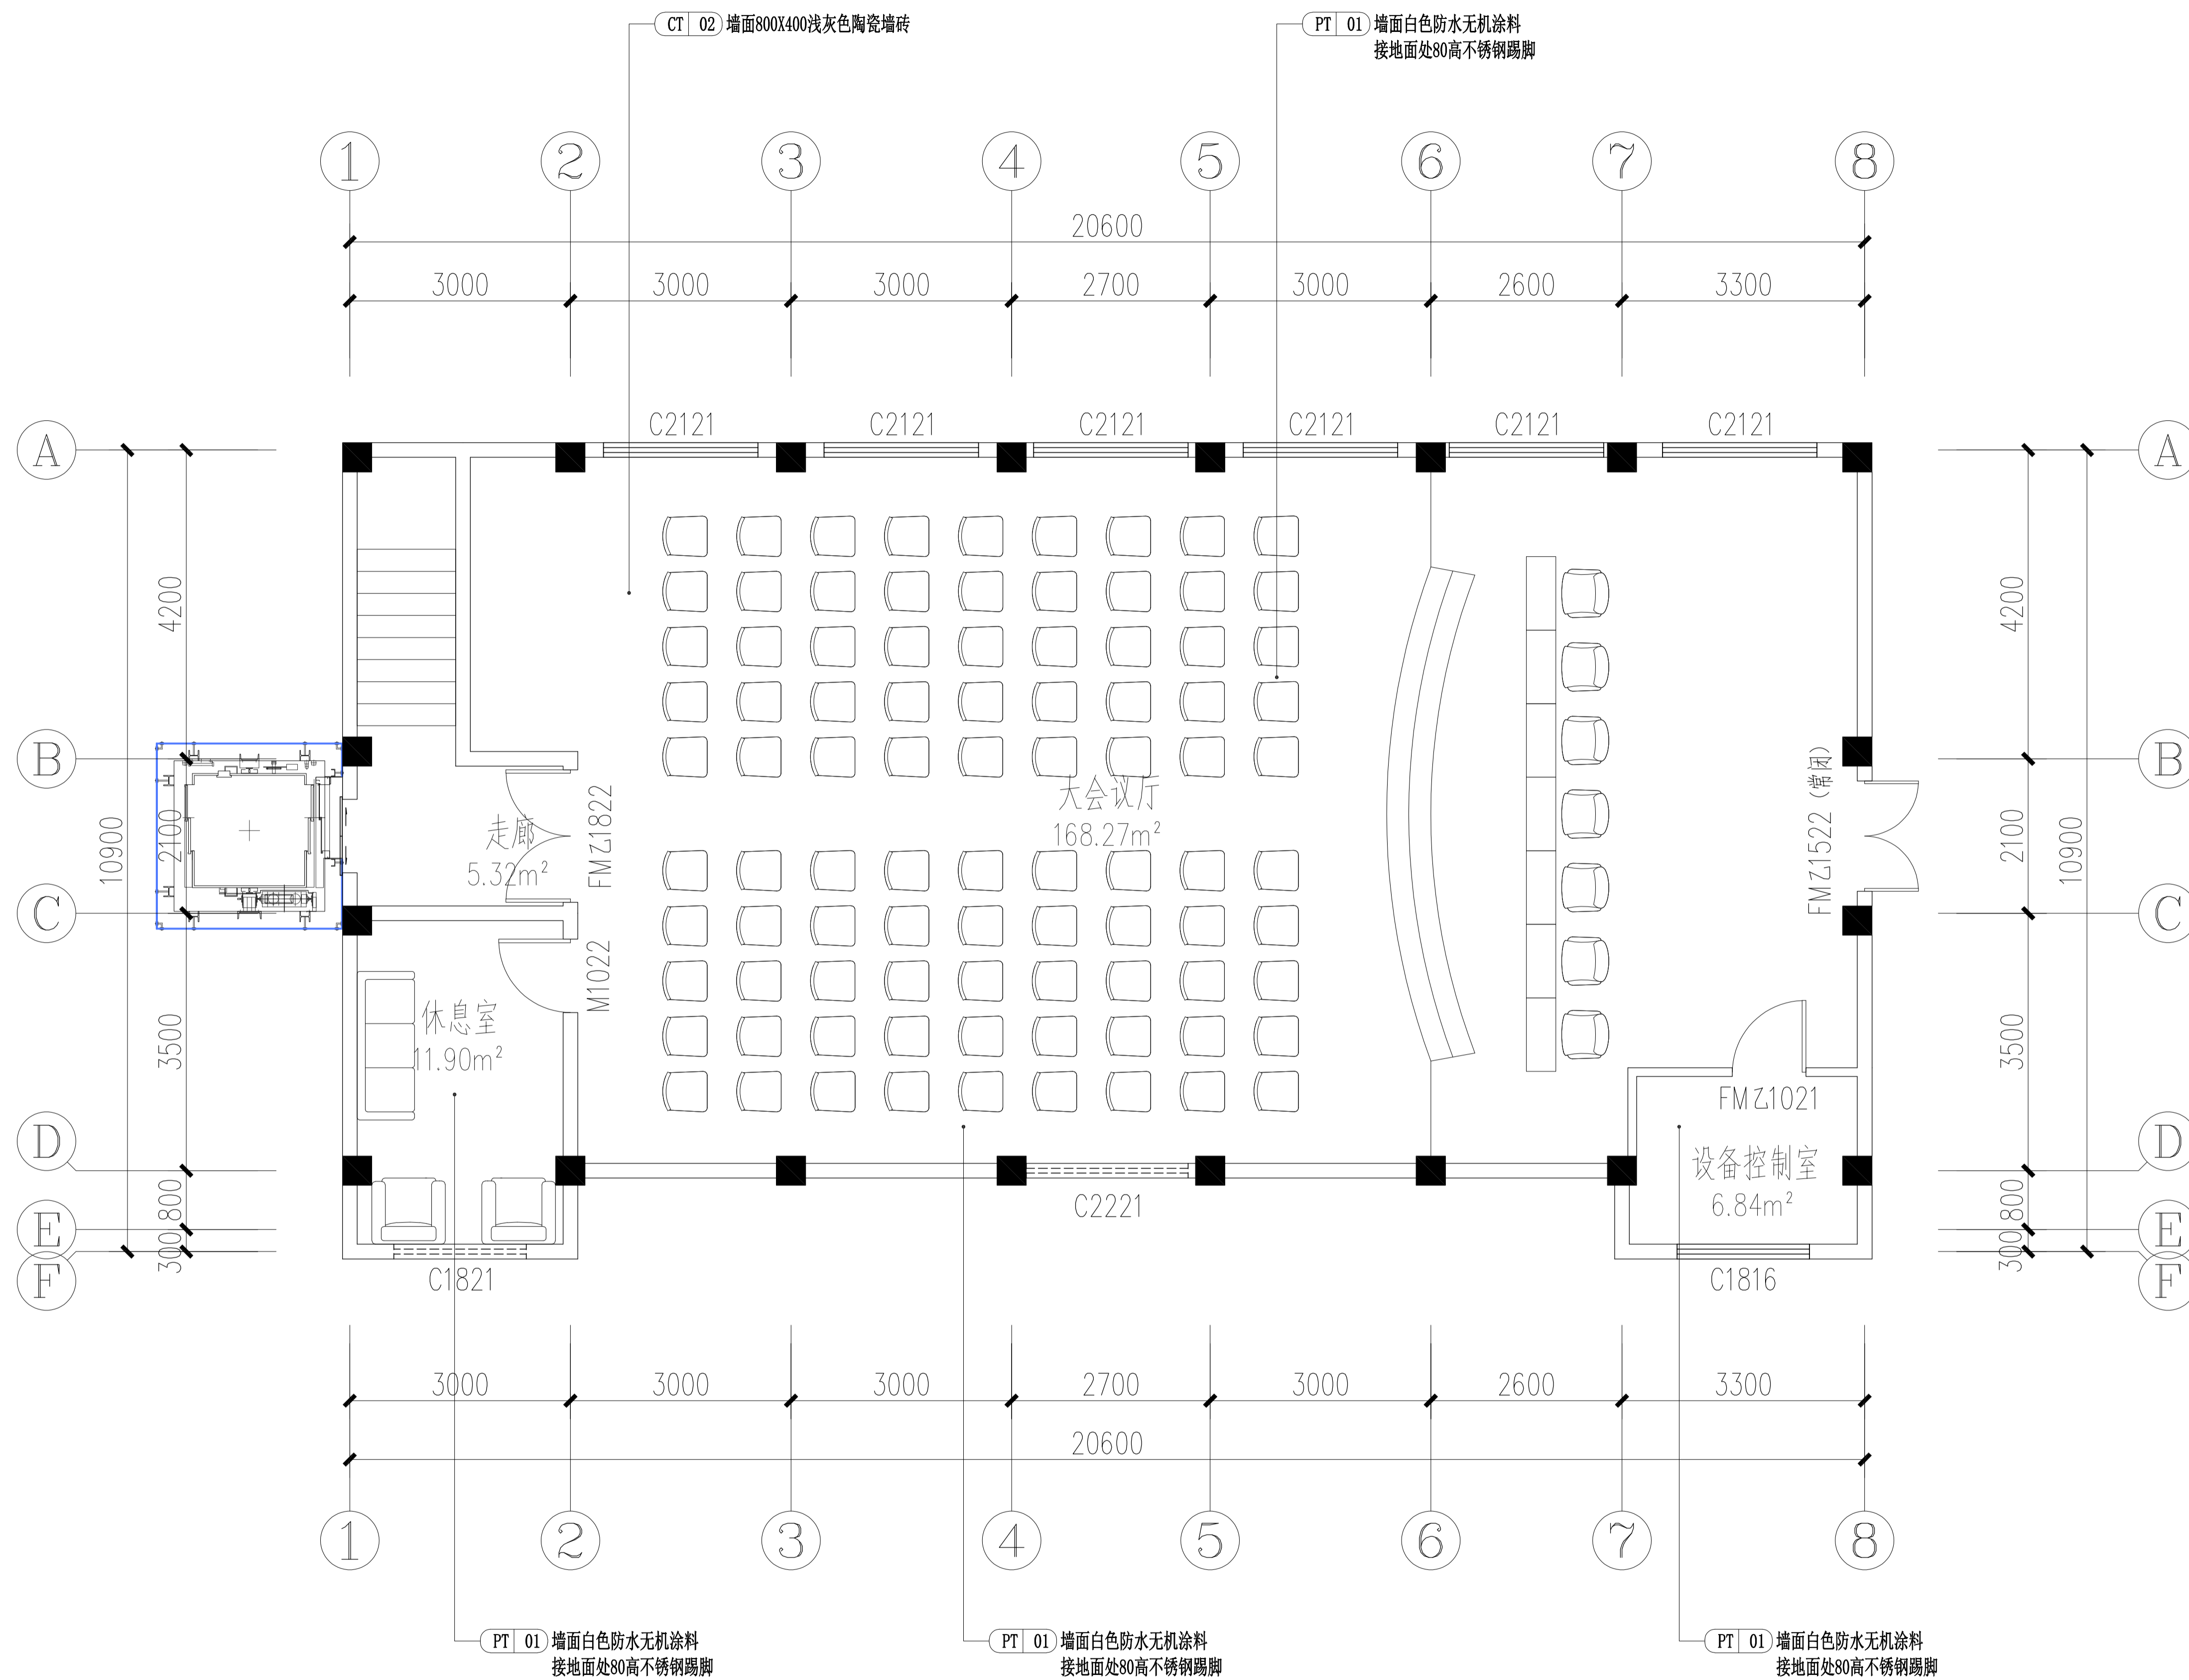

F1-7F FACADEINDEX 七层材料标志图
Scale 1: 50

专业
会签栏
姓名

武汉市政工程设计研究院有限责任公司	工程名称	吴兴社区党群服务中心室内装修项目(四明路原房管局用房)	审定		专业负责人		图号	F1-7F
	子项	七层办公楼	审核		校核		版次/更改码	A/0
	工程编号	设计阶段	施工图设计	项目负责人		设计	日期	2026.02

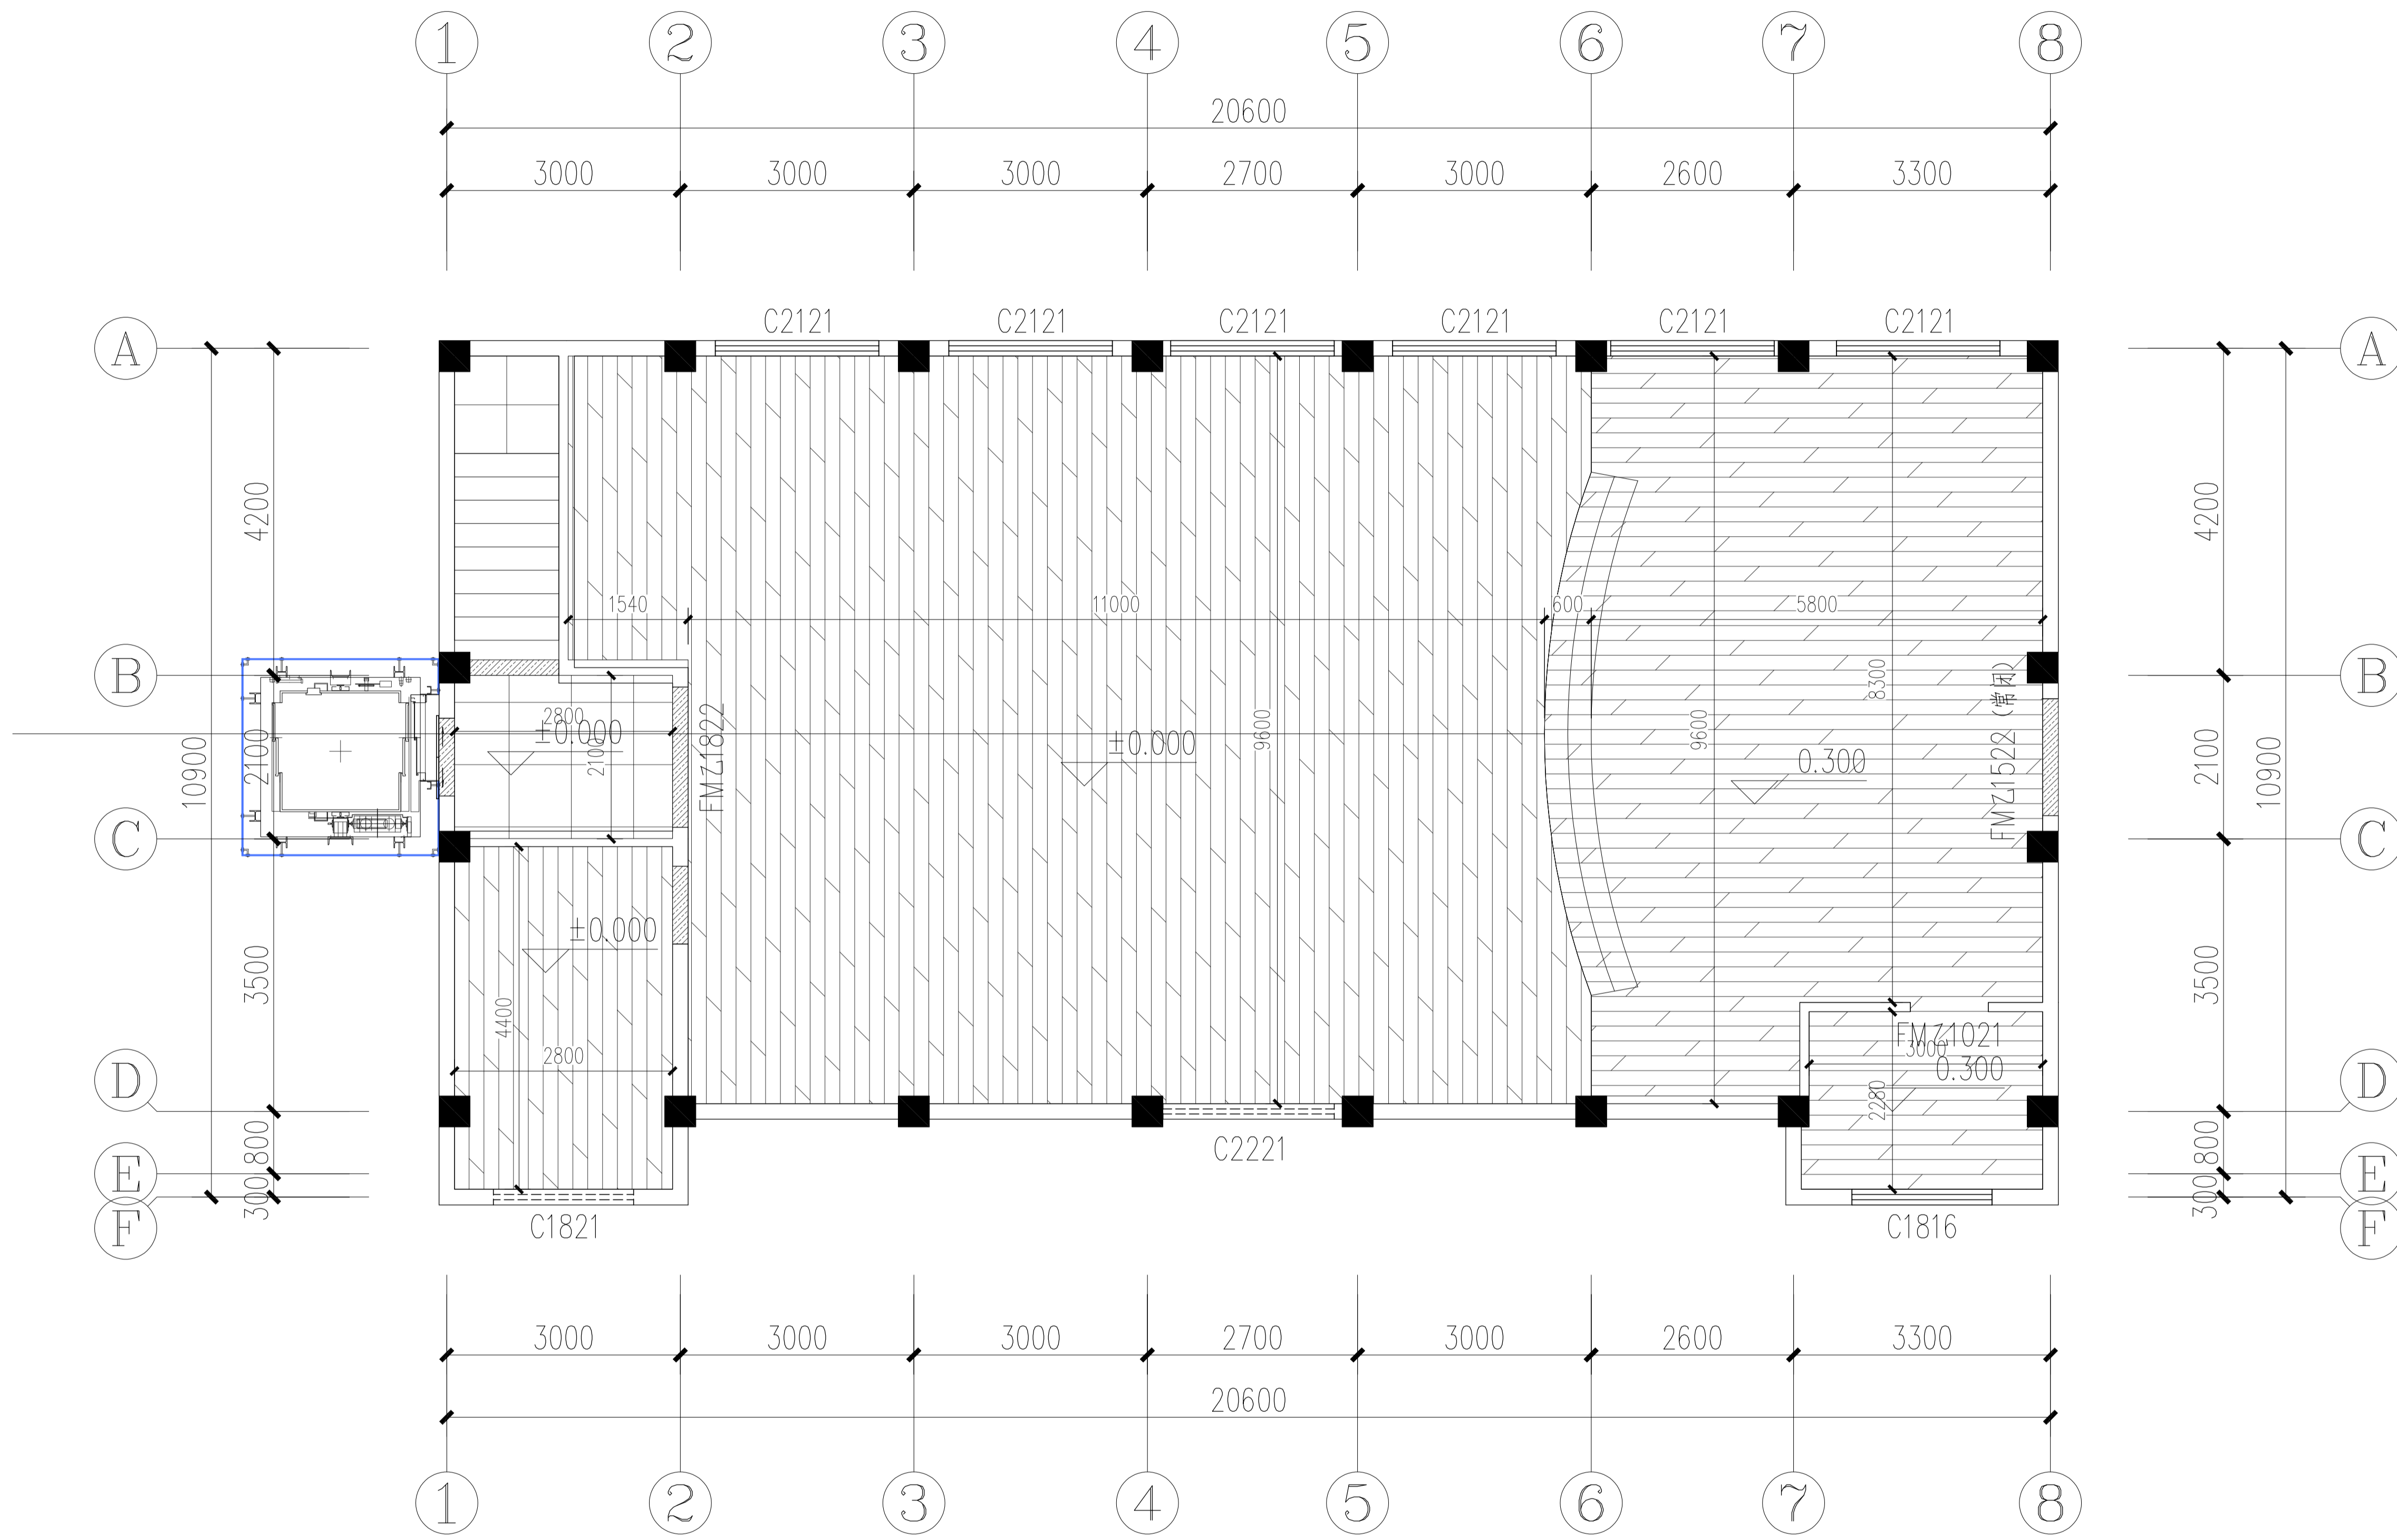


图例	材料编号	名称
	CT-03	800mm×800mm浅灰色防滑地砖
	ST-02	深灰色人造石过门石
	WD-01	难燃强化复合地板(选样)

FC-7F FLOOR COVERING 七层地坪铺装图
Scale 1:100

武汉市政工程设计研究院有限责任公司	工程名称	吴兴社区党群服务中心室内装修项目(四明路原房管局用房)	审定		专业负责人		图号	FC-7F
	子项	七层办公楼	审核		校核		版次/更改码	A/0
	工程编号	设计阶段	施工图设计	项目负责人		设计		日期

专业
会签栏
姓名

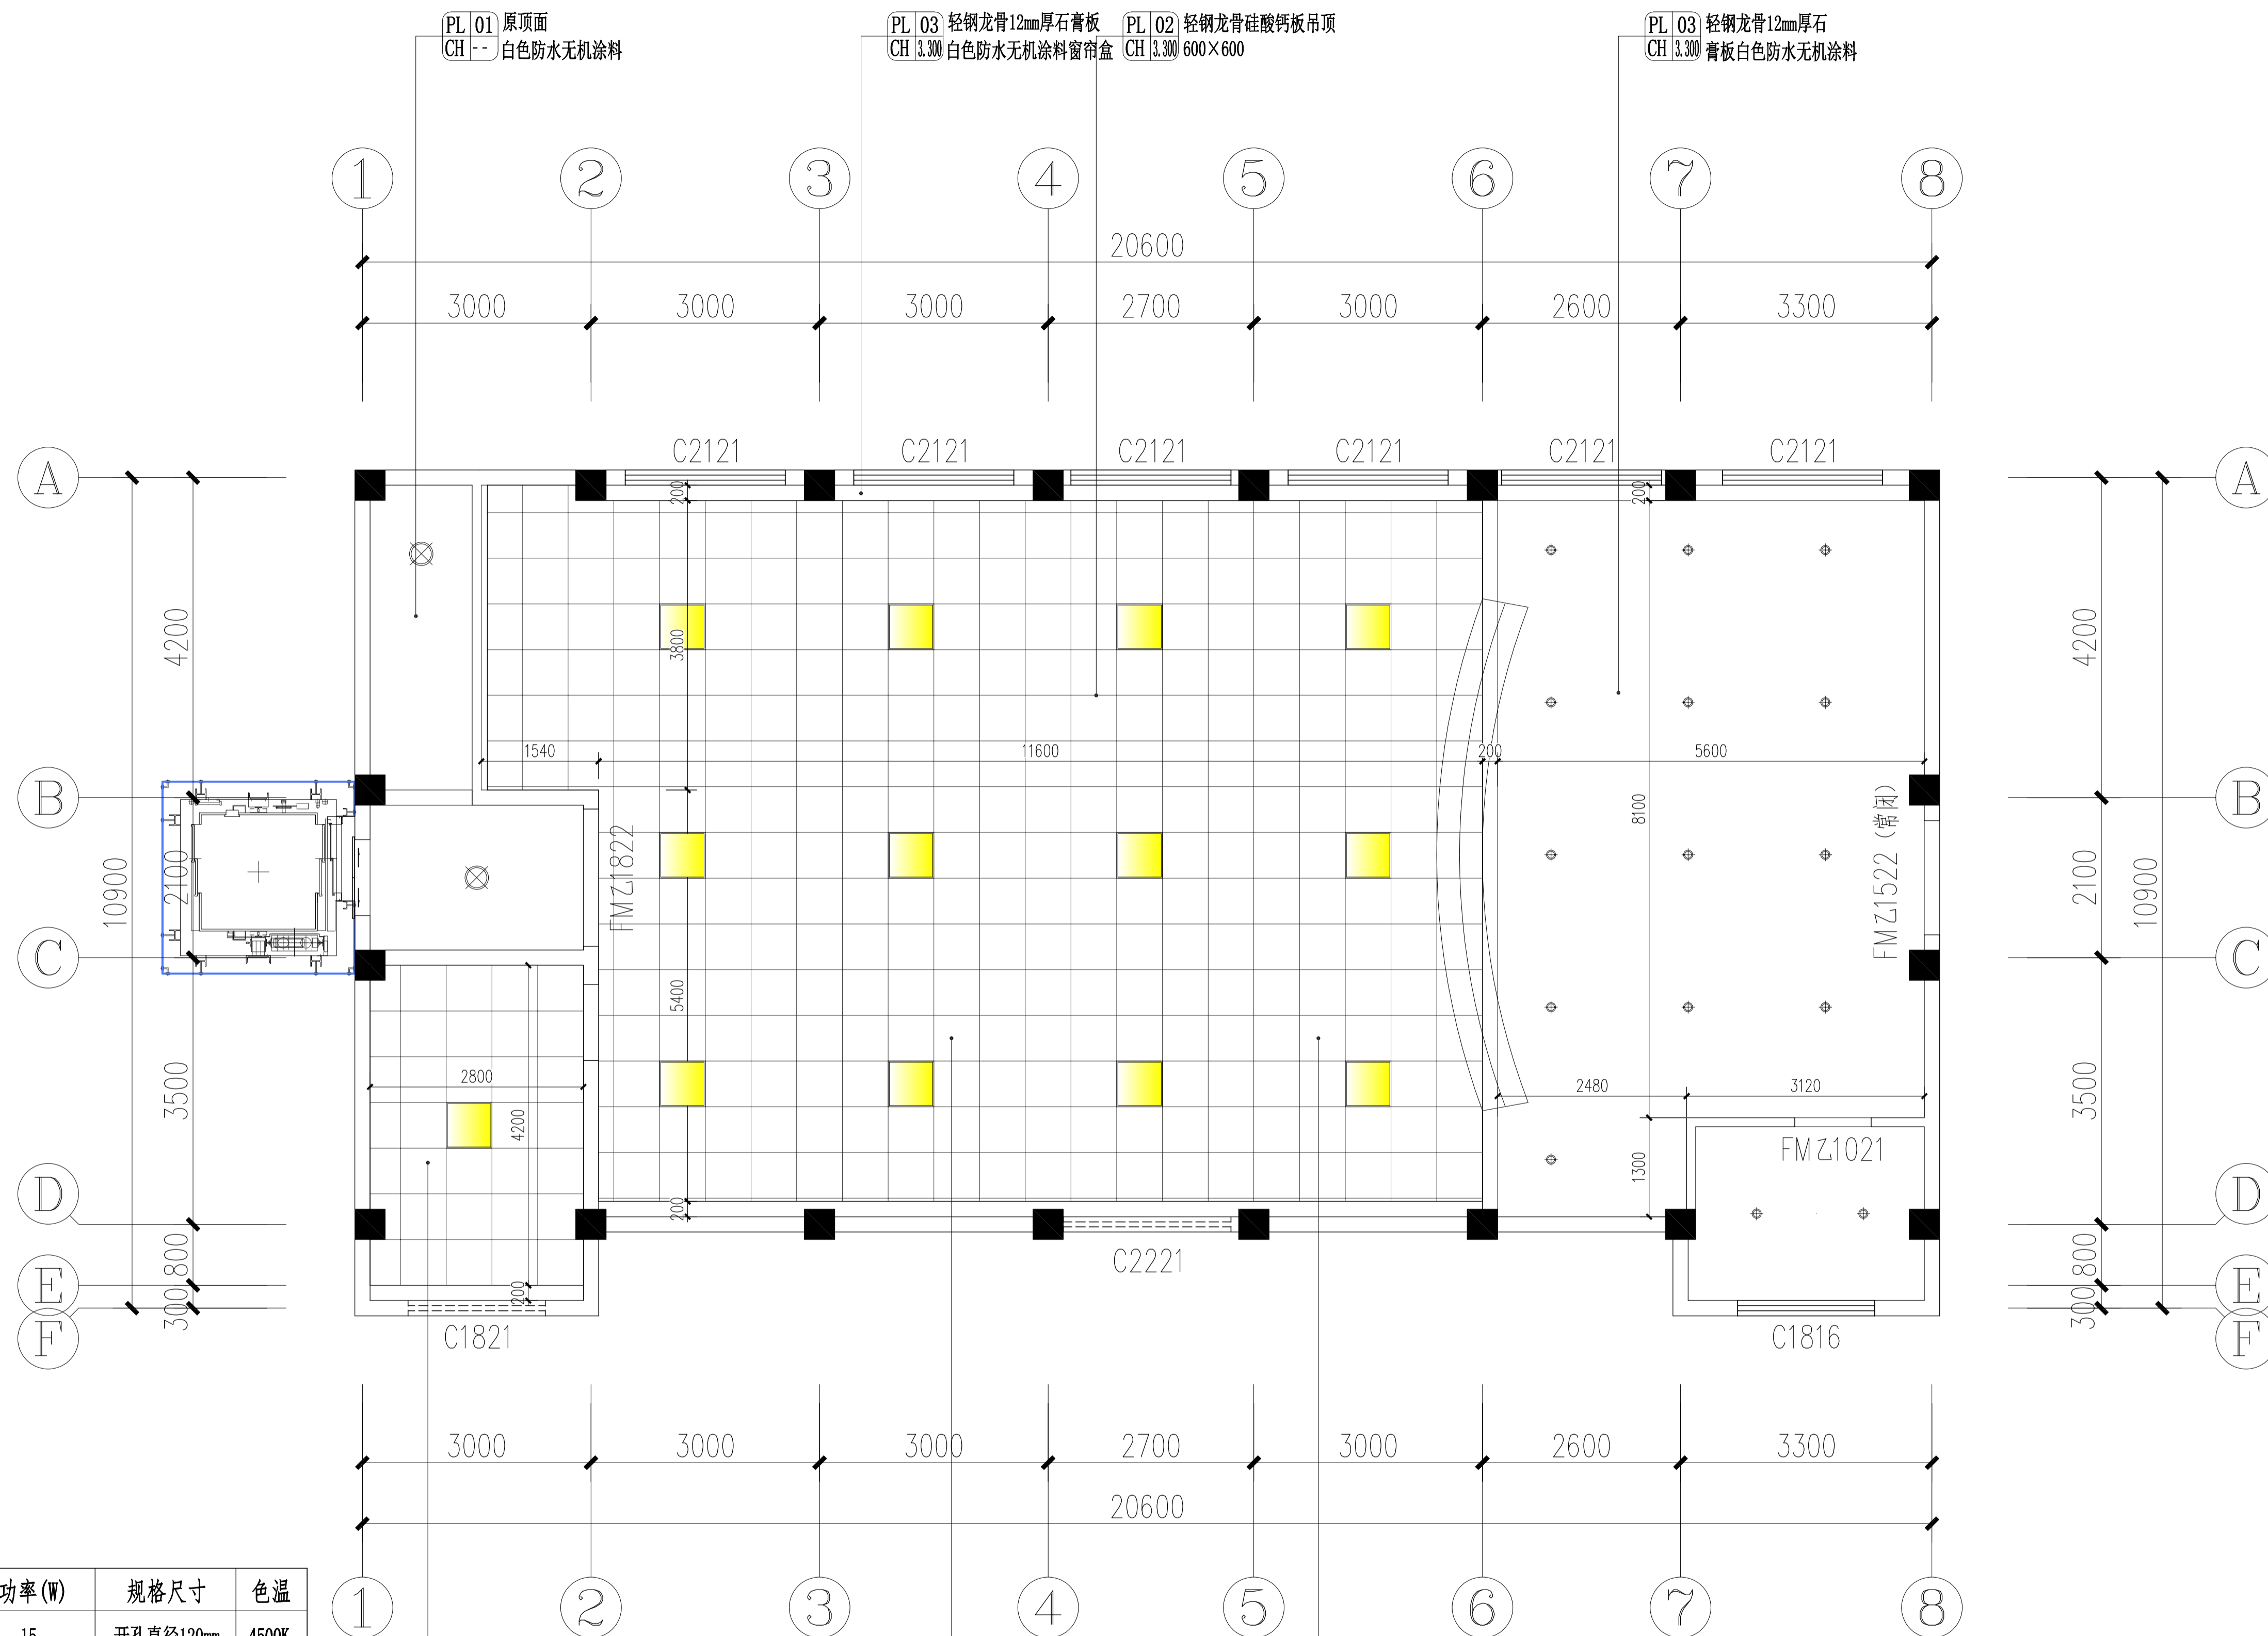

吊顶灯具电器选型表:


图例	名称	功率(W)	规格尺寸	色温
⊙	LED嵌入式防眩目可调筒灯	15	开孔直径120mm	4500K
—	200×1200LED吊装长条灯	45	200mm×1200mm	4500K
⊗	吸顶灯(选样)	15	φ220mm	4500K
—	LED轨道灯	10W×3	2米轨道+3筒灯	4500K
■	300×300平板灯	18	300mm×300mm	4500K
⊠	集成吊顶嵌入式排风扇		300mm×300mm	

说明: 图中除特别标注的尺寸单位外均为毫米。

FC-7F FLOOR COVERING 七层天花布置图
Scale 1:50

专业 姓名
会签栏

专业
会签栏
姓名

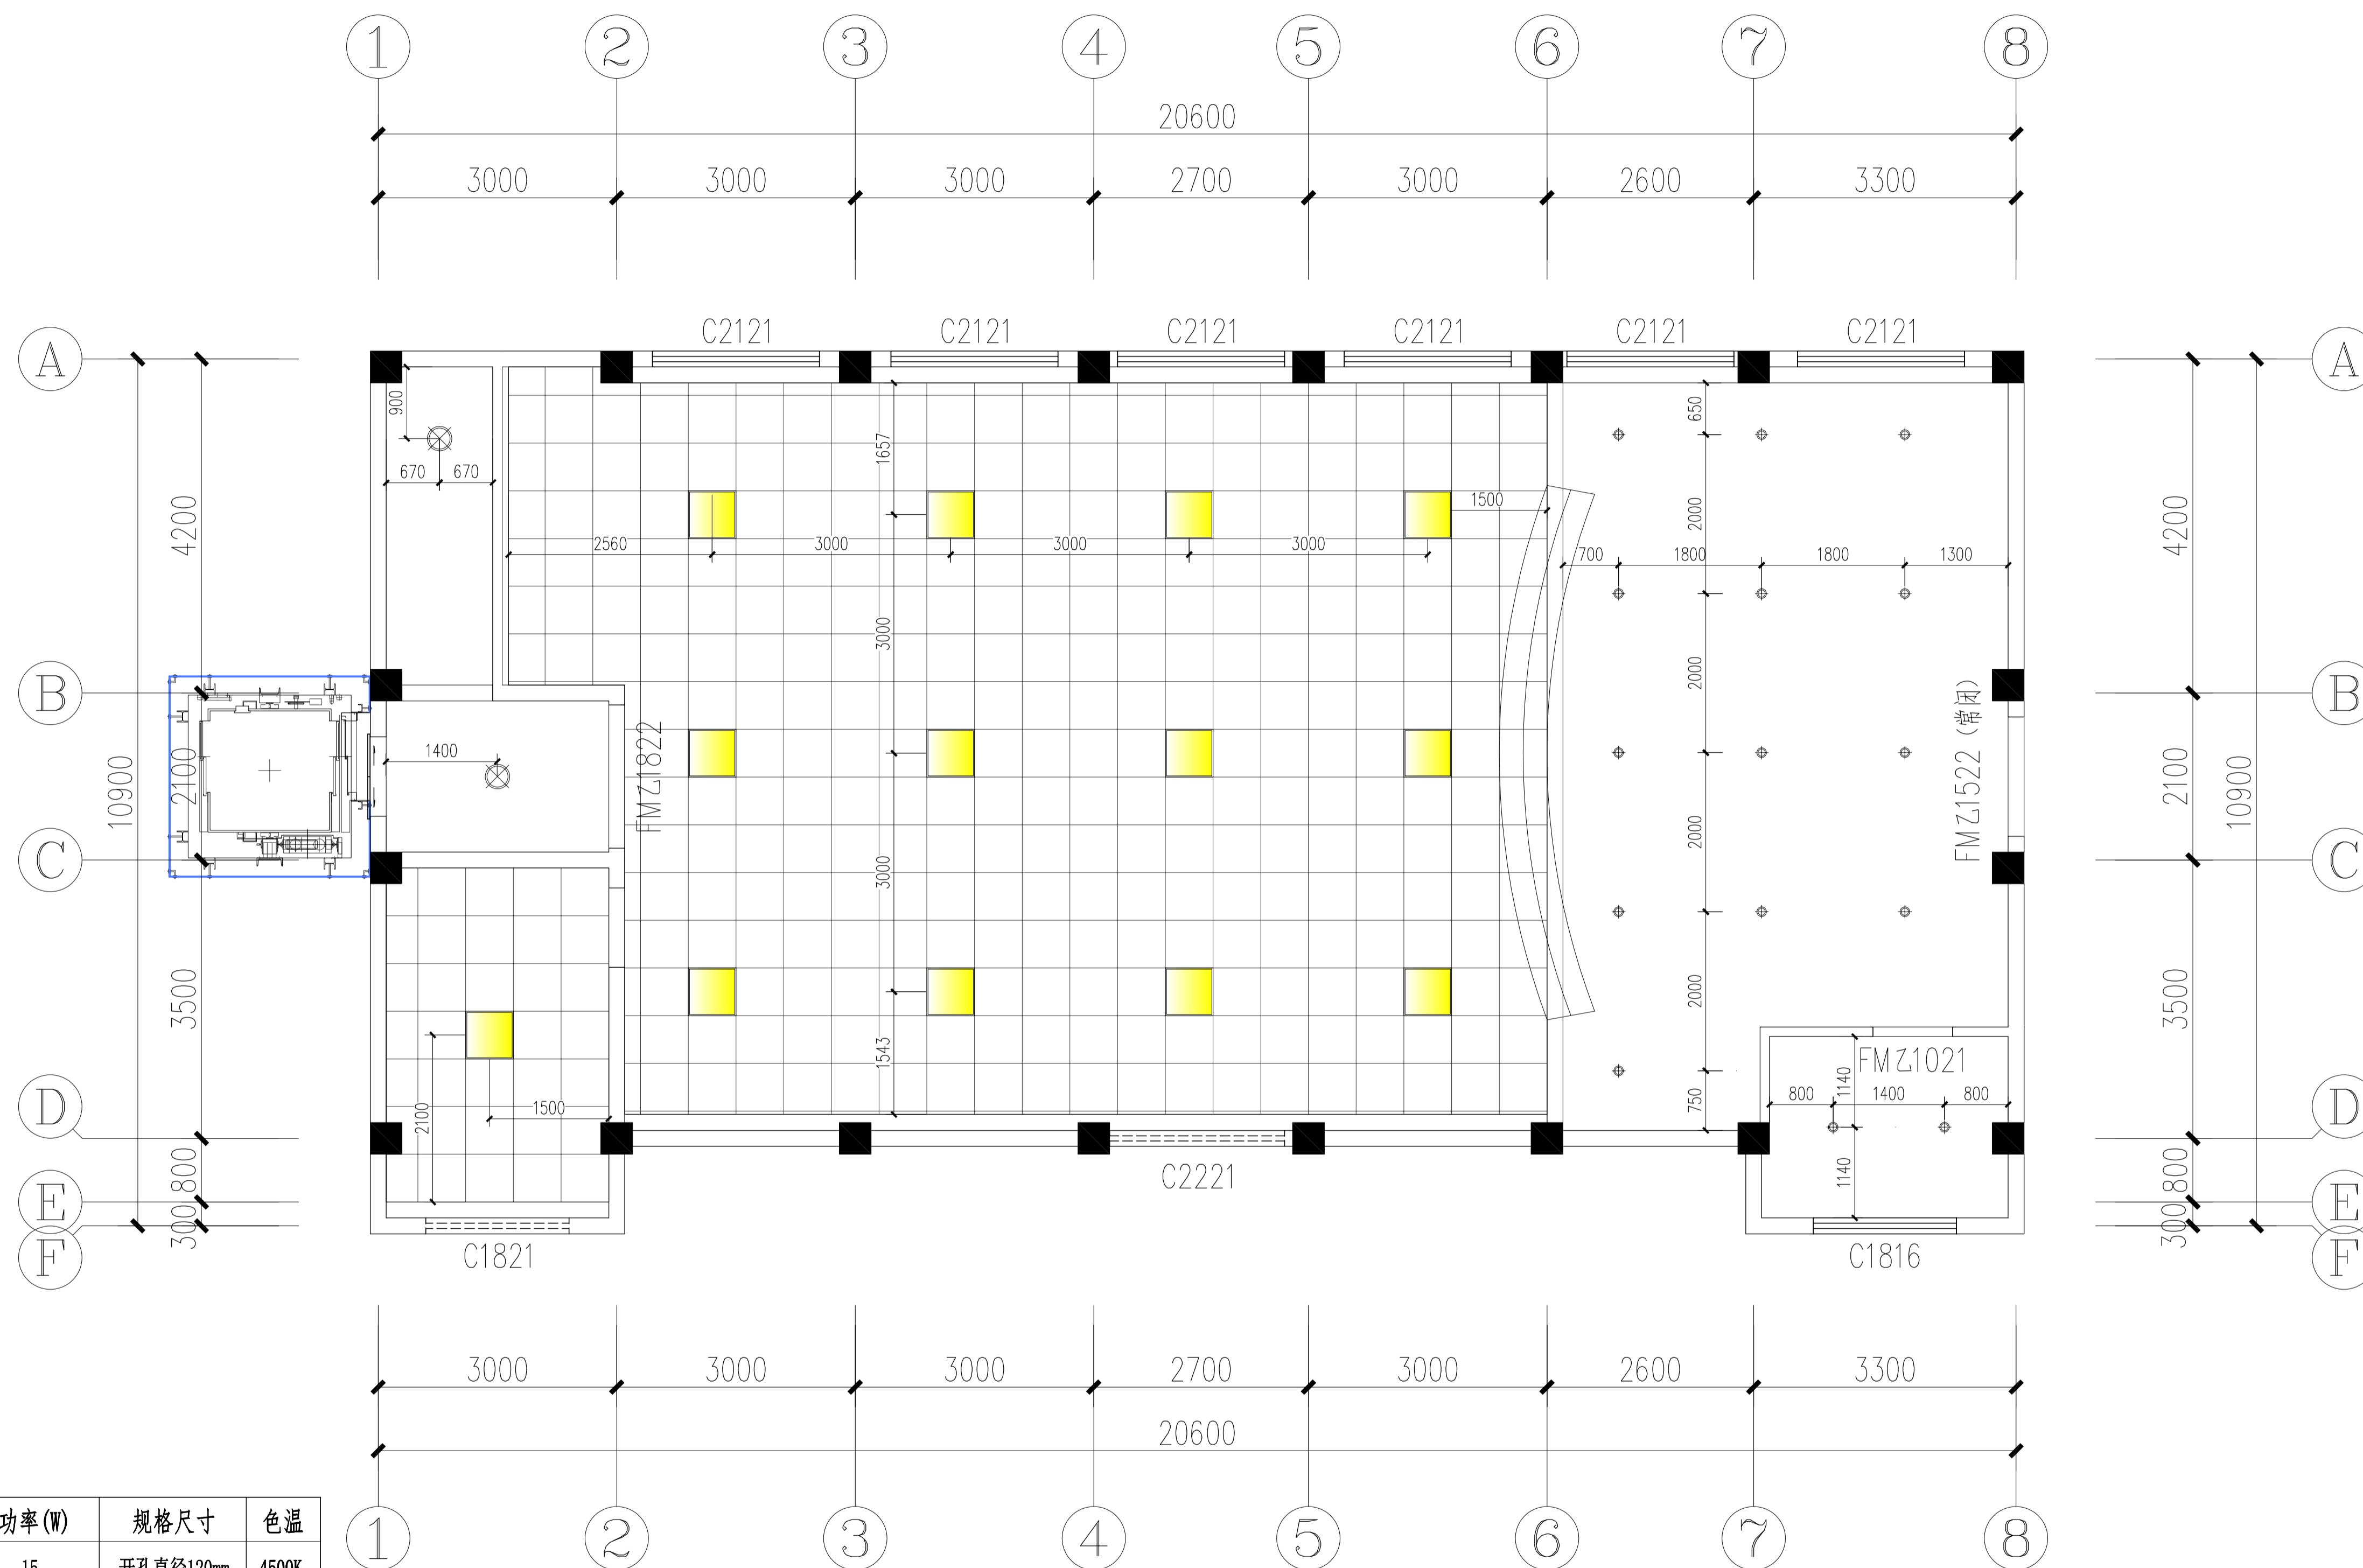


吊顶灯具电器选型表:

图例	名称	功率(W)	规格尺寸	色温
⊕	LED嵌入式防眩目可调筒灯	15	开孔直径120mm	4500K
—	200×1200LED吊装长条灯	45	200mm×1200mm	4500K
⊗	吸顶灯(选样)	15	φ220mm	4500K
—	LED轨道灯	10W×3	2米轨道+3筒灯	4500K
■	300×300平板灯	18	300mm×300mm	4500K
⊗	集成吊顶嵌入式排风扇		300mm×300mm	


说明: 图中除特别标注的尺寸单位外均为毫米。

LP-7F LAMPS POSITIONING 七层灯具定位图
Scale 1:50


武汉市政工程设计研究院有限责任公司	工程名称	吴兴社区党群服务中心室内装修项目(四明路原房管局用房)	审定		专业负责人		图号	LP-7F
	子项	七层办公楼	审核		校核		版次/更改码	A/0
	工程编号	设计阶段	施工图设计	项目负责人		设计		日期

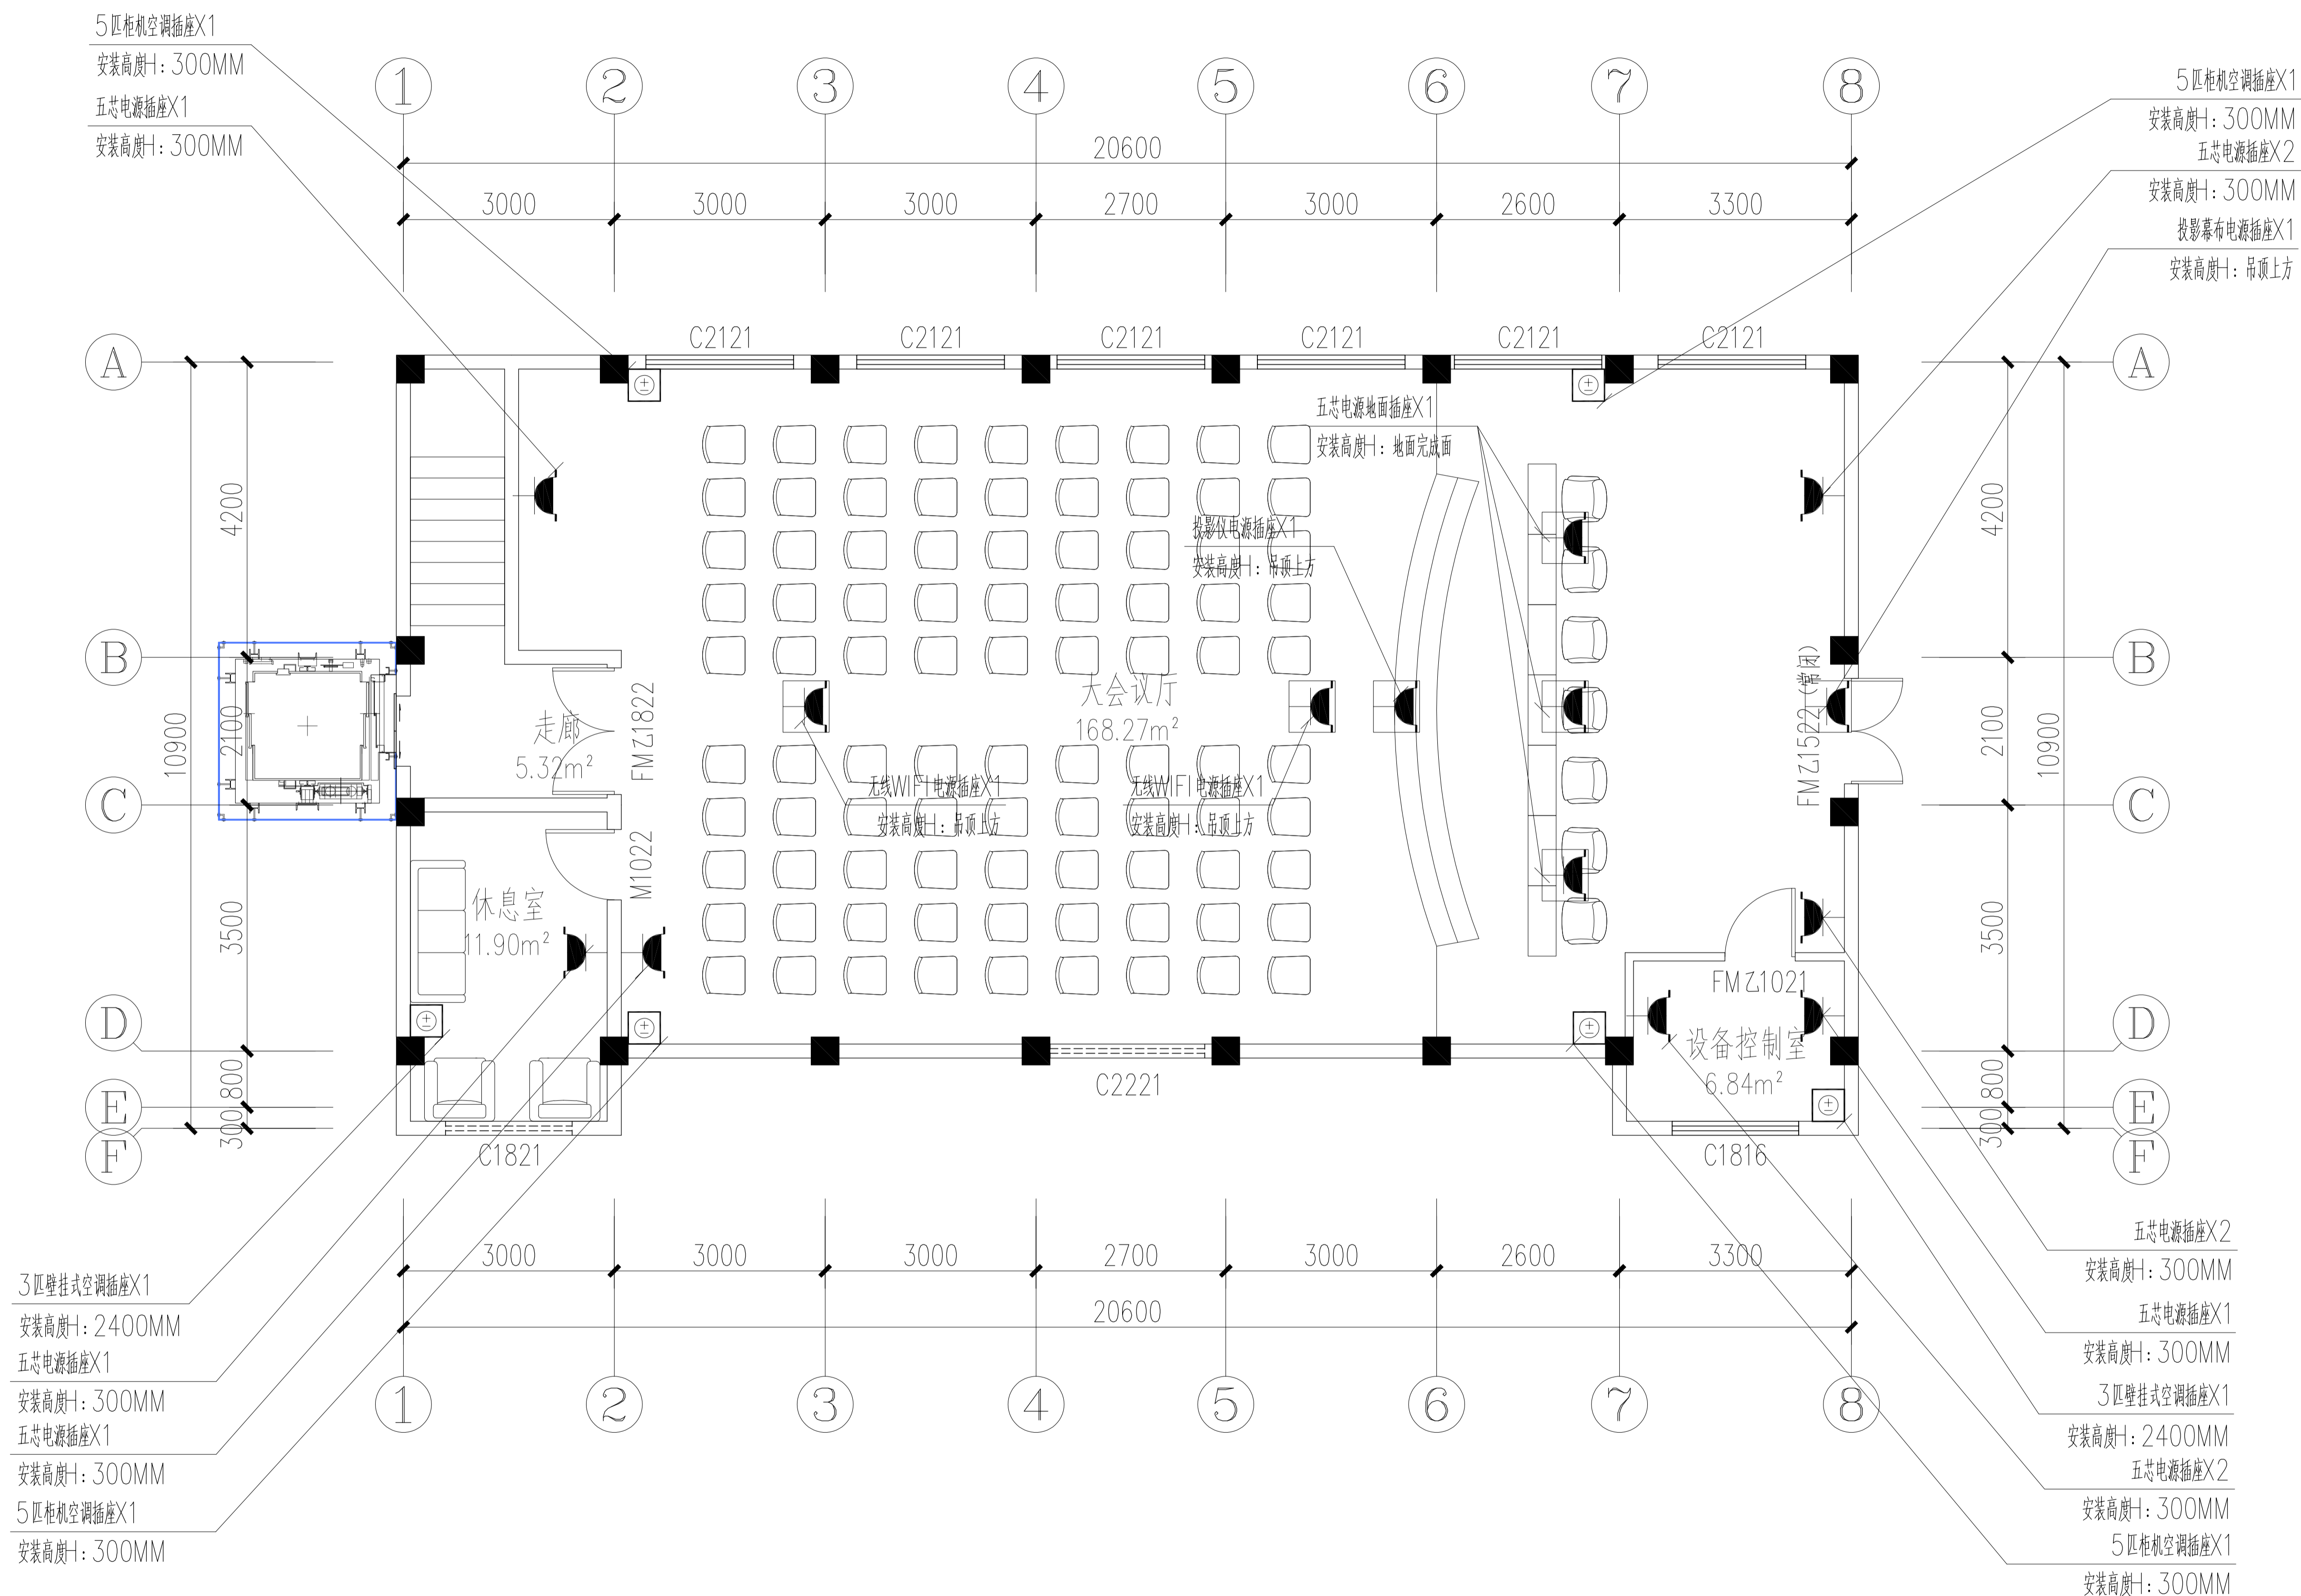

FF-7F FURNITURE 七层强电插座布置图
Scale 1:50

 武汉市政工程设计研究院有限责任公司	工程名称	吴兴社区党群服务中心室内装修项目(四明路原房管局用房)	审定	专业负责人	图号	FF-7F
	子项	七层办公楼	审核	校核	版次/更改码	A/0
	工程编号	设计阶段 施工图设计	项目负责人	设计	日期	2026.02

专业 会签栏 姓名

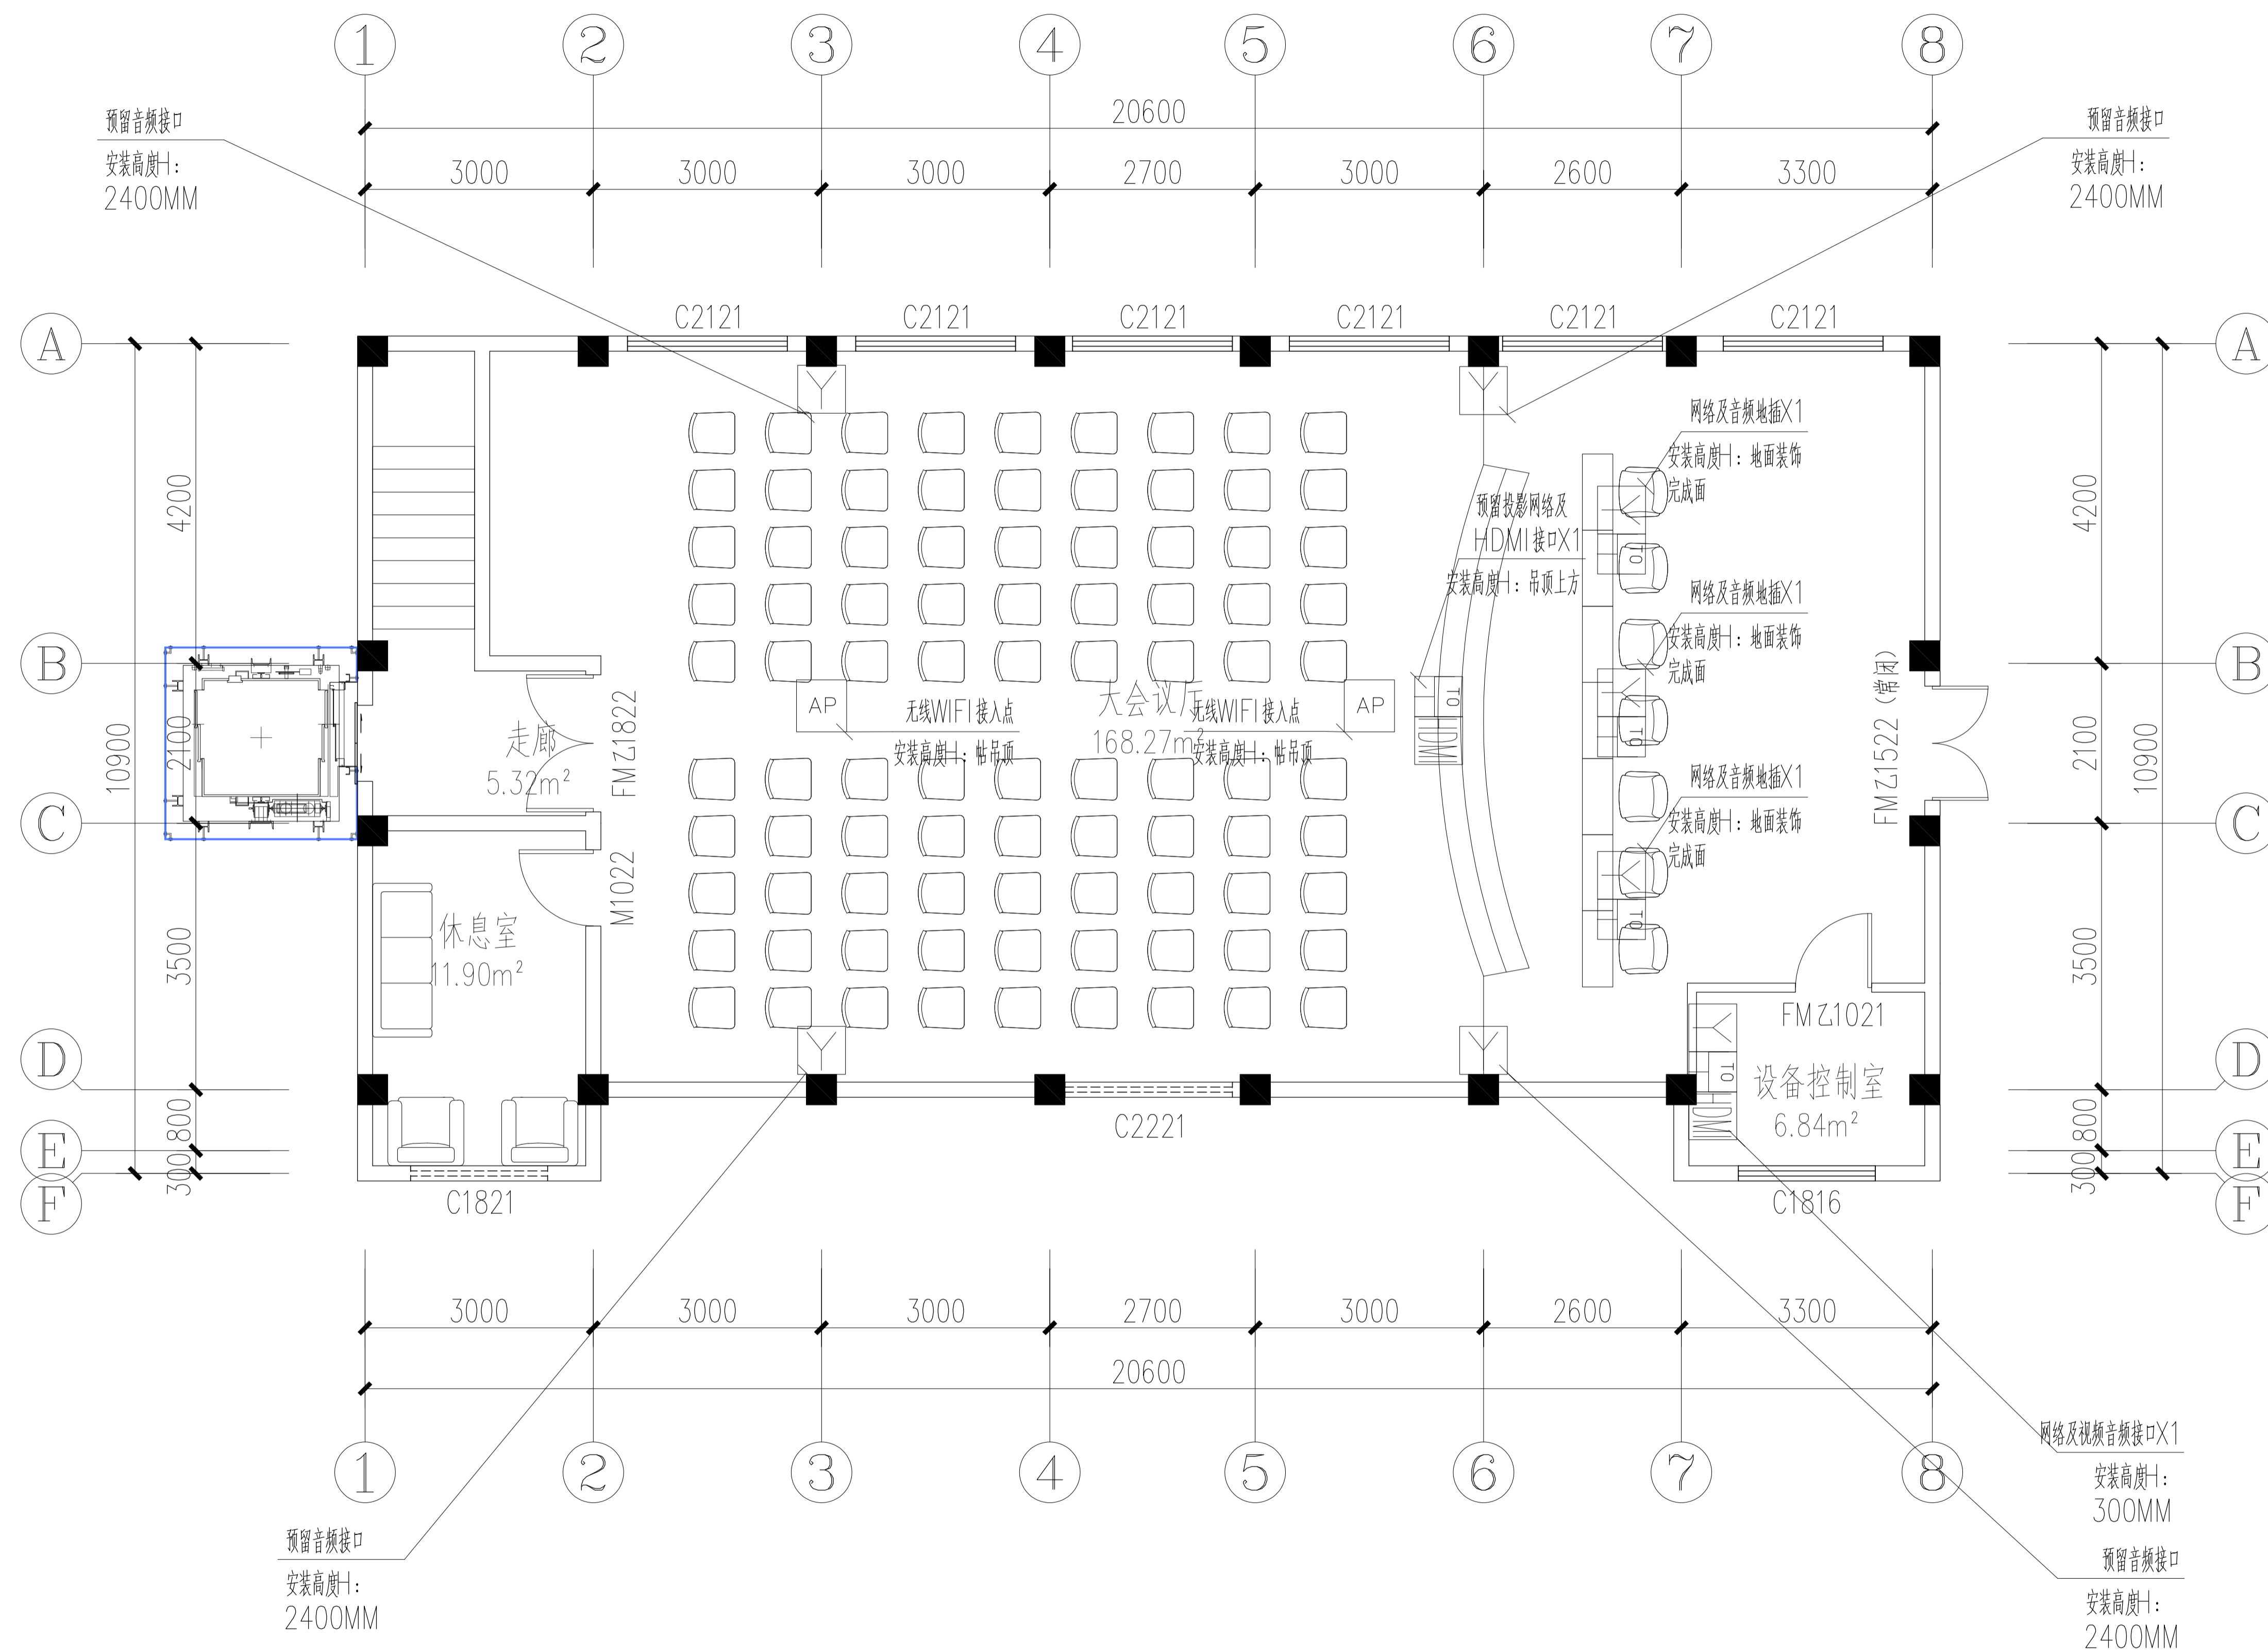


FF-7F FURNITURE 七层弱电插座布置图
Scale 1:50

专业
会签栏
姓名

武汉市政工程设计研究院有限责任公司	工程名称	吴兴社区党群服务中心室内装修项目(四明路原房管局用房)	审定	专业负责人	图号	FF-7F
	子项	七层办公楼	审核	校核	版次/更改码	A/0
	工程编号	设计阶段 施工图设计	项目负责人	设计	日期	2026.02

专业
会签栏
姓名

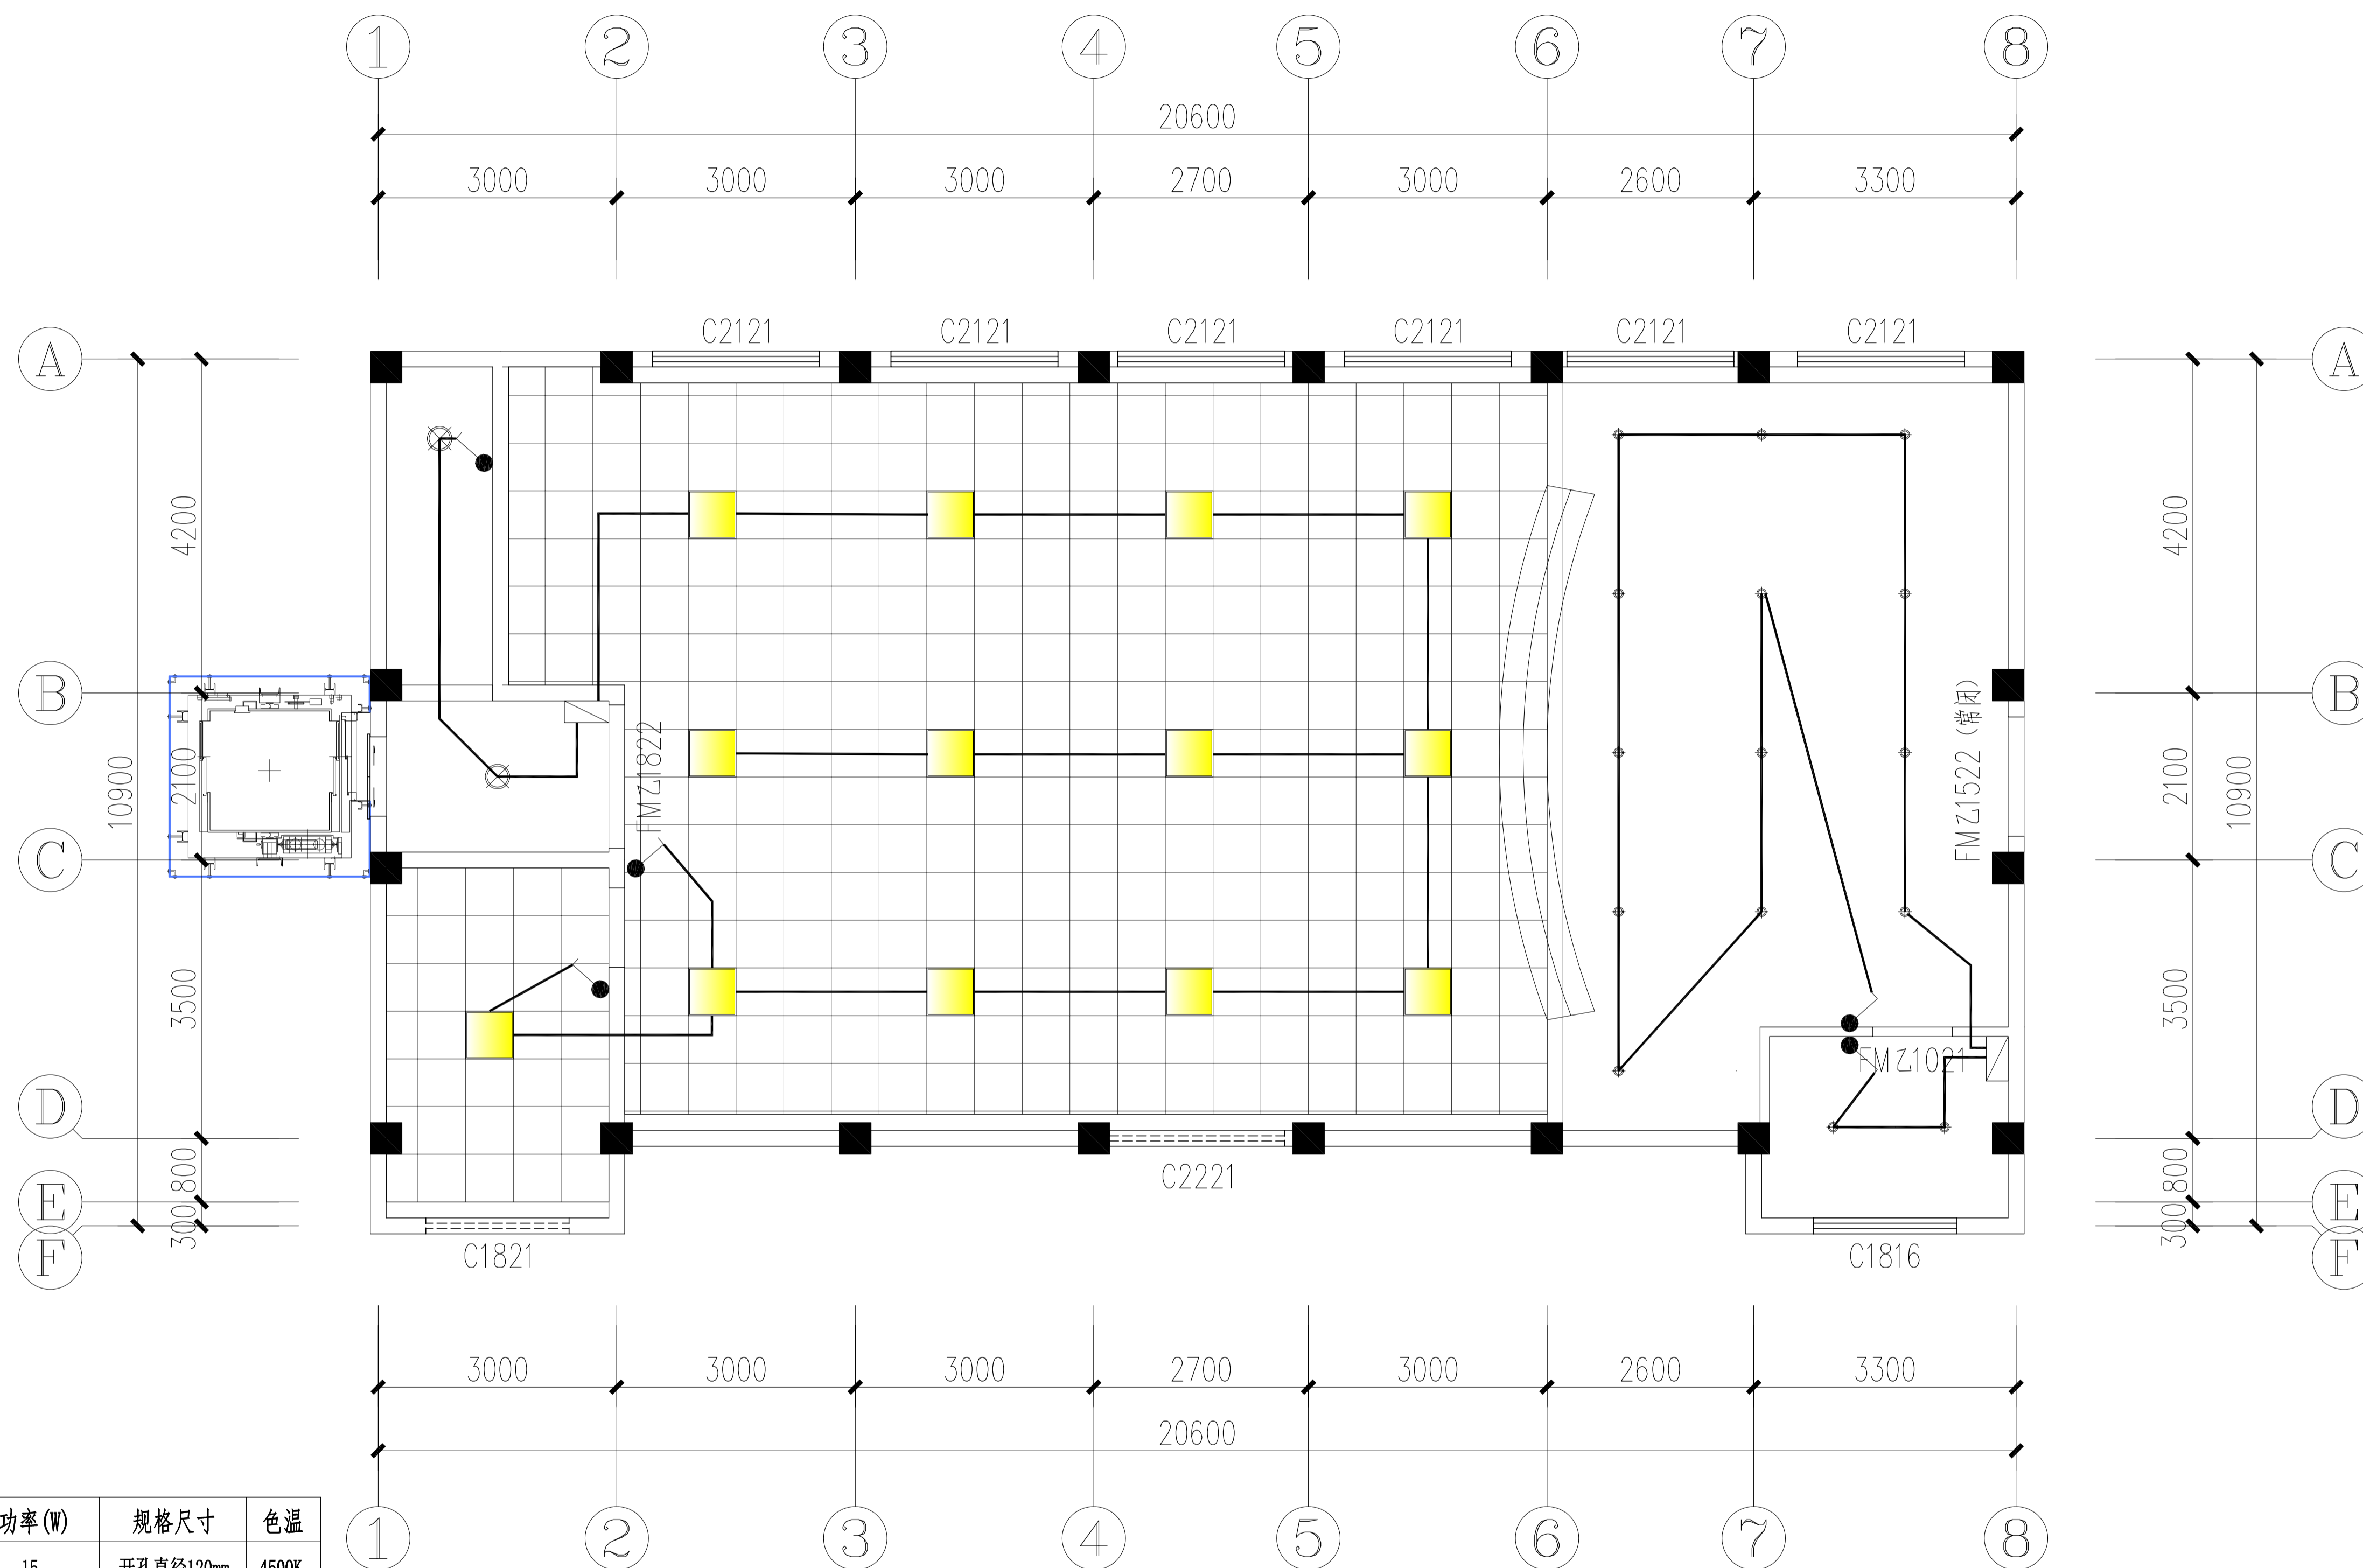

吊顶灯具电器选型表:

图例	名称	功率(W)	规格尺寸	色温
⊙	LED嵌入式防眩目可调筒灯	15	开孔直径120mm	4500K
—	200×1200LED吊装长条灯	45	200mm×1200mm	4500K
⊗	吸顶灯(选样)	15	φ220mm	4500K
—	LED轨道灯	10W×3	2米轨道+3筒灯	4500K
■	300×300平板灯	18	300mm×300mm	4500K
⊠	集成吊顶嵌入式排风扇		300mm×300mm	






开关图例:

图例	名称	安装高度
●	单控单联开关	距地1.5M
●	单控双联开关	距地1.5M
●	双控双联开关	距地1.5M


说明: 图中除特别标注的尺寸单位外均为毫米。

LP-LAMPS POSITIONING 七层灯具开关点位图


Scale 1:50

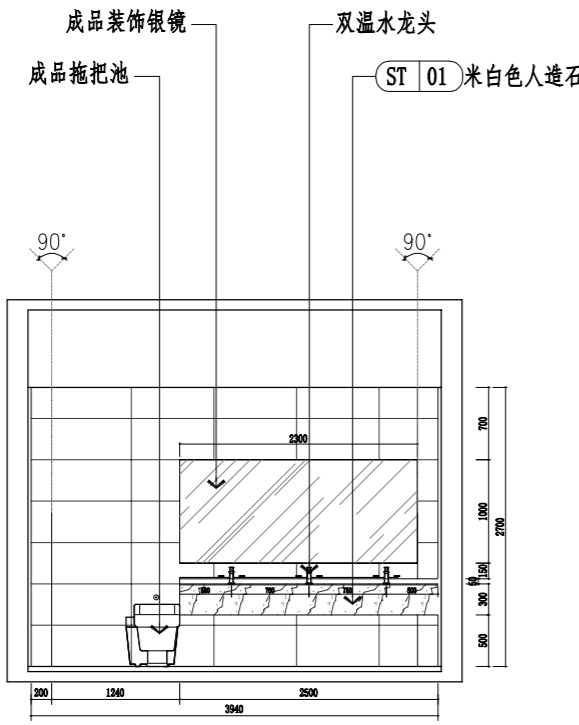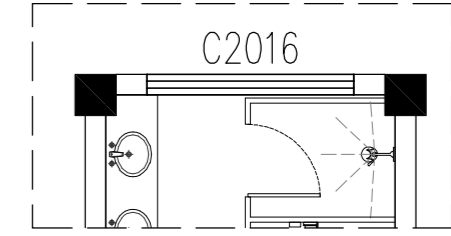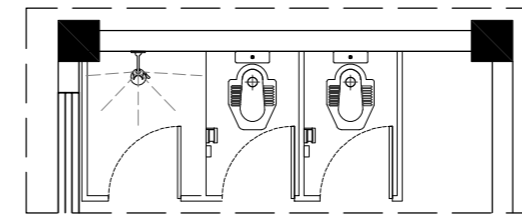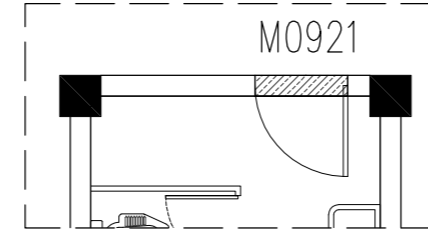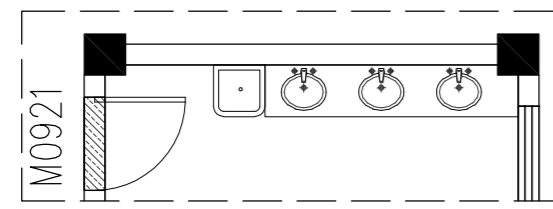


A ELEVATION
1N-2F 女卫生间A立面图 SCALE 1:50

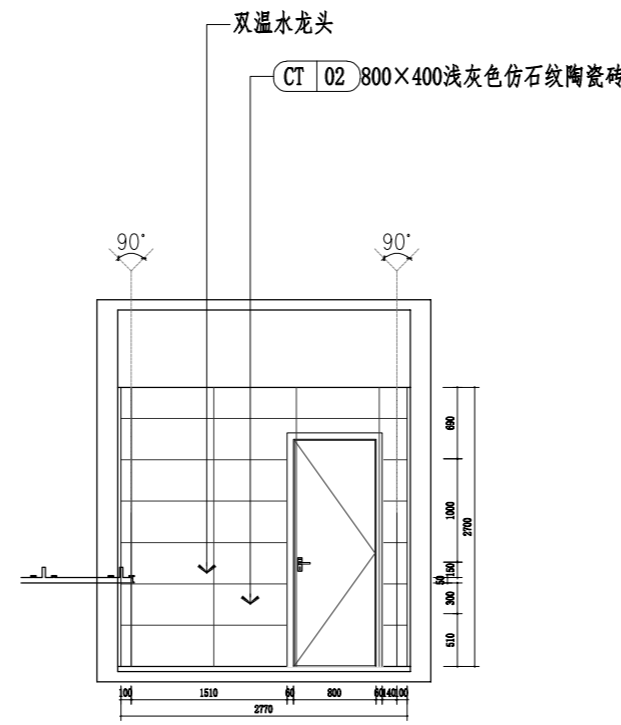



B ELEVATION
1N-2F 女卫生间B立面图 SCALE 1:50

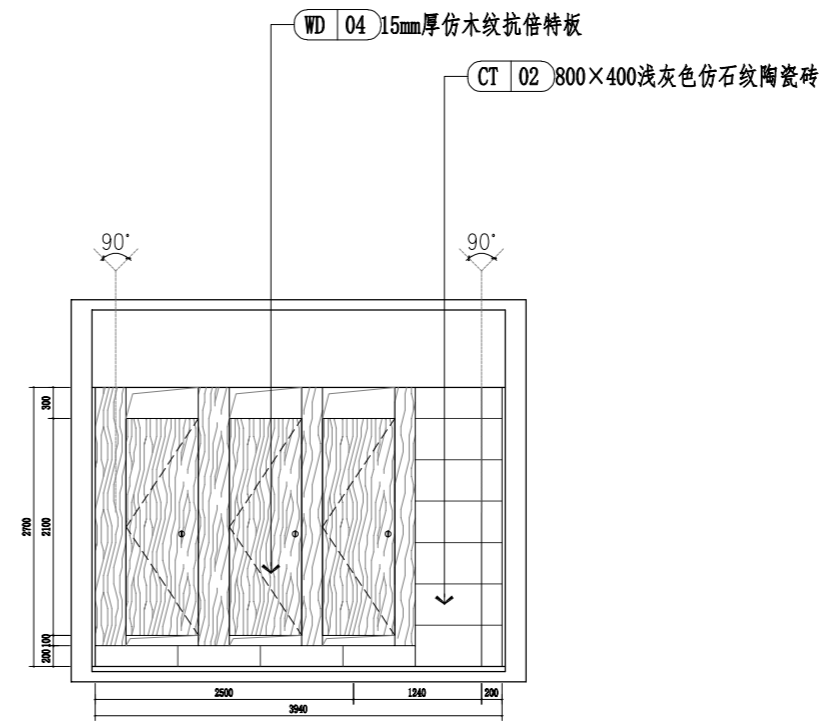


C ELEVATION
1N-2F 女卫生间C立面图 SCALE 1:50

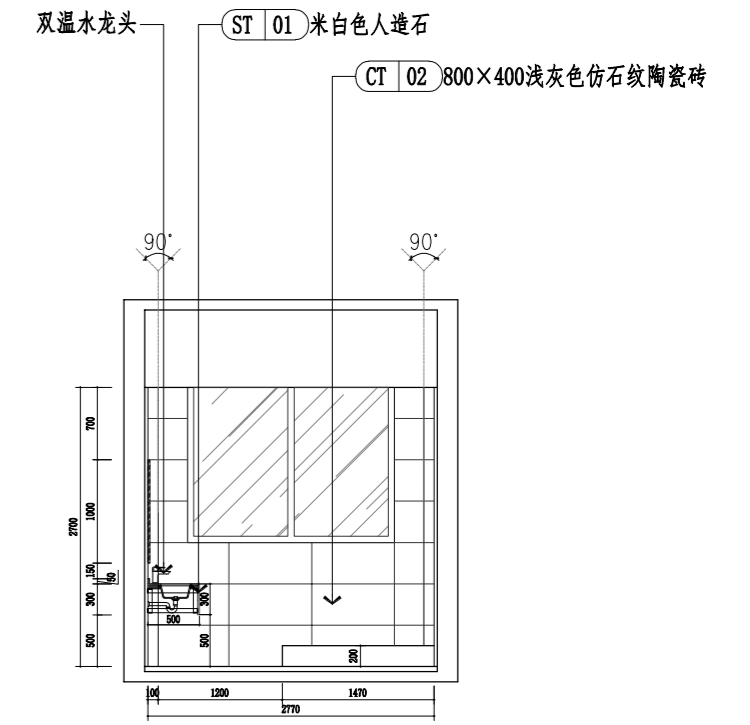


D ELEVATION
1N-2F 女卫生间D立面图 SCALE 1:50

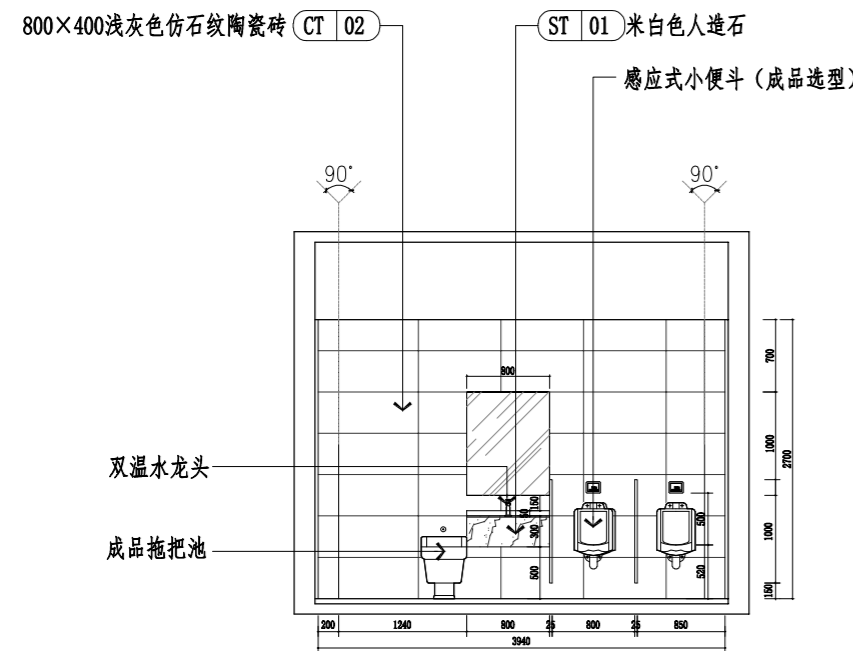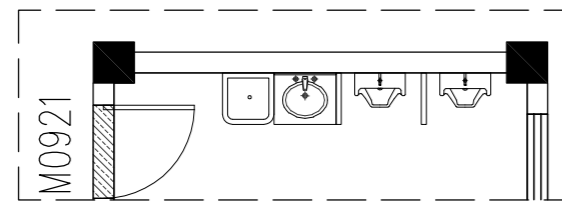


E ELEVATION
1N-3F 男卫生间E立面图 SCALE 1:50

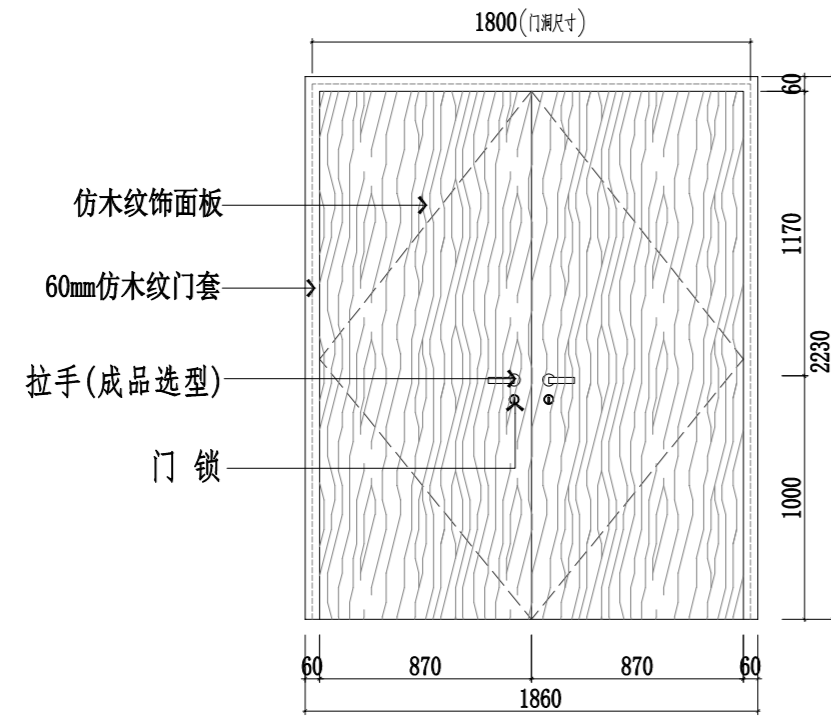


FM乙1821

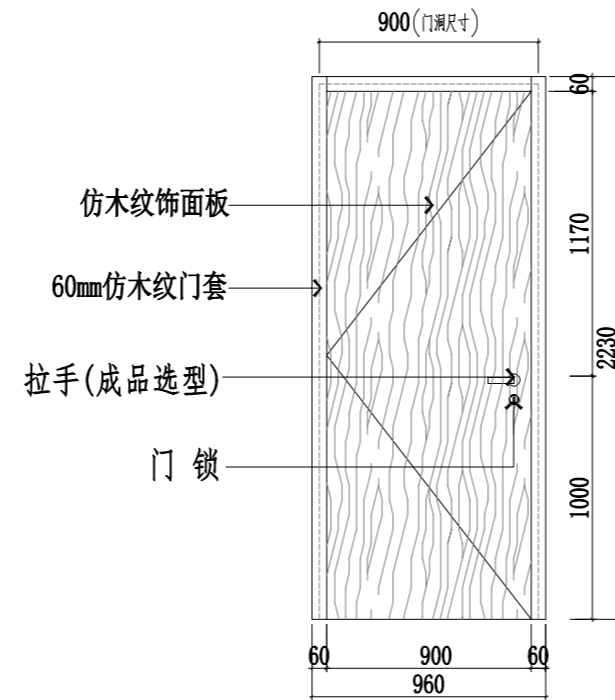


M0922

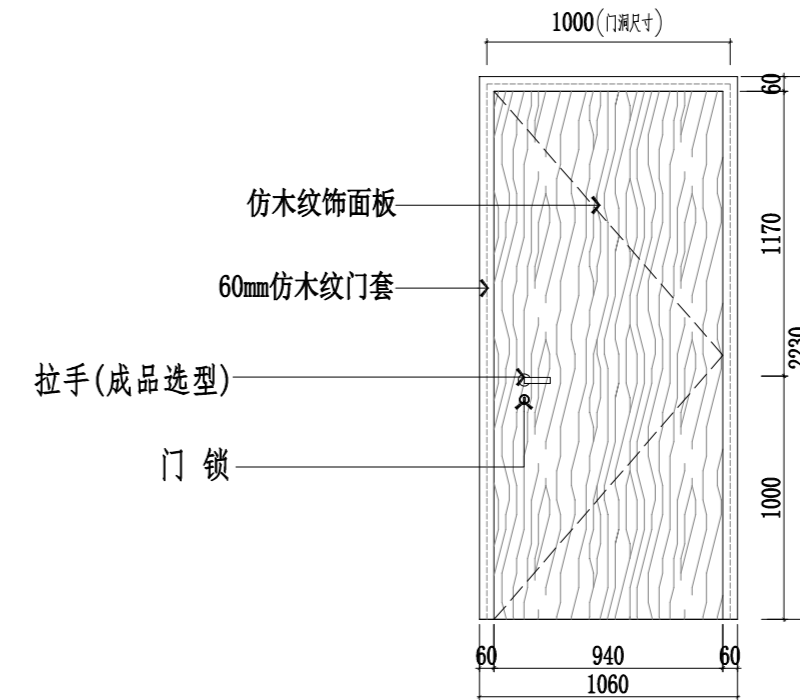


M1022

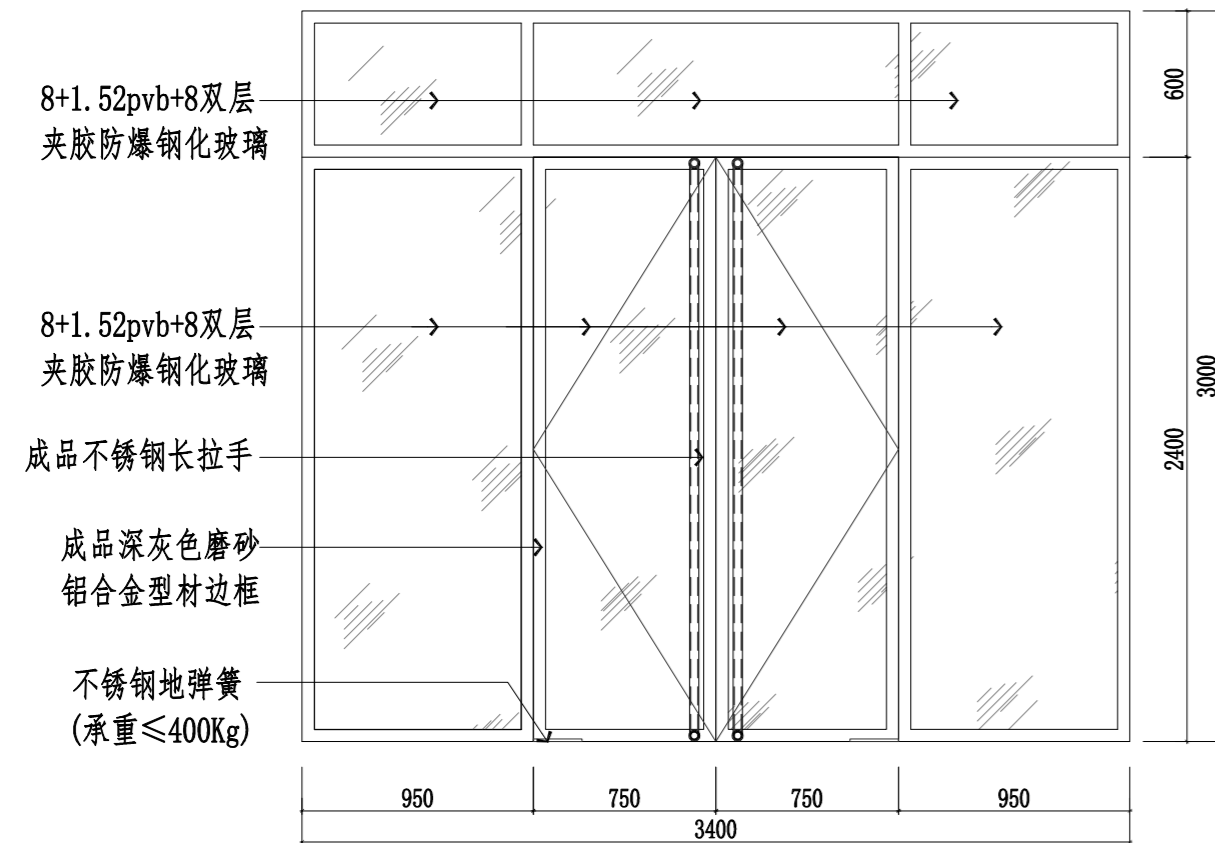

GM1524a

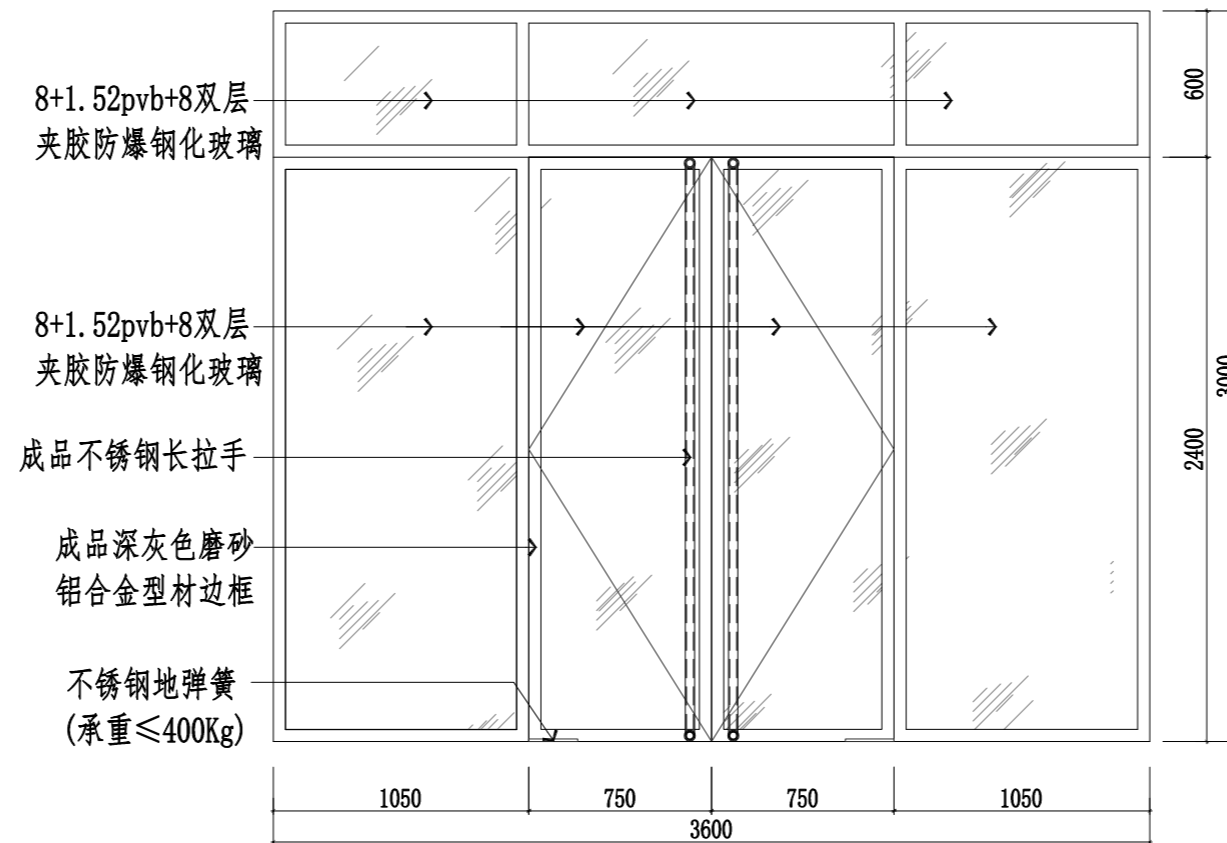


GM1524b

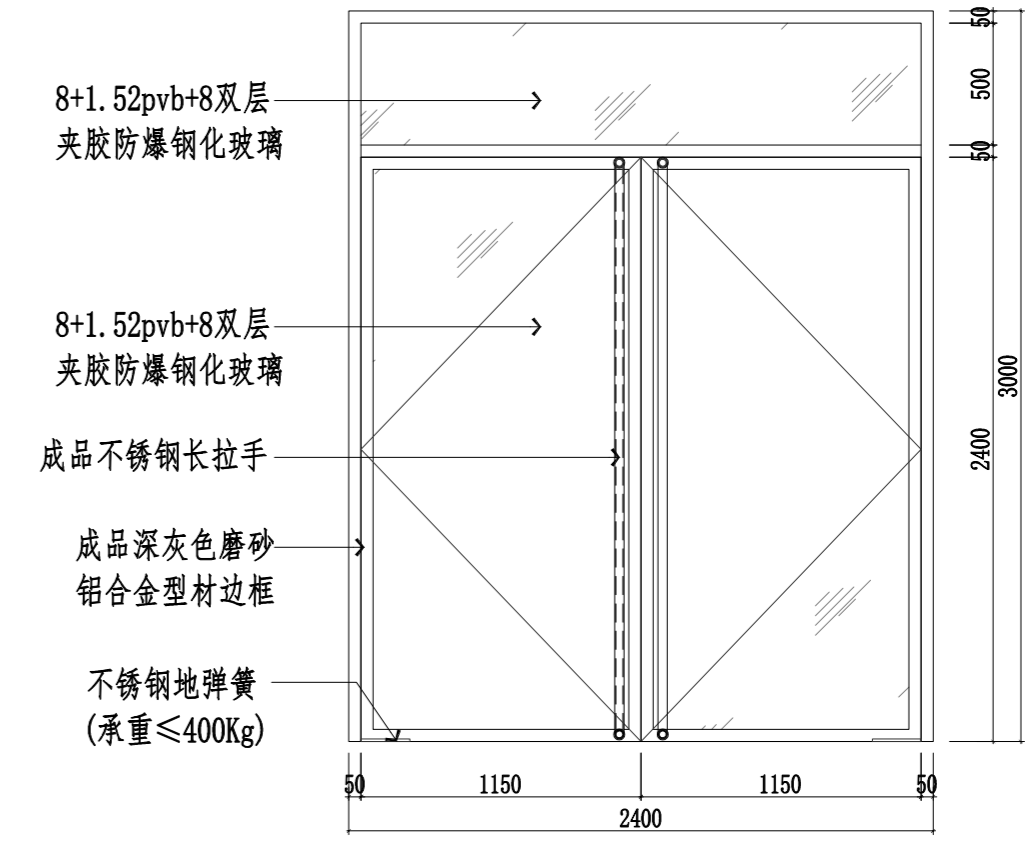


GM2424a

 
专业
会签

 武汉市政工程设计研究院有限责任公司	工程名称	吴兴社区党群服务中心室内装修项目(四明路原房管局用房)	审定		专业负责人		图号	M-01
	子项	服务中心	审核		校核		版次/更改码	A/0
	工程编号	设计阶段	施工图设计	项目负责人		设计		日期

服务大厅门表图一

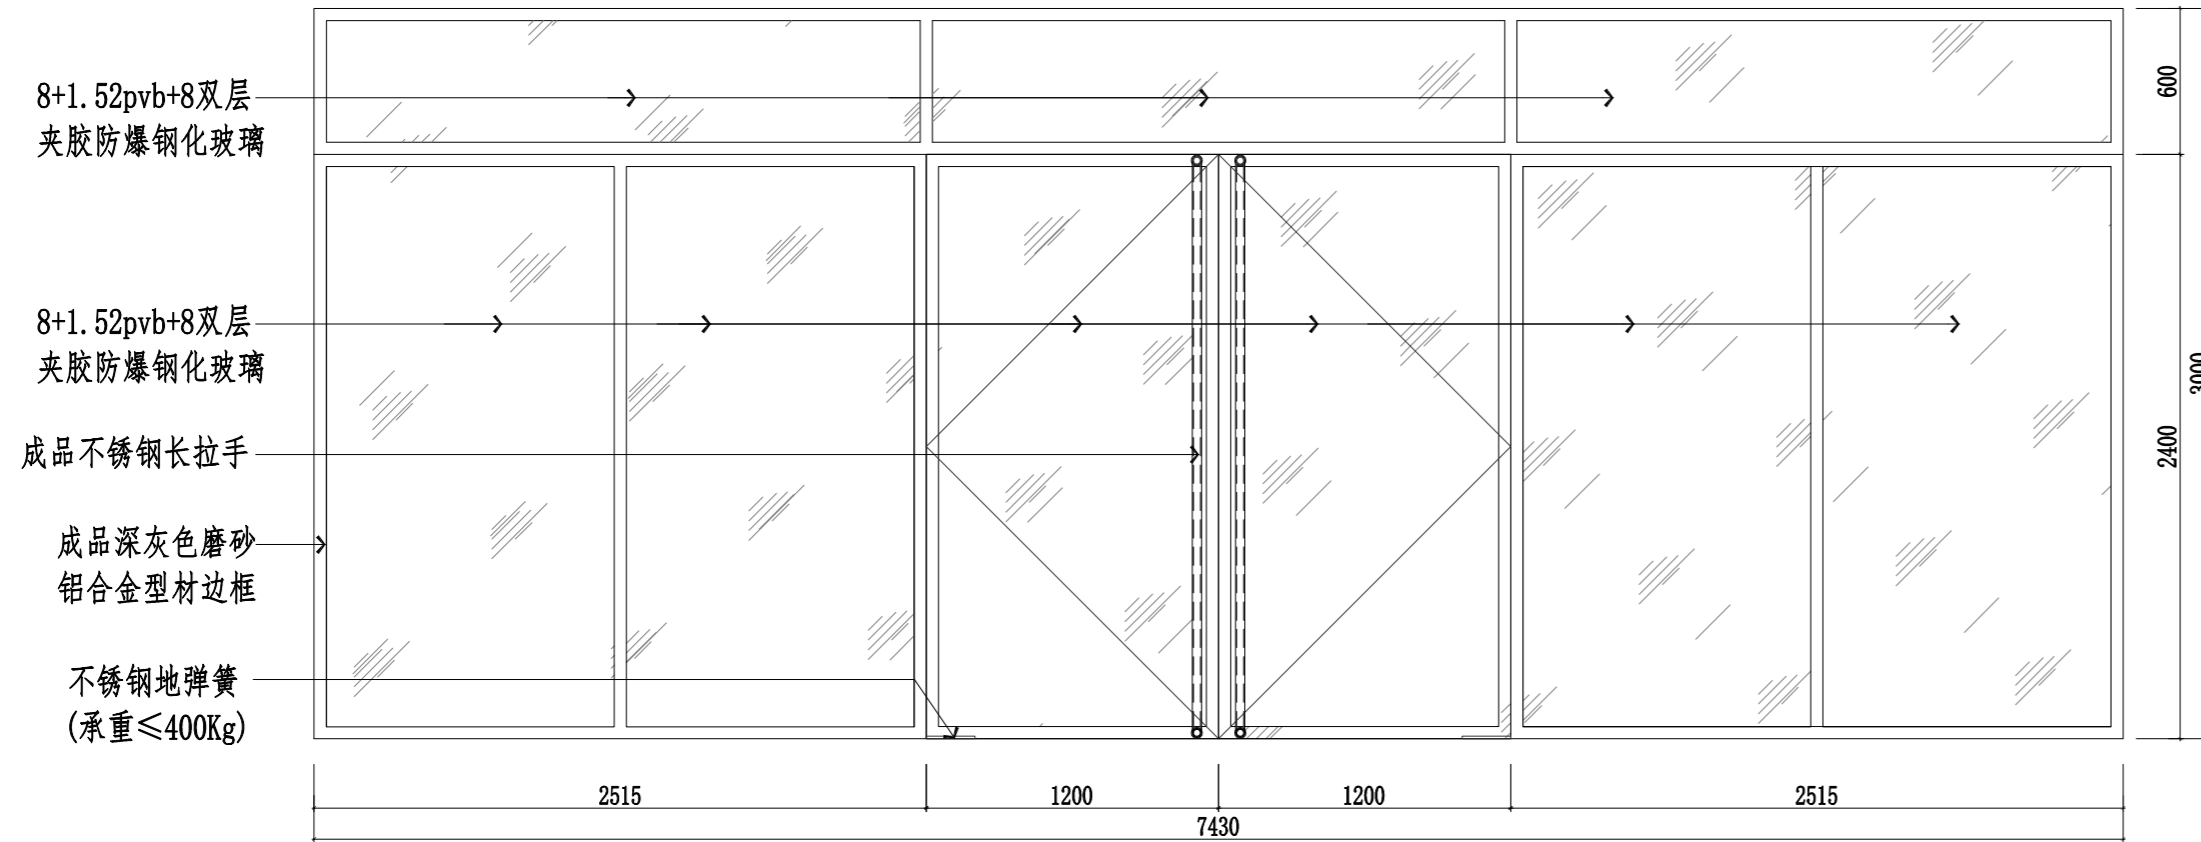


GM2424b

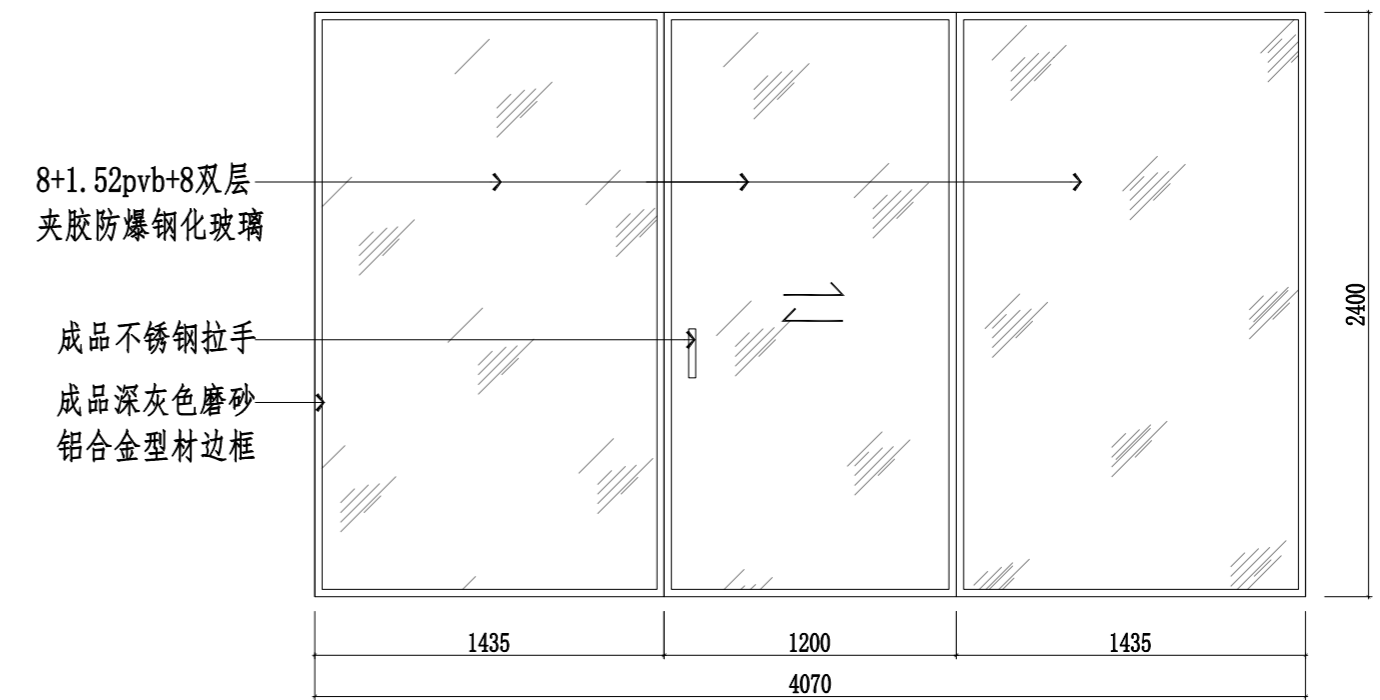


LM1222

服务大厅 门统计表


类型	名称	门洞尺寸	数量	单位	备注
普通门	M1022夹板门	1000×2200	3	樘	无障碍卫生间、心理咨询室、清洁工具间
	M0922夹板门	900×2200	4	樘	男卫生间、女卫生间
	M1822夹板门	1800×2200	1	樘	应急设备间
	GM1524a铝合金玻璃门	1500×2400	1	樘	时光走廊至儿童学习阅读区
	GM2424a铝合金玻璃门	2400×2400	1	樘	入户大门
	GM1524b铝合金玻璃门	1500×2400	1	樘	儿童娱乐区
	GM2424b铝合金玻璃门	2400×2400	1	樘	入户大门
	TLM1224铝合金玻璃移门	1200×2400	1	樘	创客直播间

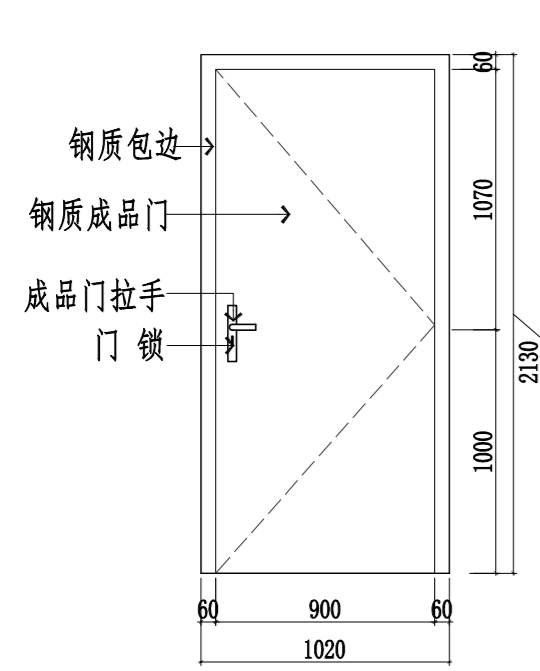


FDM1021

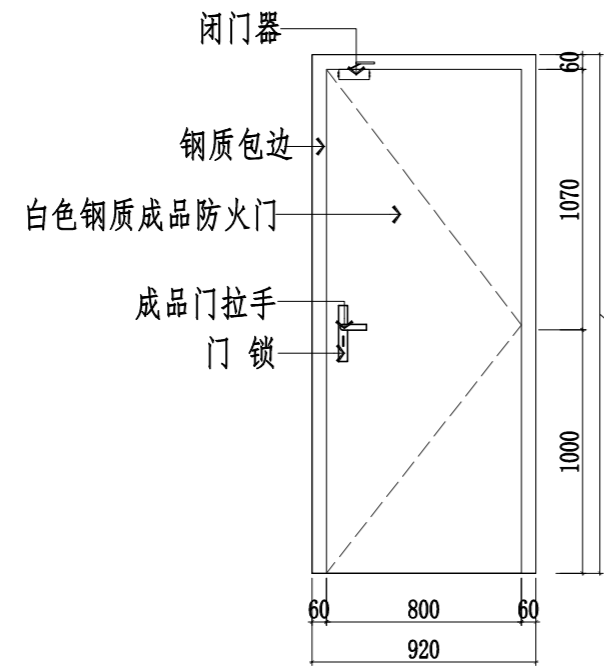


FM甲0921

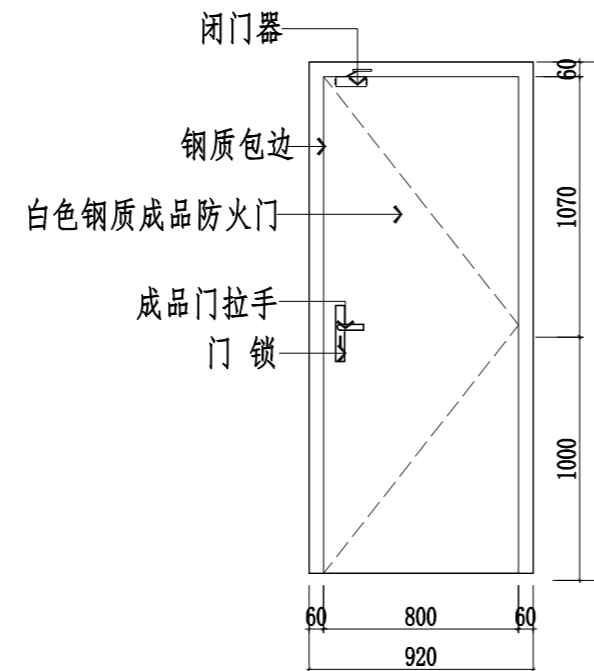


FM乙0921

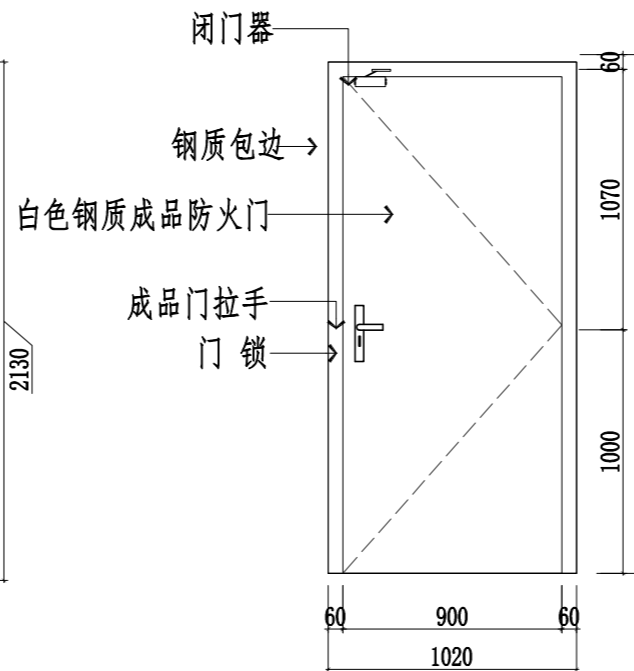


FM乙1021

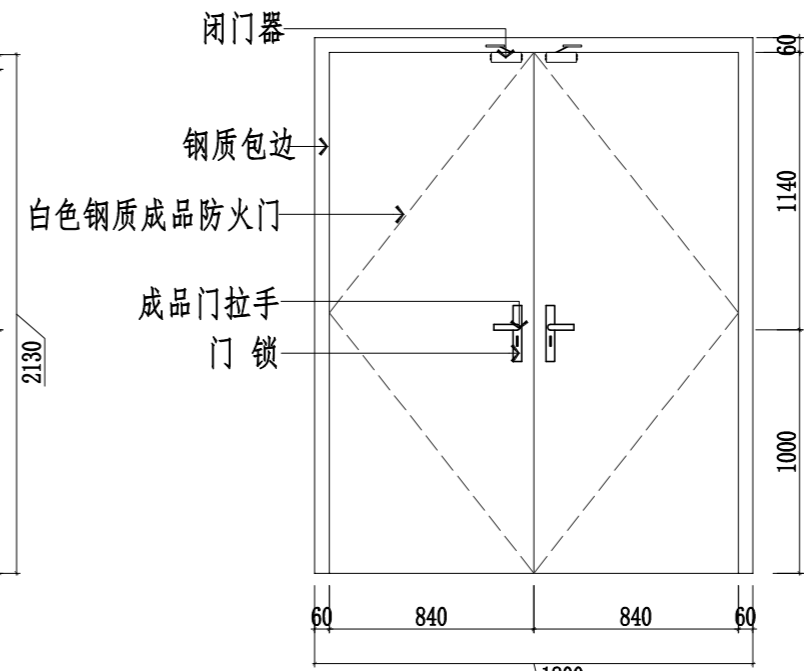


FM乙1822

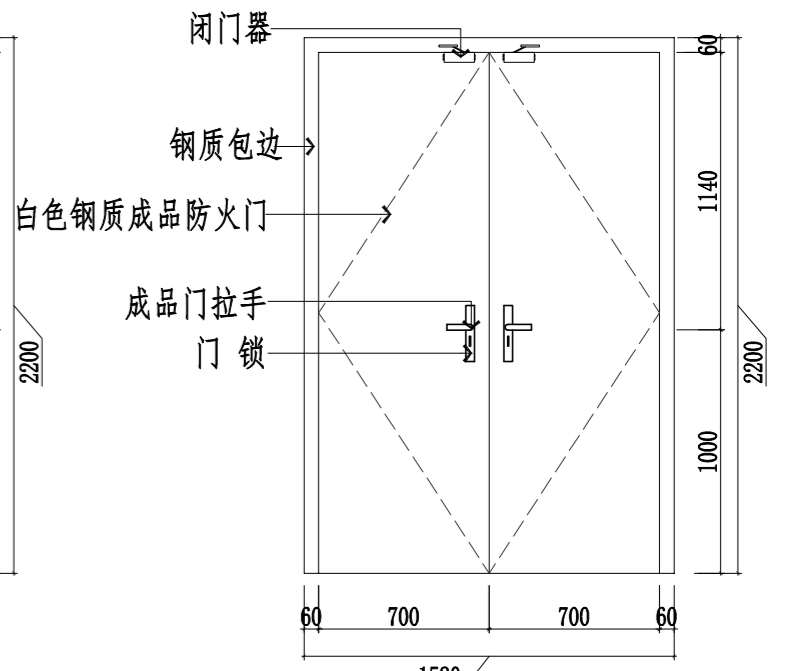


FM乙1522 (常闭)

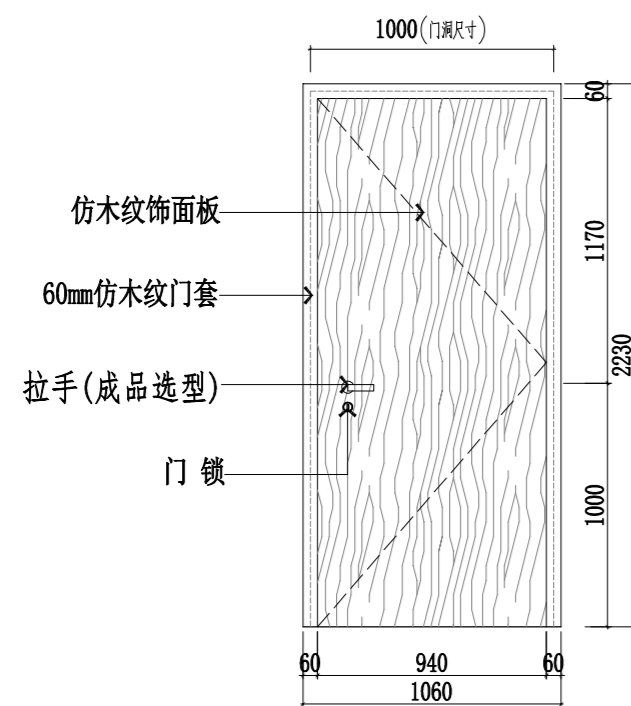


M1022

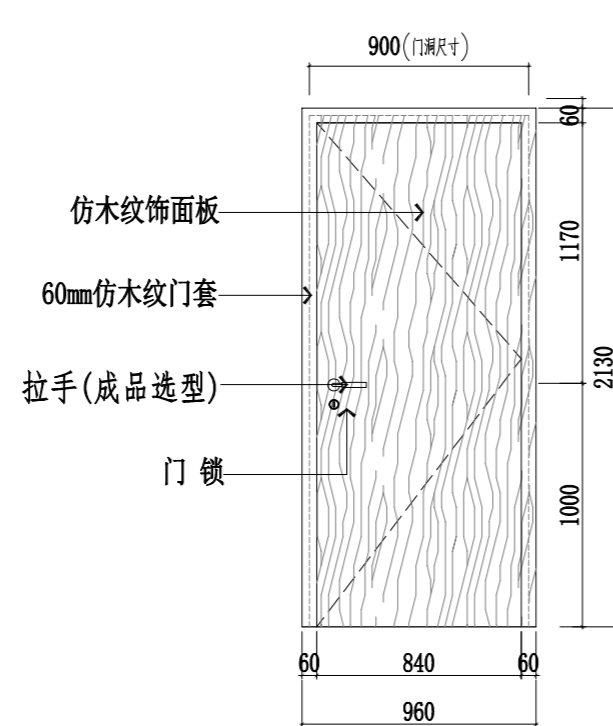

M0921

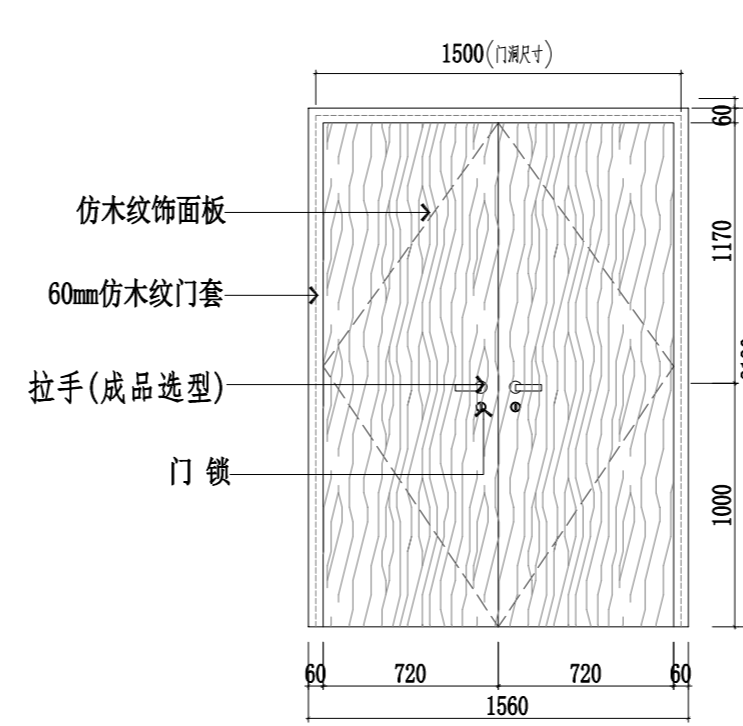


M1521

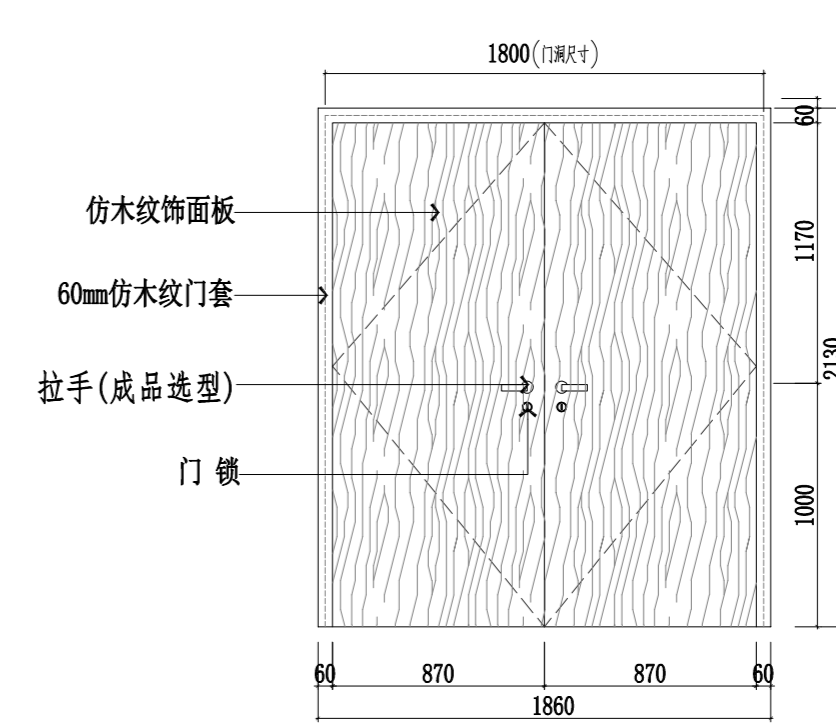

M1821

专业
会签
姓名

武汉市政工程设计研究院有限责任公司	工程名称	吴兴社区党群服务中心室内装修项目(四明路原房管局用房)	审定		专业负责人		图号	M-03
	子项	七层办公楼	审核		校核		版次/更改码	A/0
	工程编号	设计阶段	施工图设计	项目负责人		设计		日期

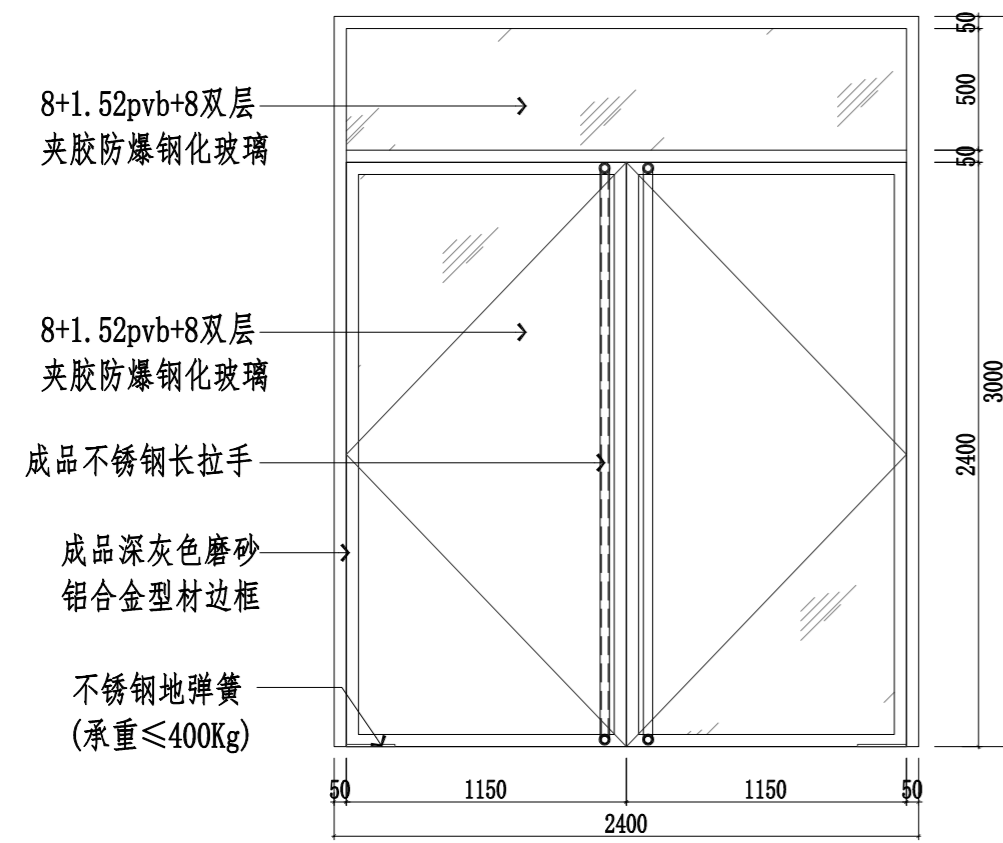

GM2424a

七层办公楼 门统计表

类型	名称	门洞尺寸	数量	单位	备注
普通门	M1022夹板门	1000×2200	1	樘	七层休息室
	M0921夹板门	900×2100	15	樘	一层值班室。二层女卫、2人办公室。三层男卫、休息室、社会组织孵化室。四层四人办公室、女卫。五层2人办公室、男卫。六层女卫、更衣室
	M1521夹板门	1500×2100	13	樘	二层会议室、大办公室。三层阅览室、艺术交流区。四层会议室、活动室。五层党建活动室、会议室
	M1821夹板门	1800×2100	3	樘	四层健身活动室。五层党建展厅。六层舞蹈室
	GM2424a铝合金玻璃门	2400×2400	1	樘	一层入户大门
甲级防火门	FM甲0921防火门(钢质防火门)	900×2100	1	樘	二层资料室
乙级防火门	FM乙0921防火门(钢质防火门)	900×2100	3	樘	三层不燃品储藏室。四层不燃品储藏室。五层不燃品储藏室
	FM乙1021防火门(钢质防火门)	1500×2100	2	樘	一层设备间、七层设备控制室
	FM乙1822防火门(钢质防火门)	1800×2200	1	樘	七层大会议厅
	FM乙1522防火门常闭(钢质防火门)	1500×2200	1	樘	七层大会议厅
防盗门	FDM1021防盗门	1000×2100	1	樘	一层值班室